
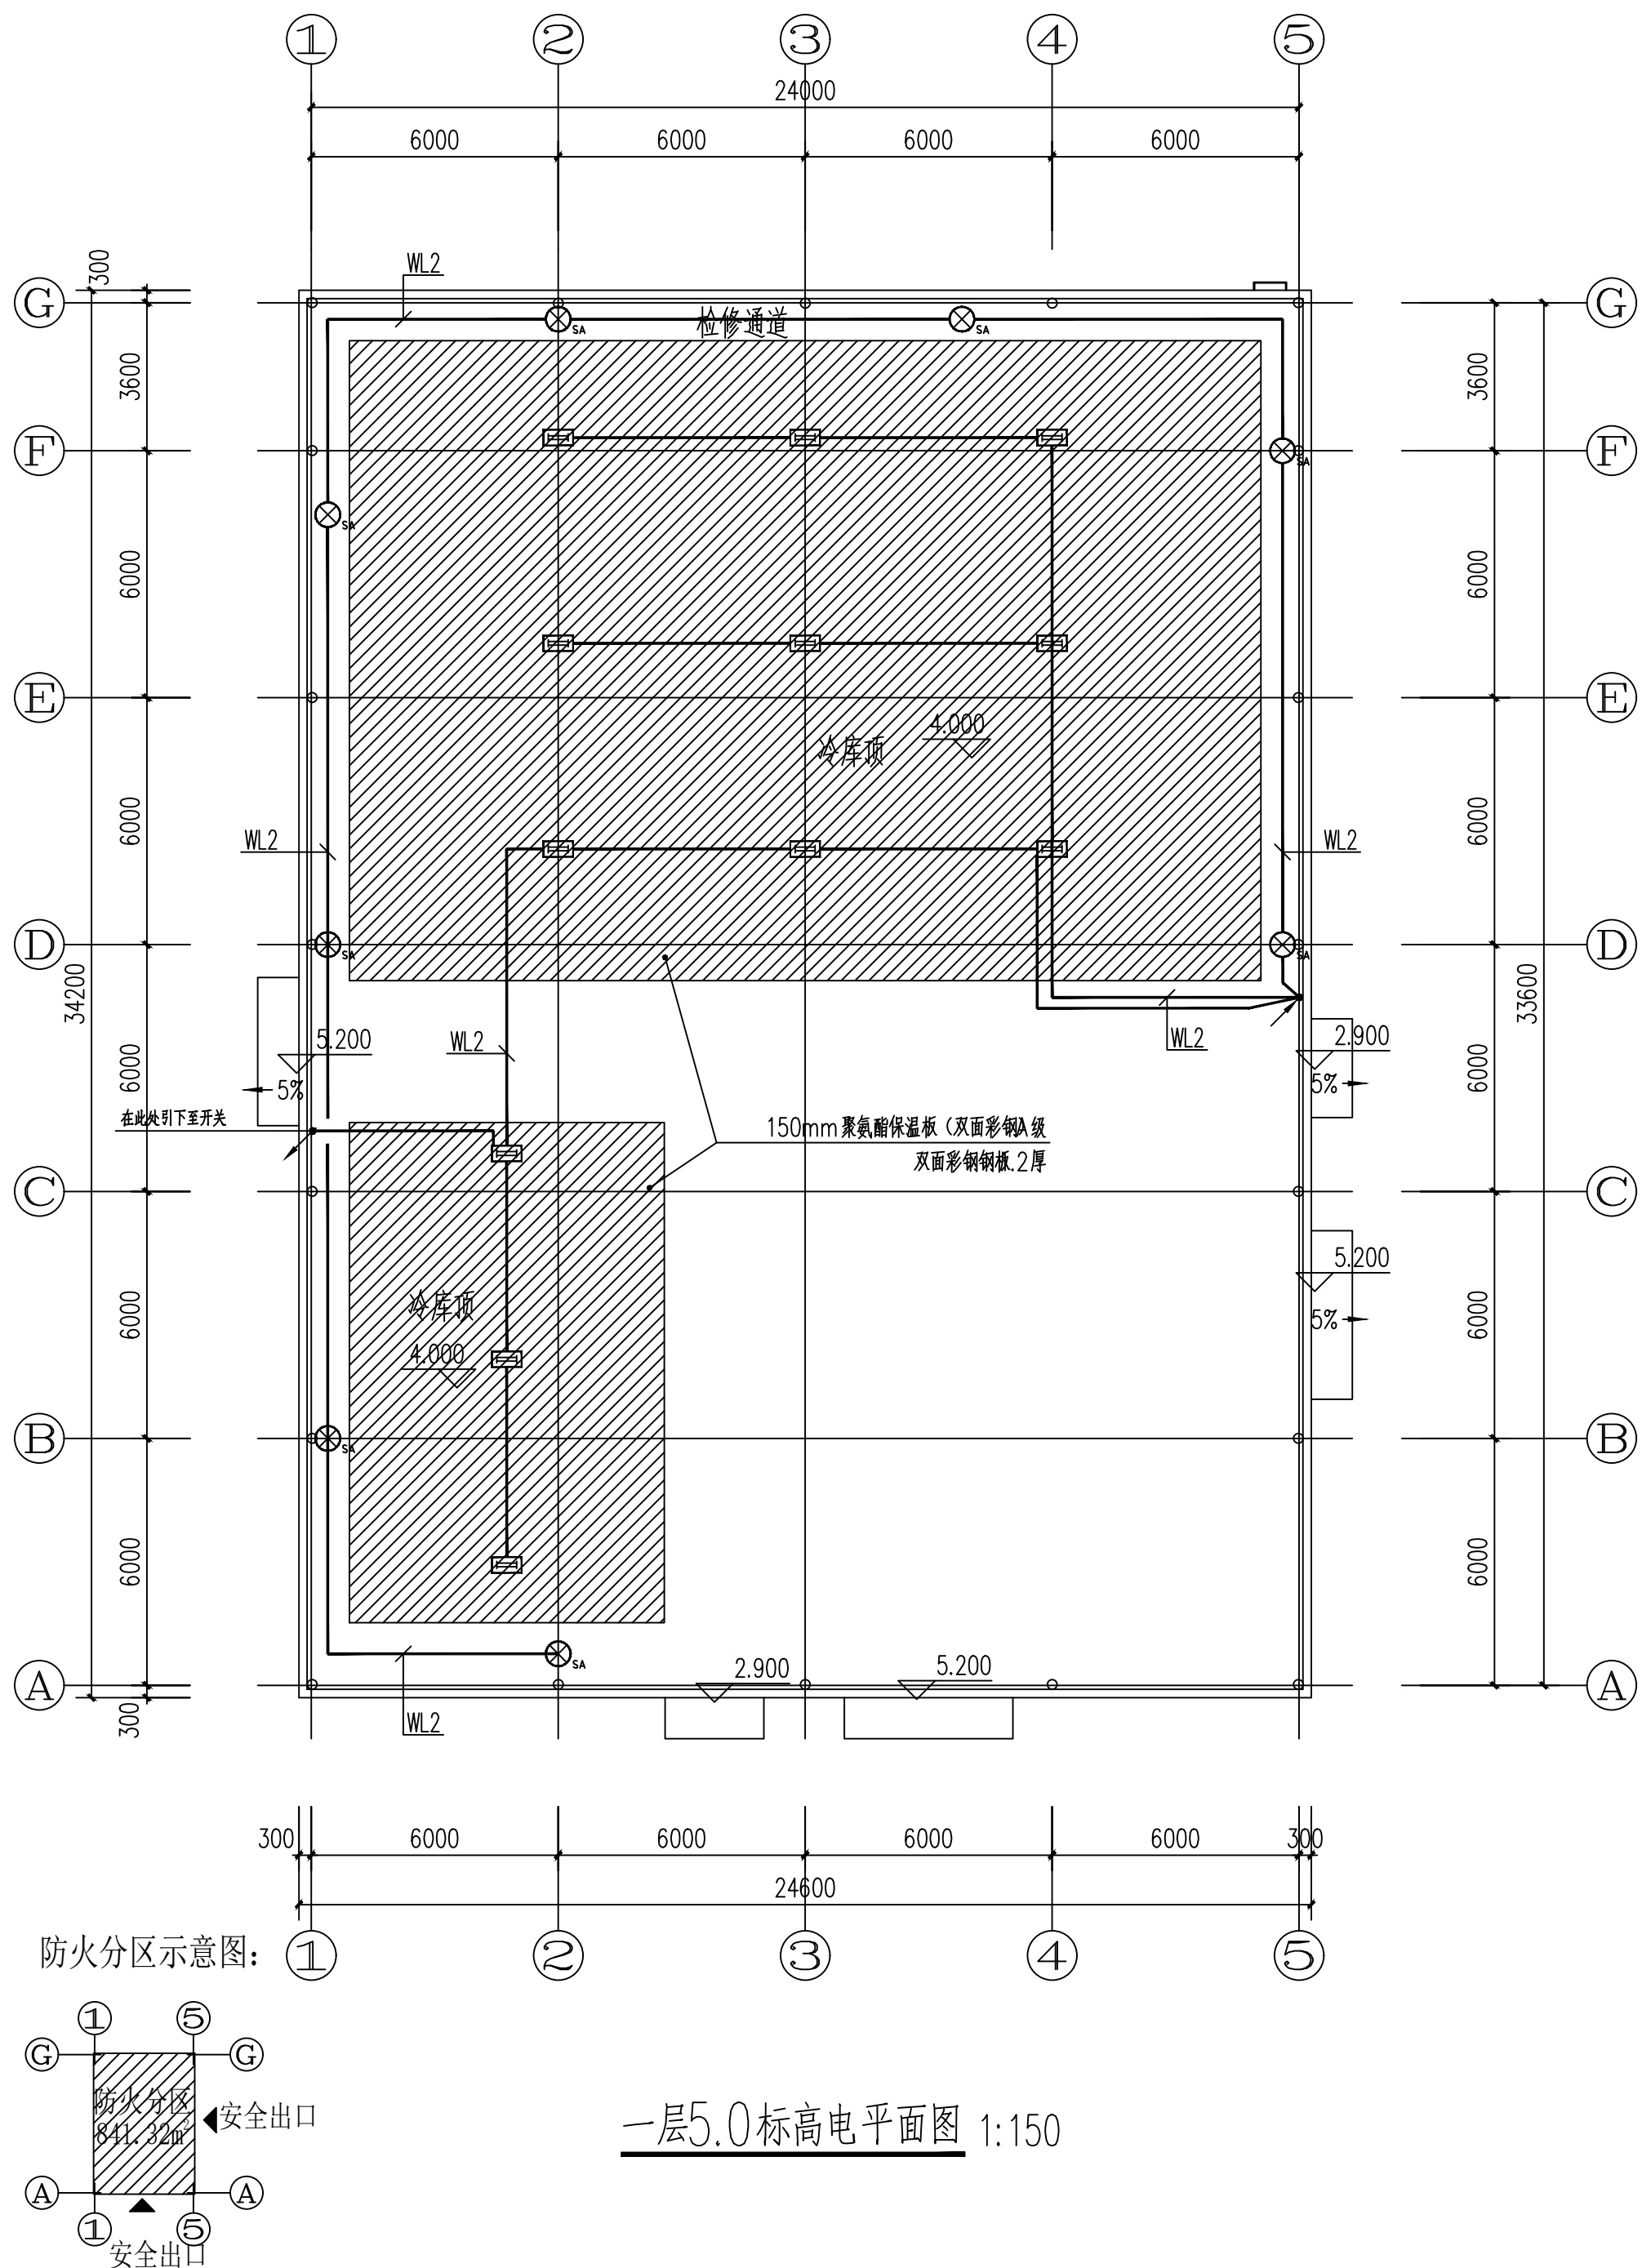


专业名称	姓名	日期	专业名称	姓名	日期
建筑构造			暖通电气		
给排水			弱电		

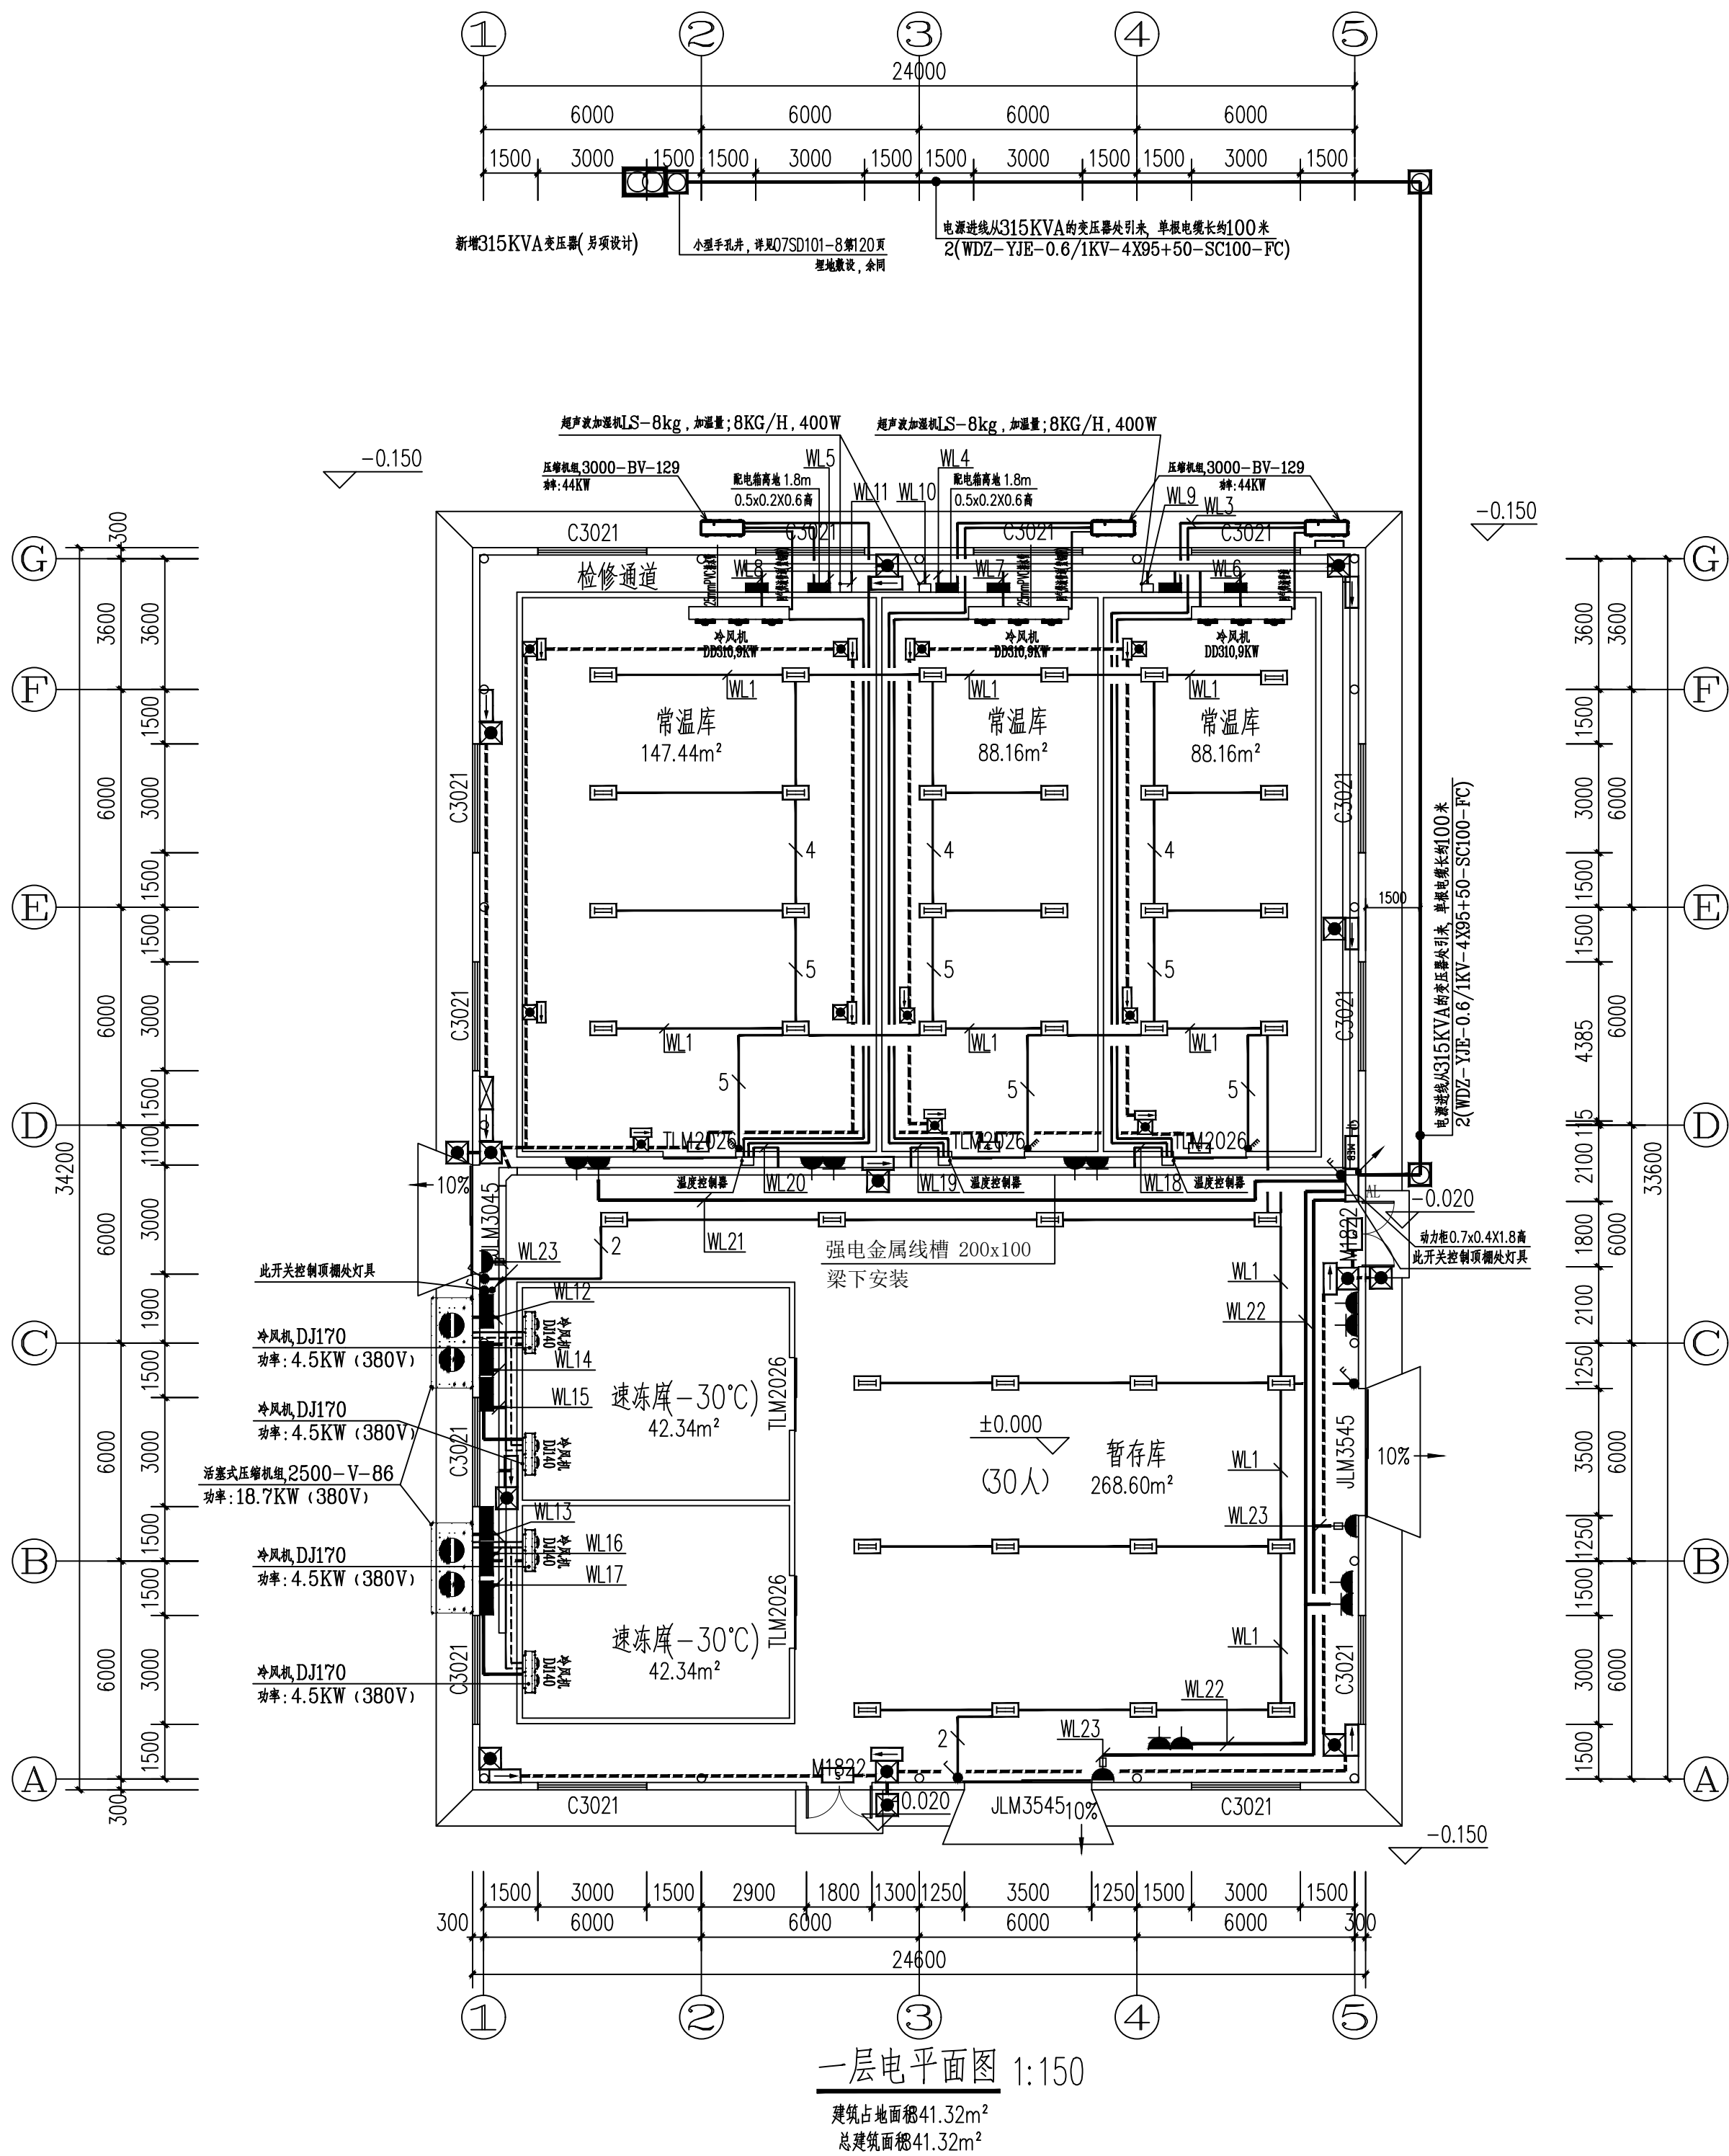

附注：

注册章

工程设计出图专用章



恒企工程技术集团有限公司

■ 建筑工程设计: 甲级 ■ 风景园林设计: 乙级
■ 城乡规划设计: 乙级 ■ 市政工程设计: 乙级
■ 公路工程设计: 丙级 ■ 工程咨询: 乙级
联系电话: 0771-5605292
投诉电话: 15994346269

建设单位：
东城县瑶族自治县民族宗教事务局

项目名称: 前岭镇杨溪村2026年和美乡村集体经济项目

子项目名称:

图纸名称:
一层电平面图
一层5.0标高电平面图

审定人	杨金璋	杨金璋
项目负责人	张学军	张学军
审核人	王毅	王毅
专业负责人	王毅	王毅
校对	覃启航	覃启航
设计人	廖铭成	廖铭成

设计号: HQA2608005

专业: 电气

设计阶段: 施工图

比例	1:150	规格	A2
----	-------	----	----

出图日期: 26.06

图号	DS-02
----	-------


版次	日期
----	----

年代	1994
A	


二维码识别

版权所有，不得复制、套用。

专业名称	日期	姓名	专业名称	日期	姓名
暖通			暖通		
电气			电气		
给排水			给排水		
结构			结构		
建筑			建筑		
专业名称	日期	姓名	专业名称	日期	姓名
暖通			暖通		
电气			电气		
给排水			给排水		
结构			结构		
建筑			建筑		

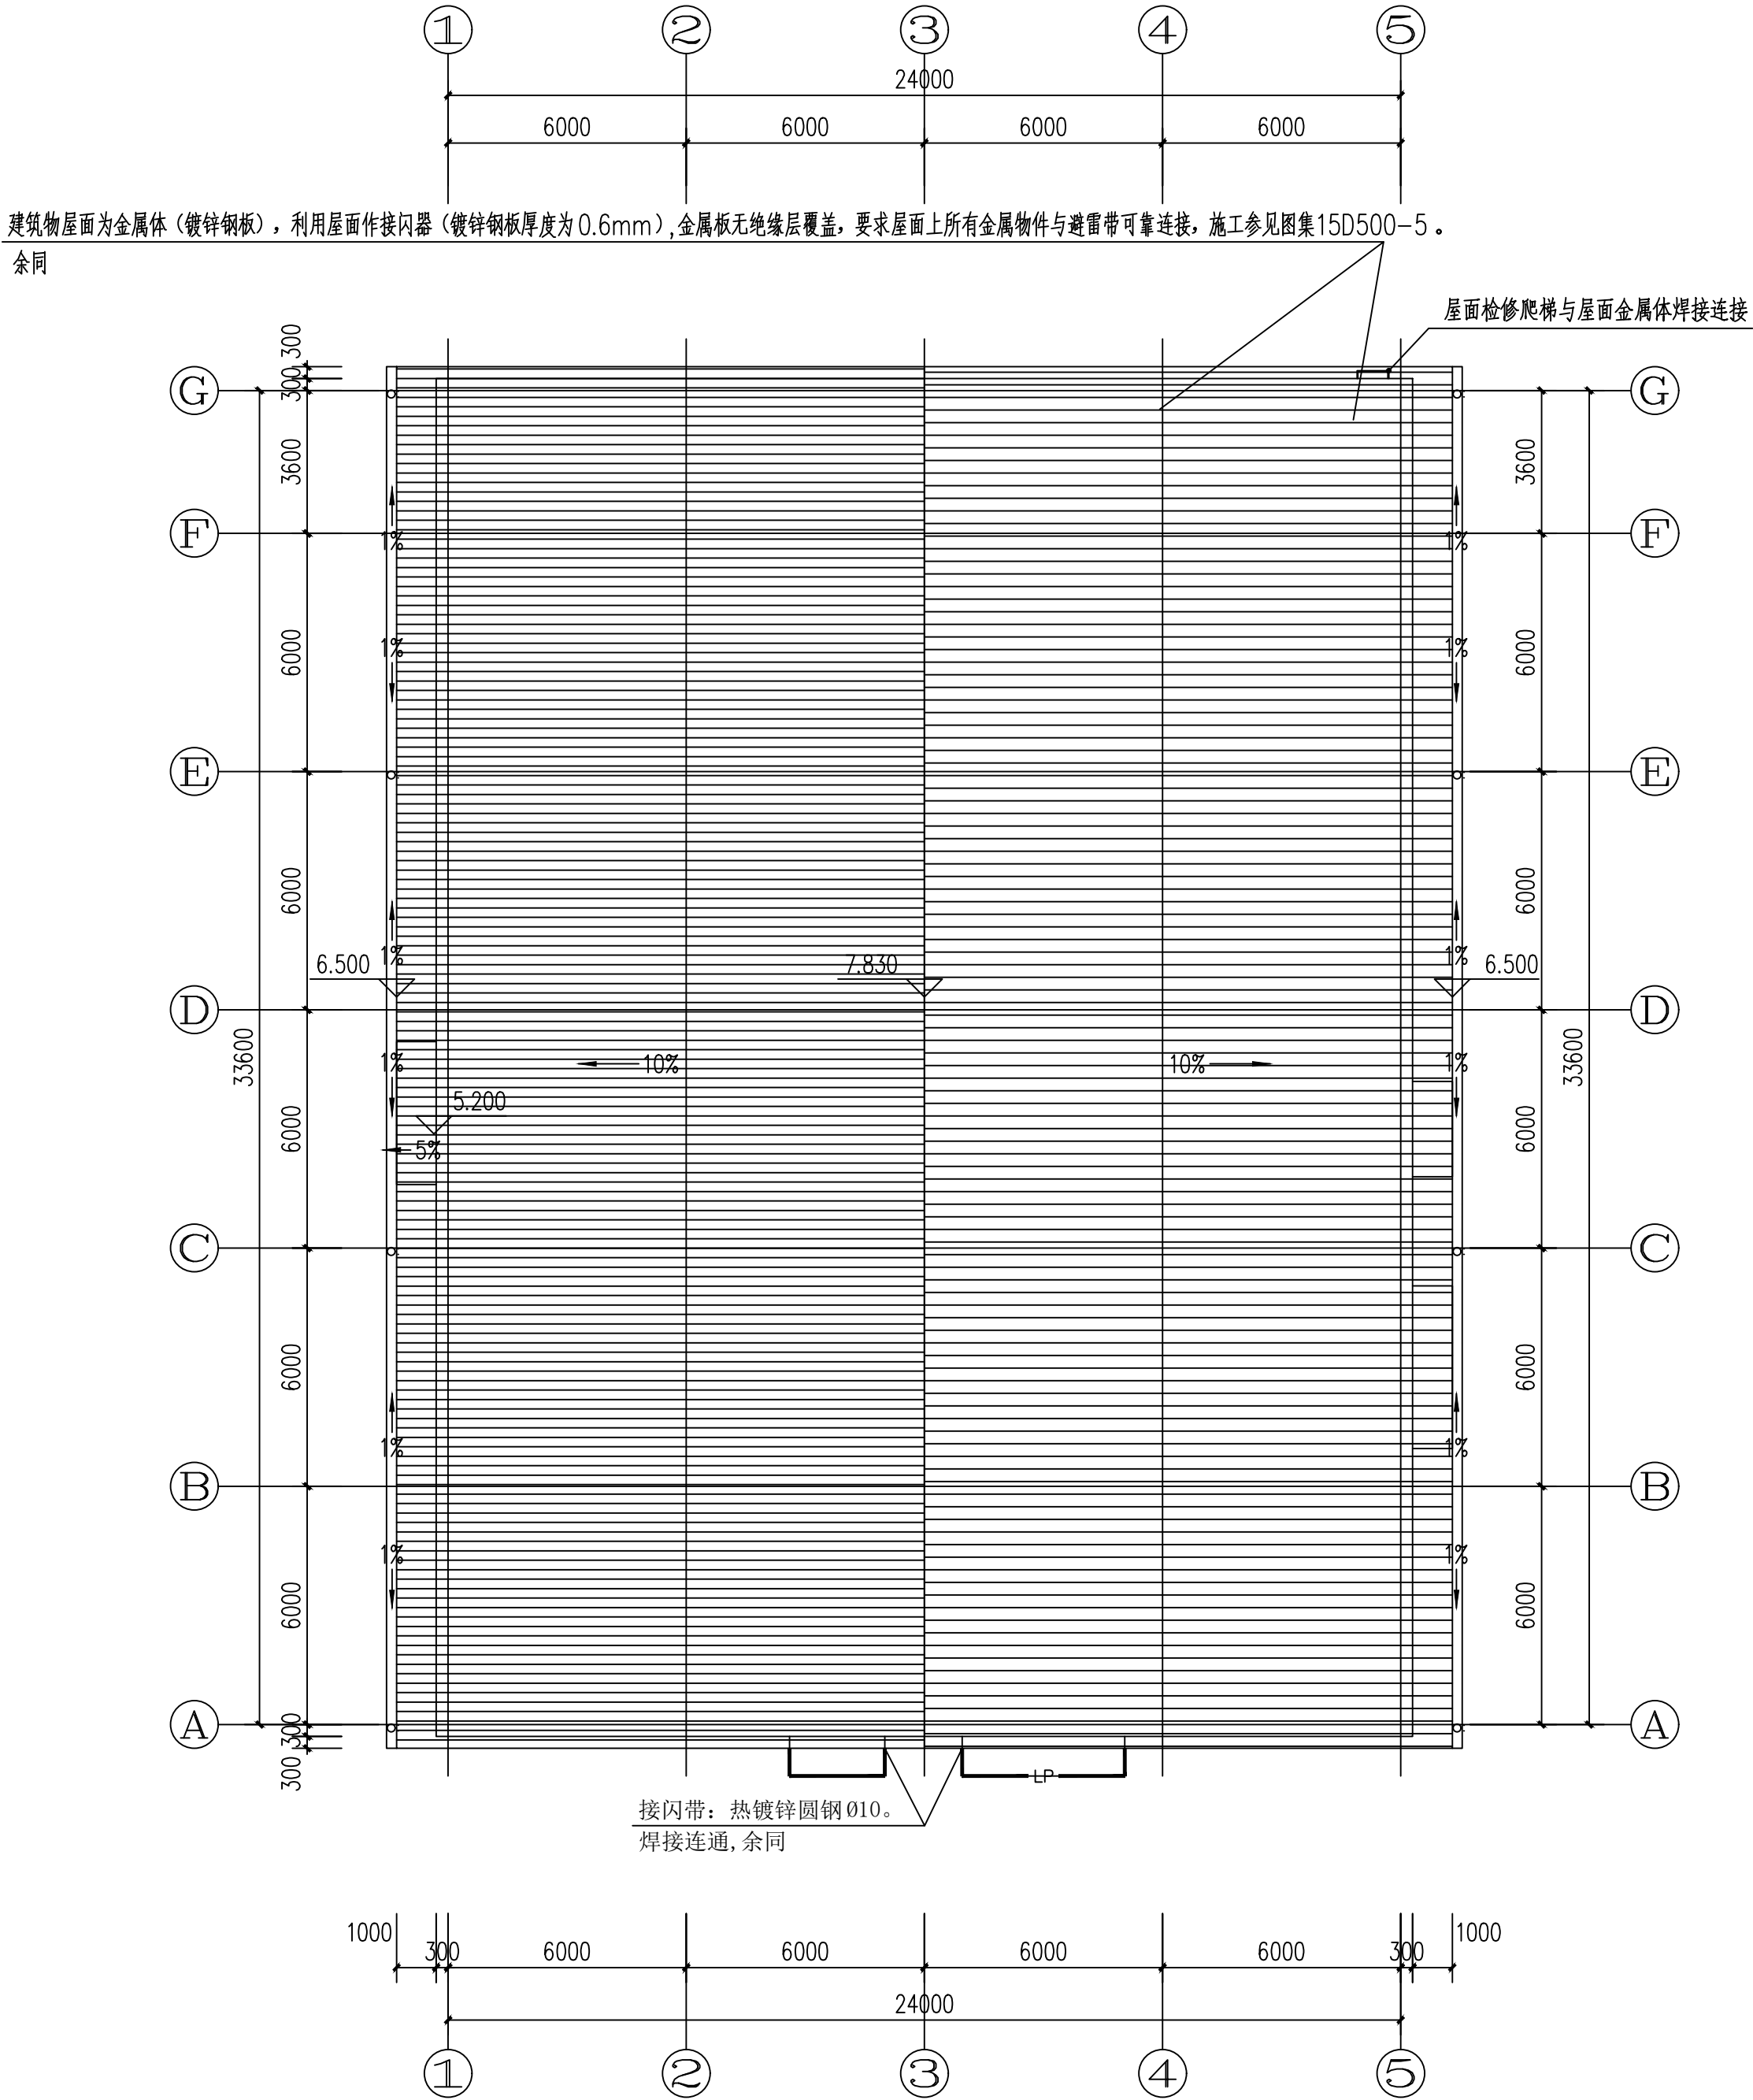

距地 500mm处设接地电阻测试卡，具体作法见15D500-5图集作法。

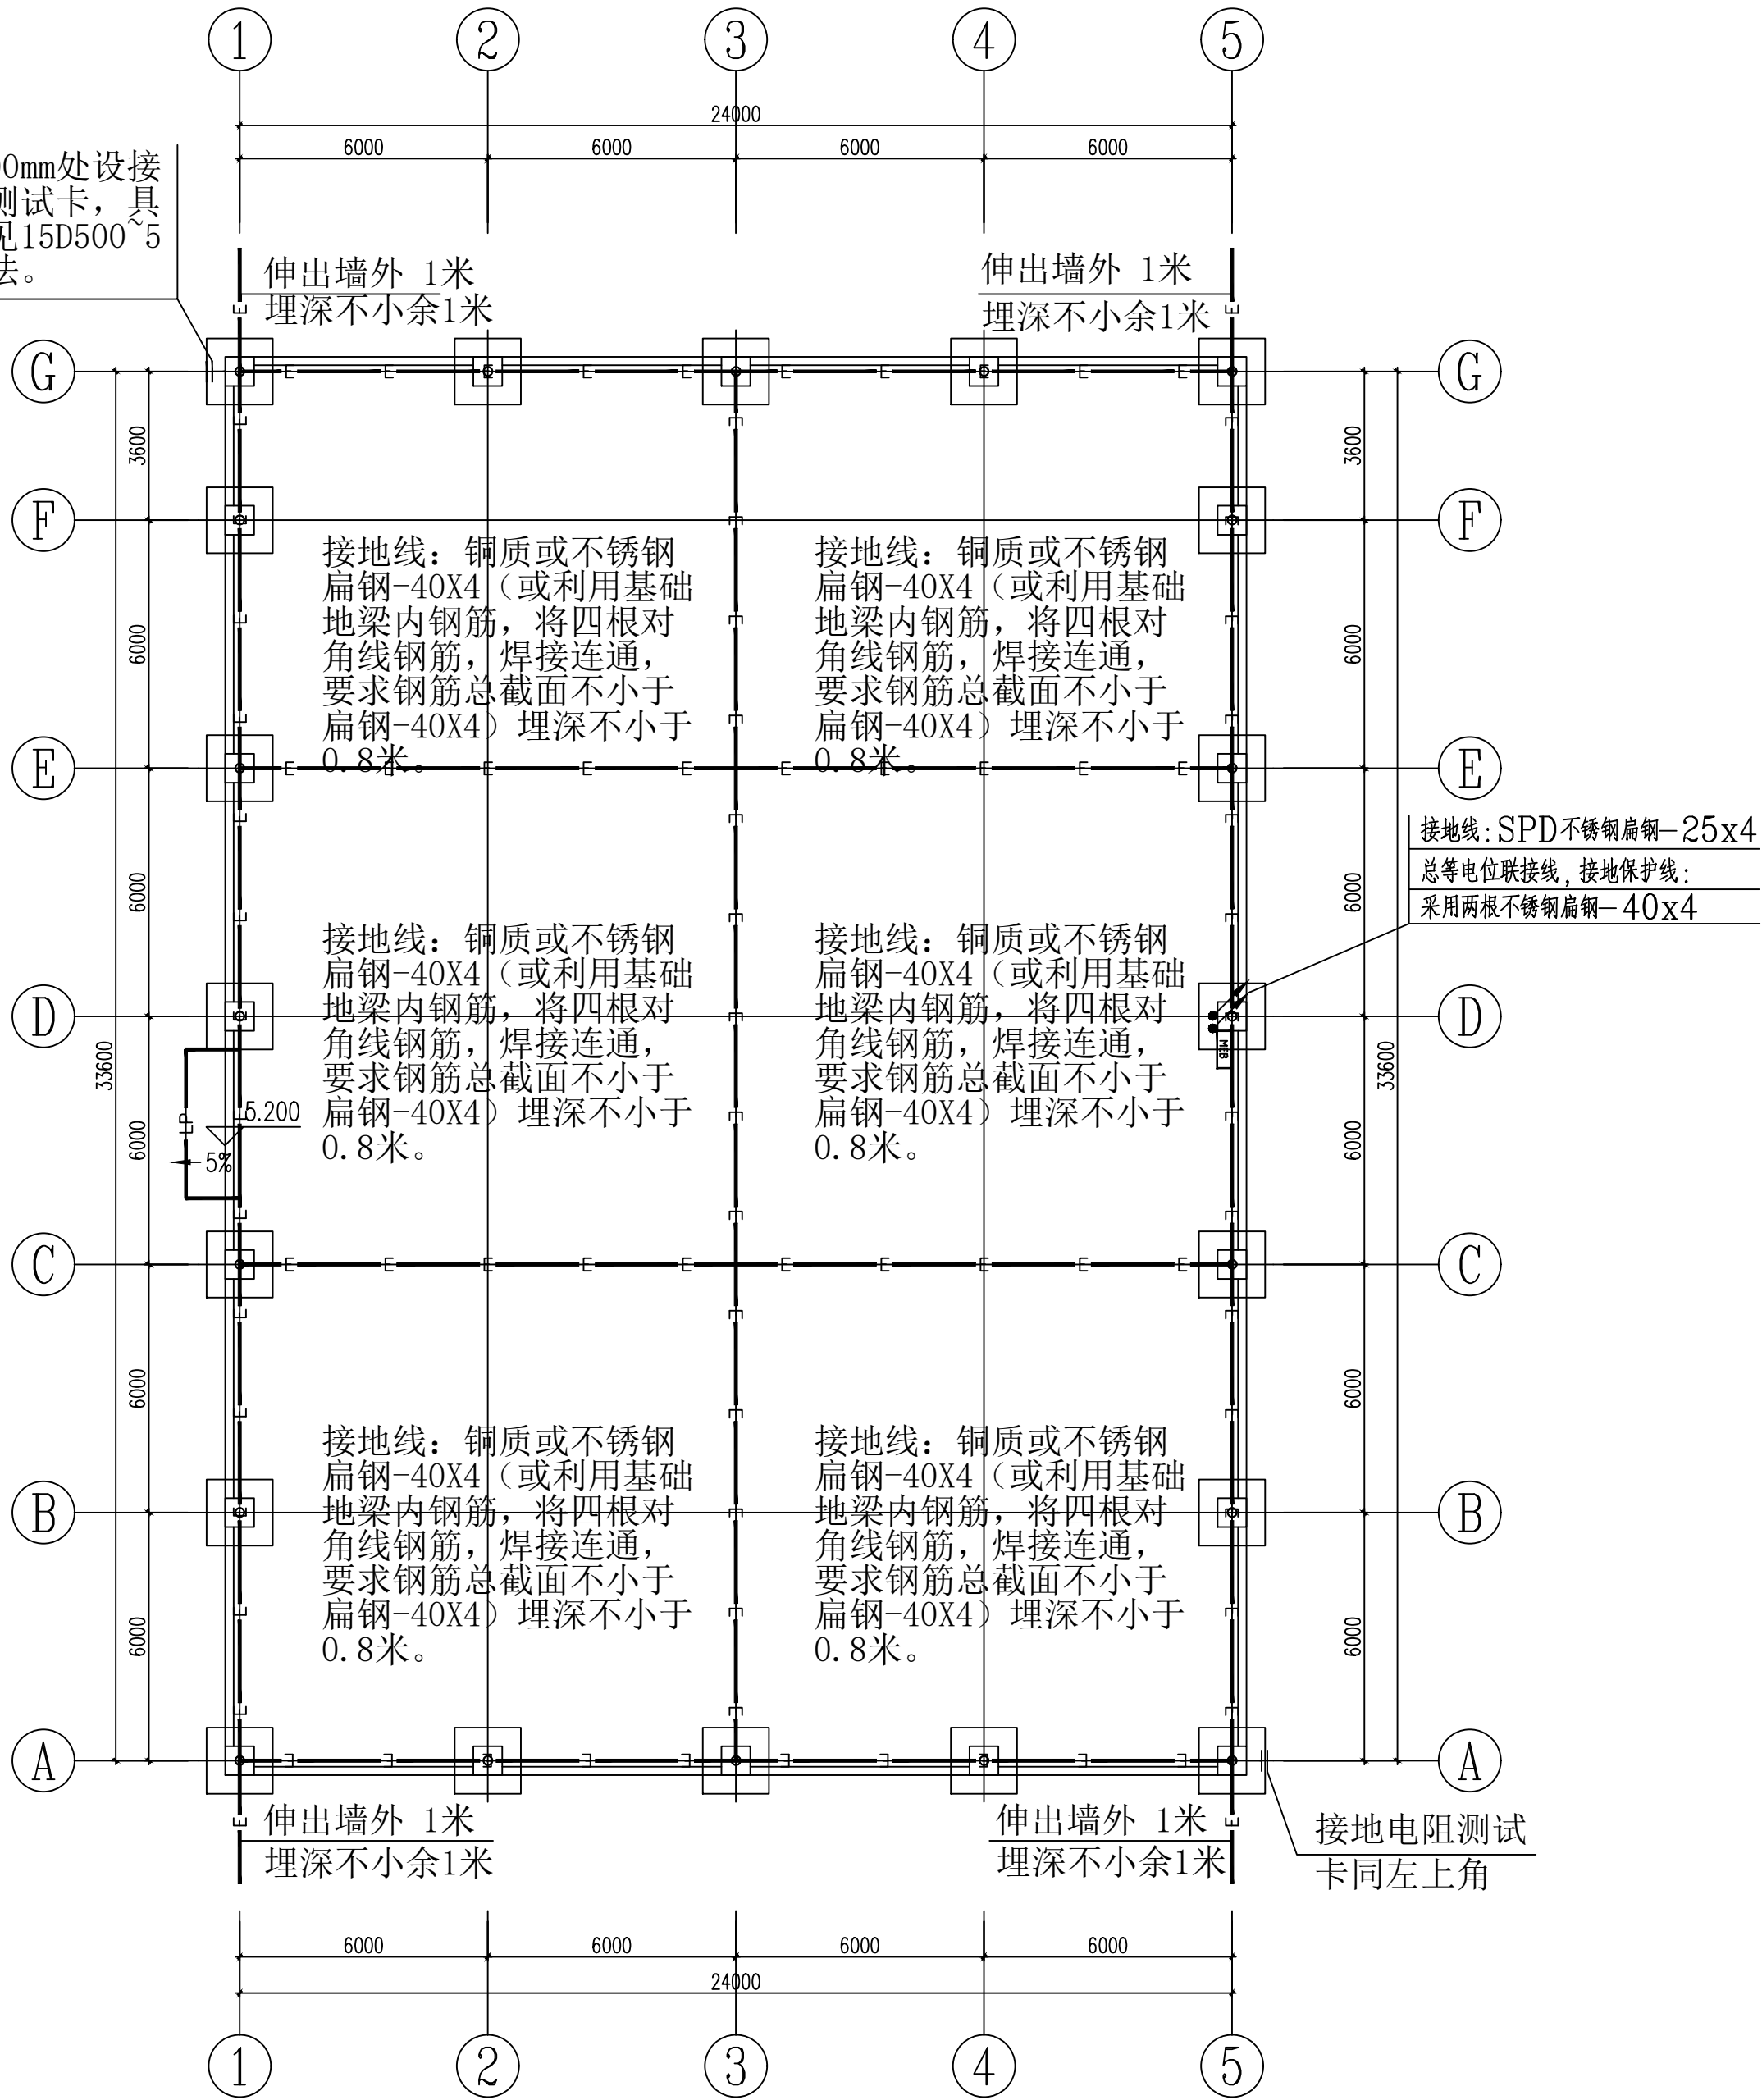

附注：

注册章

工程设计出图专用章

恒企工程技术集团有限公司

■ 建筑工程设计：甲级 ■ 风景园林设计：乙级
■ 城乡规划设计：乙级 ■ 市政工程设计：乙级
■ 公路工程设计：丙级 ■ 工程咨询：乙级
联系电话：0771-5605292
投诉电话：15994346269

建设单位：
恭城瑶族自治县民族宗教事务局

项目名称：
西岭镇杨溪村2026年和美乡村集体经济项目

子项目名称：

图纸名称：

防雷接地平面图

审定人	杨金璋	杨金璋
项目负责人	张学军	张学军
审核人	王毅	王毅
专业负责人	王毅	王毅
校对人	覃启航	覃启航
设计人	廖铭成	廖铭成

设计号：HQ42608005

专业：电气

设计阶段：施工图

比例 1:150 规格 A2

出图日期：26.06

图号 DS-03

版次	日期
A	

二维码识别

版权所有，不得复制、套用。