



共1页 第1页

[illegible]

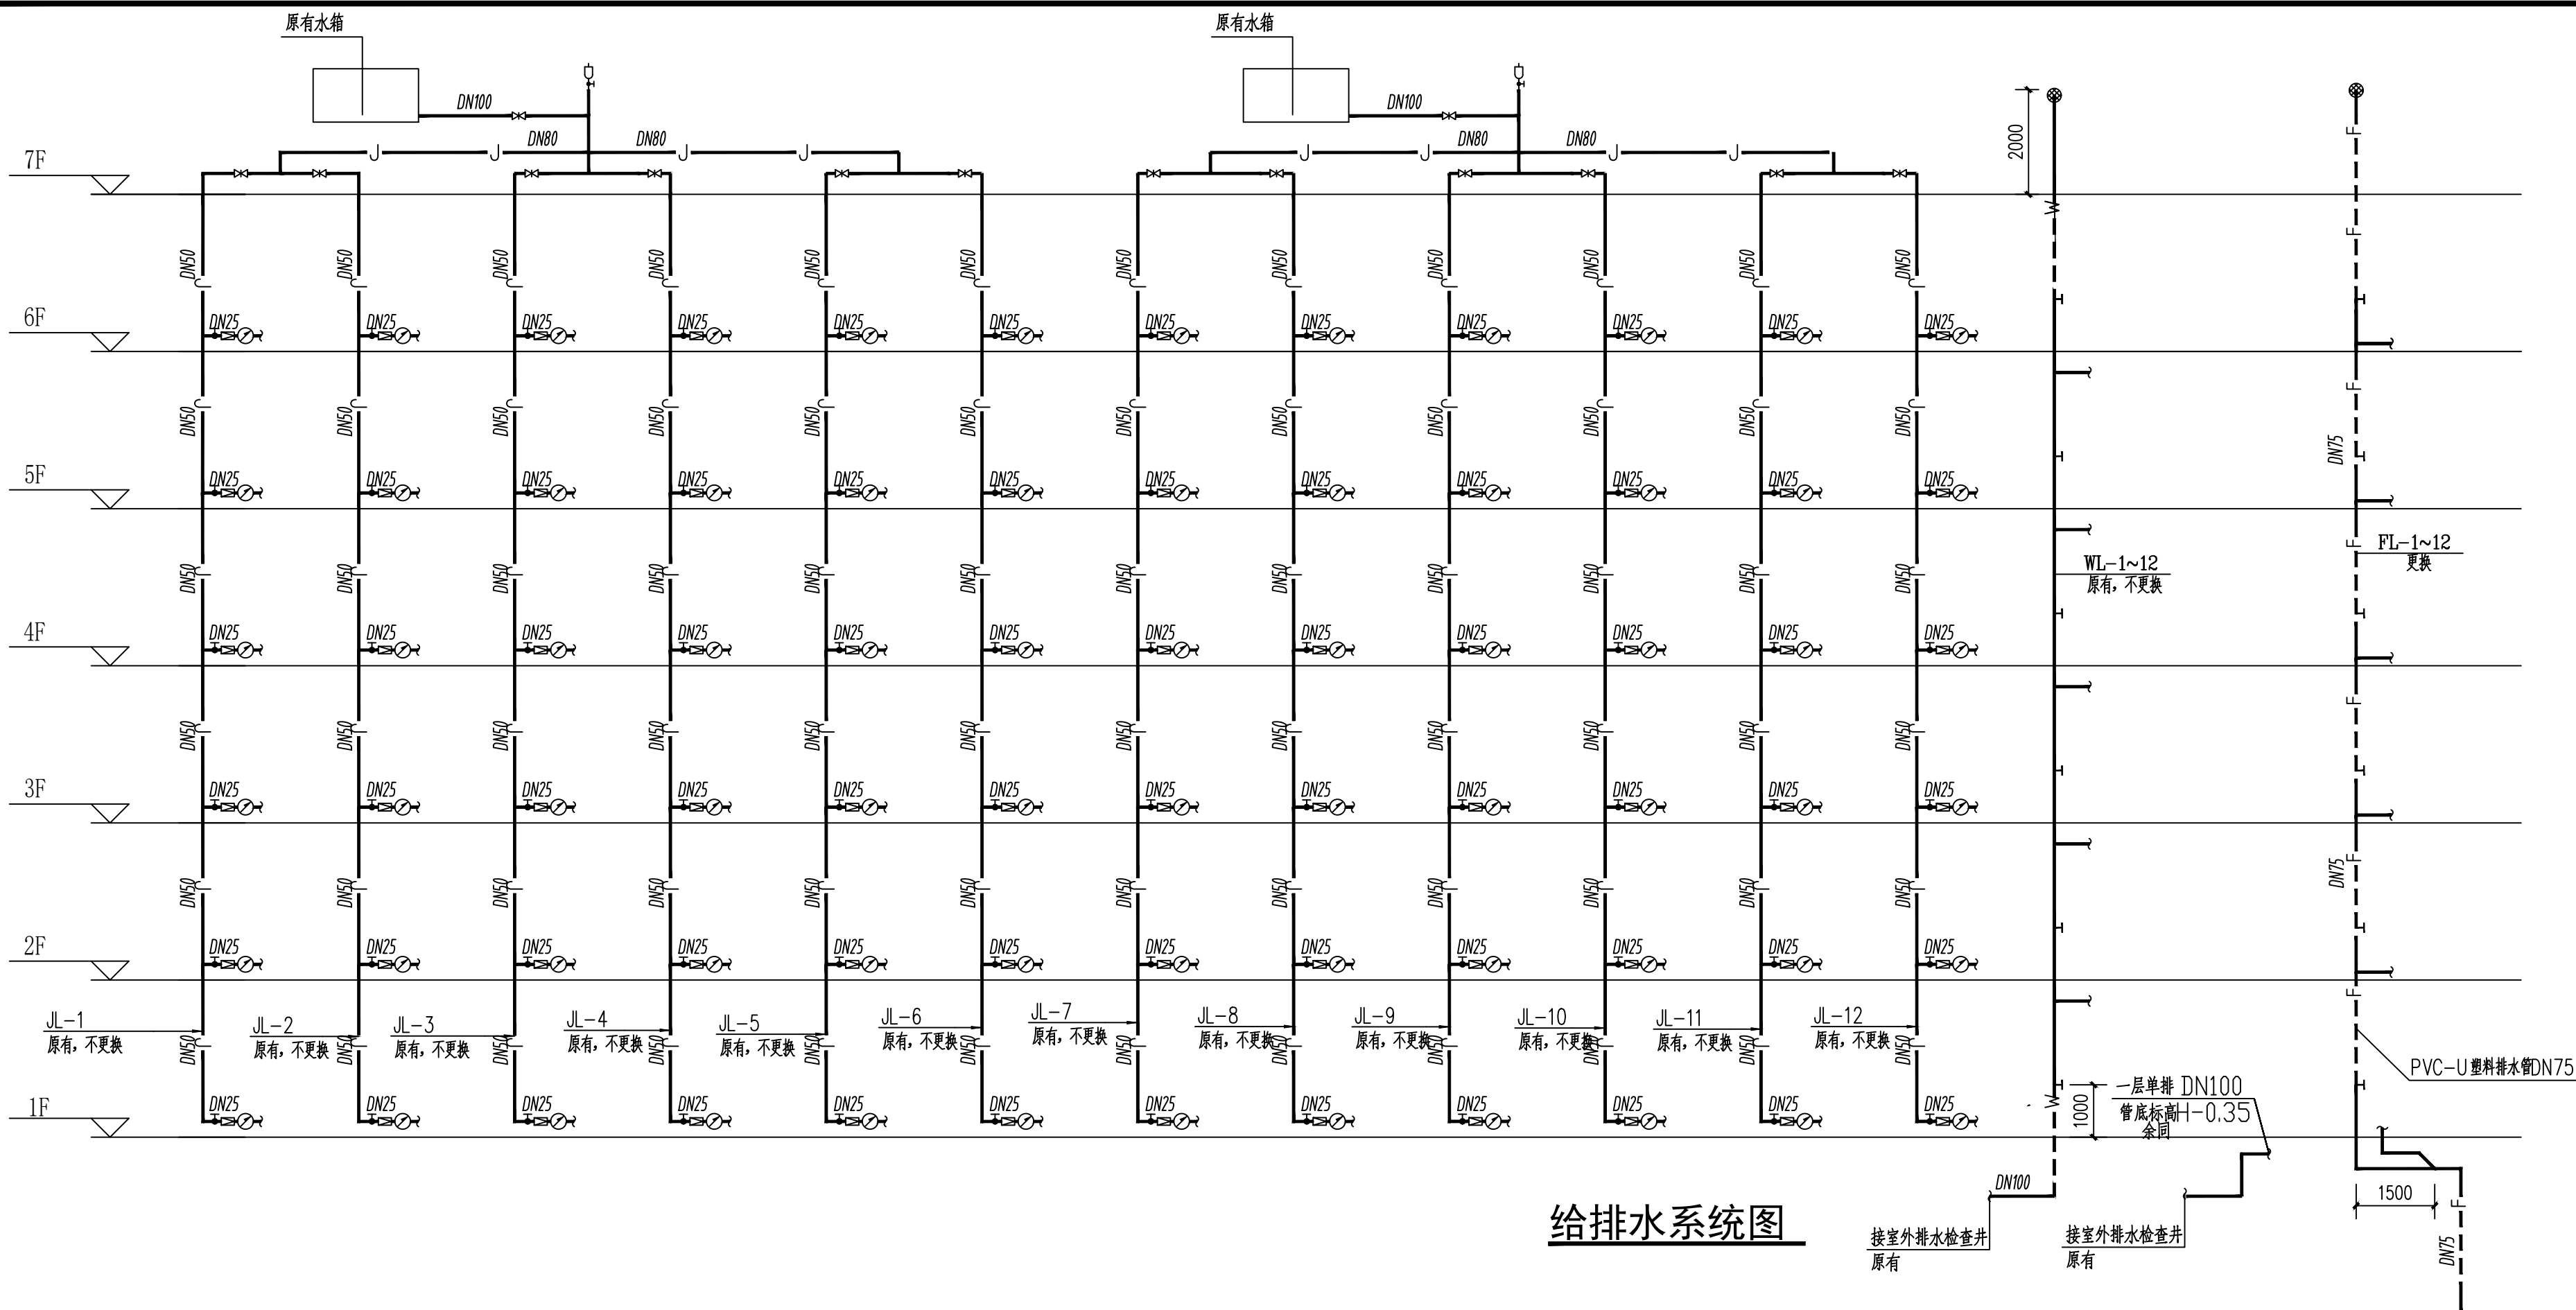

给排水系统图

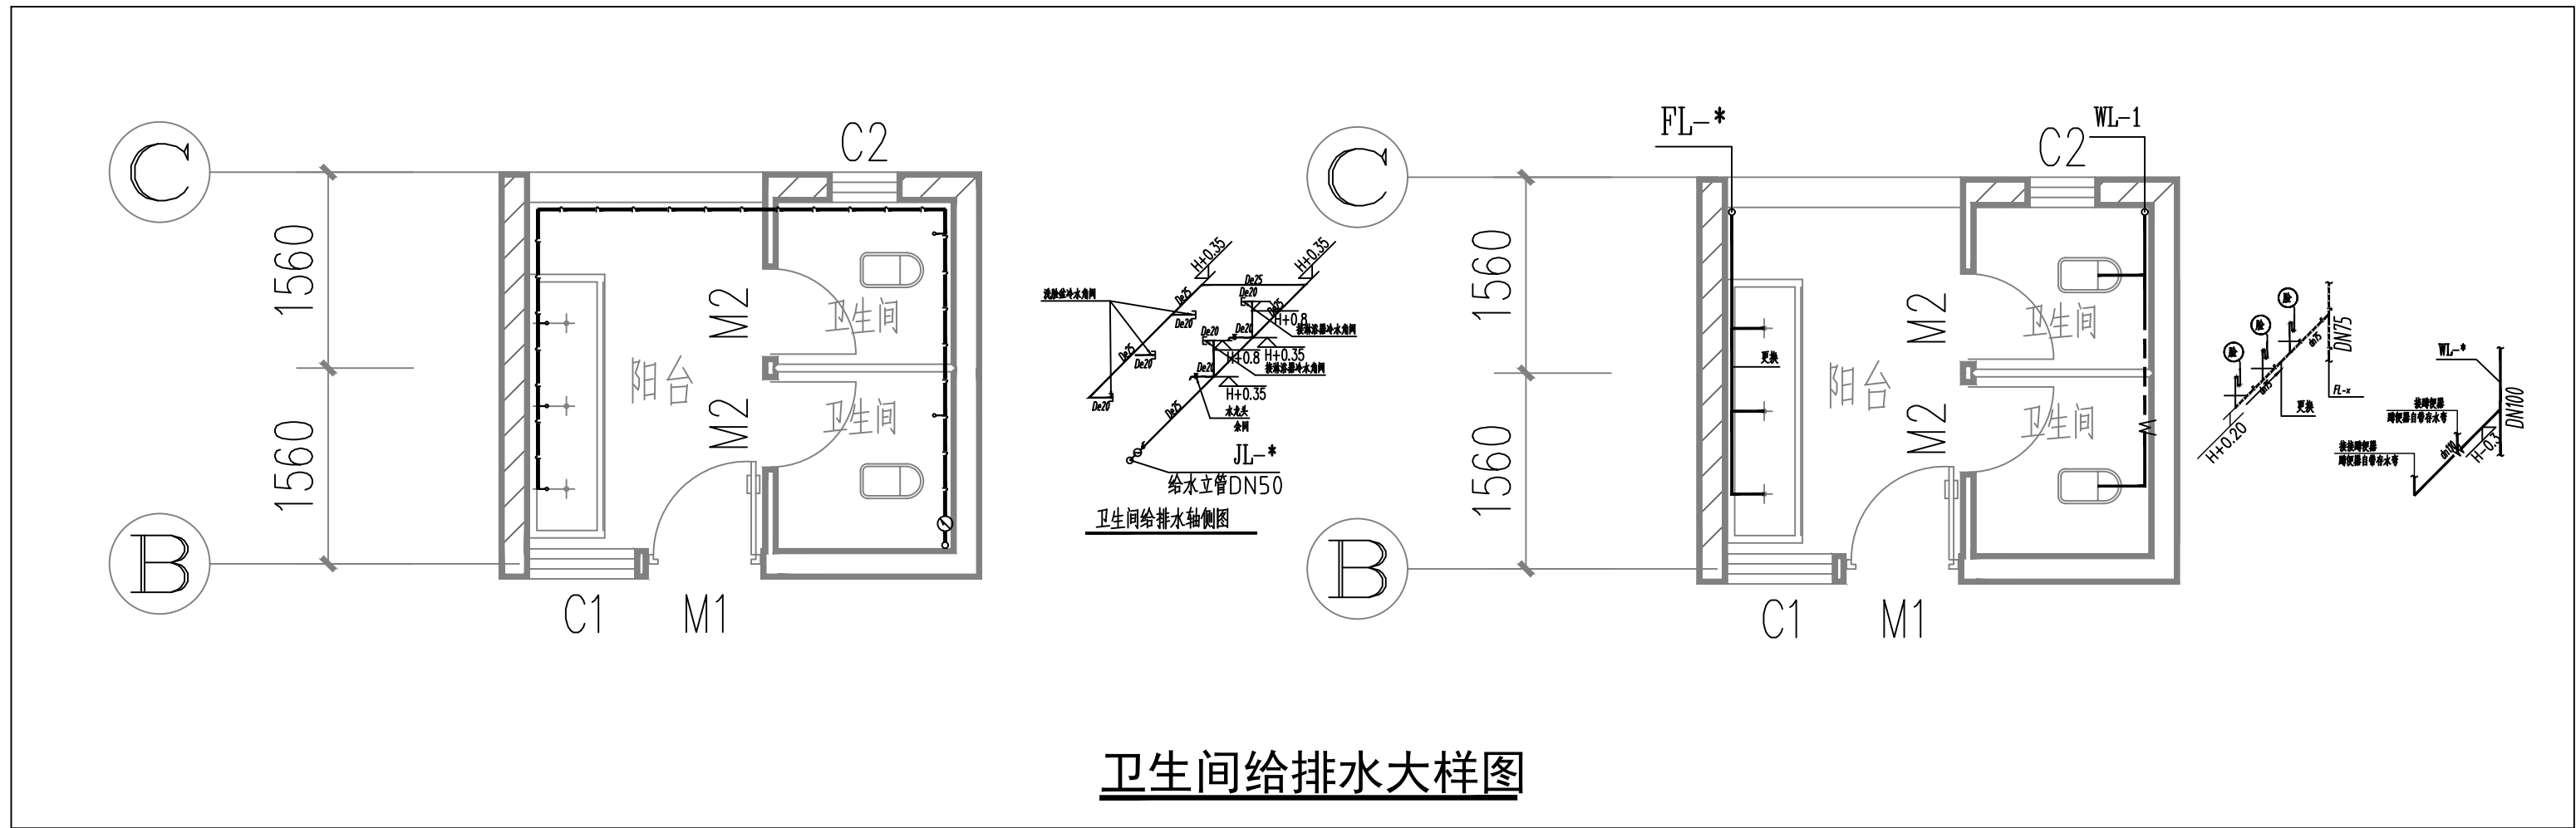

卫生间给排水大样图

会签 COORDINATION		
建筑 DESIGN	霍萍	潘萍
结构 STRUCT	钟鸣明	钟鸣明
给排水 PLUMBING	宋丽敏	宋丽敏
暖通 HEATING	刘仕宽	刘仕宽
电气 ELECTRICAL	韦胜钦	韦胜钦

本设计文件经设计审核合格后方可使用，不得私自复制或用于施工。
本设计文件仅供参考，不作为施工依据，不得盲目照搬尺寸施工。
如有任何不妥之处，请及时与设计单位联系。



广西华壹建筑设计有限公司
guangxi huayuan architecture design co., ltd.

工程设计资质证书编号: A245016761
建筑行业(建筑工程)甲级
市政行业(给水工程、排水工程、道路工程)专业乙级
公路行业(公路)专业丙级、工程咨询
城乡规划编制乙级 桂自设规乙字23450024
中国(广西)自由贸易试验区南宁片区平乐大道15号五象新城中心2号楼十六层
450024-1000000, 450024-1000000, 450024-1000000, 450024-1000000, 450024-1000000
电话: TEL: 0771-3620566

项目负责人 PROJECT MANAGER	霍萍	潘萍
专业负责人 DISCIPLINES CHIEF	宋丽敏	宋丽敏
审定 APPROVED BY	霍萍	潘萍
审核 EXAMINED BY	韦胜钦	韦胜钦
校对 CHECKED BY	周富强	周富强
设计 DESIGNED BY	宋丽敏	宋丽敏


建设单位
CLIENT
藤县中等专业学校

项目名称
PROJECT NAME
藤县中等专业学校校舍维修工程

子项名称
SUBITEM NAME
1号学生宿舍楼维修项目

图名
DRAWING TITLE
给排水系统图

工程编号 PROJECT NO.	-
日期 DATE	2025.03
比例 SCALE	1:100
专业 DISCIPLINES	给排水
设计阶段 DESIGN STAGES	装饰施工图
版次 EDITION	-
图号 DRAWING NO.	SS-02

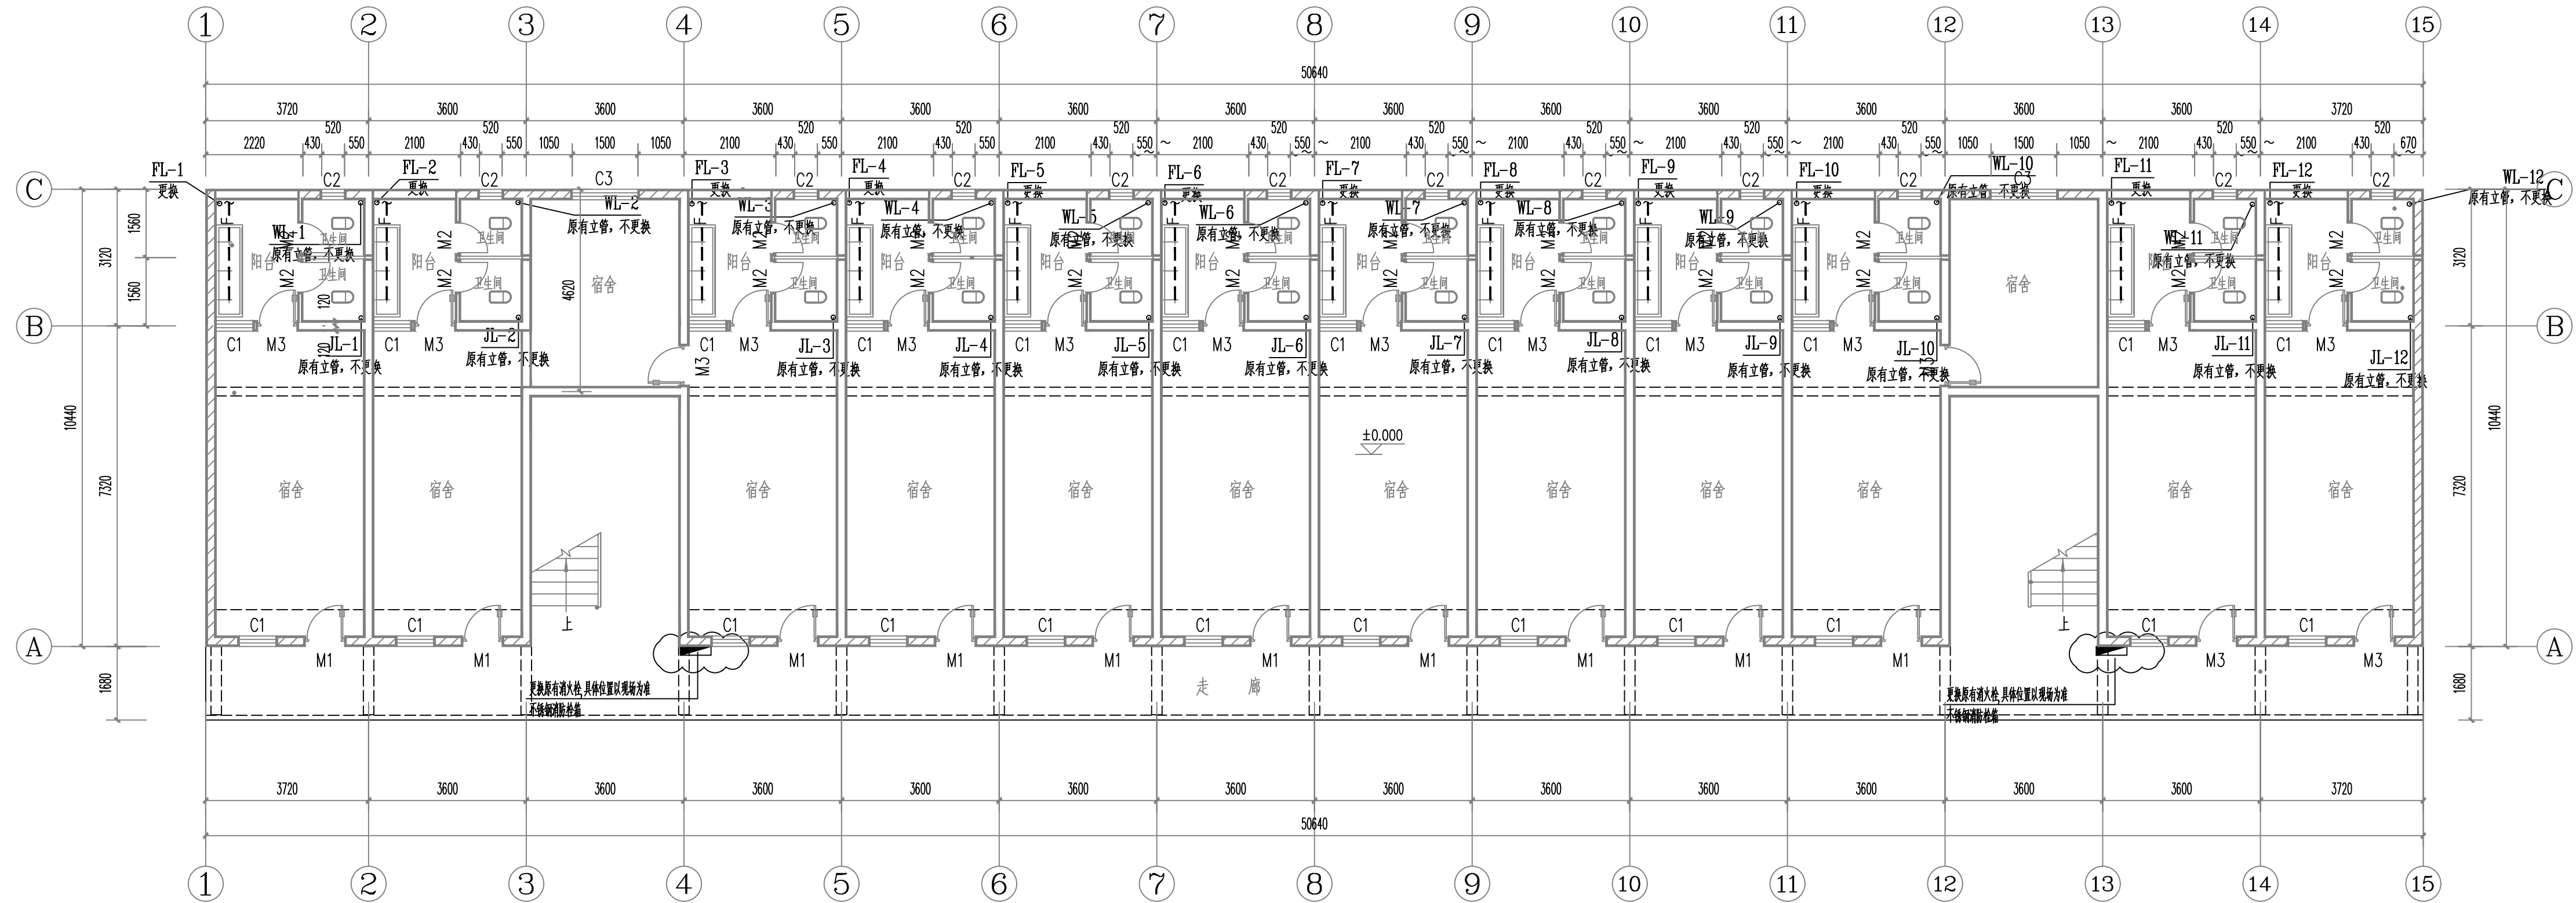

一层给排水平面图 1:100

会签		
建筑	霍萍	潘萍
结构	钟鸣明	钟鸣明
给排水	宋丽敏	宋丽敏
暖通	刘仕宽	刘仕宽
电气	韦胜敏	韦胜敏

本设计文件编制及审核均符合国家现行标准，并符合国家现行法律法规。
本设计文件编制及审核均符合国家现行标准，并符合国家现行法律法规。
如有任何不妥之处，请在施工过程中与设计单位沟通。

广西华壹建筑设计有限公司
guangxi huayi architecture design co., ltd.

工程设计资质证书编号: A243016761
建筑行业(建筑工程)甲级
市政行业(给水工程、排水工程、排水工程、排水工程)专业乙级
公路行业(公路)专业丙级、工程咨询
城乡规划编制乙级、桂自资规乙字2450024

中国(广西)自由贸易试验区崇左片区崇左市大新县大新镇中心路十六号
FACHENG 15086627-20240616 15086627-20240616 15086627-20240616 15086627-20240616
电话: TEL: 0771-2825566

项目负责人	霍萍	潘萍
专业负责人	宋丽敏	宋丽敏
审定	霍萍	潘萍
审核	韦胜敏	韦胜敏
校对	周富强	周富强
设计	宋丽敏	宋丽敏


建设单位	藤县中等专业学校
------	----------

项目名称	藤县中等专业学校宿舍维修工程
------	----------------

子项名称	1号学生宿舍楼维修项目
------	-------------

图名	一层给排水平面图
----	----------

工程编号	-
日期	2025.03
比例	1:100
专业	给排水
设计阶段	装饰施工图
版次	-
图号	SS-03

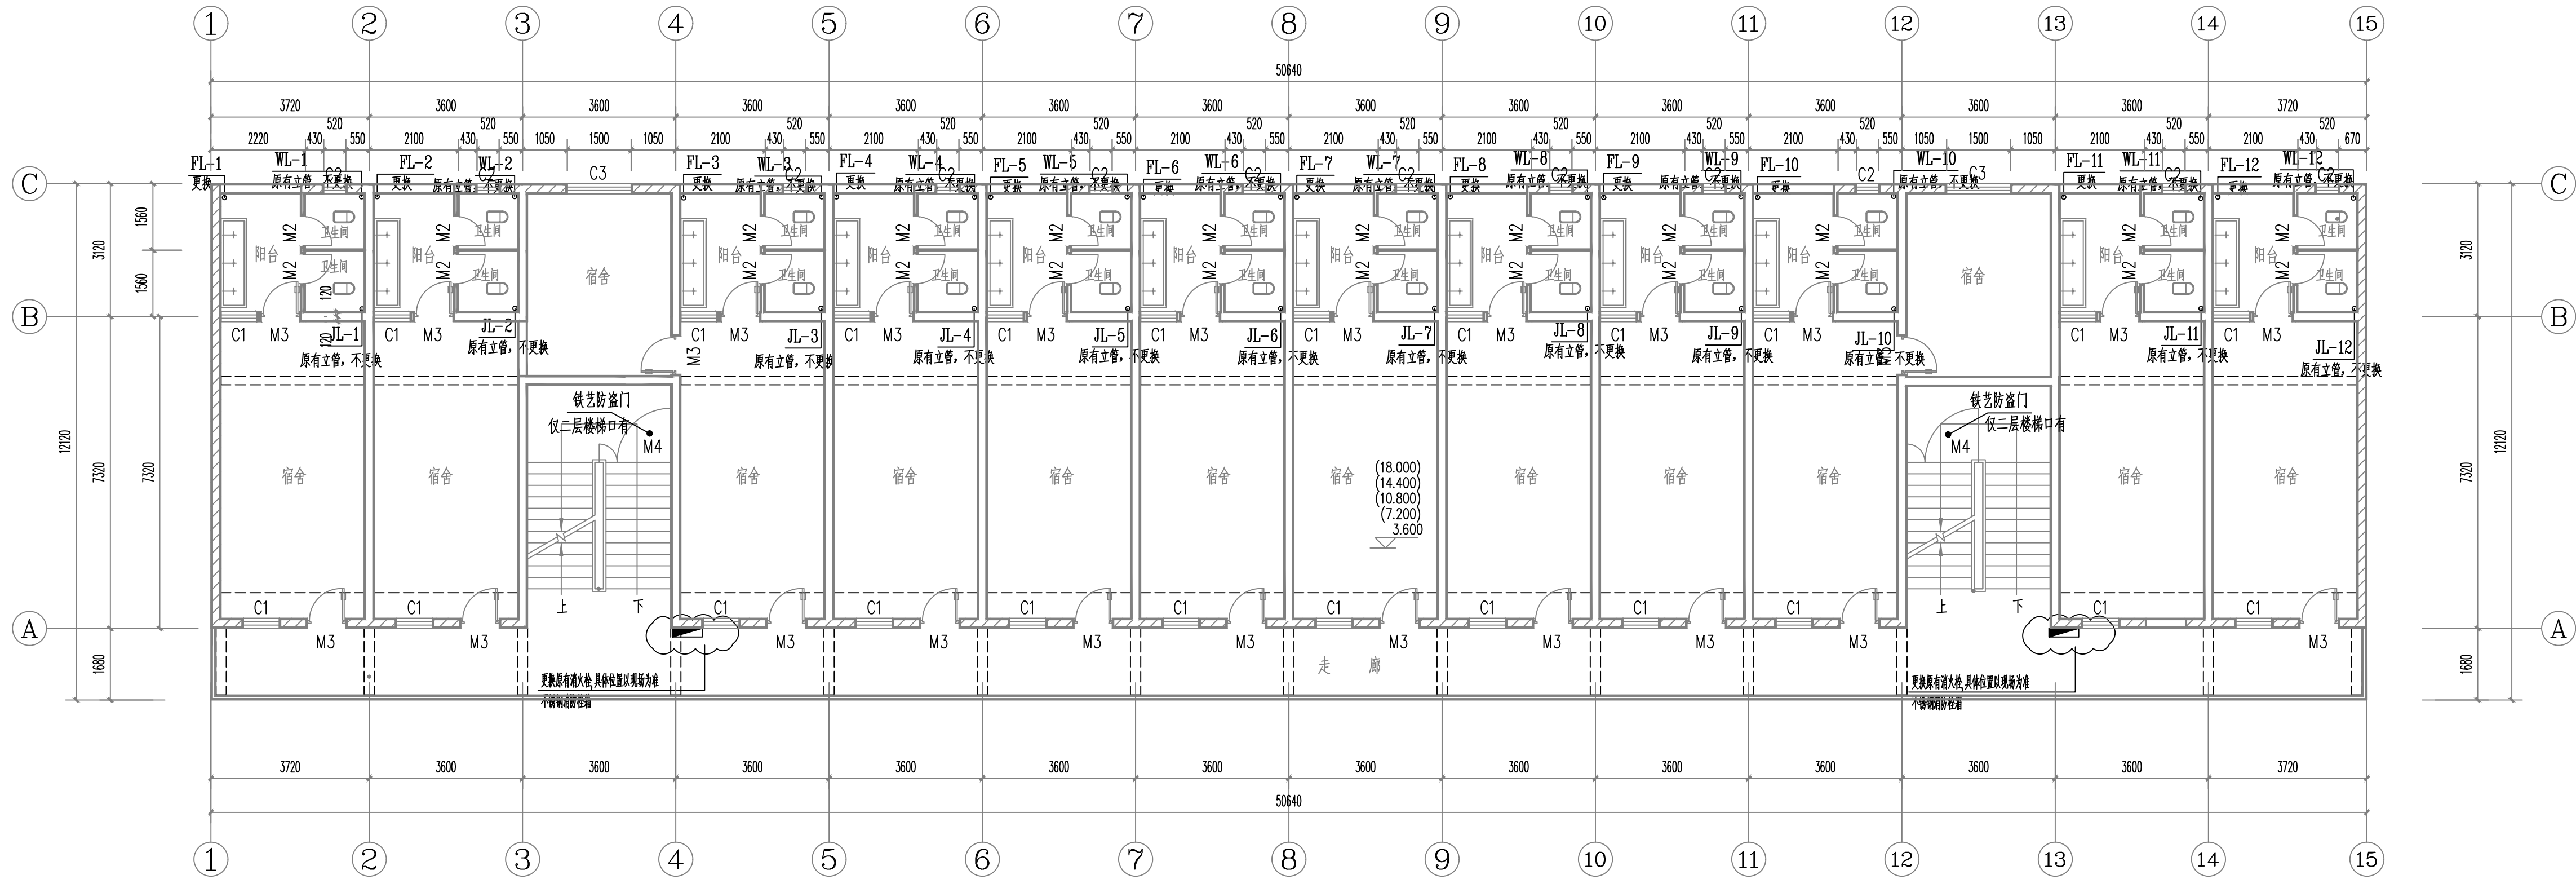

二~六层给排水平面图 1:100

会签		
建筑	霍萍	潘萍
结构	钟鸣明	钟鸣明
给排水	宋丽敏	宋丽敏
暖通	刘仕宽	刘仕宽
电气	韦胜钦	韦胜钦

本设计文件如未注明日期, 均按本设计文件编制日期执行。
本设计文件如未注明日期, 均按本设计文件编制日期执行。
如设计文件内容发生变更, 须经设计单位同意后方可实施。



广西华壹建筑设计有限公司
guangxi huayi architecture design co., ltd.

工程设计资质证书编号: A243016761
建筑行业 (建筑工程) 甲级
市政行业 (给水工程、排水工程、排水工程) 专业乙级
公路行业 (公路) 专业丙级、工程咨询
城乡规划编制乙级、桂自资规乙字2450024
中国 (广西) 自由贸易试验区崇左片区崇左市龙州县龙州镇中二路十六号
FAX: 0771-2625662 电话: 0771-2625662 电子邮箱: 1314381714@qq.com

项目负责人	霍萍	潘萍
专业负责人	宋丽敏	宋丽敏
审定	霍萍	潘萍
审核	韦胜钦	韦胜钦
校对	周富强	周富强
设计	宋丽敏	宋丽敏

建设单位	藤县中等专业学校
------	----------


项目名称	藤县中等专业学校校舍维修工程
------	----------------

子项名称	1号学生宿舍楼维修项目
------	-------------

图名	二~六层给排水平面图
----	------------

工程编号	-
日期	2025.03
比例	1:100
专业	给排水
设计阶段	装饰施工图
版次	-
图号	SS-04

说明：
(1)、本工程拆除原有给水管1080米；
(2)、本工程拆除原有排水管1152米；
(3)、本工程拆除原有消火栓箱12个。
(4)、拆除宿舍改造前的灯具、开关、电线电缆、插座等，给排水管、阀门等，改造前电气及给排水管线的走向与改造后的相同。

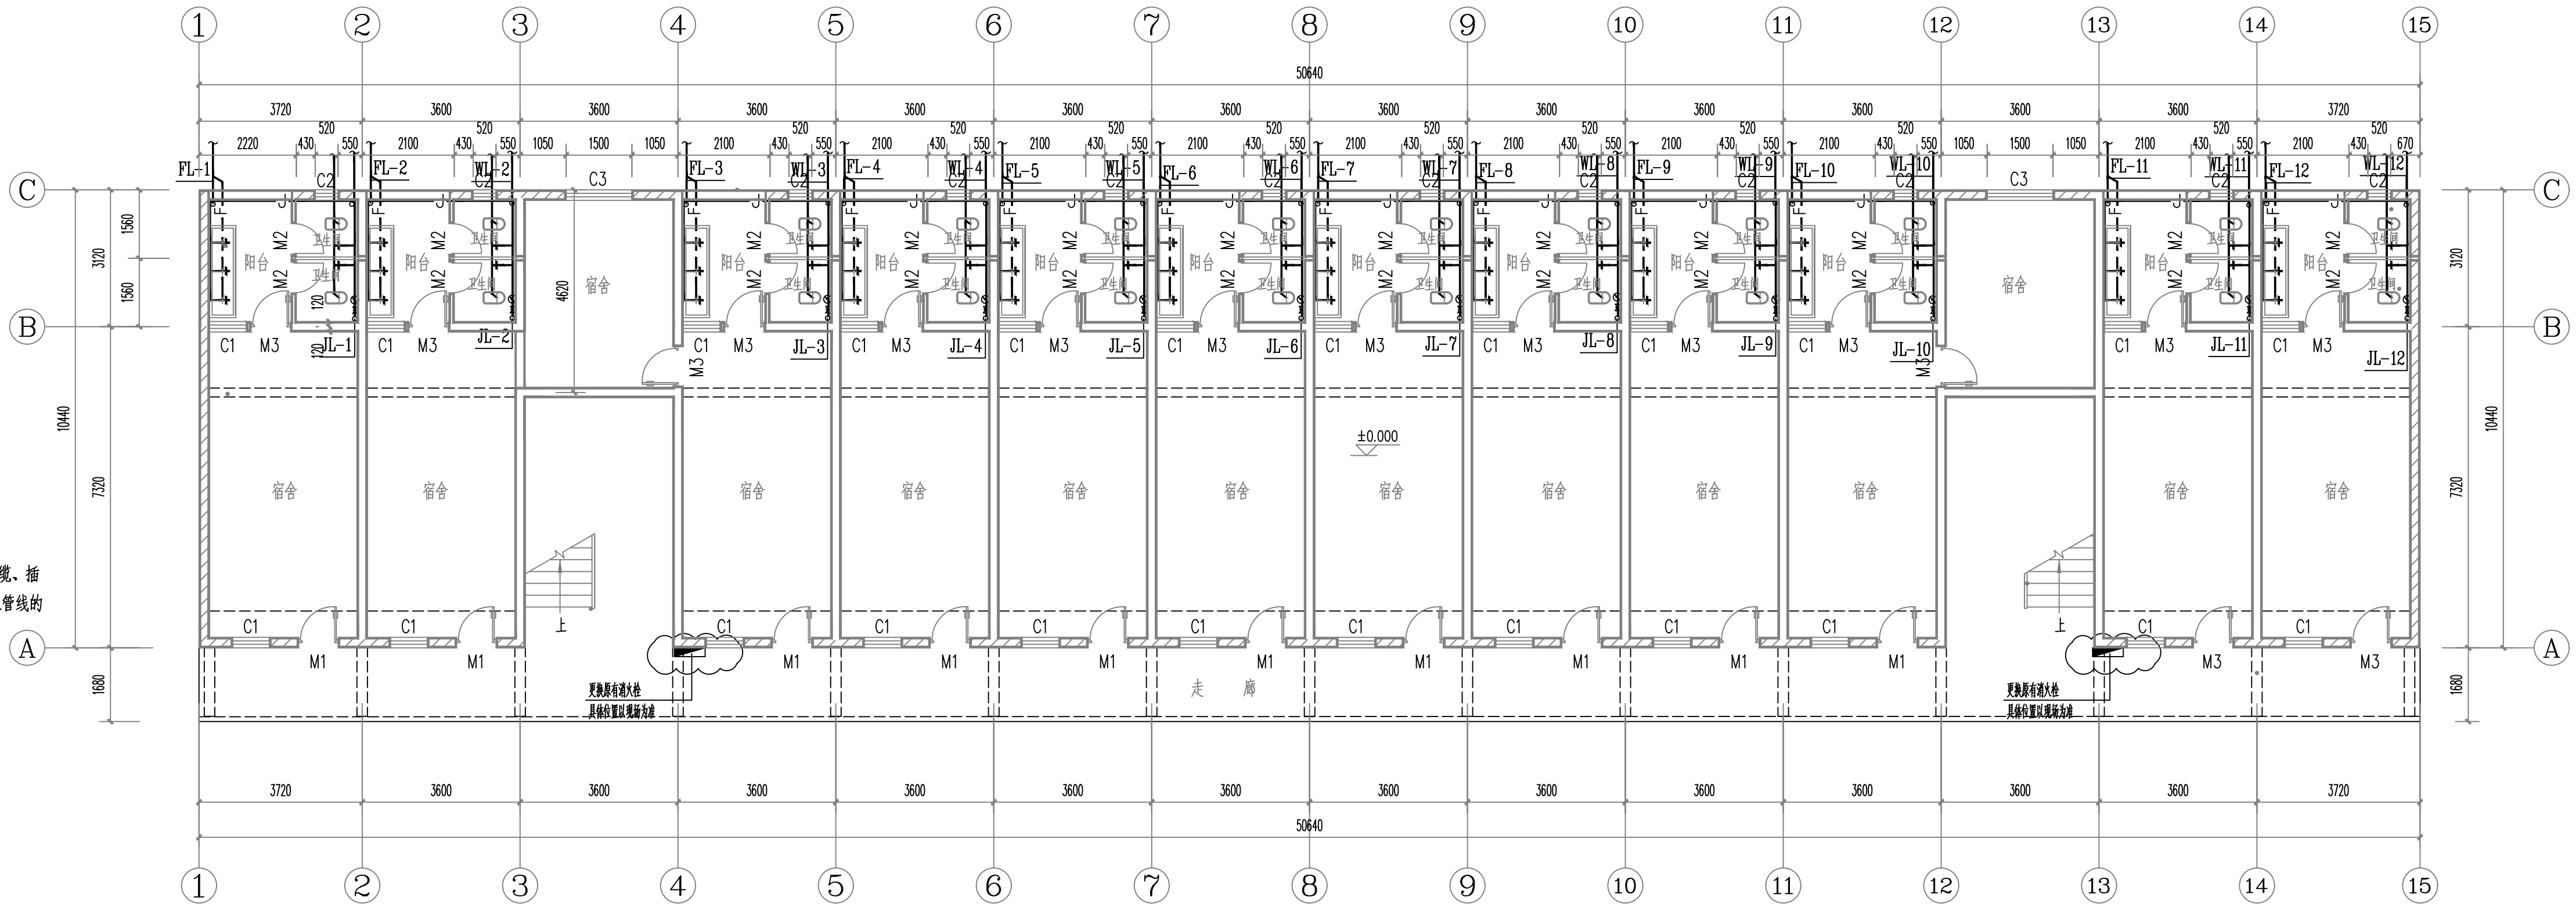

一层原始给排水平面图 1:100

本层层高: 3.6m 建筑面积528.68²

会签		
建筑	霍萍	霍萍
结构	钟鸣明	钟鸣明
给排水	宋丽敏	宋丽敏
暖通	刘仕宽	刘仕宽
电气	韦胜敏	韦胜敏

本设计文件仅供参考，不作为施工依据，施工过程中如有变更，须经设计单位同意。
本设计文件仅供参考，不作为施工依据，施工过程中如有变更，须经设计单位同意。

如设计文件与现场不符，请以现场实际情况为准。



广西华壹建筑设计有限公司
guangxi huayi architecture design co., ltd.

工程设计资质证书编号: A243016761
建筑行业(建筑工程)甲级
市政行业(给水工程、排水工程、排水工程)专业乙级
公路行业(公路)专业丙级、工程咨询
城乡规划编制乙级、桂自资规字[2016]0024
中国(广西)自由贸易试验区崇左片区崇左大道16号五楼(邮编:530000)
P: 0771-2625666, F: 0771-2625666, E: 13907712625@163.com, 13907712625@163.com
电话: TEL: 0771-2625666

项目负责人	霍萍	霍萍
专业负责人	宋丽敏	宋丽敏
审定	霍萍	霍萍
审核	韦胜敏	韦胜敏
校对	周富强	周富强
设计	宋丽敏	宋丽敏

建设单位
CLIENT
藤县中等专业学校


项目名称
PROJECT NAME
藤县中等专业学校宿舍维修工程

子项名称
SUBITEM NAME
1号学生宿舍楼维修项目

图名
DRAWING TITLE
一层原始给排水平面图

工程编号	PROJECT NO.	-
日期	DATE	2025.03
比例	SCALE	1:100
专业	DISCIPLINES	给排水
设计阶段	DESIGN STATUS	装饰施工图
版次	EDITION	-
图号	DRAWING NO.	SS-05

说明：
(1)、本工程拆除原有给水管1080米；
(2)、本工程拆除原有排水管1152米；
(3)、本工程拆除原有消火栓箱12个。
(4)、拆除宿舍改造前的灯具、开关、电线电缆、插座等，给排水管、阀门等，改造前电气及给排水管线的走向与改造后的相同。

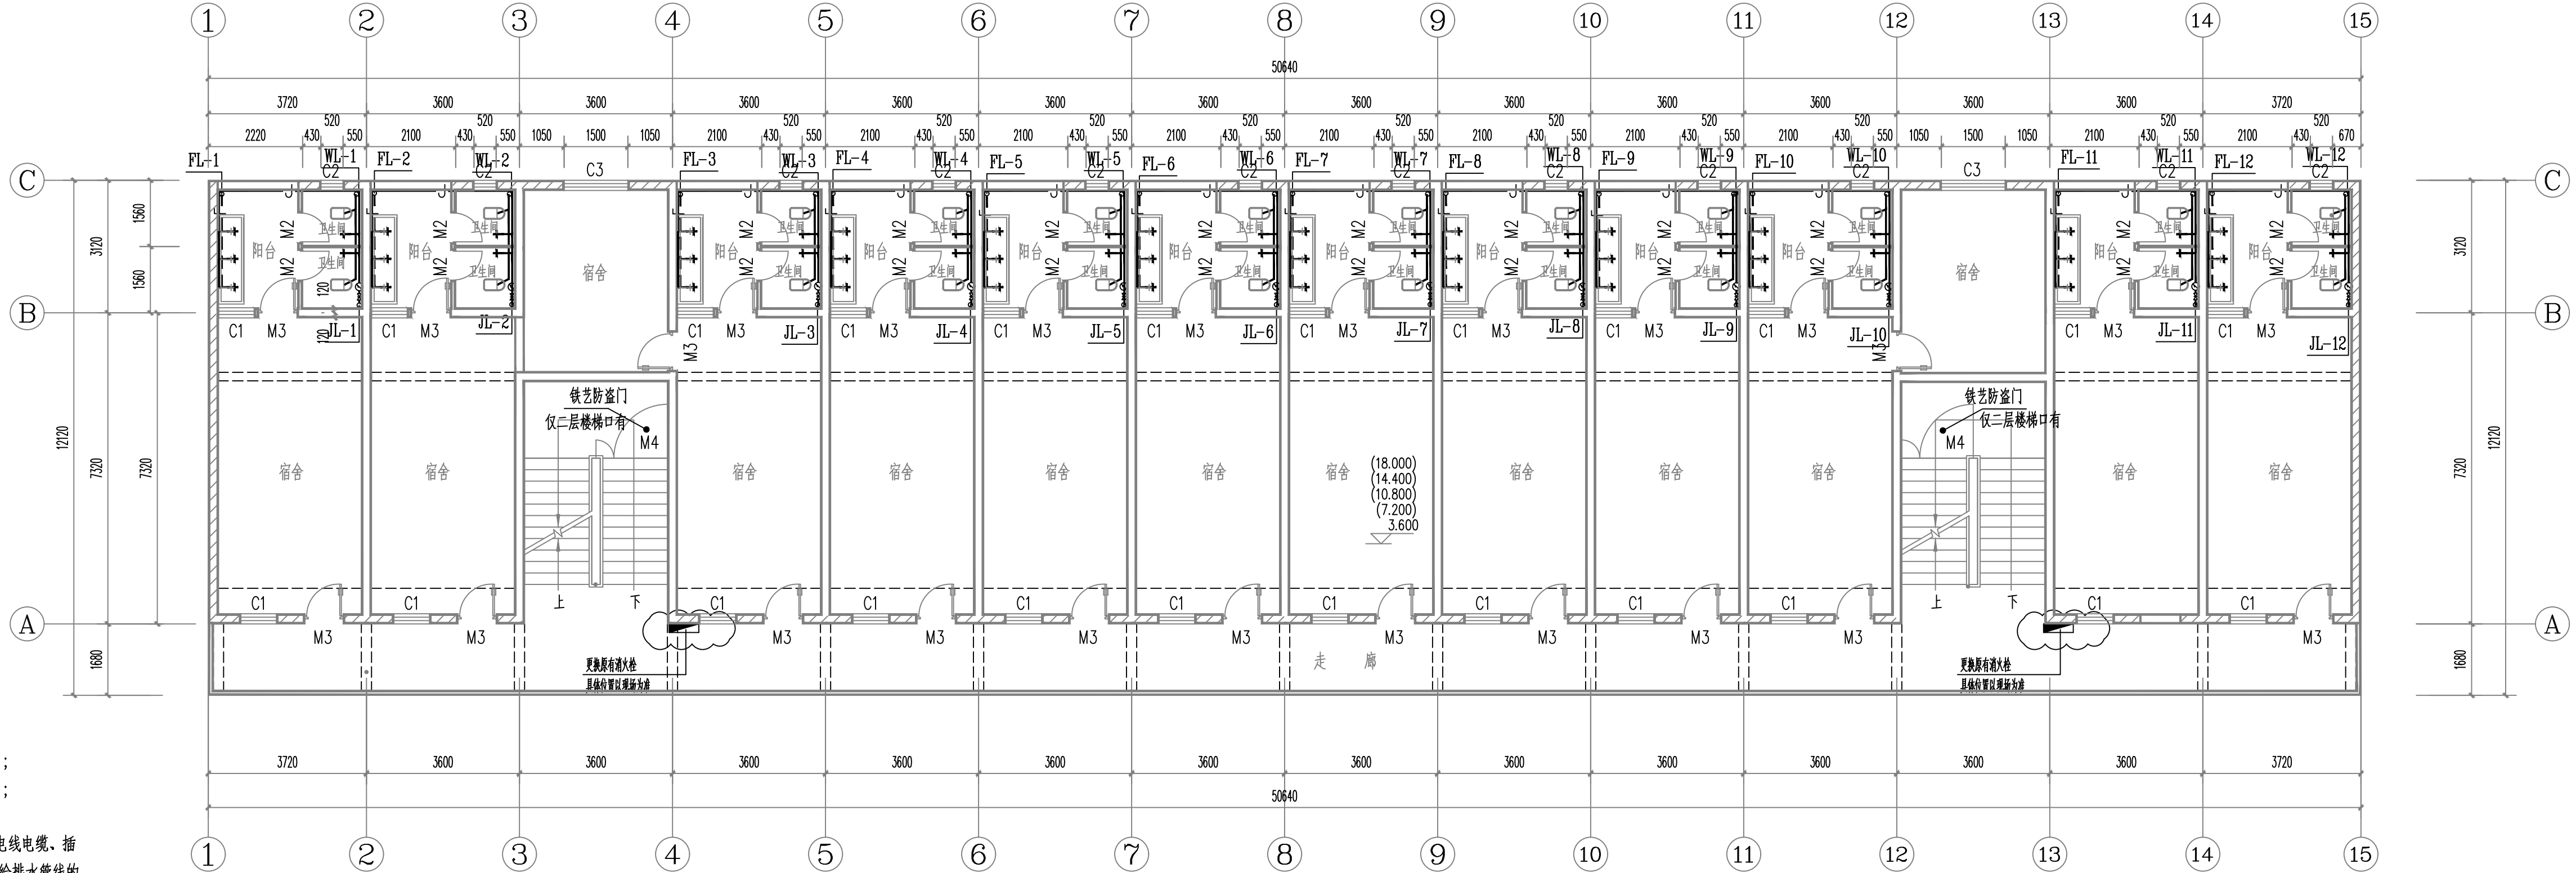

二~六层原始给排水平面图 1:100

会签		
建筑	霍萍	霍萍
结构	钟鸣明	钟鸣明
给排水	宋丽敏	宋丽敏
暖通	刘仕宽	刘仕宽
电气	韦胜钦	韦胜钦

本设计文件经设计单位审核签字有效，并加盖公章后方可用于施工。
本设计文件解释权归设计单位所有，不得随意修改或转让。
如设计文件有变更，请在施工图设计单位盖章。



广西华壹建筑设计有限公司
guangxi huayi architecture design co., ltd.

工程设计资质证书编号: A243016761
建筑行业(建筑工程)甲级
市政行业(给水工程、排水工程、排水工程)专业乙级
公路行业(公路)专业丙级、工程咨询
城乡规划编制乙级、桂自资规发字[2016]0024
中国(广西)自由贸易试验区崇左片区崇左市大新县五福镇中心路十六号
F5060602 崇左市大新县五福镇中心路十六号 F5060602 崇左市大新县五福镇中心路十六号
电话: TEL: 0771-2625566

项目负责人	霍萍	霍萍
专业负责人	宋丽敏	宋丽敏
审定	霍萍	霍萍
审核	韦胜钦	韦胜钦
校对	周富强	周富强
设计	宋丽敏	宋丽敏


建设单位	藤县中等专业学校
------	----------

项目名称	藤县中等专业学校校舍维修工程
------	----------------

子项名称	1号学生宿舍楼维修项目
------	-------------

图名	二~六层原始给排水平面图
----	--------------

工程编号	-
日期	2025.03
比例	1:100
专业	给排水
设计阶段	装饰施工图
版次	-
图号	SS-06

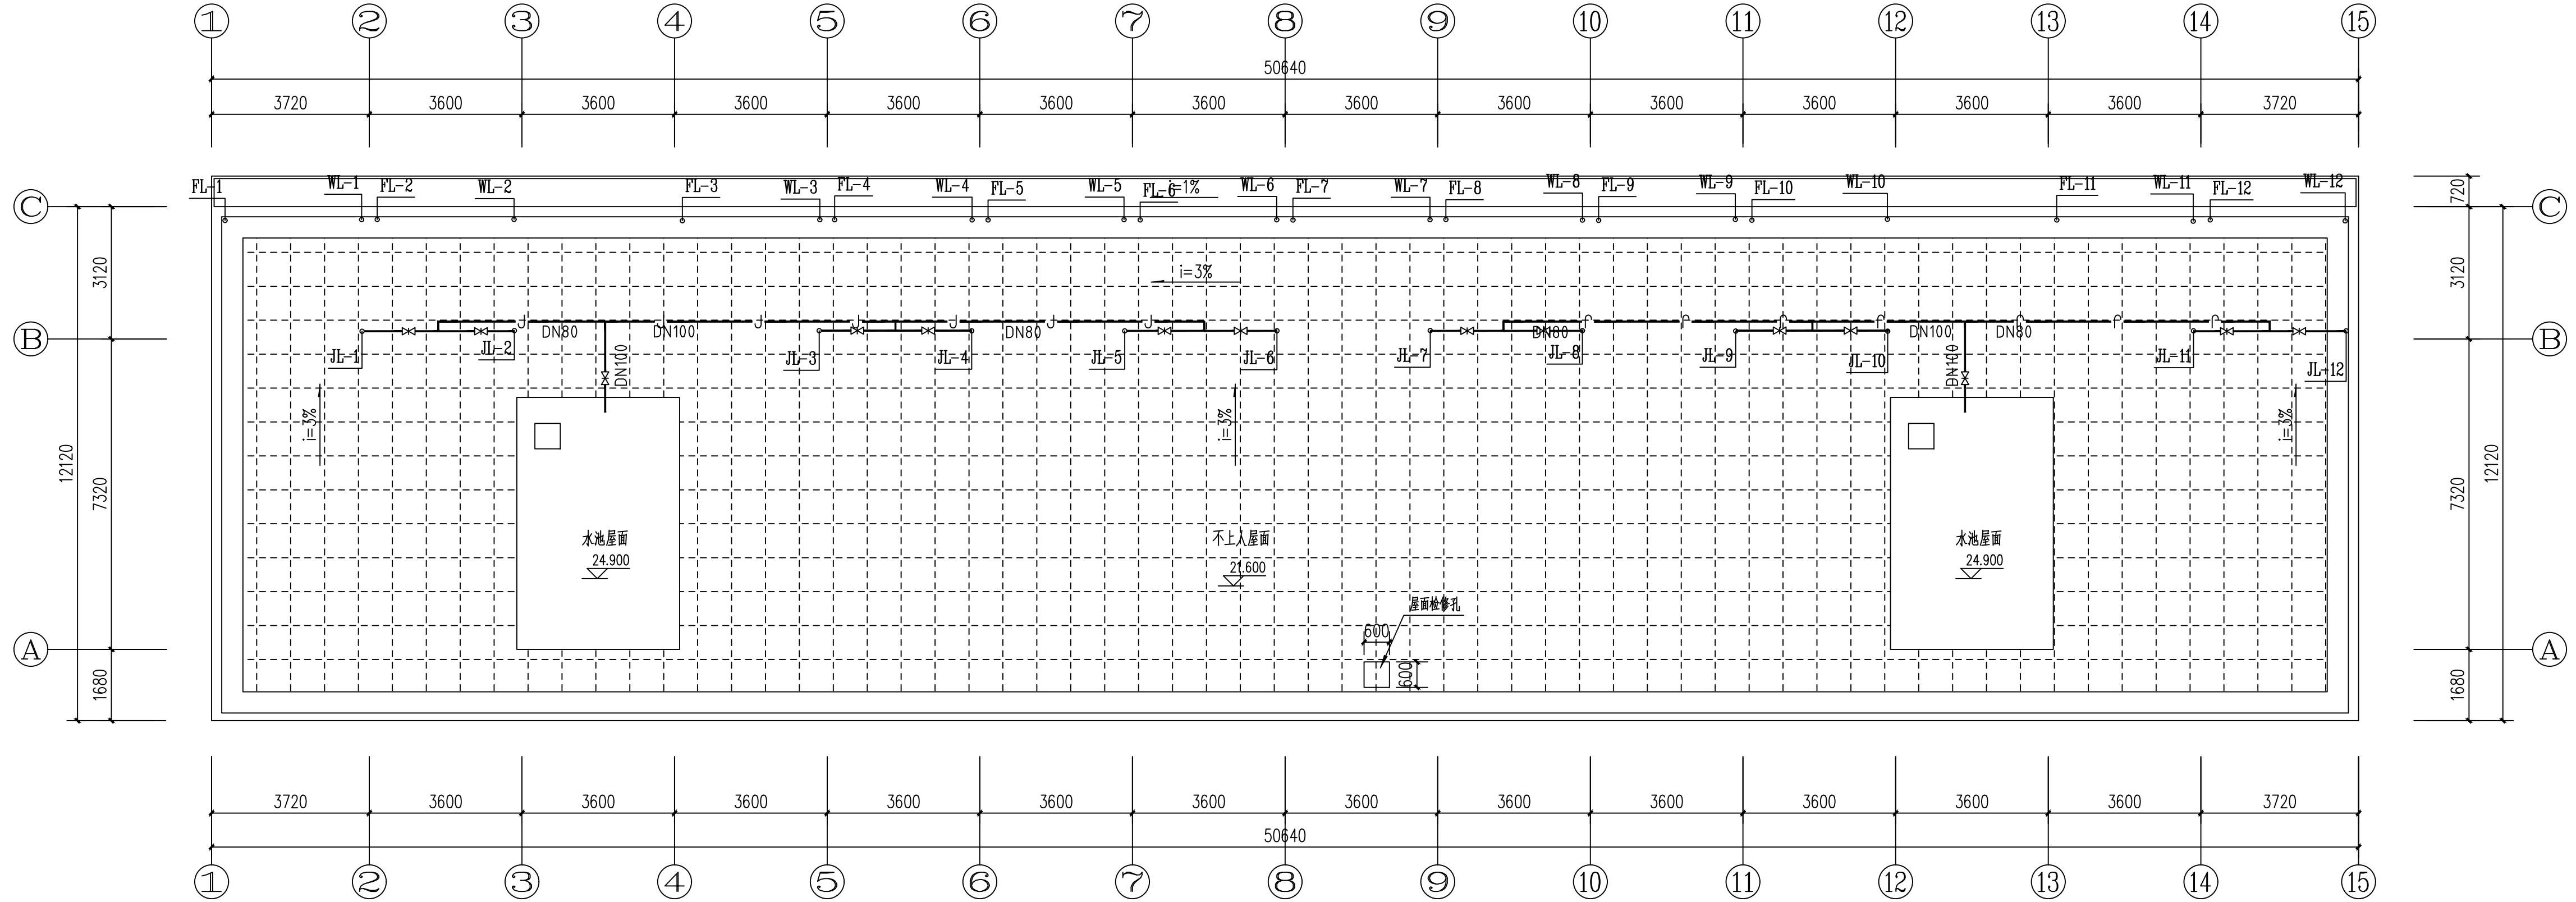

顶层原始给排水平面图 1:100

会签		
建筑	霍萍	霍萍
结构	钟鸣明	钟鸣明
给排水	宋丽敏	宋丽敏
暖通	刘仕宽	刘仕宽
电气	韦胜钦	韦胜钦

本设计文件编制及审核均符合现行标准，并经专业负责人审核同意。
本设计文件编制及审核均符合现行标准，并经专业负责人审核同意。
如有任何不妥之处，请在施工过程中与设计单位沟通。



广西华壹建筑设计有限公司
guangxi huayi architecture design co., ltd.

工程设计资质证书编号: A243016761
建筑行业 (建筑工程) 甲级
市政公用行业 (给水工程、排水工程、燃气工程) 专业乙级
公路行业 (公路) 专业丙级、工程咨询
城乡规划编制乙级、桂自设规乙字2430024

中国 (广西) 自由贸易试验区崇左片区崇左市大新县江州大道中段十六号
530200 崇左市大新县江州大道中段十六号
电话: TEL: 0771-2625566

项目负责人	霍萍	霍萍
专业负责人	宋丽敏	宋丽敏
审定	霍萍	霍萍
审核	韦胜钦	韦胜钦
校对	周富强	周富强
设计	宋丽敏	宋丽敏

建设单位	藤县中等专业学校
------	----------

项目名称	藤县中等专业学校校舍维修工程
------	----------------

子项名称	1号学生宿舍楼维修项目
------	-------------

图名	顶层原始给排水平面图
----	------------

工程编号	-
日期	2025.03
比例	1:100
专业	给排水
设计阶段	装饰施工图
版次	-
图号	SS-07