



工程设计证书: A145A00494、A245005143

城乡规划编制甲级（自资规甲字24450834）

有效期至:2026年9月14日

图 纸 目 录 (第 一 版)

有效期至二〇二六年十二月三十一日

单位出图专用章(未盖出图专用章无效)

有效期至二〇二六年十二月三十一日

工程名称 桂林市民政精神病

子项名称

工程号 20210902

阶段施工图

[illegible]

制表人：李隆圆

专业负责人:李隆圆

项目负责人：龚毅

2026 年 08 月 日 P .

日期		姓名	韦羽佳	专业	电气	日期		姓名	彭维娜	专业	建筑
		实名	韦羽佳		暖通			实名	彭维娜		结构
		签名	韦羽佳		风景园林			签名	彭维娜		给排水
		日期						日期			



广西壮族自治区工程勘察设计出图专用章
桂林建筑规划设计集团有限公司(1)
资质证书编号 A145A00494
广西壮族自治区住房和城乡建设厅监制
有效期至二〇二六年十二月三十一日

房建
编号:20012
施工图技术审查专用章
广西筑科工程技术咨询有限公司
有效期至:2026年9月14日
广西壮族自治区住房和城乡建设厅监制


主要材料表

序号	名称	规格	单位	数量	备注
1	PE100级给水管	DN50	米	实用计	景观给水管
2	钢丝网骨架塑料复合管S3.2	DN200	米	实用计	室外给水管（生活、室外消防合用）
3	HDPE双壁波纹管	DN200/DN300	米	实用计	环钢度8KN/m ² （雨水管）
4	镀锌钢管	DN100/DN200	米	实用计	压力雨水管
5	生活（消防）水表	DN150	个	1	
6	绿化水表	DN50	个	1	
7	Y型过滤器	DN50/DN200	个	1/1	
8	倒流防止器（低阻力）	DN50/DN200	个	1/1	
9	闸阀（不锈钢）	DN200	个	2	
10	截止阀	DN50	个	2	
11	室外集水坑	2.0*3.35*1.95 4.5*1.5*1.95	座	1/1	做法参08S305-P40、41
12	砖砌单篦雨水口	H=0.8	个	5	详国标<<16S518>>-08
13					


备注/图例、修改记录		
 桂林建筑规划设计集团有限公司 GUILIN ARCHITECTURAL AND PLANNING DESIGN GROUP CO., LTD. 工程设计证书: A145A00494、A245005143 城乡规划编制甲级(自资规甲字24450834)		
	实 名	签 名
项目负责人	龚毅	龚毅
方案负责人		
方案设计		
专业负责人	李隆圆	李隆圆
制图	李隆圆	李隆圆
设计	李隆圆	李隆圆
校对	田慧云	田慧云
审核	陶永学	陶永学
审定	陆亨颖	陆亨颖
个人执业专用章		
广西壮族自治区工程勘察设计出图专用章 桂林建筑规划设计集团有限公司(1) 资质证书编号 A145A00494 广西壮族自治区住房和城乡建设厅监制 有效期至二〇二六年十二月三十一日		
单位出图专用章(未盖出图专用章无效)		
建设单位 桂林市社会福利医院		
工程名称 桂林市民政局精神病人康复中心 围墙及大门工程		
子项名称		
图名 主要材料表 沟槽回填示意图 沉砂井大样		
工程号	20210902	
阶段	施工图	专业 给排水
比例	1:300	图号 02
版本	第一版	日期 2026.08

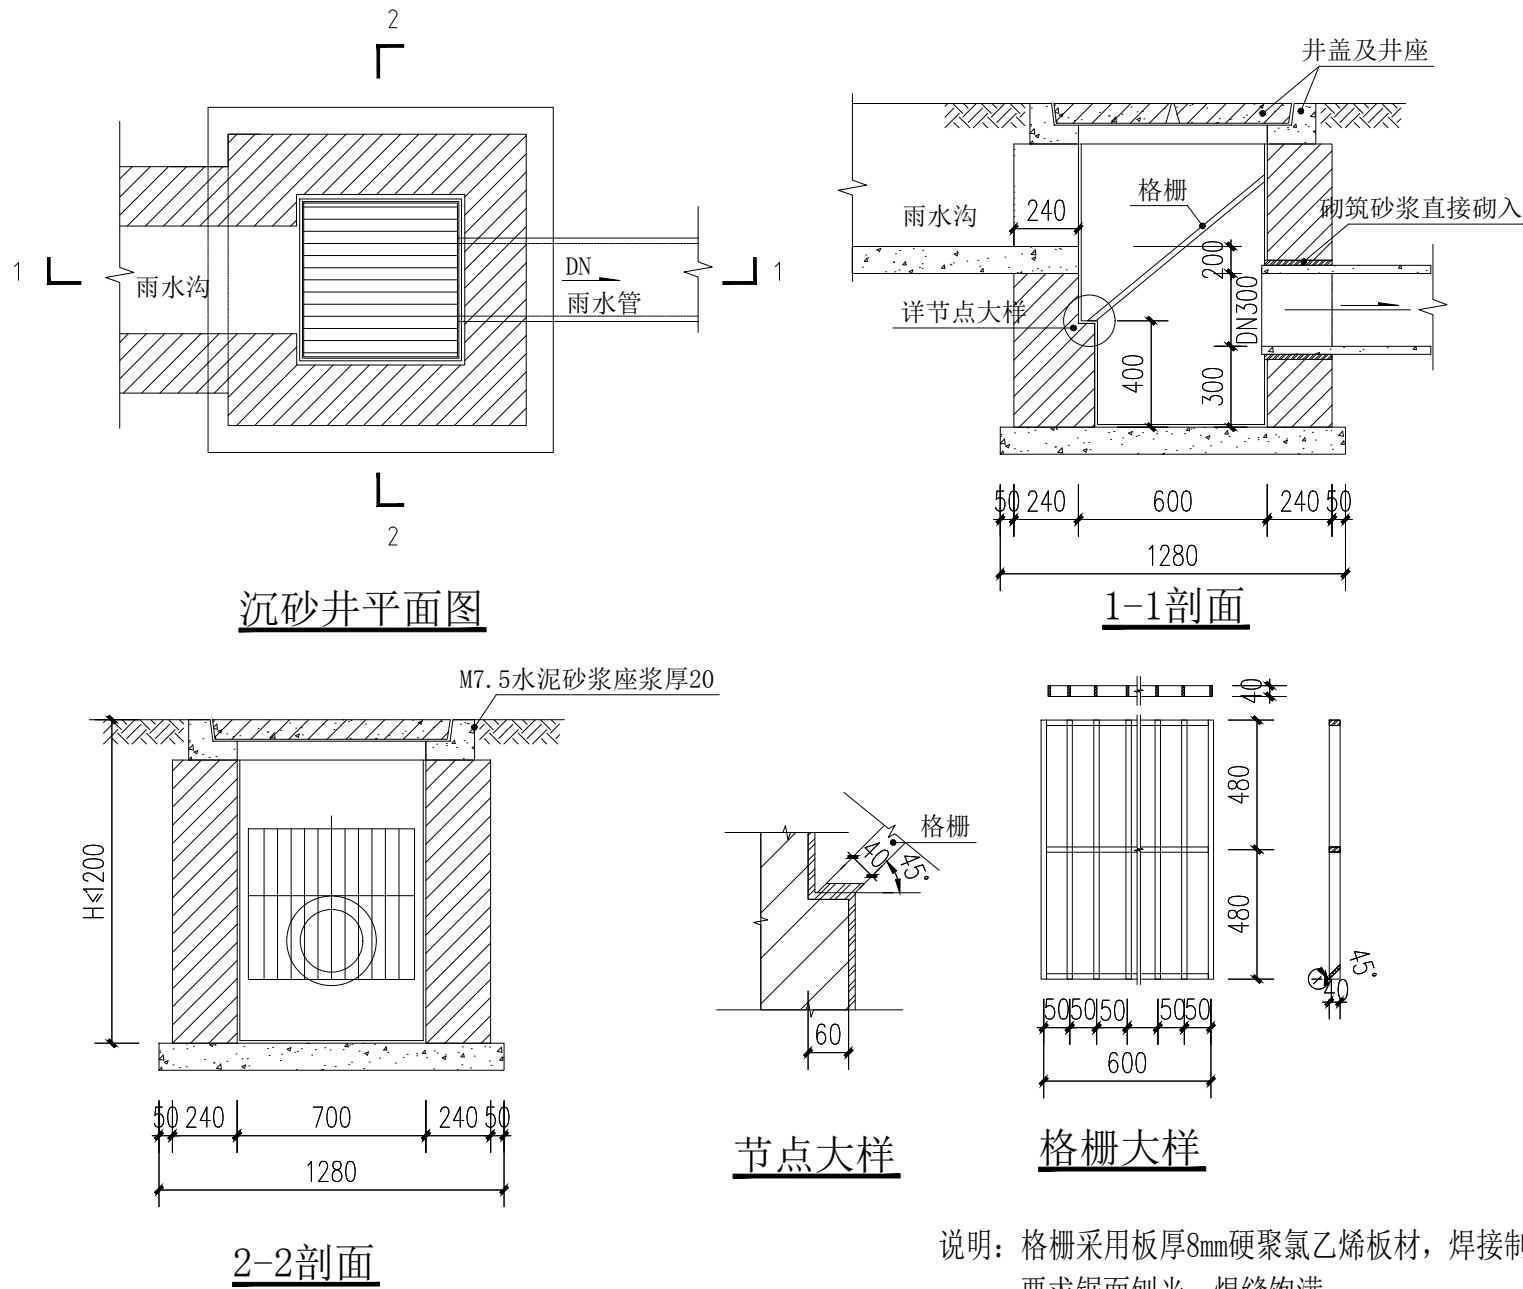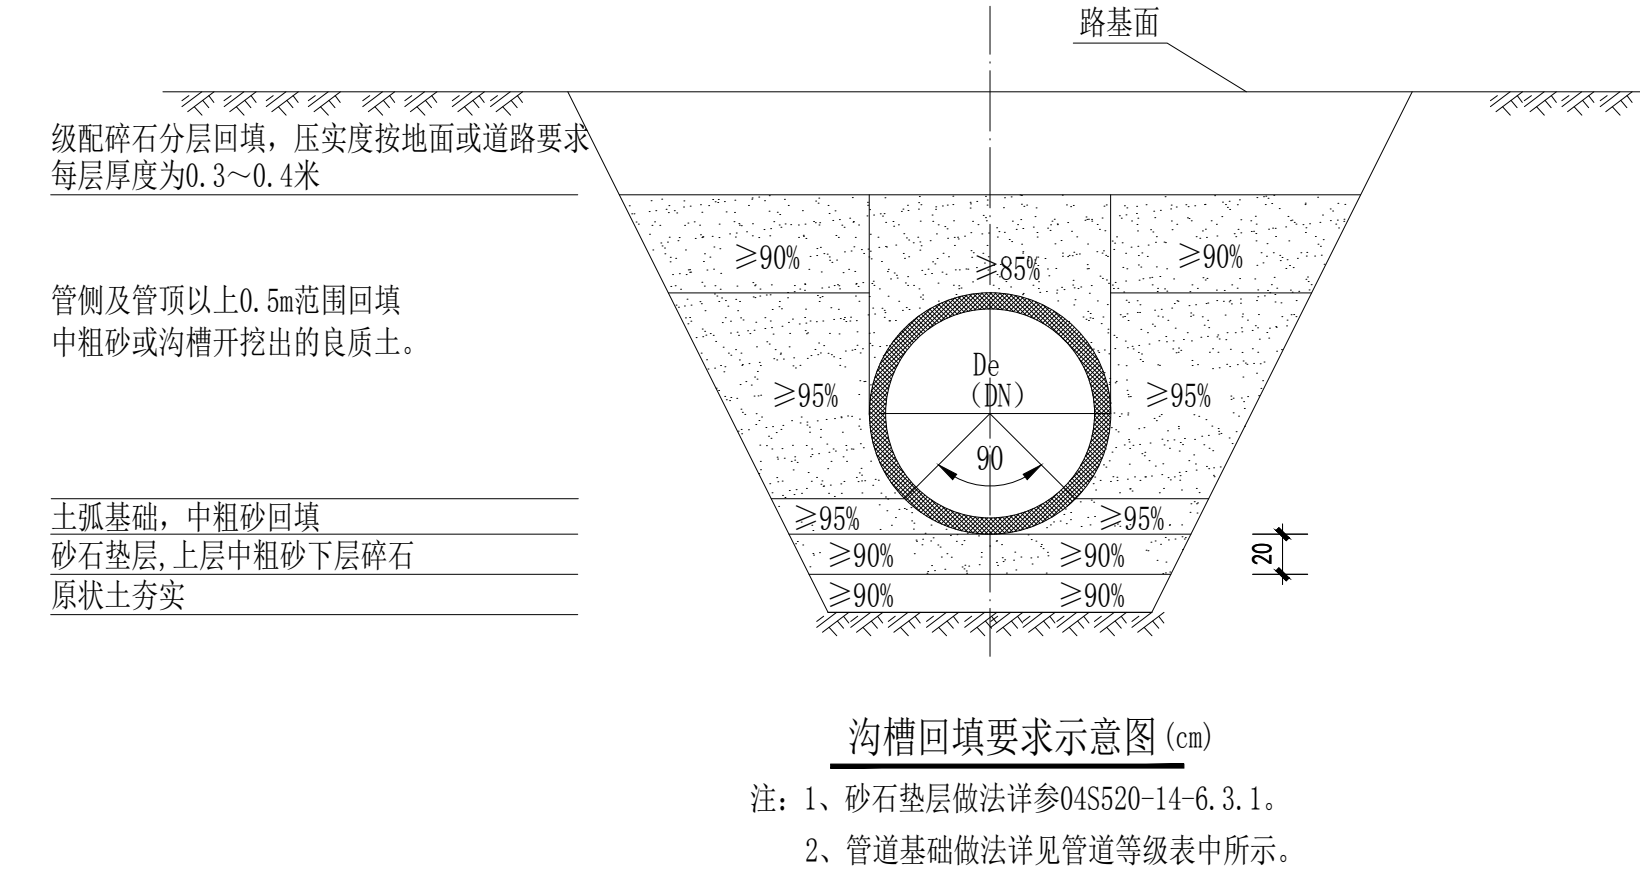


专业	实名	签名	日期	专业	实名	签名	日期
建筑				电气	韦羽佳	韦羽佳	
结构	彭维娜	彭维娜		暖通			
给排水				风景园林	伍正康	伍正康	

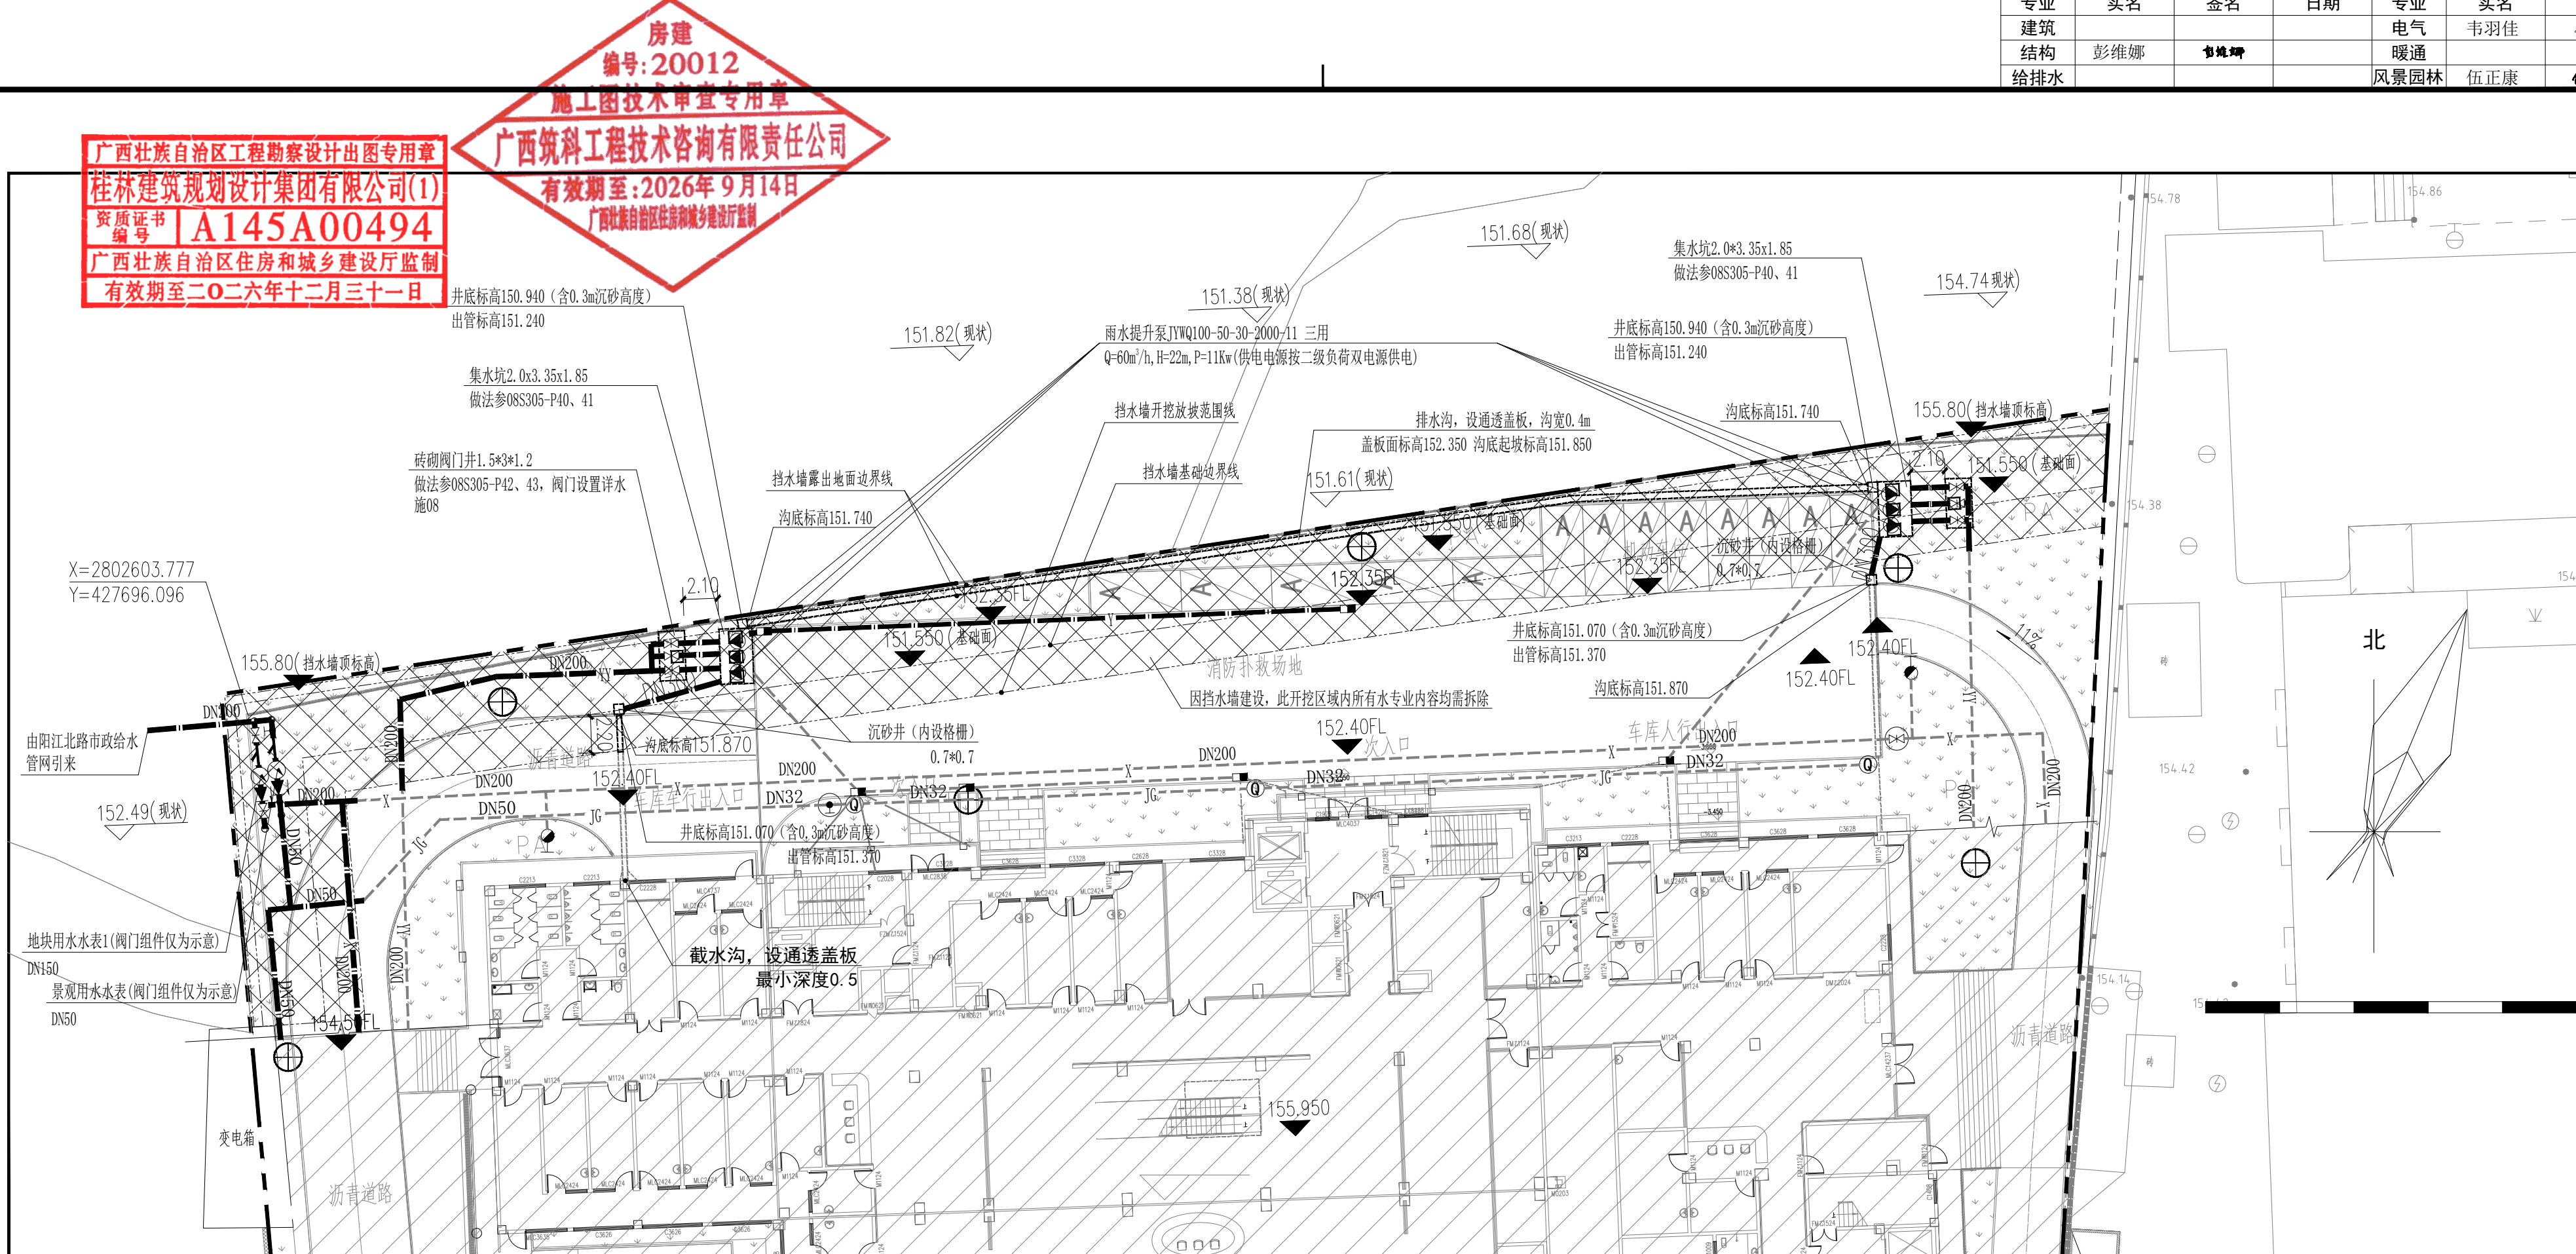

围墙建设区域拆除管线、基坑平面图 1:300
 淡显虚线管道为无改动管线，深色点划线为需要拆除的管线

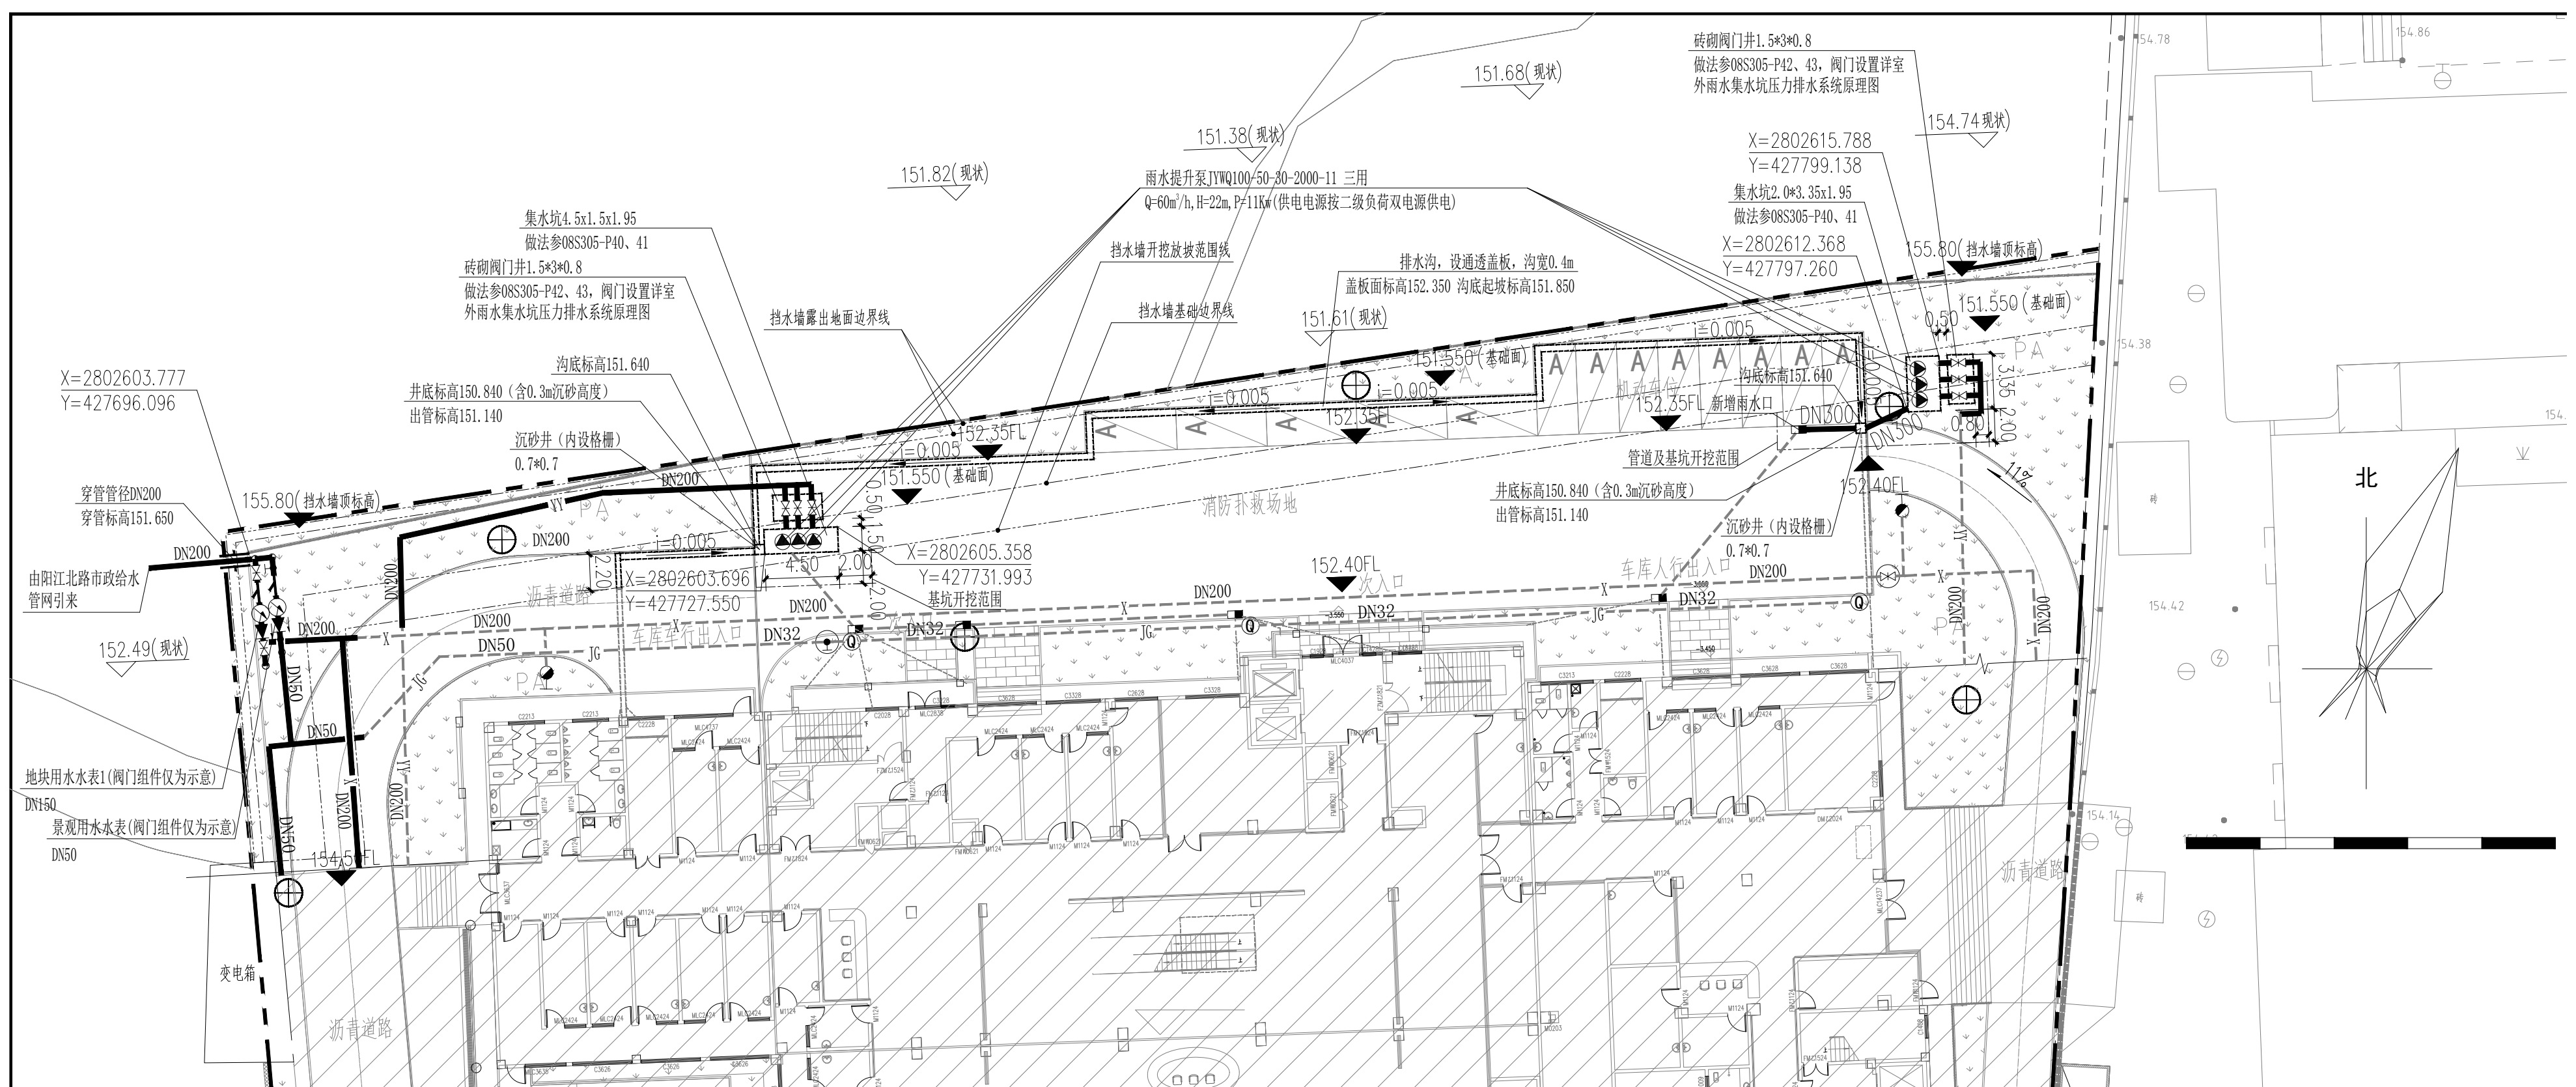


围墙建设区域新增管线、基坑平面图 1:300

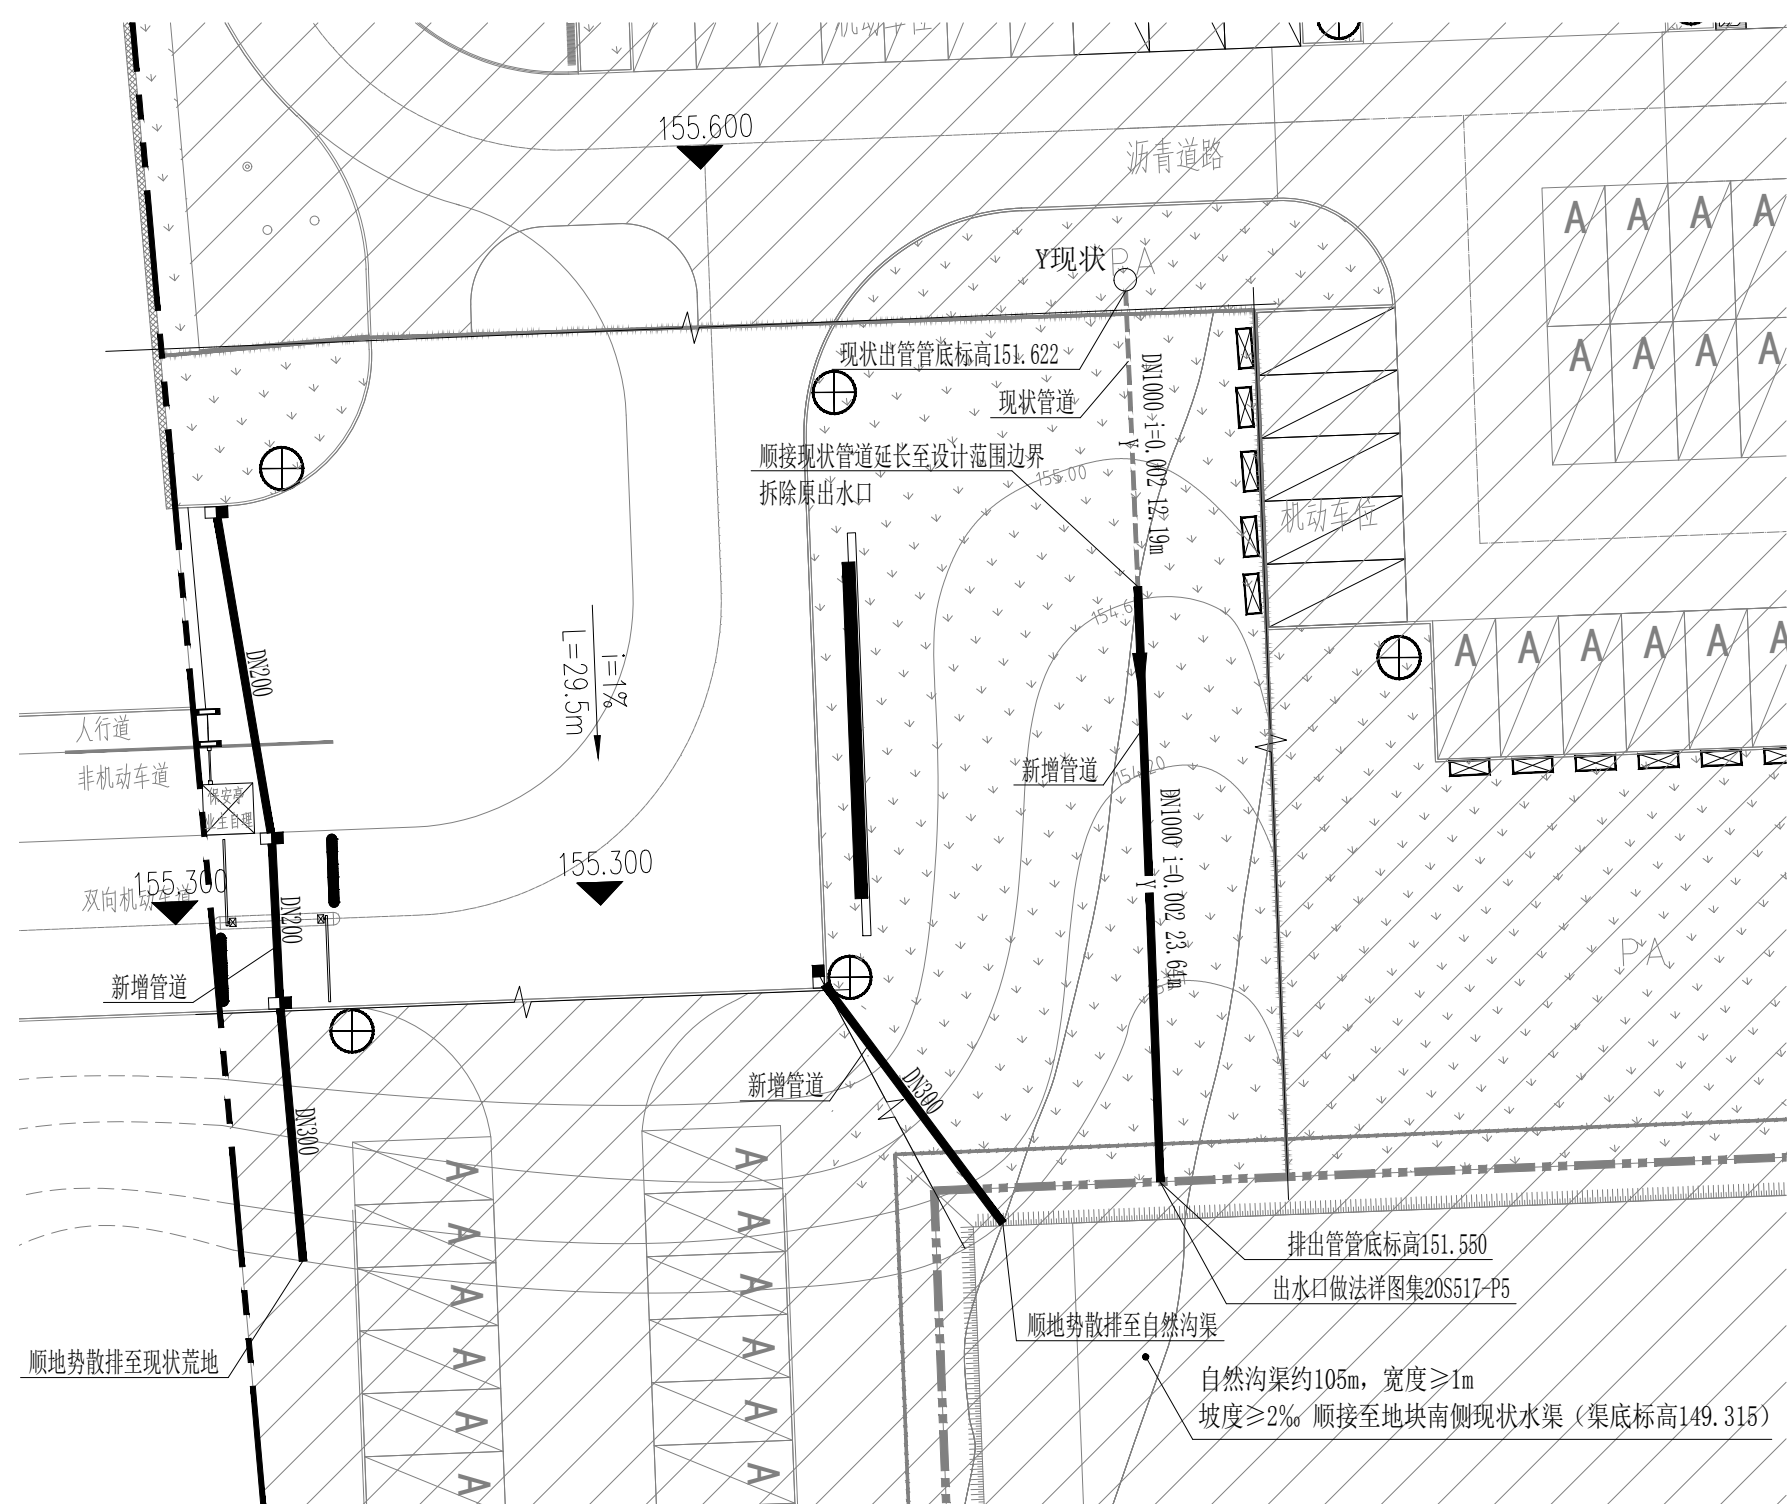


大门硬化区域新增管线平面图 1:300

淡显虚线管道为无改动管线，深色实线为新增的管线

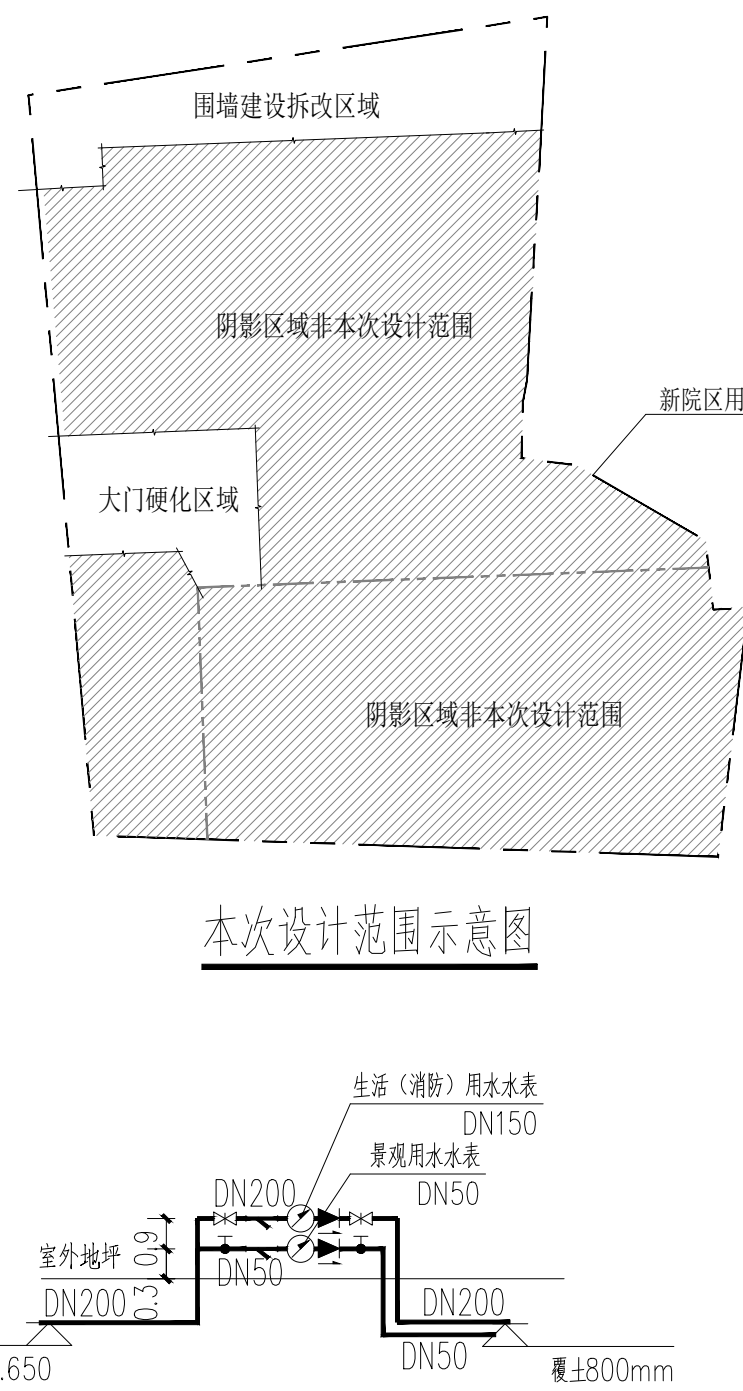

水表组详图

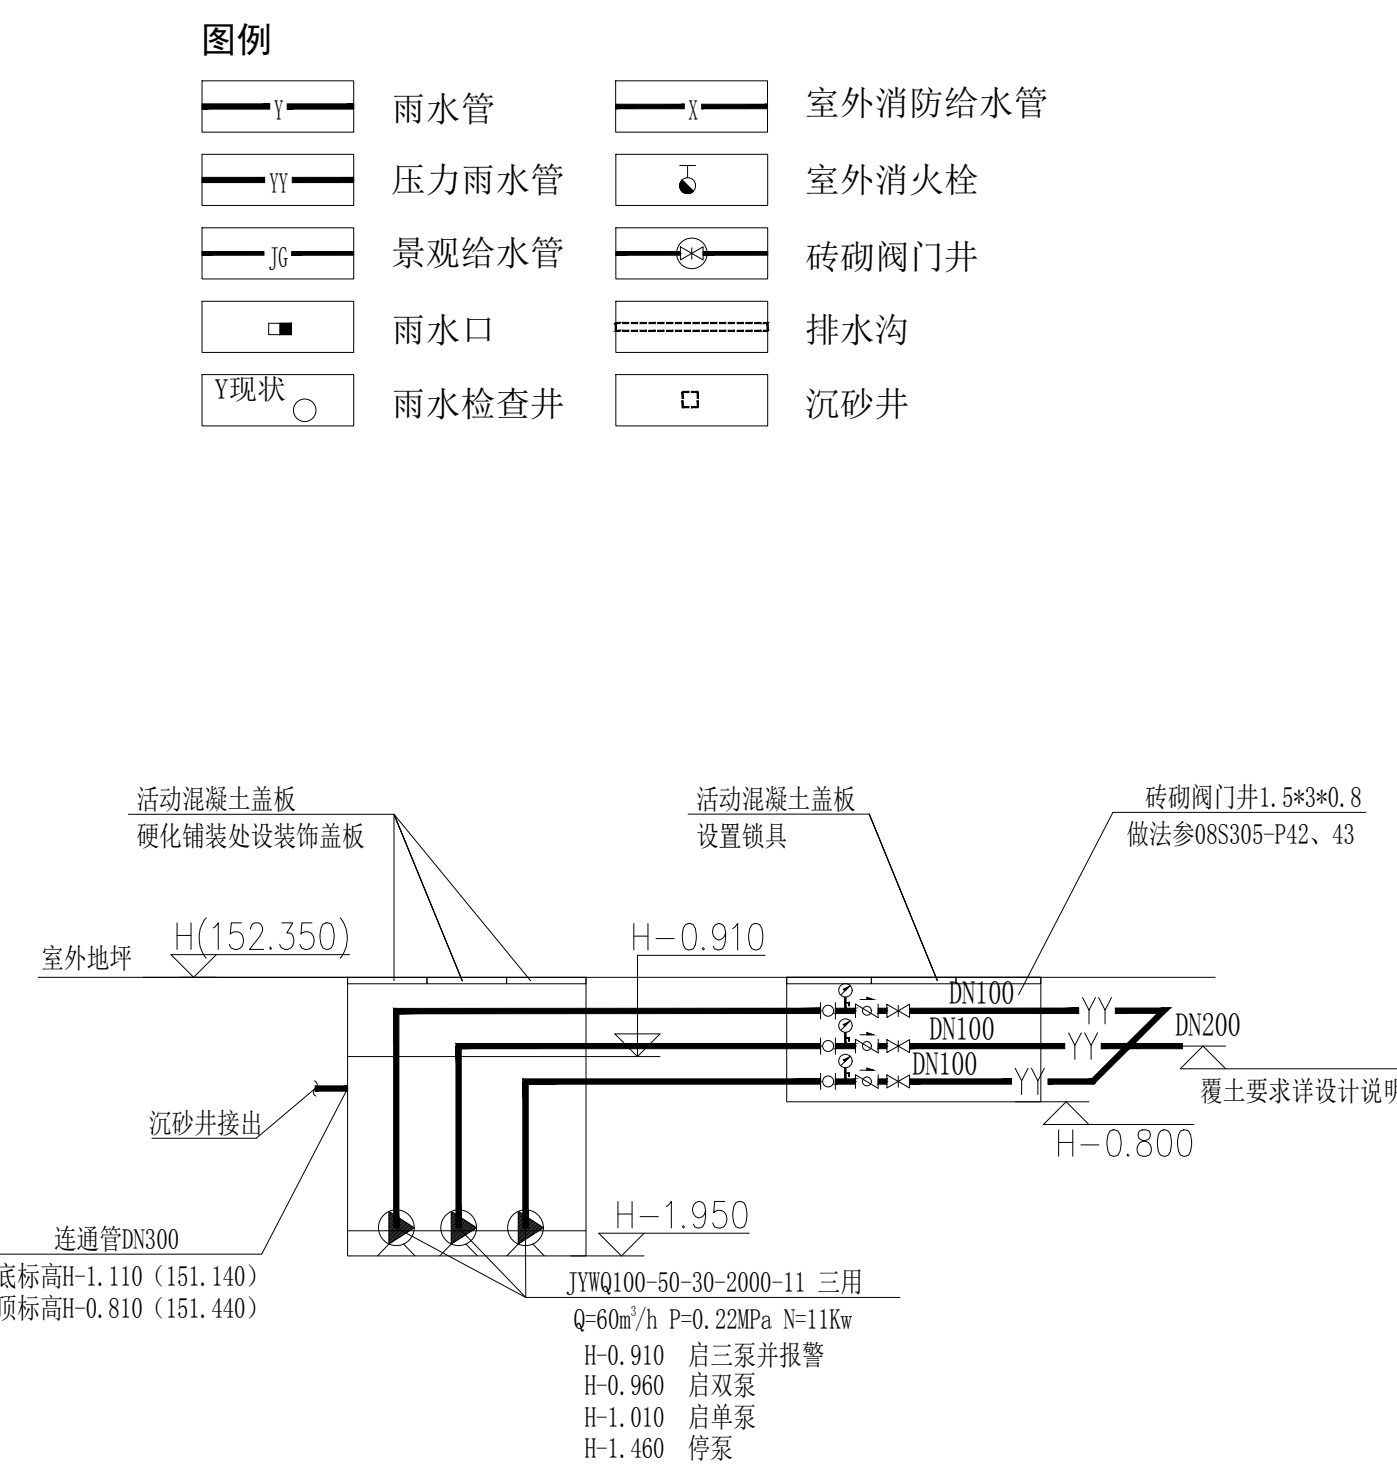

室外雨水集水坑压力排水系统原理图

潜水泵室外安装做法详国标图集《08S305》-P35
集水坑有效水深0.45m 有效容积3.0m³

[illegible]