




• 施工完毕后的贮水调蓄、水处理等构筑物必须进行满水试验，静置24h观察，应不渗不漏。

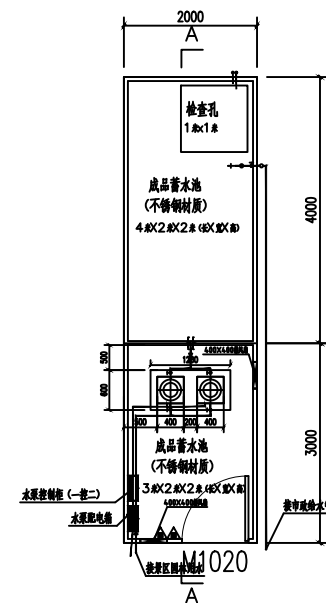

泵房给水平面图

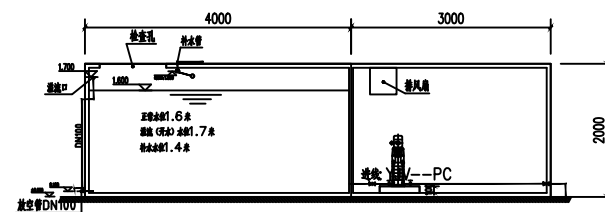

A—A 剖

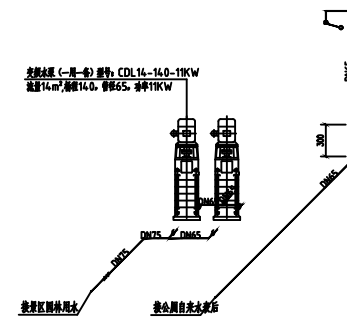

泵房给水系统图



广西中融现代工程设计咨询有限公司
Guangxi Zhongrong modern engineering design consulting co., ltd.

工程设计证书: A245019305

建筑行业(建筑工程)乙级

市政行业(道路工程)专业乙级

给水排水专业乙级

风景园林工程乙级

工程造价咨询证书: 乙002045000405

项目负责 PROJECT PRINCIPAL	林淑丹	林淑丹
专业负责 PROJECT CAPTAIN	史宇新	史宇新
审 定 AUTHORIZED BY	周年明	周年明
审 核 EXAMINED BY	于升民	于升民
校 对 CHECKED BY	周年明	周年明
设 计 DESIGNED BY	邹 磊	邹磊

建设单位 (CONSTRUCTION UNIT)

全州县文化广电体育和旅游局

工程名称 (PROJECT NAME)

全州县城北新区体育
公园改扩建项目(二期)

图	名	(DRAWING TITLE)
---	---	-----------------

水泵房水电

工程编号 PROJECT No.		
日期 DATE	2025. 12	
版次 EDITION NUMBER	A版	
阶段 STAGES	施工图	二维码
图别 TYPE	给排水	
图号 DRAWING NUMBER	SS-02	