

共 页 第 页

备注:

广西中融现代工程设计咨询有限公司 Guangxi Zhongrong Modern Engineering Design Co., Ltd. 工程设计证书: A2450119305 建筑行业 (建筑工程) 乙级 市政行业 (道路工程) 专业乙级 给水排水专业乙级 风景园林专业乙级 工程设计资质证书: Z0202450000405		
项目负责人 PROJECT LEADER	陈小琴	陈
专业负责 PROJECT CAPTEN	范萍萍	范
审定 APPROVED BY	周年明	周
审核 REVIEWED BY	于升民	于
校对 CHECKED BY	周年明	周
设计 DESIGNED BY	邹 磊	邹
建设单位 (CONSTRUCTION UNIT)		
全州县文化广电体育和旅游局		
工程名称 (PROJECT NAME) 全州县城北新区体育 公园改扩建项目 (二期)		
图 名 (DRAWING TITLE) 目录		
工程编号 PROJECT NO.		
日期 DATE	2025. 12	
版次 EDITION NUMBER	A版	
阶段 STAGE	施工图	二维码
图 别 TYPE	电 施	
图号 FIGURE NO.	DQ-01	

4、视频显像采用65寸电视机挂墙安装方式;



Diagram illustrating the network architecture for two types of weak current boxes (弱电箱):

- 落地弱电箱 (Floor-mounted Weak Current Box):**
 - Contains a 220V power source, a 4-port optical distribution box (LIU), an optical transceiver, and a POE switch.
 - Connected to 4-core single-mode optical fibers (4芯单模光纤) and 11x UTP Cat5E cables.
 - Label: 余同 (Same as above).
- 立杆弱电箱 (Pole-mounted Weak Current Box):**
 - Contains a 220V power source, a 4-port optical distribution box (LIU), an optical transceiver, and a POE switch.
 - Connected to 8-core single-mode optical fibers (8芯单模光纤) and 3x UTP Cat5E cables.
 - Label: 余同 (Same as above).



广州中融现代工程设计咨询有限公司
Guangzhou Zhongchuan Modern Engineering Design Consulting Co., Ltd.

工程设计证书: A245019305

建筑行业(建筑工程)乙级
市政行业(道路工程)专业乙级
给水排水专业乙级
风景园林工程乙级


工程编号及资质证书: E: 0020450004105

项目负责人 PROJECT MANAGER	陈小琴	
专业负责人 PROFESSIONAL CAPABILITY	范萍萍	
审定 APPROVED BY	周年明	
审核 CHECKED BY	于升民	
校对 CHECKED BY	周年明	
设计 DESIGNED BY	邹 鑫	
建设单位	(CONSTRUCTION UNIT)	



全州县文化广电体育和旅游局


工程名称 (PROJECT NAME)
全州县城北新区体育公园改扩建项目(二期)

图 名 (DRAWING TITLE)	监控系统图	
工程编号 PROJECT NO.		
日期 DATE	2025. 12	
版次 VERSION	A版	
阶段 STAGE	施工图	二维码
图别 TYPE	电 施	
图号 DRAWING NO.	DQ-02	

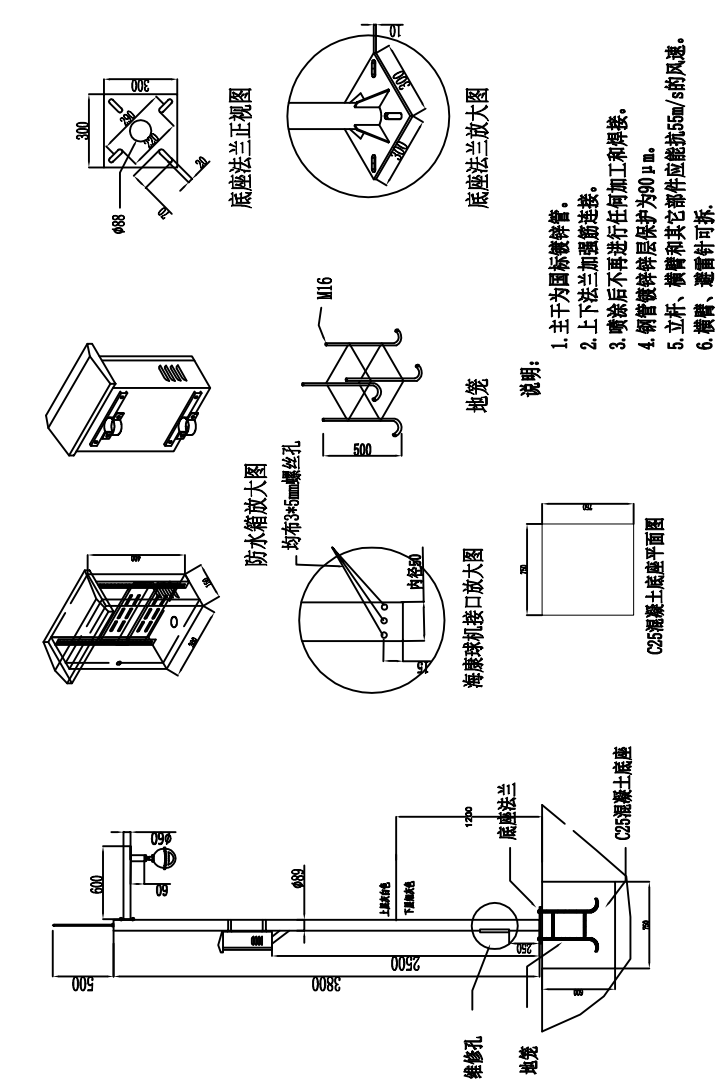


1. 主干为圆木或竹管。
2. 上、中、下三层用圆箍连接。
3. 喷枪距喷嘴进行垂直加工喷射。
4. 钢管喷嘴处保持为 90° 。
5. 立柱、侧臂梁及其它附件能抗 55m/s 的风速。
6. 侧臂、侧臂杆可拆。

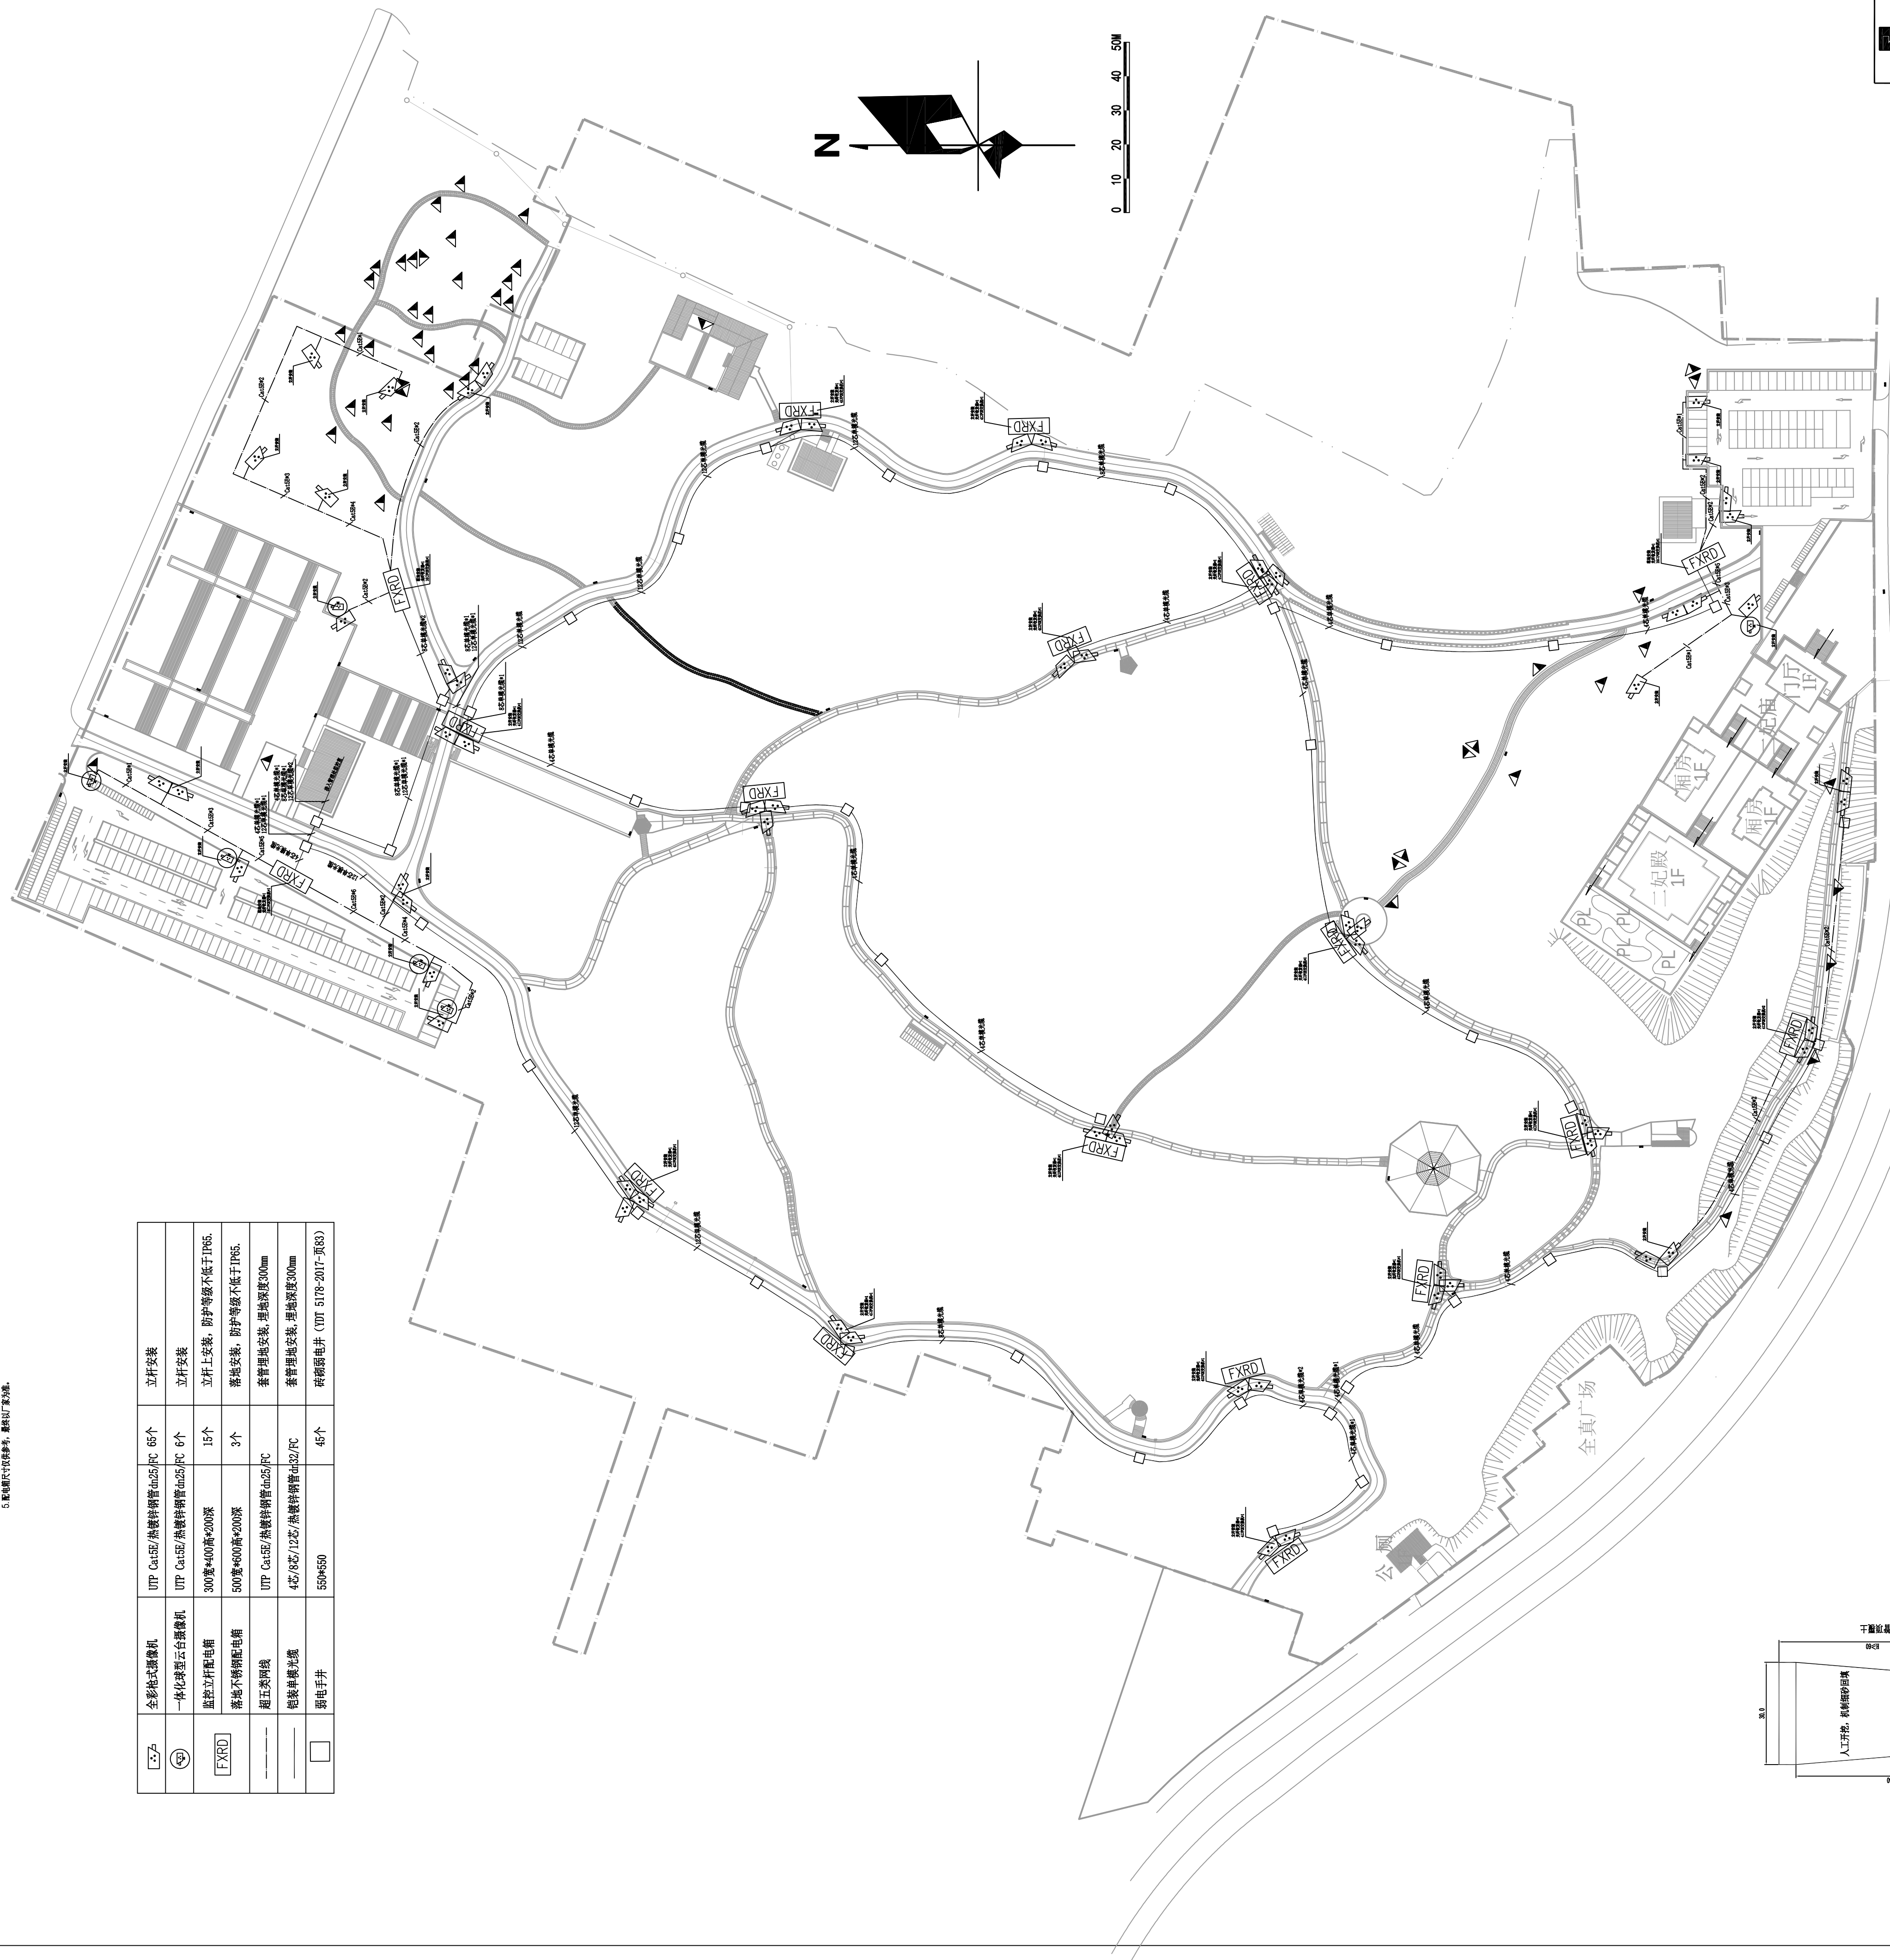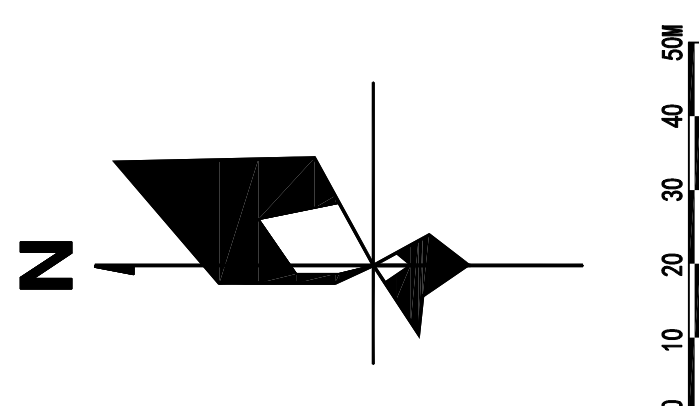

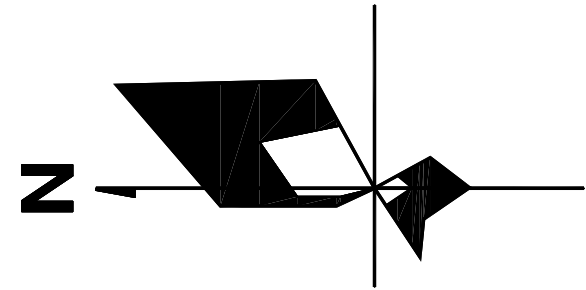

①	草坪带前	RVV2*0.5MM/铜线铜管0.5mm/PC45个	普通安装
	音号线	RVV2*0.5MM/铜线铜管0.5mm/PC	普通埋地安装, 与监控同步埋

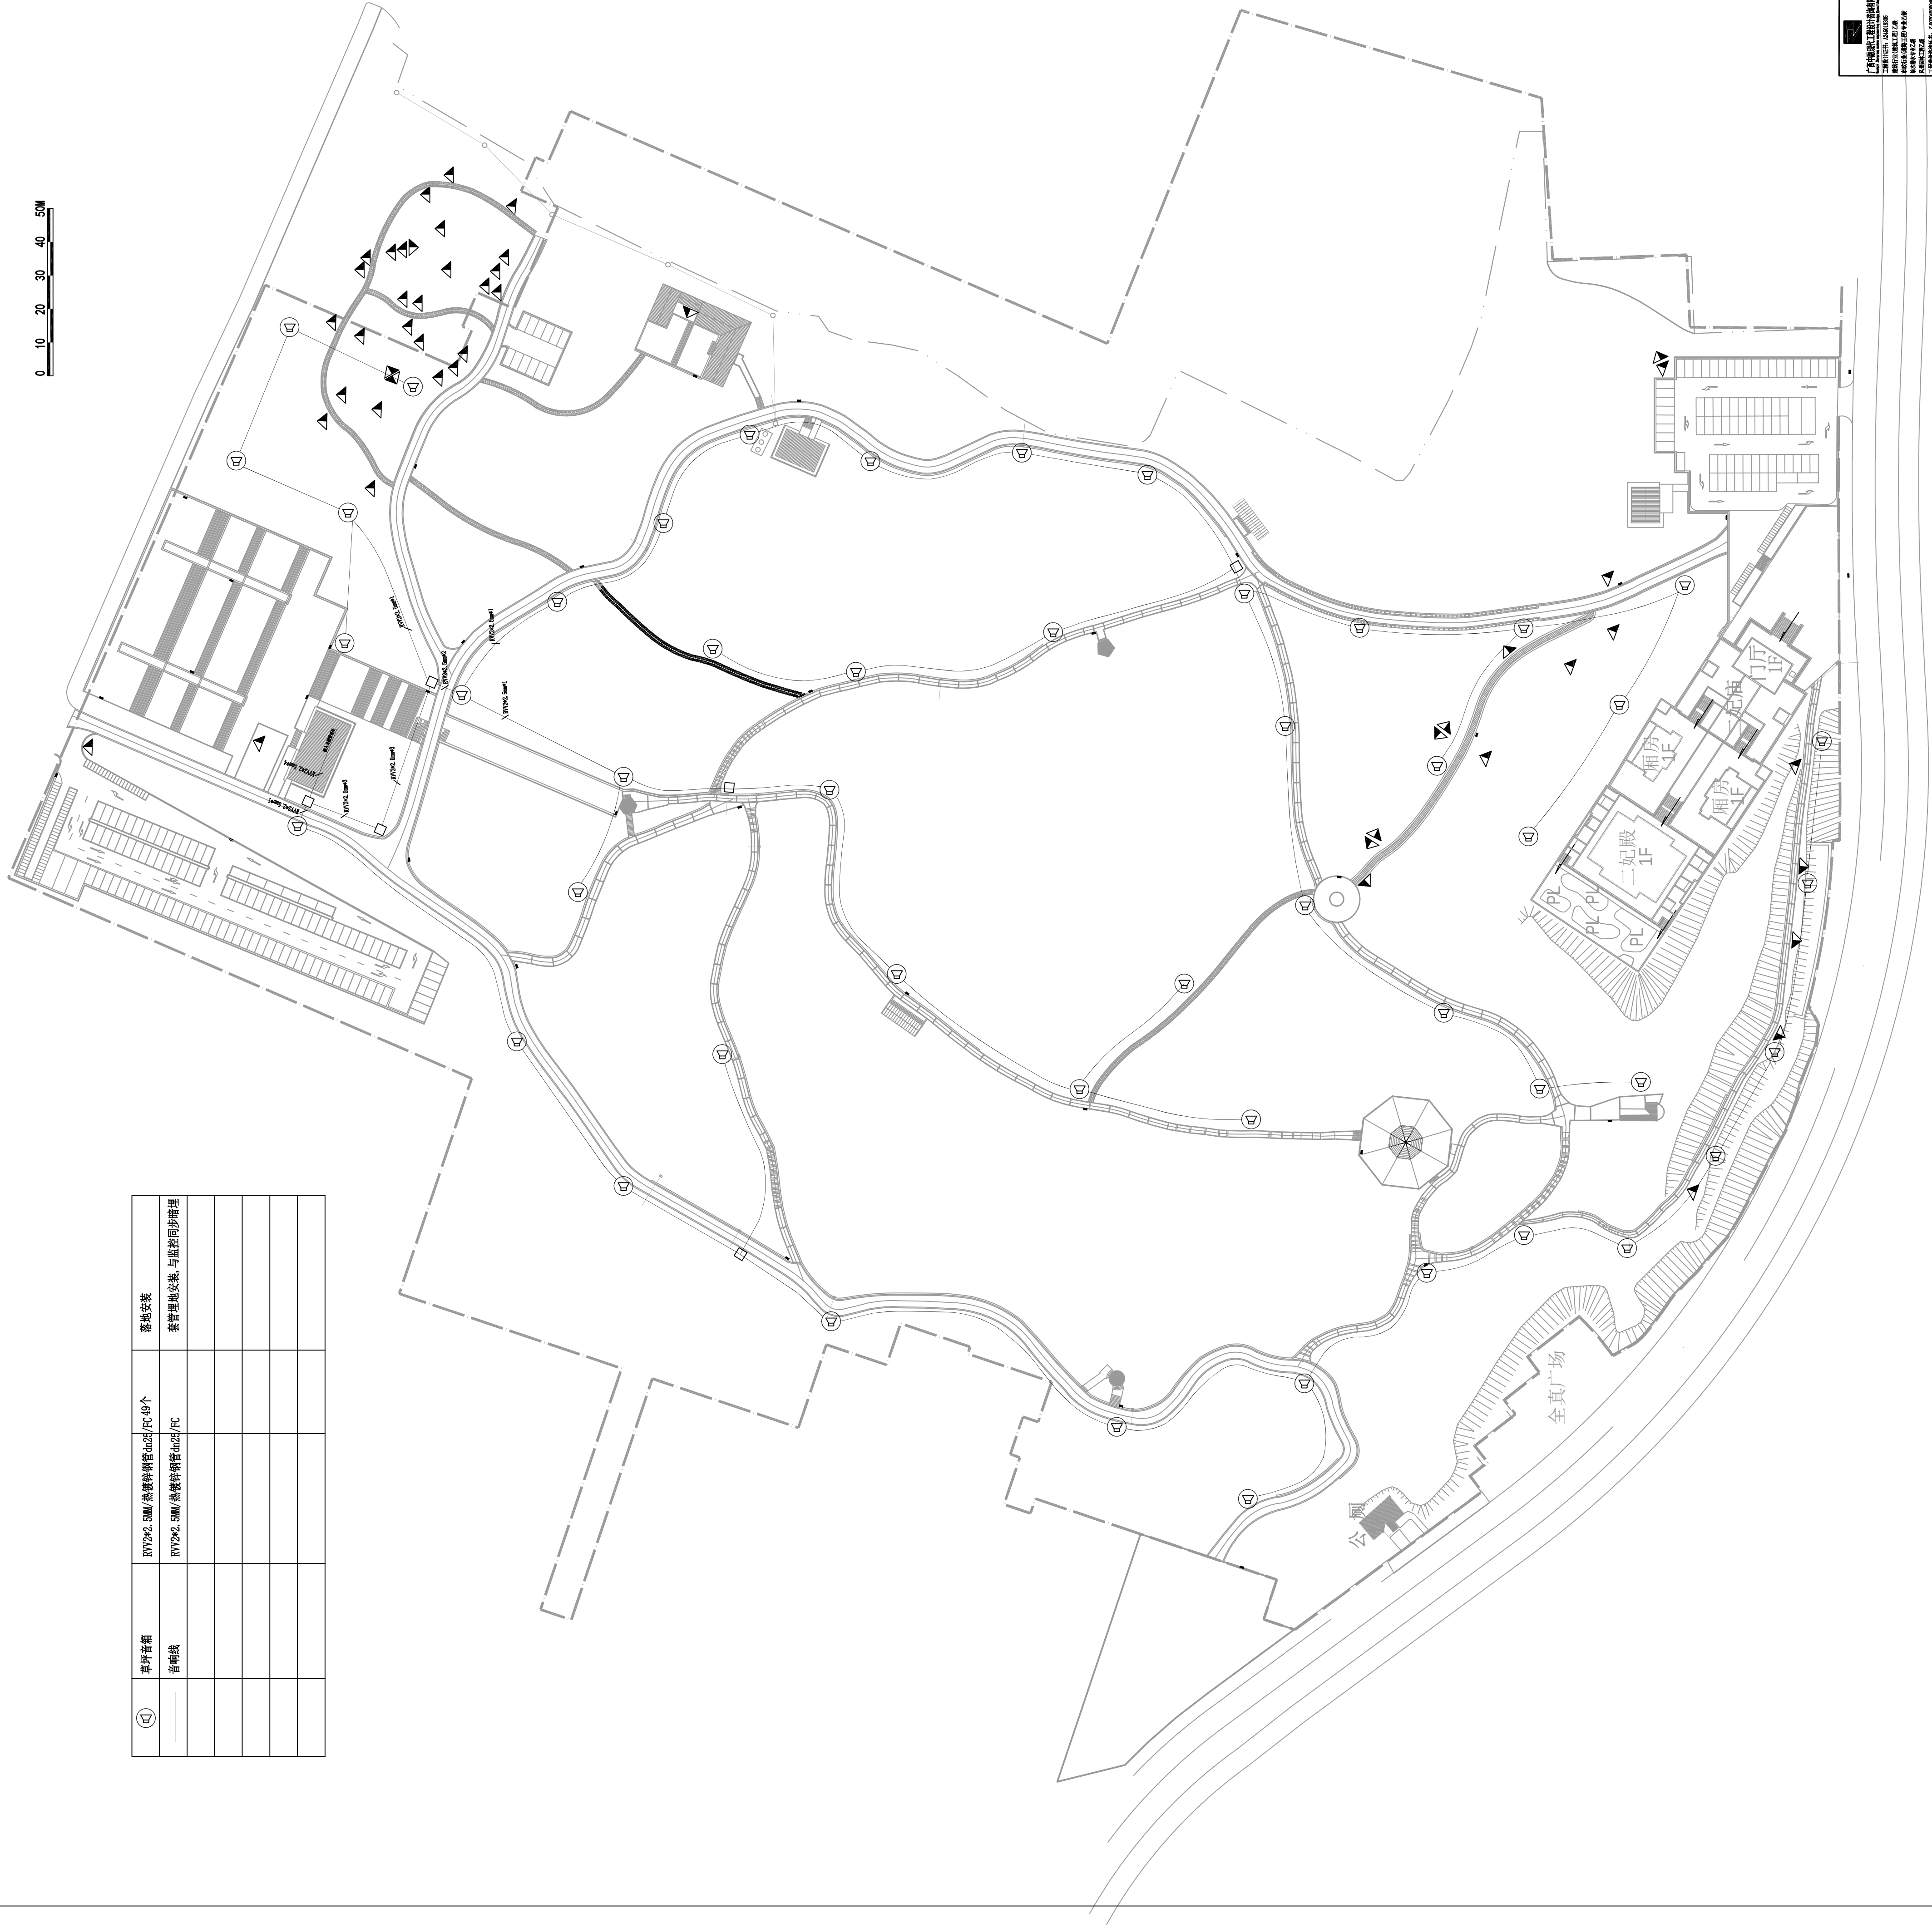

上海申通地铁集团有限公司
Shanghai Metro Group Co., Ltd.
地址: 上海市浦东新区世纪大道1500号
邮编: 200122
电话: 021-61111111
传真: 021-61111111
电子邮箱: shmetro@shmetro.com.cn
网站: www.shmetro.com.cn

上海申通地铁集团有限公司
Shanghai Metro Group Co., Ltd.
地址: 上海市浦东新区世纪大道1500号
邮编: 200122
电话: 021-61111111
传真: 021-61111111
电子邮箱: shmetro@shmetro.com.cn
网站: www.shmetro.com.cn

设计单位: 上海申通地铁集团有限公司
设计日期: 2025.12
设计阶段: 施工图
设计内容: 二妃殿
设计人: 张三
审核人: 李四
批准人: 王五
设计单位: 上海申通地铁集团有限公司
设计日期: 2025.12
设计阶段: 施工图
设计内容: 二妃殿
设计人: 张三
审核人: 李四
批准人: 王五

设计单位: 上海申通地铁集团有限公司
设计日期: 2025.12
设计阶段: 施工图
设计内容: 二妃殿
设计人: 张三
审核人: 李四
批准人: 王五
设计单位: 上海申通地铁集团有限公司
设计日期: 2025.12
设计阶段: 施工图
设计内容: 二妃殿
设计人: 张三
审核人: 李四
批准人: 王五

设计单位: 上海申通地铁集团有限公司
设计日期: 2025.12
设计阶段: 施工图
设计内容: 二妃殿
设计人: 张三
审核人: 李四
批准人: 王五
设计单位: 上海申通地铁集团有限公司
设计日期: 2025.12
设计阶段: 施工图
设计内容: 二妃殿
设计人: 张三
审核人: 李四
批准人: 王五

设计单位: 上海申通地铁集团有限公司
设计日期: 2025.12
设计阶段: 施工图
设计内容: 二妃殿
设计人: 张三
审核人: 李四
批准人: 王五
设计单位: 上海申通地铁集团有限公司
设计日期: 2025.12
设计阶段: 施工图
设计内容: 二妃殿
设计人: 张三
审核人: 李四
批准人: 王五

设计单位: 上海申通地铁集团有限公司
设计日期: 2025.12
设计阶段: 施工图
设计内容: 二妃殿
设计人: 张三
审核人: 李四
批准人: 王五
设计单位: 上海申通地铁集团有限公司
设计日期: 2025.12
设计阶段: 施工图
设计内容: 二妃殿
设计人: 张三
审核人: 李四
批准人: 王五

设计单位: 上海申通地铁集团有限公司
设计日期: 2025.12
设计阶段: 施工图
设计内容: 二妃殿
设计人: 张三
审核人: 李四
批准人: 王五
设计单位: 上海申通地铁集团有限公司
设计日期: 2025.12
设计阶段: 施工图
设计内容: 二妃殿
设计人: 张三
审核人: 李四
批准人: 王五