



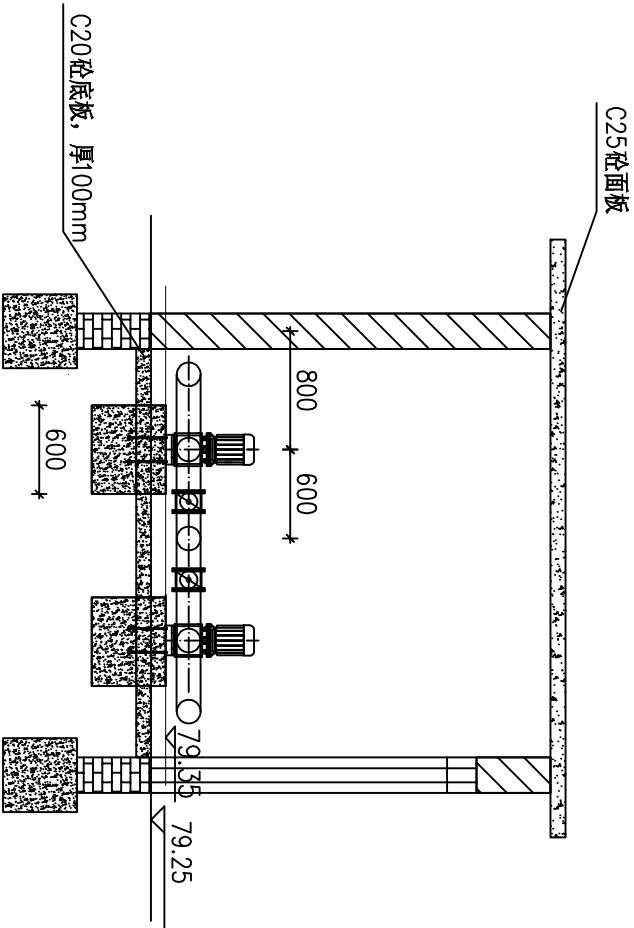



1-1剖面图

1:50

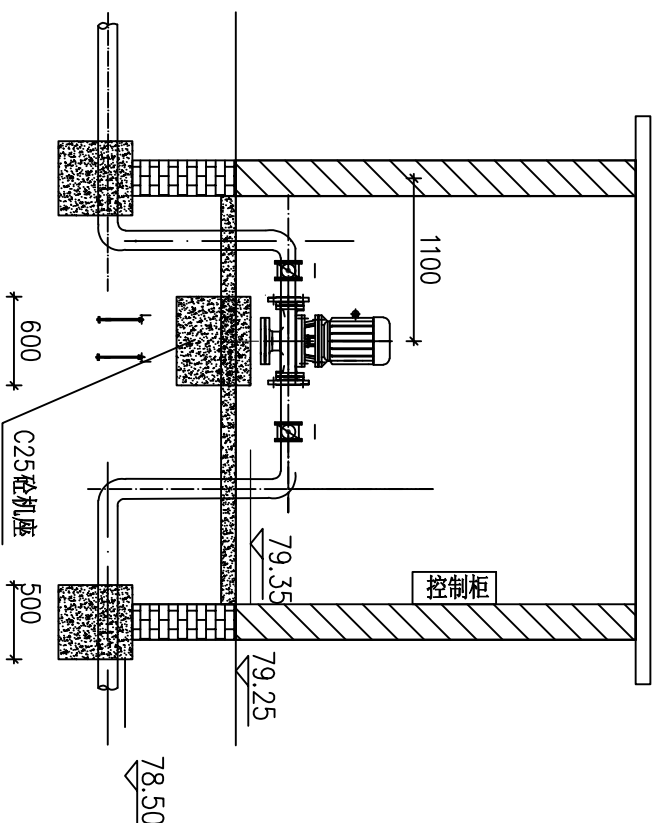


2-2剖面图

1:50

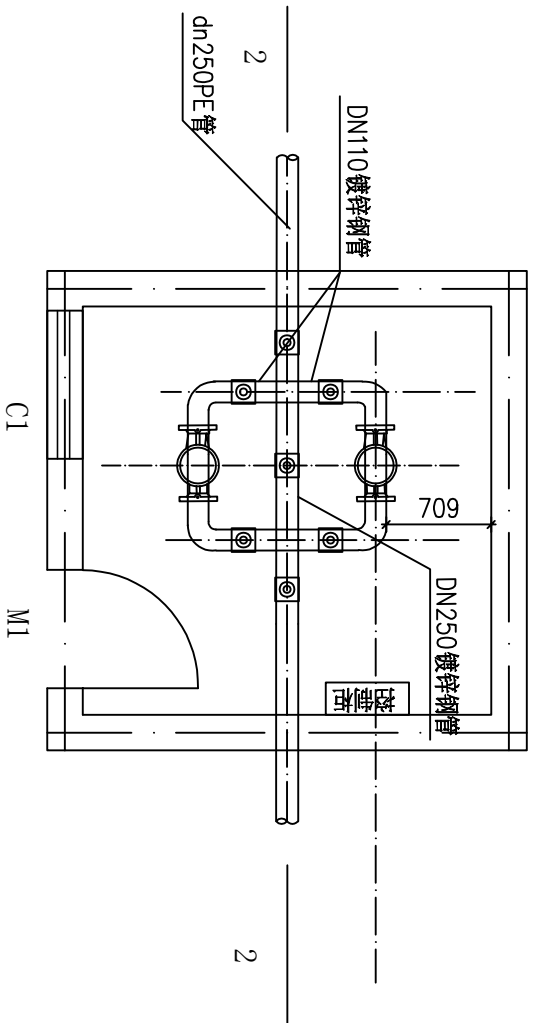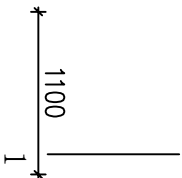

加压泵站设备平面图

1:50

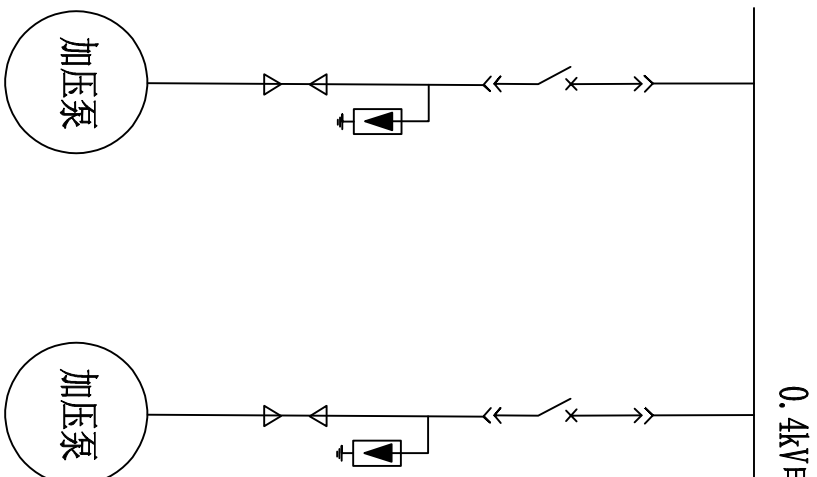

加压泵站电气接线图

说明:

- 1、本次设计利用原有泵房, 图中尺寸单位按mm计; 高程按m计。
- 2、机座要用 $6\phi 14$ 与原地板相连, 机座用C20砼。
- 3、水泵及电动机的具体尺寸以实物为准。机电设备采用IS680-200 (I) A管道泵。
- 4、本工程必须严格按照国家施工验收规范及有关规定进行施工。

广西南宁水利电力设计院有限公司

核定			南宁市邕宁区新江镇屯亮村		技施	设计
审查			供水保障工程		水工	部分
校核			加压泵站设备布置及接线示意图			
设计						
制图						
工程负责人			比例	见图	日期	2026. 5
会签单位	会签者	日期	图号	屯亮-人饮-28	档案号	
设计证号	A145004942					