






<div><p>建筑行业(建筑工程)甲级、市政行业(道路工程)甲级 证书编号: A134010292 市政行业(给水、排水、桥梁)乙级 风景园林工程设计专项乙级 电力行业(送电、变电)乙级 证书编号: A234010299 公路行业(公路)专业乙级 证书编号: A134010292 (临) 城乡规划编制甲级 证书编号: 自资规甲字23340766 工程勘察专业类岩土工程(勘察)乙级 证书编号: B234045935 土地规划机构乙级 证书编号: 皖土规资字第169号</p></div>	<div>中合一工程设计有限公司</div> <div>SinoHe No.1 Engineering &amp; Design Co. LTD</div>						业务号 Project No.				
							专 业 Discipline	电 气			
	建设单位 Client		桂林市妇女儿童医院				设计阶段 Stage	施工图			
	项目名称 Project Name		桂林市妇女儿童医院6号楼三层妇科一病区装修改造项目				图 号 Drawing No.	DS-00			
	单项名称 Entry Name						日 期 Date	2026. 02			
本设计图纸未经规划部门同意和审图机构认可,不得用于现场施工,仅供建设单位投资估算建设造价之参考图。修改图纸详见最新版本号图,之前版本号图纸作废,不得使用。											
图 纸 目 录 Drawing List											
序号 S.N	图纸名称 Drawing Title					图 号 Drawing No.	图 幅 Size	备 注 Comments			
00	目录					DS-00	A4				
01	电气设计说明(一)、电气设备材料表					DS-01	A2+1/2				
02	电气设计说明(二)、设备参数、护理通讯系统					DS-02	A2+1/2				
03	插座布置平面图					DS-03	A2+1/2				
04	照明配电平面图					DS-04	A2+1/2				
05	电视、电话、网络平面图					DS-05	A2+1/2				
06	呼叫系统平面示意图					DS-06	A2+1/2				
07	医疗气体系统设计施工总说明					DS-07	A2+1/2				
08	医疗气体系统安装大样图					DS-08	A2+1/2				
09	医疗气体系统平面示意图					DS-09	A2+1/2				
10	灯具平面示意图					DS-10	A2+1/2				
11											
12											
13											
14											
15											
16											
17											
18											
19											
20											
21											
22											
23											
24											
设计	宾 珊		校核	李伟		专业 负责人	梁星星		项目 负责人	林春华	

未加盖勘察设计出图专用章无效,未注明之处,仍参按原设计或现行的规范、规程、标准进行施工。








Comments | 备注

本發售圖樣未經裝訂圖樣，圖樣實屬臨時圖樣，不可用於現  
際施工，只供圖樣單位裝訂圖樣和實屬臨時圖樣之用。本  
發售圖樣未經裝訂圖樣，之前版本圖樣作廢，不得使用。

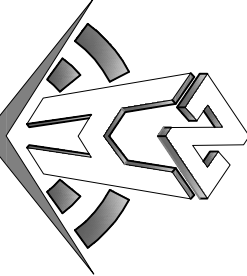[illegible]

**中合—工程设计有限公司**  
Sinohe No.1 Engineering & Design Co. LTD

证书

建筑行业(建筑工程)甲级、市政行业(道路工程)甲级 证书编号:A15010292	建筑行业(建筑工程)甲级、市政行业(道路工程)甲级 证书编号:A15010292
市政工程(给水、排水、桥梁)乙级	市政工程(给水、排水、桥梁)乙级
风景园林工程设计专项乙级	风景园林工程设计专项乙级
电力行业(发电、变电)乙级	电力行业(发电、变电)乙级
公路行业(公路专业)乙级	公路行业(公路专业)乙级
城乡规划编制单位甲级	城乡规划编制单位甲级
证书编号:自设聘用字2150706	证书编号:自设聘用字2150706
工程勘察专业类岩土工程(勘察)乙级	工程勘察专业类岩土工程(勘察)乙级
证书编号:K25003053	证书编号:K25003053
土地规划机构乙级	土地规划机构乙级
证书编号:院土政发字第06号	证书编号:院土政发字第06号

图审单位专用章	Stamp of Examination
---------	----------------------

单位出图专用章	Stamp of Design Unit
---------	----------------------

注册执业专用章 Stamp of Registration

---

軍校	校
----	---

桂林市妇女儿童医院

项目名称 (Project Name)

[illegible]

审定 approved by	毛勇	毛勇
审核 verified by	杨凯	杨凯
项目负责人 project manager	林善华	林善华
专业负责 professional manager	梁星星	梁星星
设计 design by	李伟	李伟
制图 drawn by	宾珊	宾珊


**图样名称 (Drawing Title)**

### 插座布置平面图

工程编号 Engineering Number	
专业 Discipline	电气
版本号 Version No.	第一版
比例 Scale	1:100
设计阶段 Stage	施工图
图号 Drawing No.	DS-03
日期 Date	2026.02

太

1. 本图纸著作权及其他相关权益属中合一工程设计有限公司所有。  
未经本公司书面同意, 不得复制本图纸。
2. 本图纸应与其他相关配套设计文件统一使用。
3. 未加盖本公司出图专用章, 图纸无效。

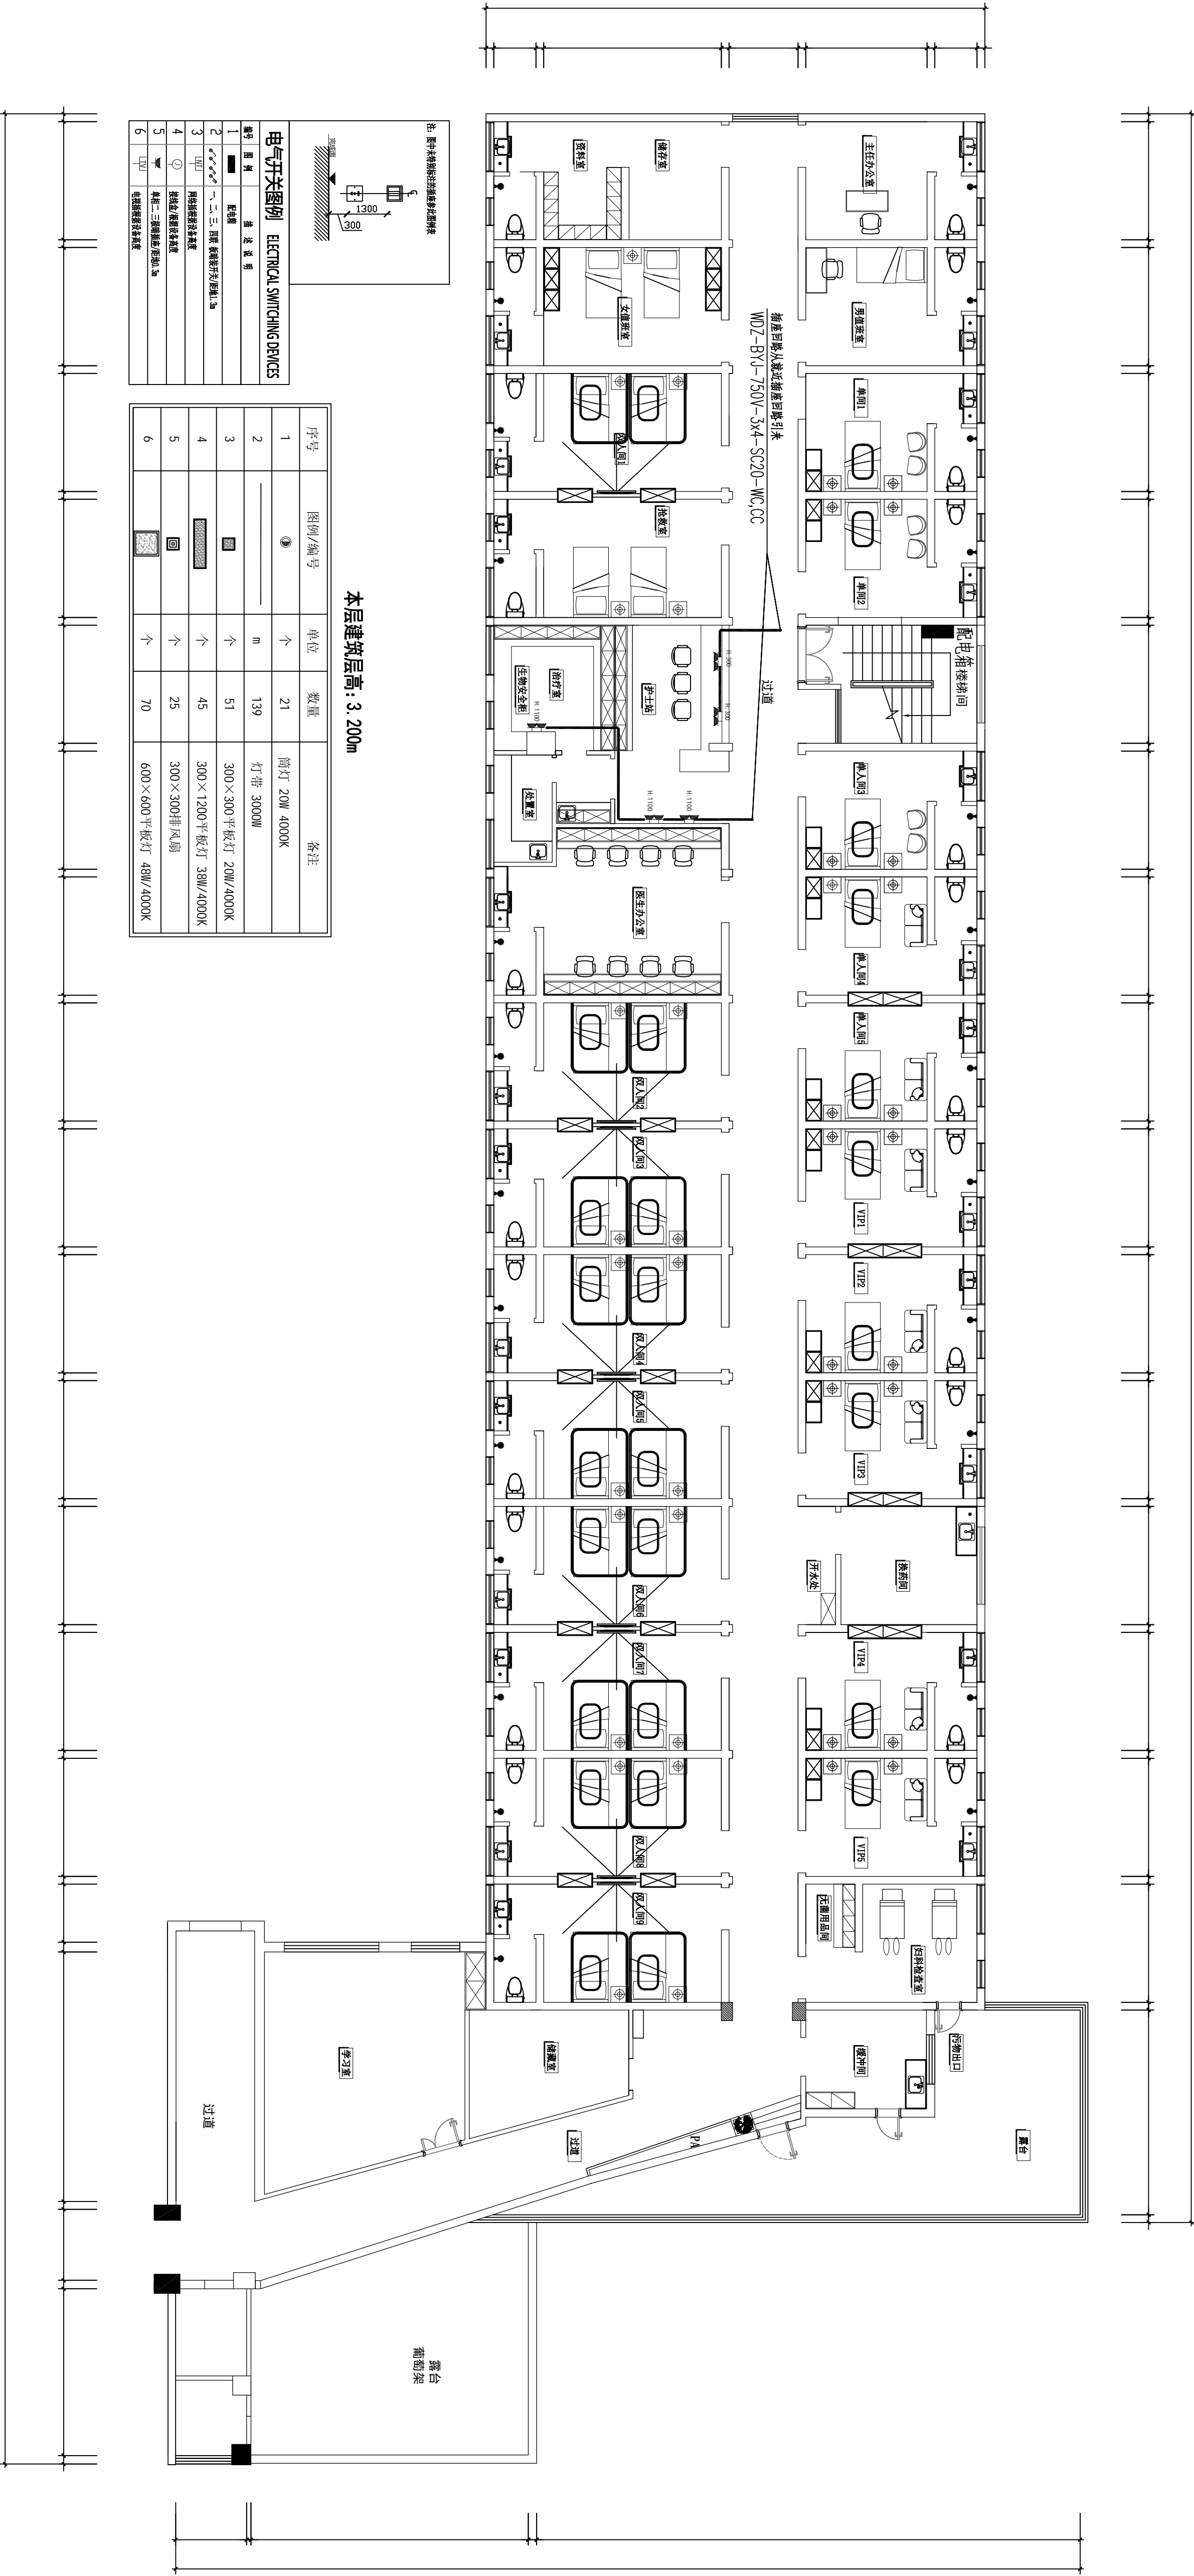

插座布置平面图  
1:100


1:100





备注 | Comments  
本设计图纸未经过审批，严禁擅自修改或用于其他项目。如有需要，须经设计人同意，并加盖公章。否则，后果自负。  
设计人：[Signature]

设计单位：[Institution Name]

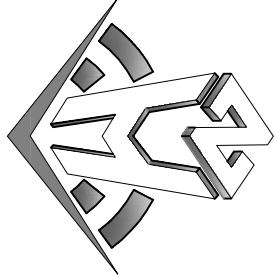

中合工程设计有限公司  
Zhonghe Engineering & Design Co., Ltd.

设计人：[Name]  
审核人：[Name]  
批准人：[Name]  
设计日期：[Date]  
审核日期：[Date]  
批准日期：[Date]

图例：[Legend]

备注：[Notes]

主要设备材料表：[Table]

设计人：[Name]

审核人：[Name]

批准人：[Name]

设计日期：[Date]

审核日期：[Date]

批准日期：[Date]

设计人：[Name]

审核人：[Name]

批准人：[Name]

设计日期：[Date]

审核日期：[Date]

批准日期：[Date]

设计人：[Name]

审核人：[Name]

批准人：[Name]

设计日期：[Date]

审核日期：[Date]

批准日期：[Date]

设计人：[Name]

审核人：[Name]

批准人：[Name]

设计日期：[Date]

审核日期：[Date]

批准日期：[Date]

设计人：[Name]

审核人：[Name]

批准人：[Name]

设计日期：[Date]

审核日期：[Date]

批准日期：[Date]

设计人：[Name]

审核人：[Name]

批准人：[Name]












备注 | Comments

本坡主園林宋密察總門匪賊黃國恩等以司不願用于現  
案據口交非關涉并查該匪徒在該園內竊令之參等因。奉  
府憲批并同廳據該本中園之巡捕長中園探杜發，不獲使用。

设计单位 | DESIGN INSTITUTE

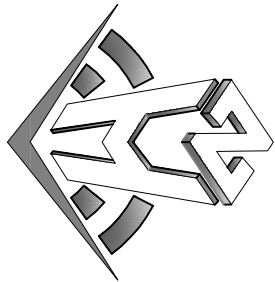

**中合—工程设计有限公司**  
SinoHe No.1 Engineering & Design Co. LTD

注册

建筑专业(建筑工程)甲级、市政行业(港口工程)甲级  
证书编号: A15010292

市政工程 (给排水、排水、桥梁) 乙级  
风景园林工程设计专项乙级  
电力行业(送电、变电)乙级 证书编号: A23010299

公路行业(公路)专业乙级 证书编号: A15010782 (第  
二项为增项编制用章)

注册设备 自动化工程2130706  
注册环保专业工程师(给排水) 乙级  
证书编号: B15040335

注册造价工程师  
证书编号: 皖工建字第08号

图审单位专用章	Stamp of Examination
---------	----------------------

注册执业专用章	Stamp of Registration
---------	-----------------------

合作單位 PARTICIPATOR:			
審核 Verified by	校對 Checked by	設計 Designer	

桂林市妇女儿童医院

桂林市妇女儿童医院6号楼三层妇科一病区

**单项名称 (entry name)**

Approved by:	審 核	項目負責人 Project manager	專業負責 Professional manager	設計 Design	繪圖 Drawing
毛勇	楊凱	林春華	梁星星	李偉	吳珊

**图 纸 标 题 (Drawing Title)**

### 医疗气体系统平面示意图

工程编号		
专业	电 气	设计阶段
版本编号		图 号
比例	1:100	日期
Scale		2026.02

太

1. 本图纸著作权及其他相关权益属中合一工程设计有限公司所有。  
未经本公司书面同意, 不得复制本图纸。
2. 本图纸应与其他相关配套设计文件统一使用。
3. 未加盖本公司出图专用章, 图纸无效。

医疗气体系统平面示意图  
1:100

