



* 本图纸的版权,属广西智意建筑设计有限公司
 所有,不得用于本工程以外范围。
 * 本图纸需手续齐全方可用于施工。
 * 本图须加盖本公司出图签章,否则一律无效。

序号 No.	说明书或图纸名称 Spec. or Dwg. Name		图号 Dwg. No.	图 纸 规 格 An×Pages	涉 及 的 原 图 号 Before Dwg. No.	更 改 识 标 识 change	附 注 Remark		
0	目录		SS-00	A4					
1	给排水设计总说明与图例		SS-T01	A2					
2	给排水总平图		SS-T02	A3					
3	粪房给排水平面图, 材料表		SS-01	A2					
4									
5									
6									
7									
8									
9									
10									
11									
12									
13									
14									
15									
16									
17									
18									
19									
20									
21									
22									
23									
项目负责人 Item. Prin	李 冰		工 程 号 Pjt .No.				专 业 Dept.	给排水	
专业负责人 Chief	王云通		建设单位 Client	陆川县农业农村局			图 号 Dwg. No.	SS-00	
审 定 Approved	杨朝旭		工程名称 Project	温泉镇风淳村鹧鸪标准化养殖项目---粪房			阶 段 Stage	施工图	
审 核 Examined	王云通		图纸名称 Title				图纸目录	比 例 Scale	详 图
校 对 Checked	黄 灵							日 期 Date	2026 年 07 月
设 计 Designed	黄怡婧		 广西智意建筑设计有限公司 Guangxi Zhiyi Architectural Design Co., Ltd.			工程设计资质（证号 A245018693）：建筑行业《建筑工程》乙级 市政行业《道路工程》乙级 市政行业《给水工程》乙级 市政行业《排水工程》乙级			

建	结	给	电	暖
筑	构	排	气	通
		水		

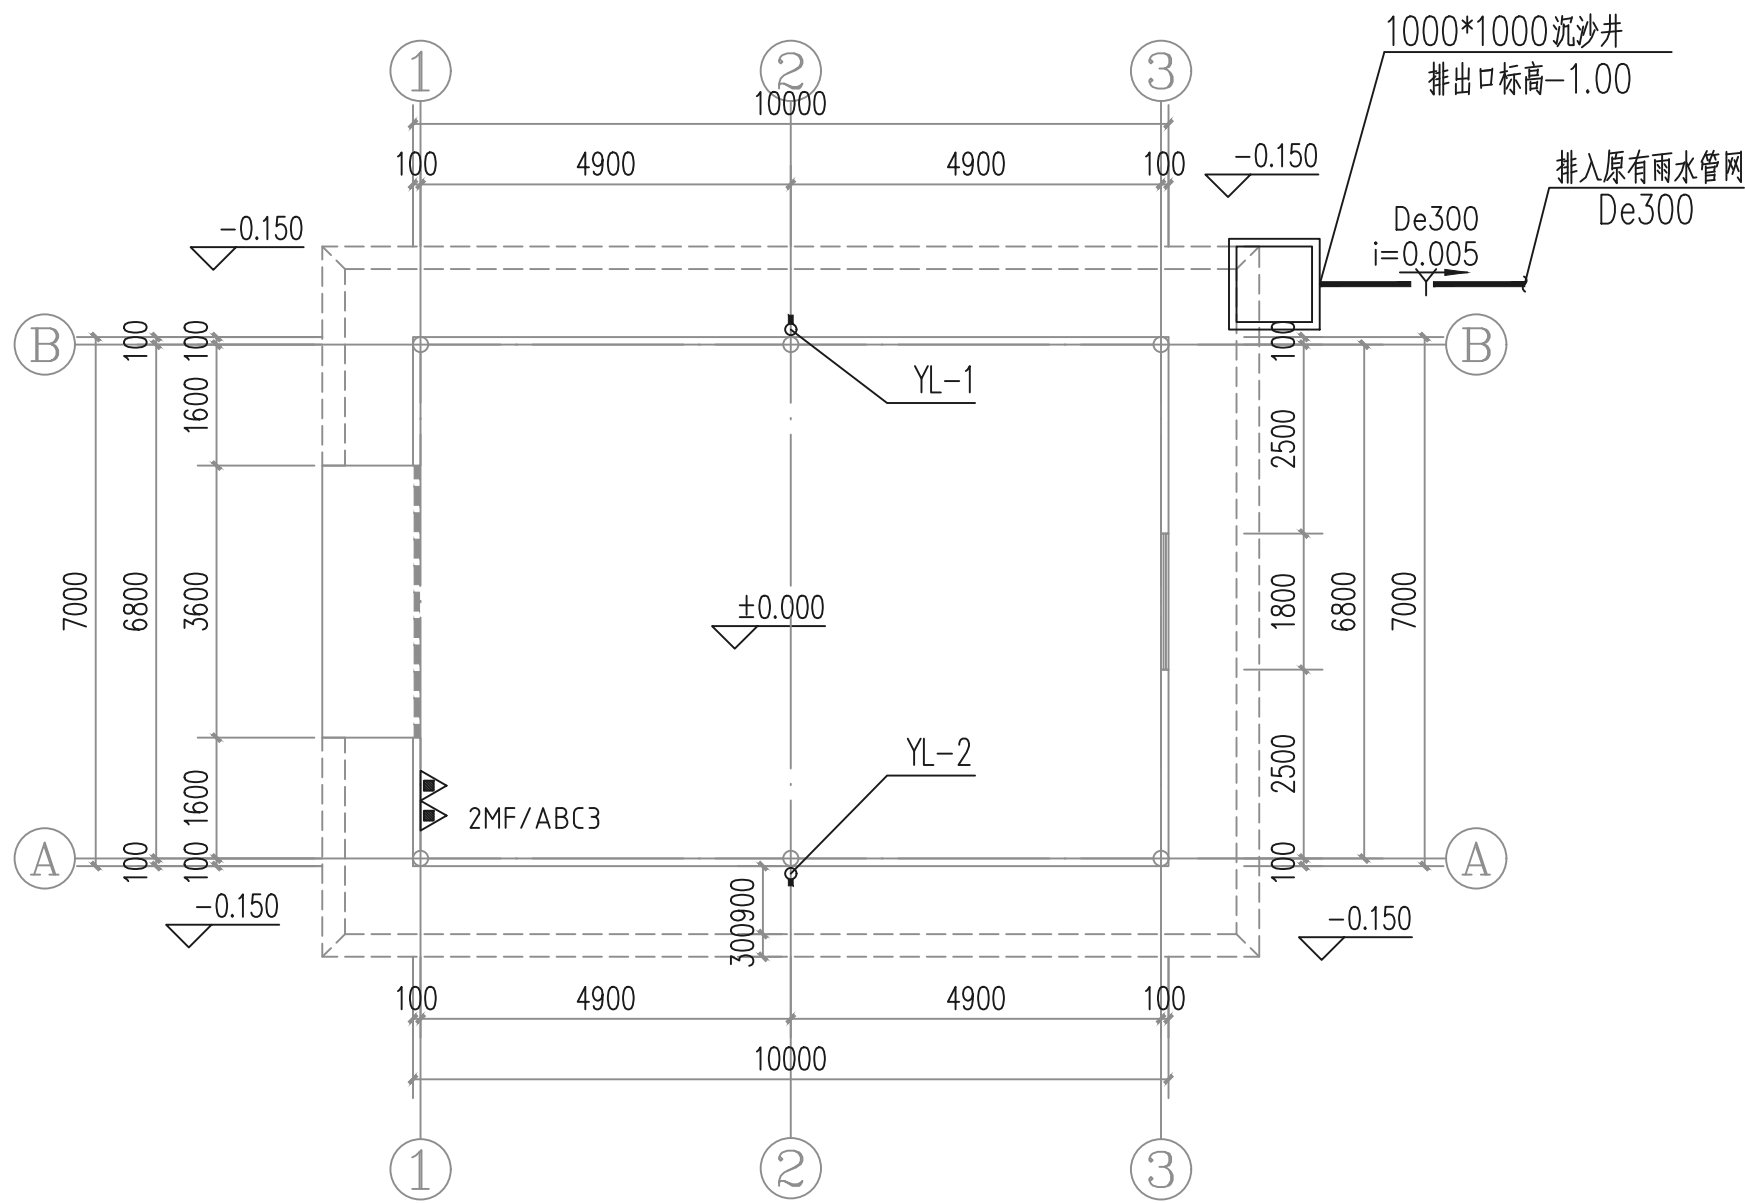


粪房一层给排水平面图 1:100

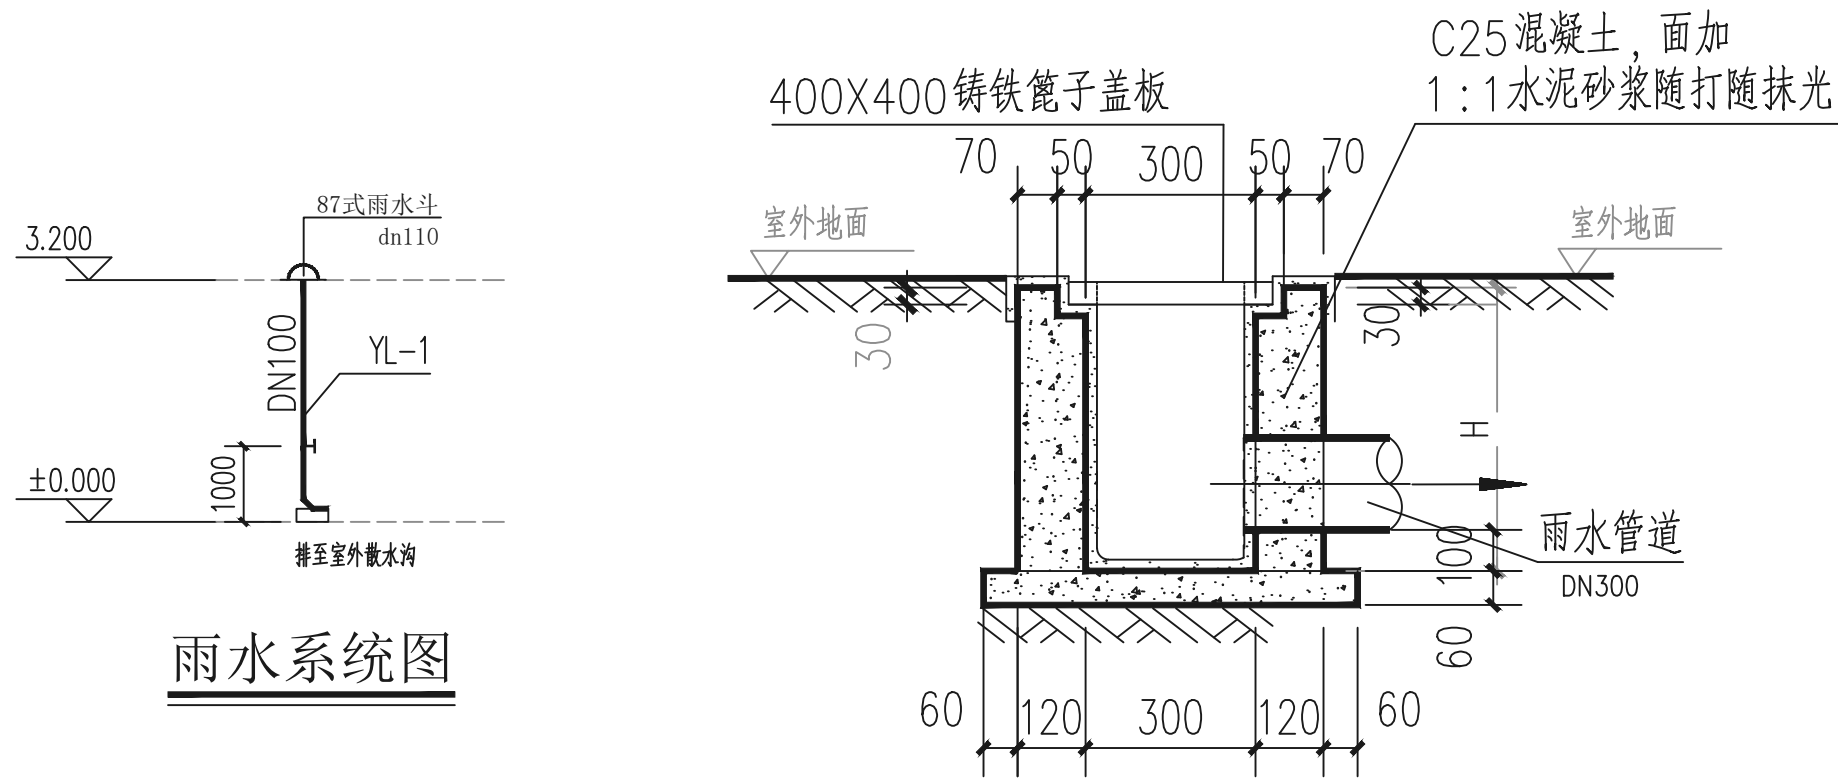

雨水系统图

沉沙出水口大样 1:20

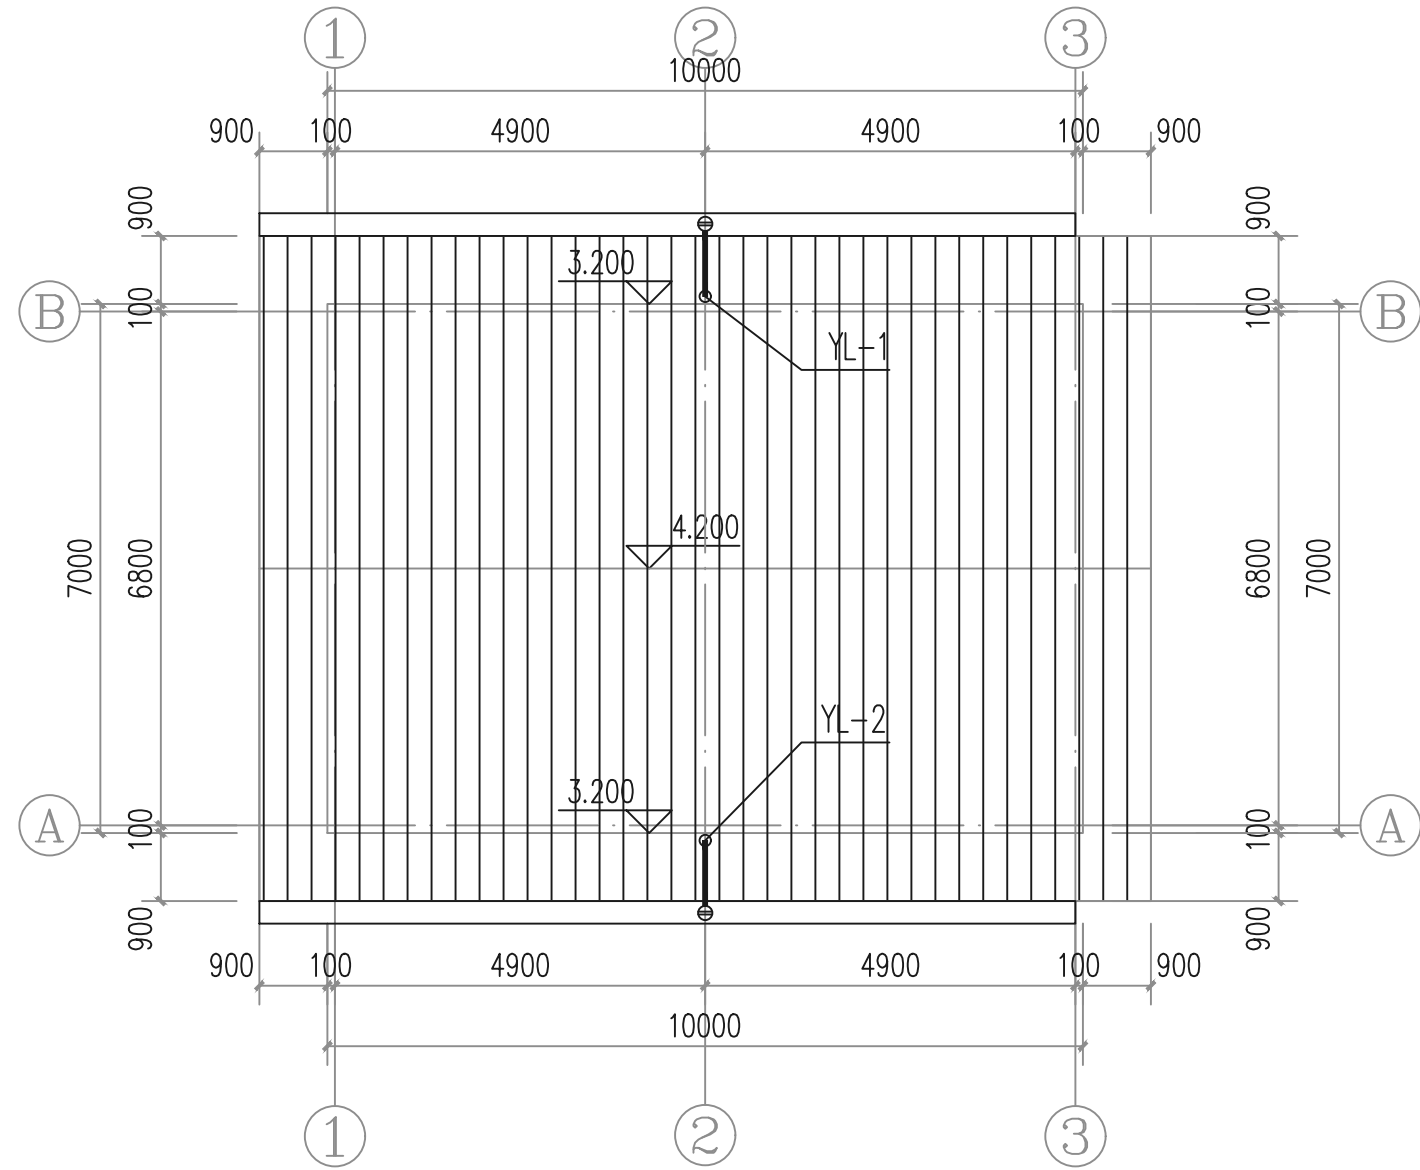

粪房屋顶层给排水平面图 1:100

给排水主要设备材料表

序号	名称	型号、规格及材料	单位	数量	备注
1	PVC-U排水塑料管	dn110	米	按实际	屋面雨水排水
2	87式雨水斗	dn110	个	2	
3	手提式干粉灭火器	MF/ABC3 磷酸铵盐	具	2	
4	沉沙井	1000*1000*1000	座	1	

注：本材料表未包括室外部分给排水材料。
材料表仅为参考，具体材料及数量以图纸为准。



广西智意建筑设计有限公司
Guangxi Zhiyi Architectural Design Co., Ltd.

工程设计资质(证号 A245018693)
建筑行业(建筑工程):乙级
市政行业(道路工程):乙级
市政行业(给水工程):乙级
市政行业(排水工程):乙级

附注:
* 本图纸的版权,属广西智意建筑设计有限公司所有,不得用于本工程以外范围。
* 本图纸需手续齐全方可用于施工。
* 本图须加盖本公司出图签章,否则一律无效。

注册执业章:
Seal Of Certified Designer

出图章:
Seal Of Drawing Issue

建设单位
Client

陆川县农业农村局

工程名称
Proj. Name

温泉镇风淳村鹤鹑标准化养殖项目

子项名称
Sub Item

粪房

图纸名称
Drawing's Title

粪房给排水平面图,材料表

签署
Signature

项目负责人
Item Prin

李冰

专业负责人
Chief

王云通

审定
Approved

杨朝旭

审核
Examined

王云通

校对
Checked

黄灵

设计
Designed

黄怡婧

工程号
Engineering

设计阶段
Design Stage

施工图

图号
Drawing No.

SS-01

专业
Profession

给排水

比例
Scale

1:100

版次
Edition

第1版

出图日期
Date

2026.07