



广西智意建筑设计有限公司
Guangxi Zhiyi Architectural Design Co., Ltd.

工程设计资质（证号 A245018693）
建筑行业（建筑工程）：乙级
市政行业（道路工程）：乙级
市政行业（给水工程）：乙级
市政行业（排水工程）：乙级

附注：
* 本图纸的版权，属广西智意建筑设计有限公司所有，不得用于本工程以外范围。
* 本图纸需手续齐全方可用于施工。
* 本图须加盖本公司出图签章，否则一律无效。

注册执业章：
Seal Of Certified Designer

出图章：
Seal Of Drawing Issue

建设单位
Client

陆川县农业农村局

工程名称
Proj. Name

温泉镇风淳村鹤鹑标准化养殖项目

子项名称
Sub Item

养殖棚

图纸名称
Drawing Title

给排水总平图

签署
Signature


项目负责人 Item Prin	李冰	
	程炳炎	
专业负责人 Chief	王云通	
审定 Approved	杨朝旭	
审核 Examined	王云通	
校对 Checked	黄灵	
设计 Designed	黄怡婧	

工程号
Engineering

设计阶段 Design Stage	施工图	图号 Drawing No.	SS-T02
----------------------	-----	-------------------	--------

专业 Profession	给排水	比例 Scale	1:500
------------------	-----	-------------	-------

版次 Edition	第1版	出图日期 Date	2026. 07
---------------	-----	--------------	----------

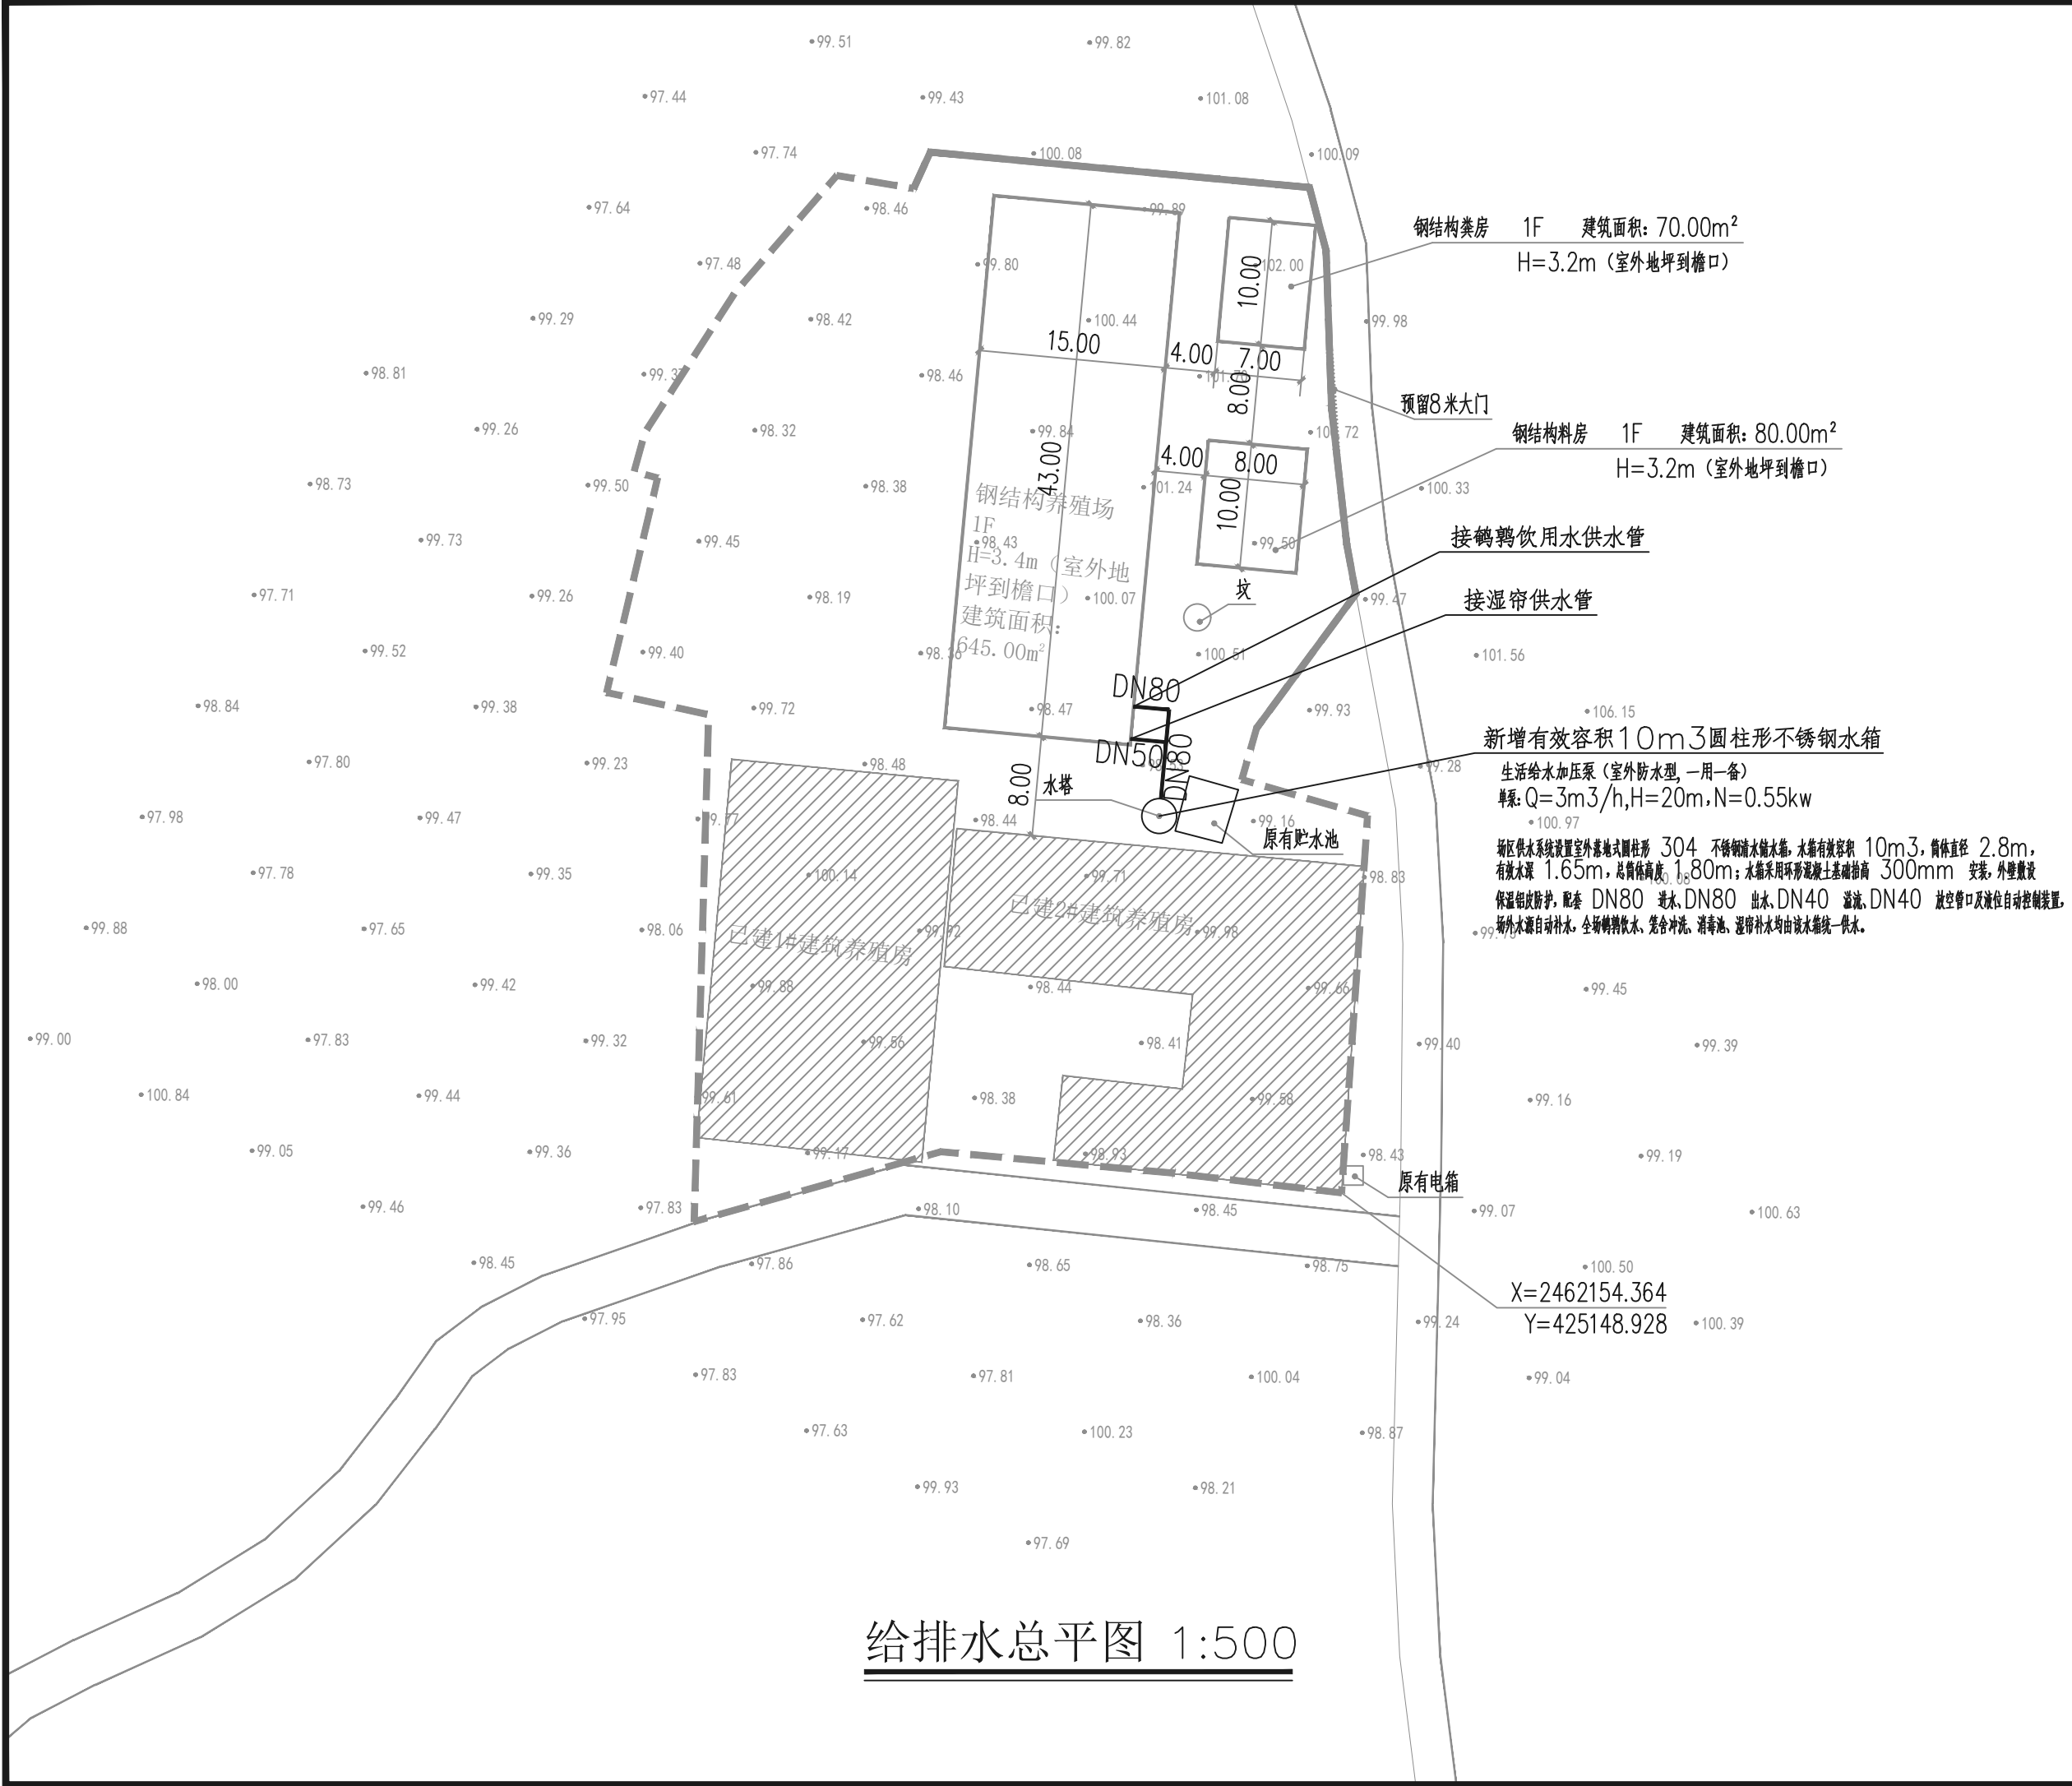

给排水总平图 1:500