

排水沟出口平面大样 1:50

A-A剖面图

±0.000平面图 1:100
占地面积: 1316.99m²
本层建筑面积: 1290.62m²
总建筑面积: 1290.62m²
总计容建筑面积: 2527.99m²

中国轻工业南宁设计工程有限公司 China CNC Engineering Co., Ltd. 工程设计证书 A145001518 A245001515 CERTIFICATE NO.			
项目负责人 PROJECT LEADER	罗思录 钟雷	罗思录	钟雷
专业负责人 DISCIPLINE LEADER	梁雪	梁雪	
审定人 APPROVER	黄伟华	黄伟华	
审核人 VERIFIER	韦伟	韦伟	
校核人 CHECKER	林晓珍	林晓珍	
设计人 DESIGNER	朱紫琳	朱紫琳	
制图人 DRAWER	朱紫琳	朱紫琳	
阶段 PHASE	施工图	专业 DISCIPLINE	给排水
图幅 SIZE	A1	版本 REVISION	A
建设单位 CLIENT/OWNER	南宁市江丰粮食收储管理中心		
项目名称 PROJECT NAME	南宁市江南区中心粮食储备库项目		
子项名称 ITEM NAME	3#粮食平房仓及柴油发电机房		
图纸名称 DRAWING NAME	±0.00平面图、排水沟出口大样		
图号 DRAWING NO.	M1632SS-4-2		
0H153JML			

±0.000平面图 1:100

占地面积：1316.99m²
本层建筑面积：1290.62m²
总建筑面积：1290.62m²
总计容建筑面积：2527.99m²

中国轻工业南宁设计工程有限公司 China CNC Engineering Co., Ltd.			
工程设计证书 A145001518 A245001515			
项目负责人 PROJECT LEADER	罗思录 钟雷	罗思录	钟雷
专业负责人 DISCIPLINE LEADER	梁雪	梁雪	
审定人 APPROVER	黄伟华	黄伟华	
审核人 VERIFIER	韦伟	韦伟	
校核人 CHECKER	林晓珍	林晓珍	
设计人 DESIGNER	朱紫琳	朱紫琳	
制图人 DRAWER	朱紫琳	朱紫琳	
阶段 PHASE	施工图	专业 DISCIPLINE	给排水
图幅 SIZE	A1	版本 REVISION	A
建设单位 CLIENT/OWNER	南宁市江丰粮食收储管理中心		
项目名称 PROJECT NAME	南宁市江南区中心粮食储备库项目		
子项名称 ITEM NAME	3#粮食平房仓及柴油发电机房		
图纸名称 DRAWING NAME	±0.00平面图、排水沟排出口大样		
图号 DRAWING NO.	M1632SS-4-2		
0H153JML			


[illegible]

D

E

F

G

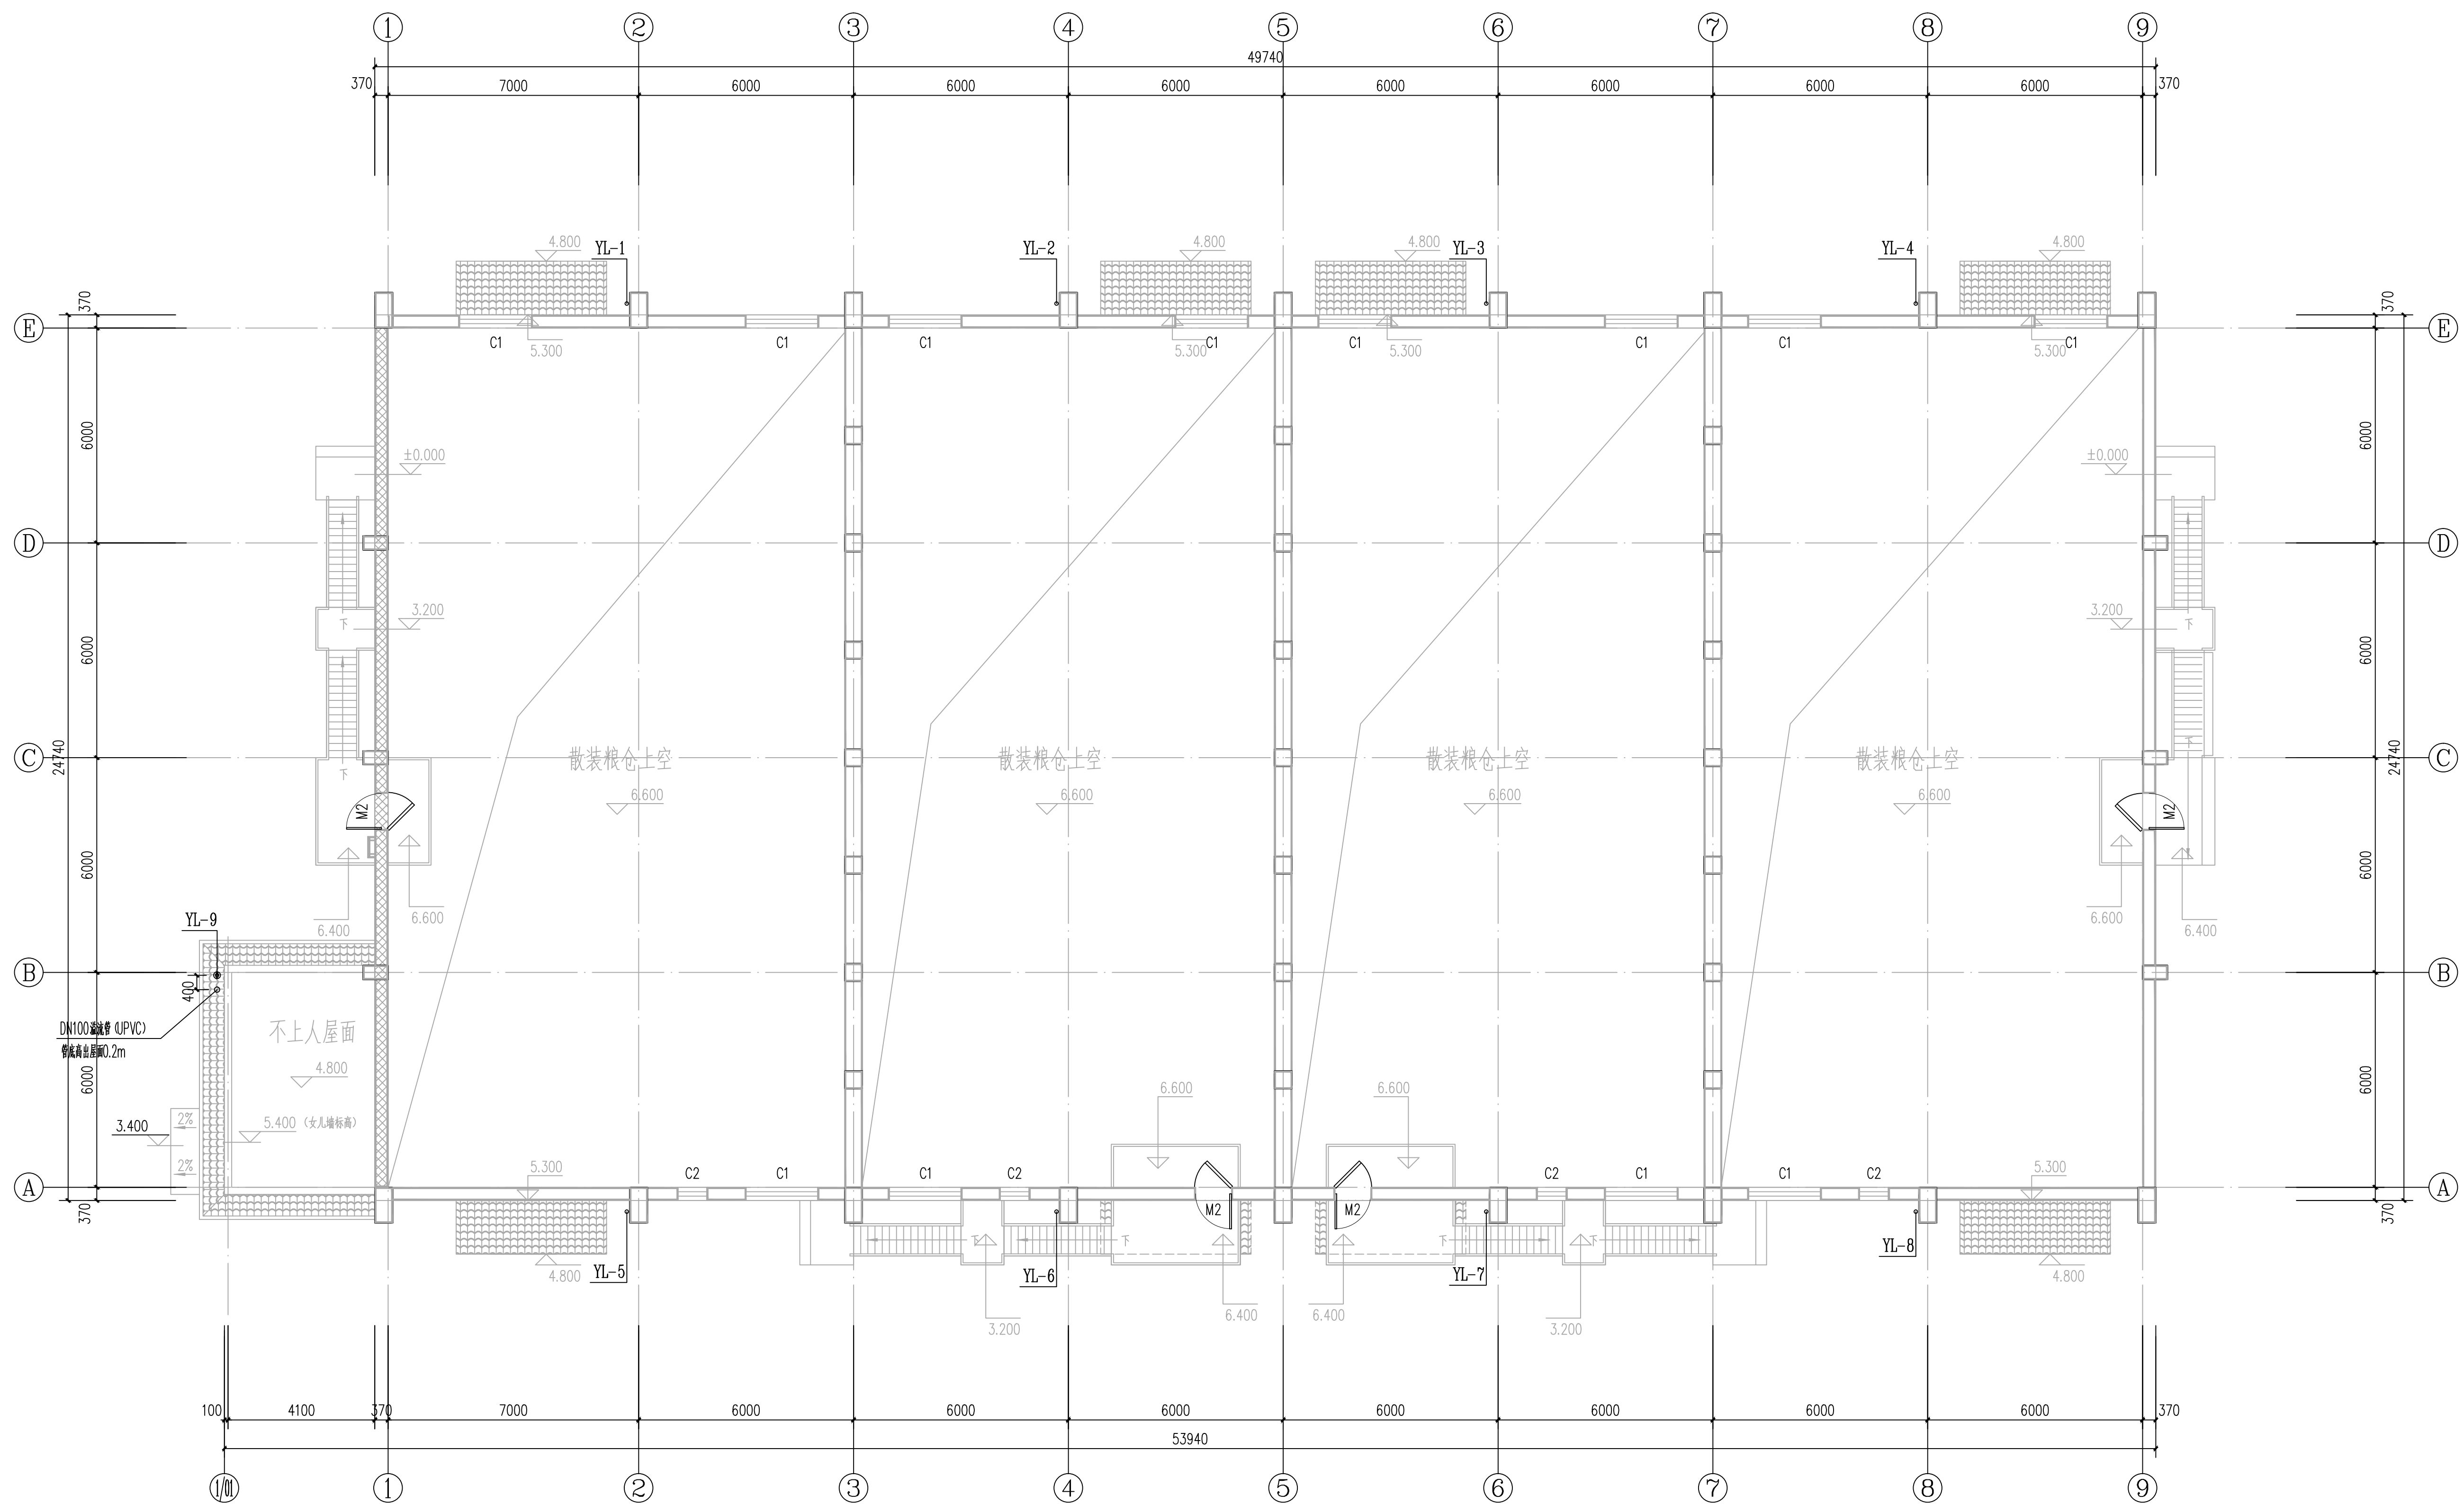H

粮仓上空平面图 1:100

中国轻工业南宁设计工程有限公司
China CNDC Engineering Co., Ltd.
工程设计证书 A145001518 A245001515
CERTIFICATE NO.

项目负责人 PROJECT LEADER	罗忠录	钟蕾	罗忠录	钟蕾
专业负责人 DISCIPLINE LEADER	梁雪		梁雪	
审定人 APPROVER	黄伟华		黄伟华	
审核人 VERIFIER	韦伟		韦伟	
校核人 CHECKER	林晓珍		林晓珍	
设计人 DESIGNER	朱紫琳		朱紫琳	
制图人 DRAWER	朱紫琳		朱紫琳	
阶段 PHASE	施工图	专业 DISCIPLINE	给排水	比例 SCALE
图幅 SIZE	A1	版本 REVISION	A	日期 DATE
				1:100
				2023. 10

建设单位 CLIENT/OWNER	南宁市江丰粮食收储管理中心
项目名称 PROJECT NAME	南宁市江南区中心粮食储备库项目
子项名称 ITEM NAME	3#粮食平房仓及柴油发电机房
图纸名称 DRAWING NAME	粮仓上空平面图
图 号 DRAWING NO.	M1632SS-4-3
 0H153JLL	

会 签	工 艺 PROCESS	结 构 STRUCT.	电 气 ELEC.	动 力 POWER
C0 - SIGN	总图/规划 A. LAYOUT/PLANNING	给排水 WS. & S.D.	自 控 INST.	
	建 筑 ARCHT.	暖 通 HVAC	环 保 POLL.	


D	
---	--

E	
---	--

 
F

G

H

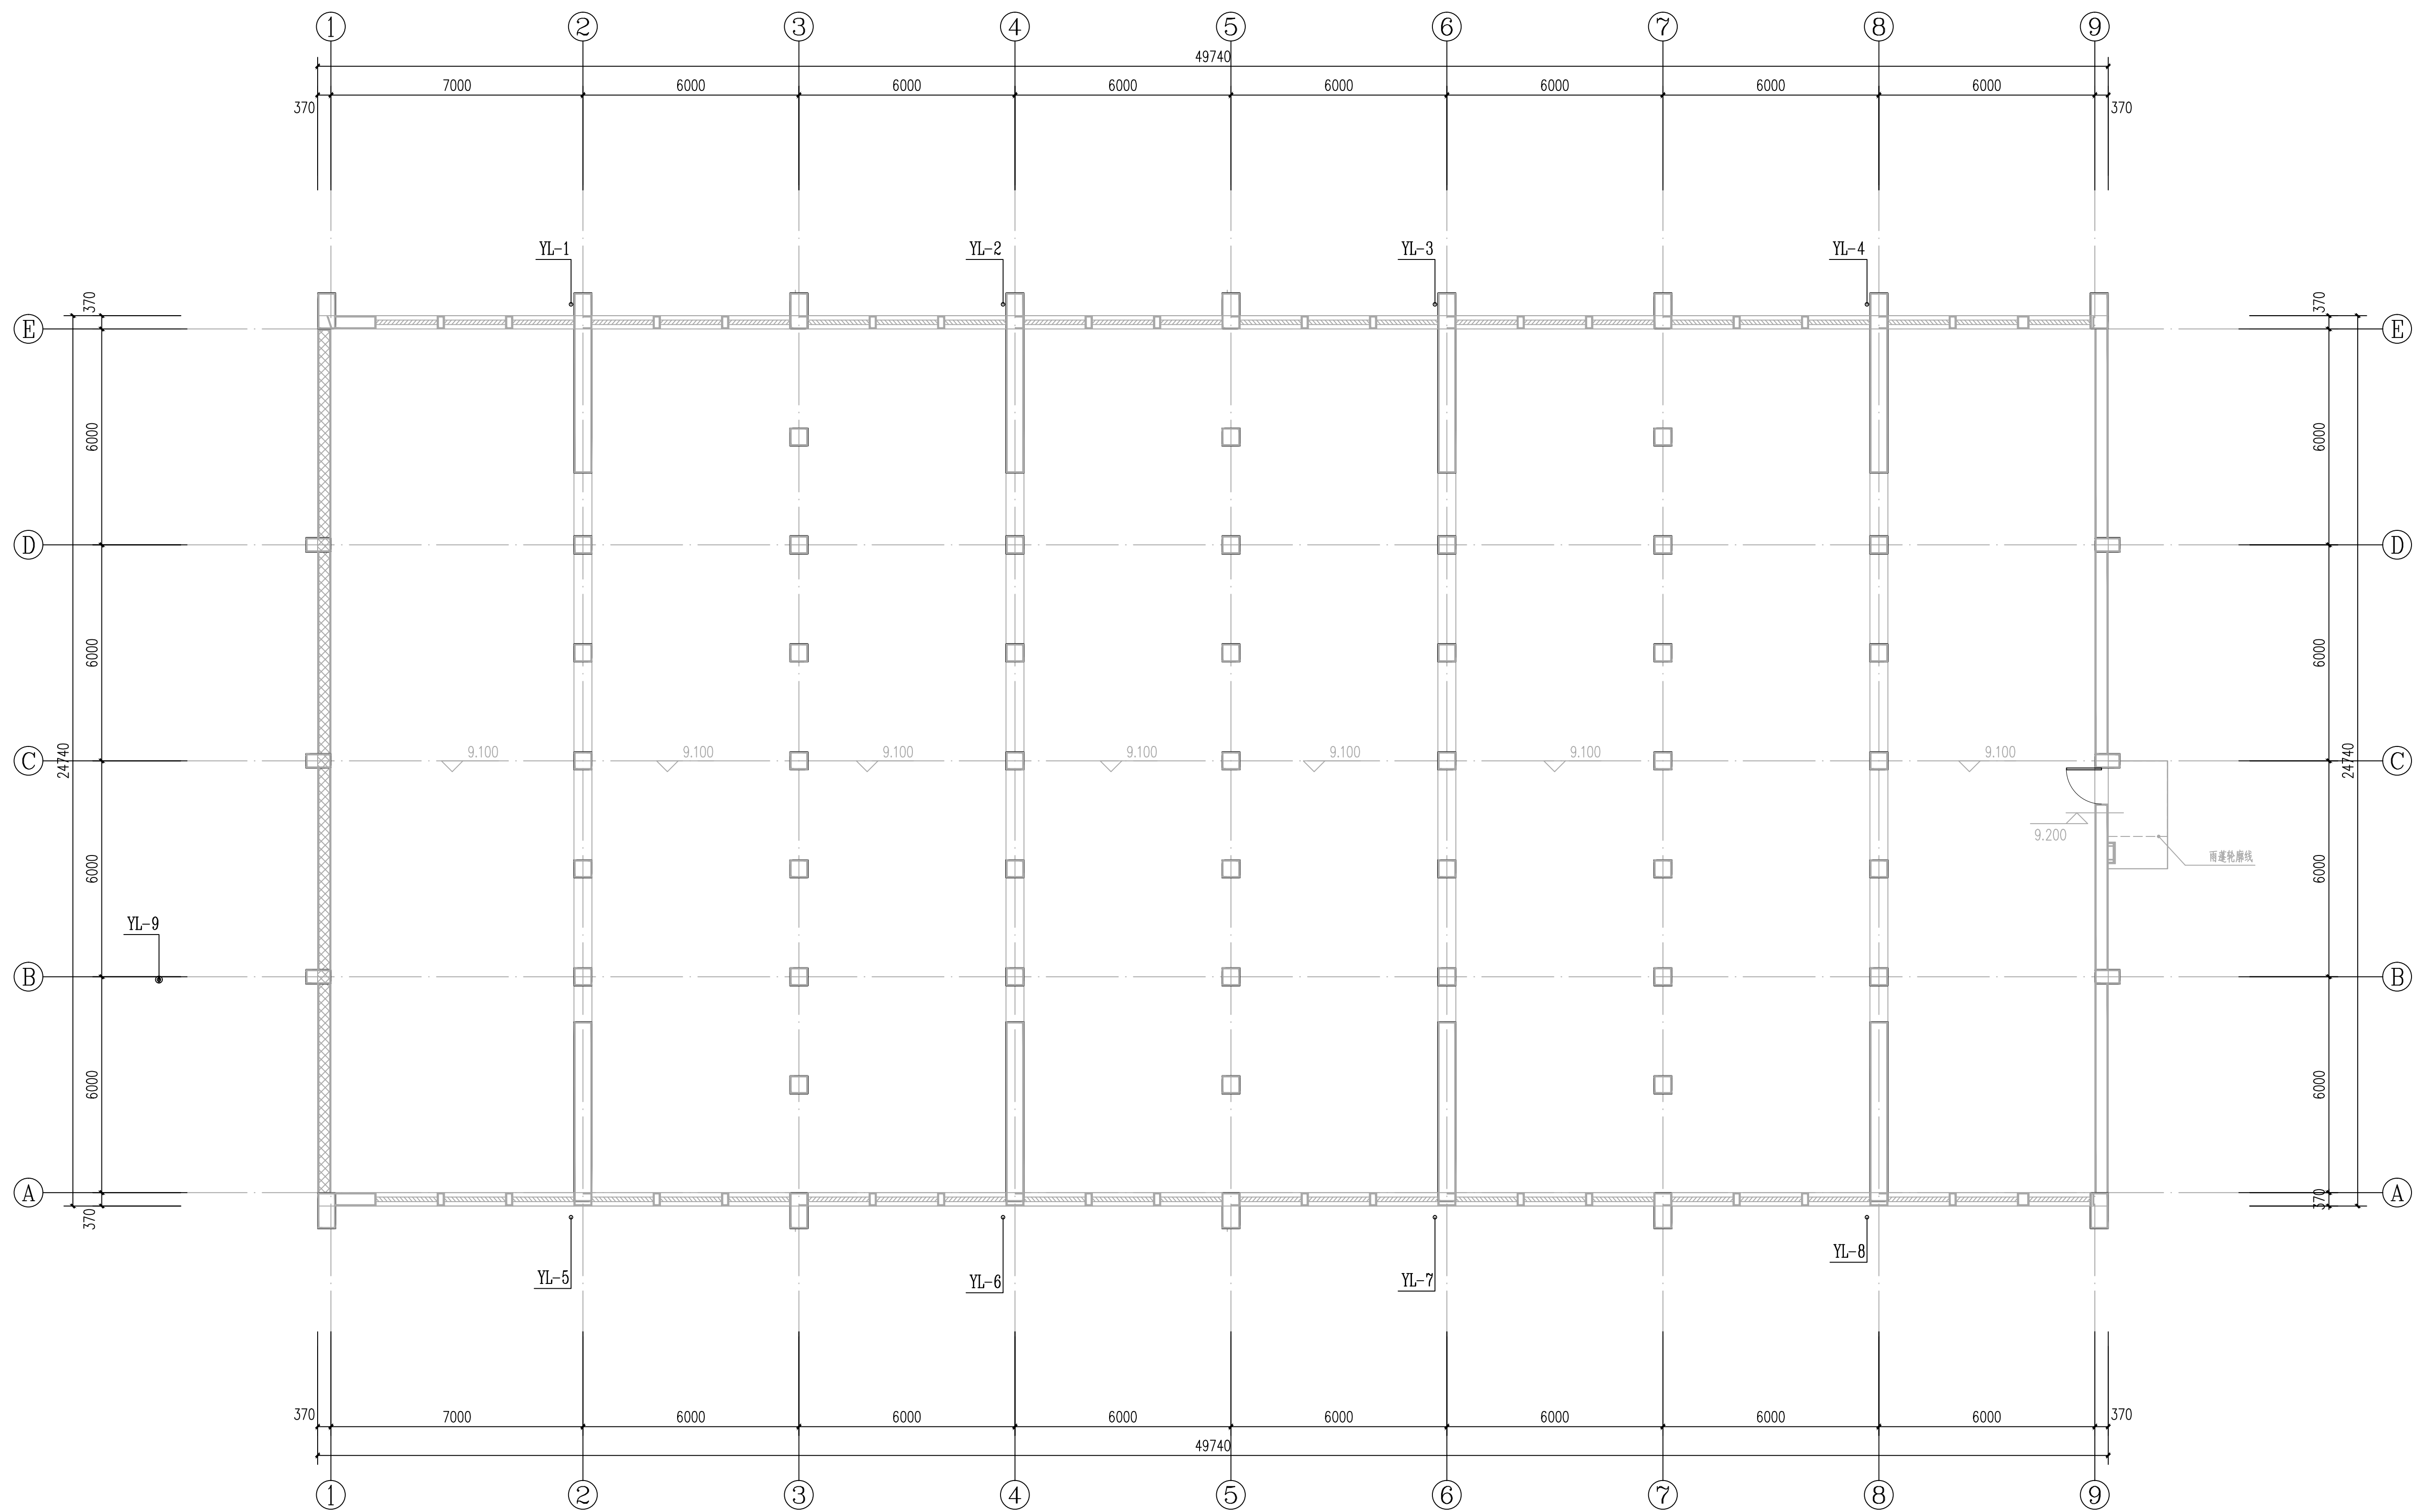

空气隔热层平面图 1:100

 中国轻工业南宁设计工程有限公司 China CNCE Engineering Co., Ltd.					
工程设计证书 CERTIFICATE NO.		A150001518 A150001515			
项目负责人 PROJECT LEADER	罗忠录 钟雷		甄 钟雷		
专业负责人 DISCIPLINE LEADER	梁雪		梁雪		
审定人 APPROVER	黄伟华		黄伟华		
审核人 VERIFIER	韦伟		韦伟		
校对人 CHECKER	林晓珍		林晓珍		
设计人 DESIGNER	朱紫琳		朱紫琳		
制图人 DRAWER	朱紫琳		朱紫琳		
阶段 PHASE	施工图	专业 DISCIPLINE	给排水	比例 SCALE	1:100
图幅 SIZE	A1	版本 REVISION	A	日期 DATE	2023.10
建设单位 CLIENT / OWNER	南宁市江丰粮食收储管理中心				
项目名称 PROJECT NAME	南宁市江南区中心粮食储备库项目				
子项名称 ITEM NAME	3#粮食平房仓及柴油发电机房				
图纸名称 DRAWING NAME	空气隔热层平面图				
图号 DRAWING NO.	M1632SS-4-1				
					
0H153JKM					

会 签	工 艺 PROCESS	结 构 STRUCT.	电 气 ELECT.	动 力 POWER
CO - SIGN	总图/规划 GENERAL PLANNING	给排水 WATER & SEWER	自 控 INST.	
	建 筑 ARCHT.	暖通 HVC	环 保 ENV.	




L

E

F

G

H

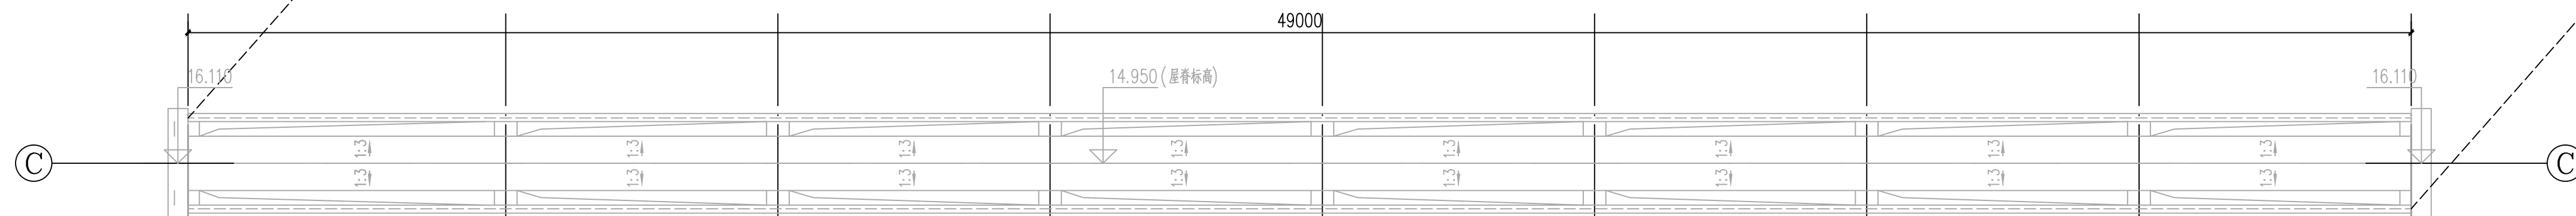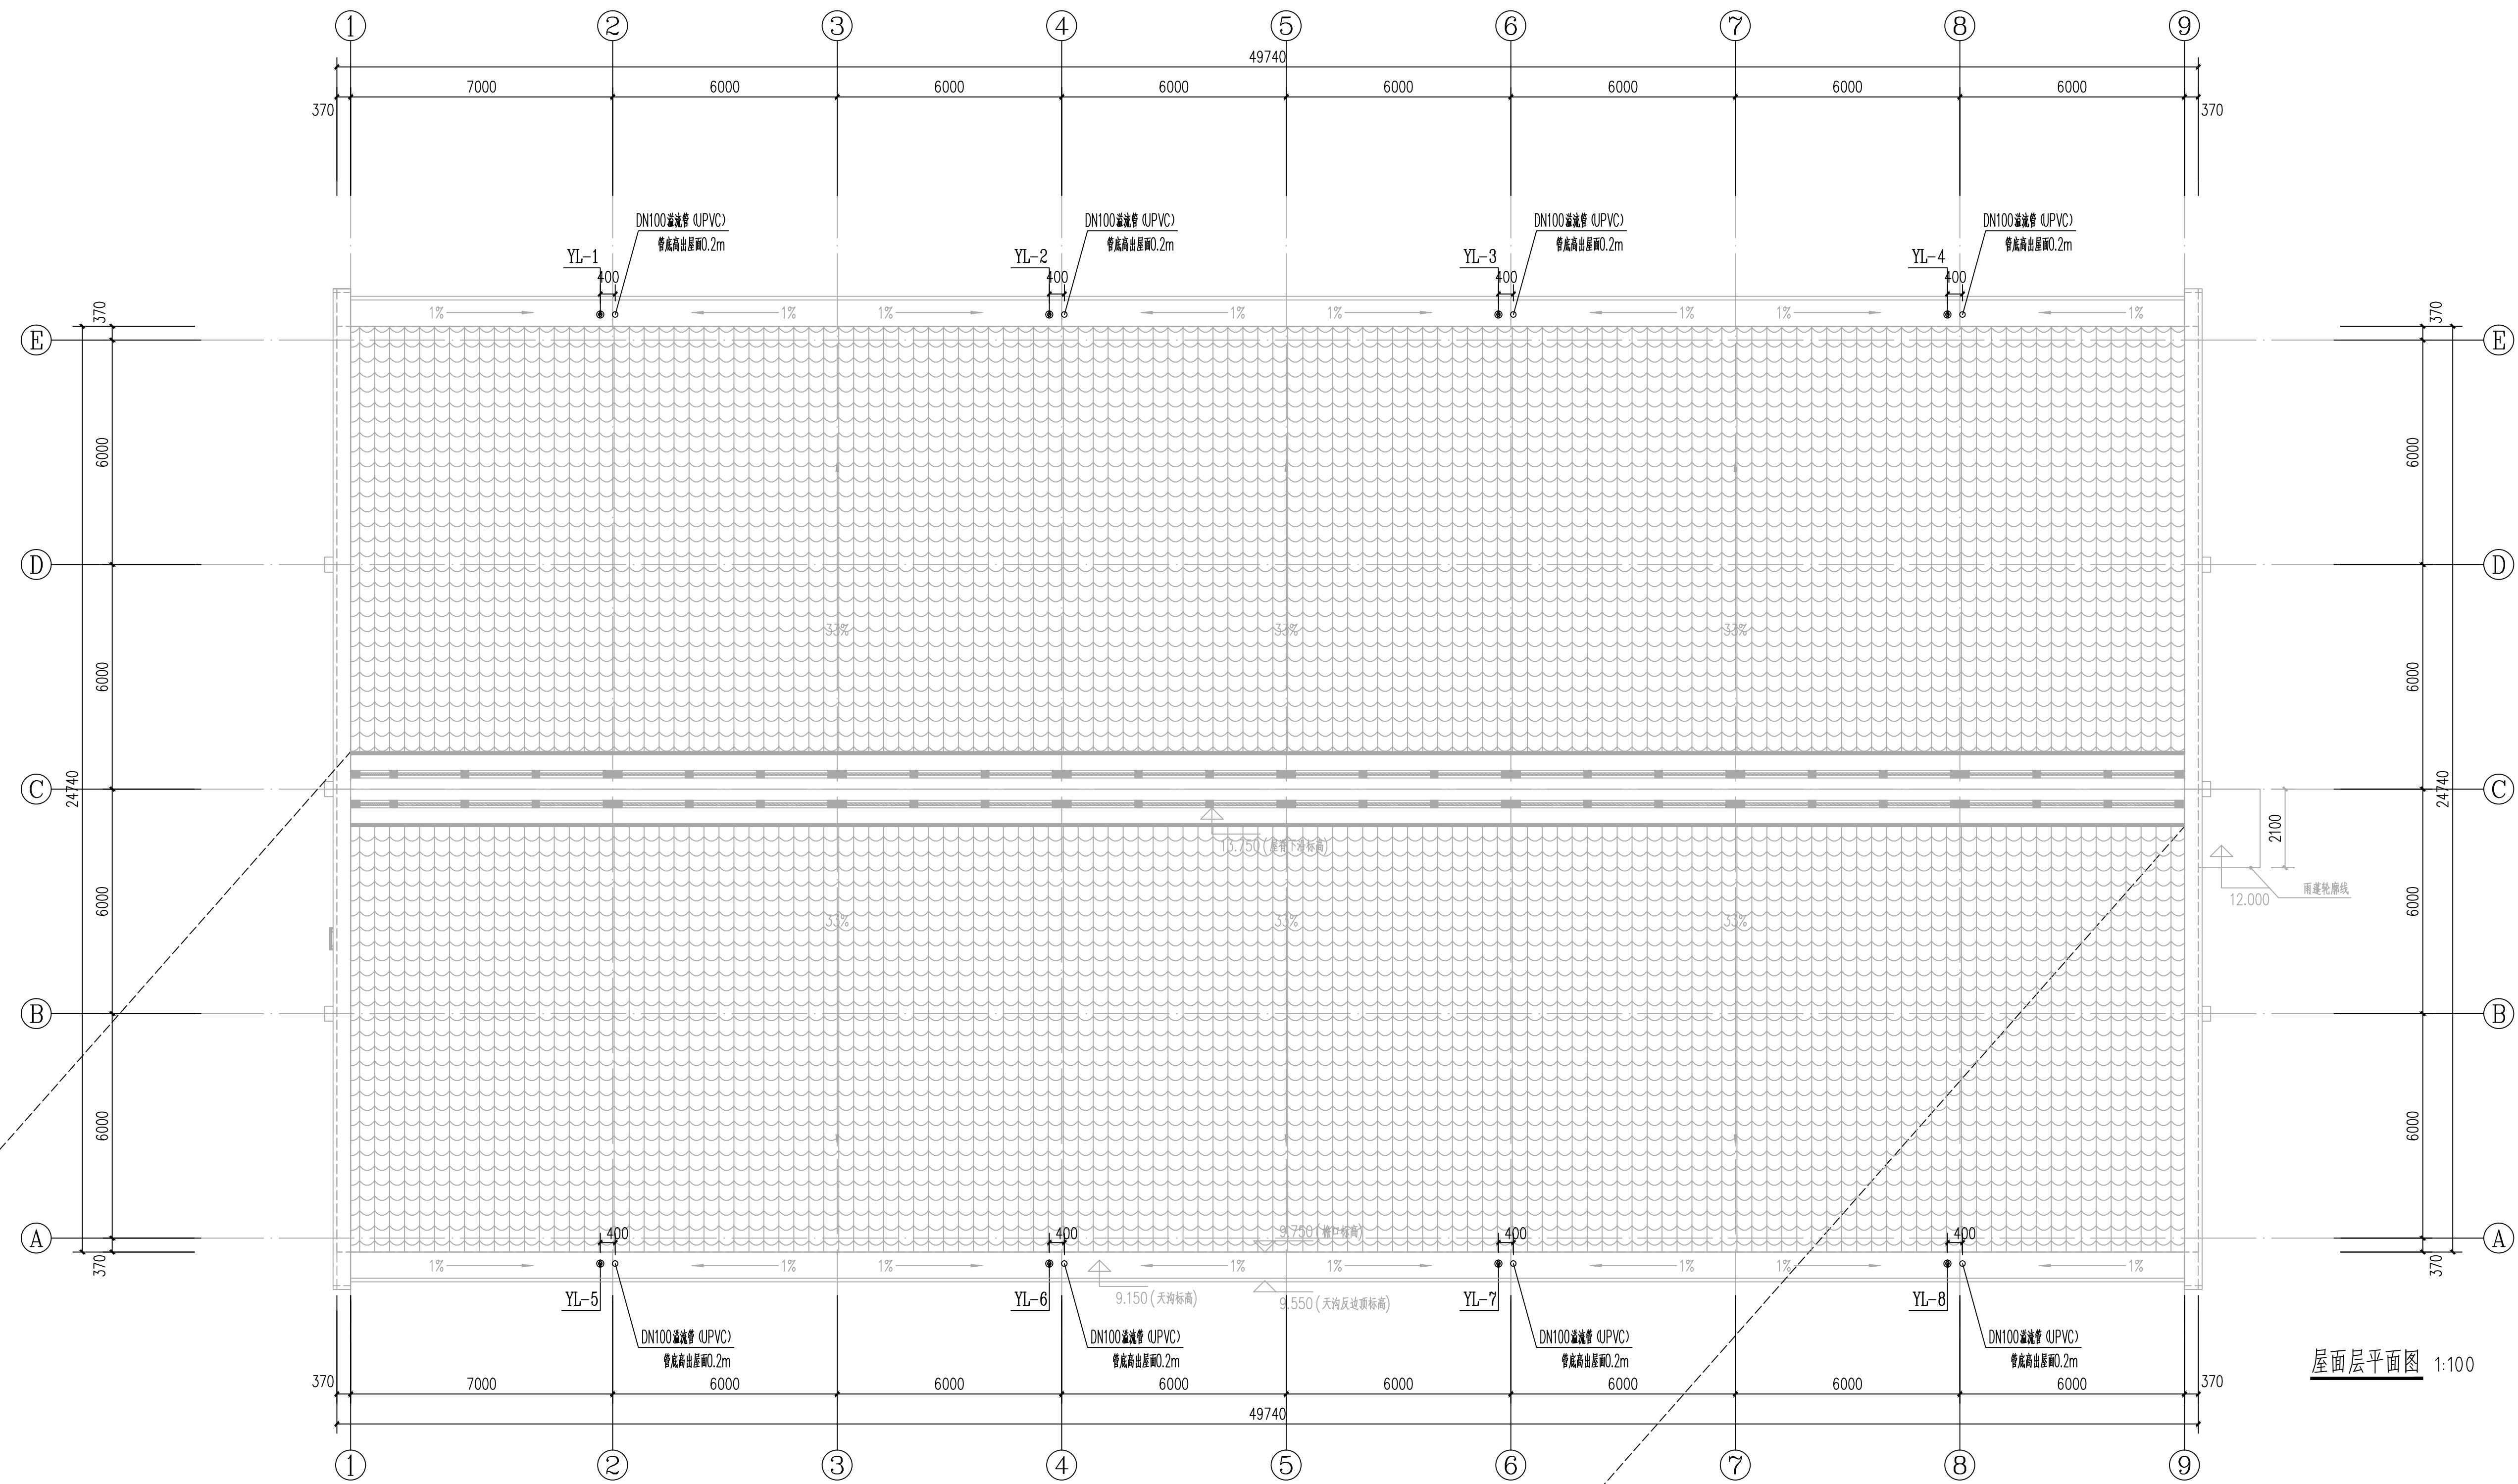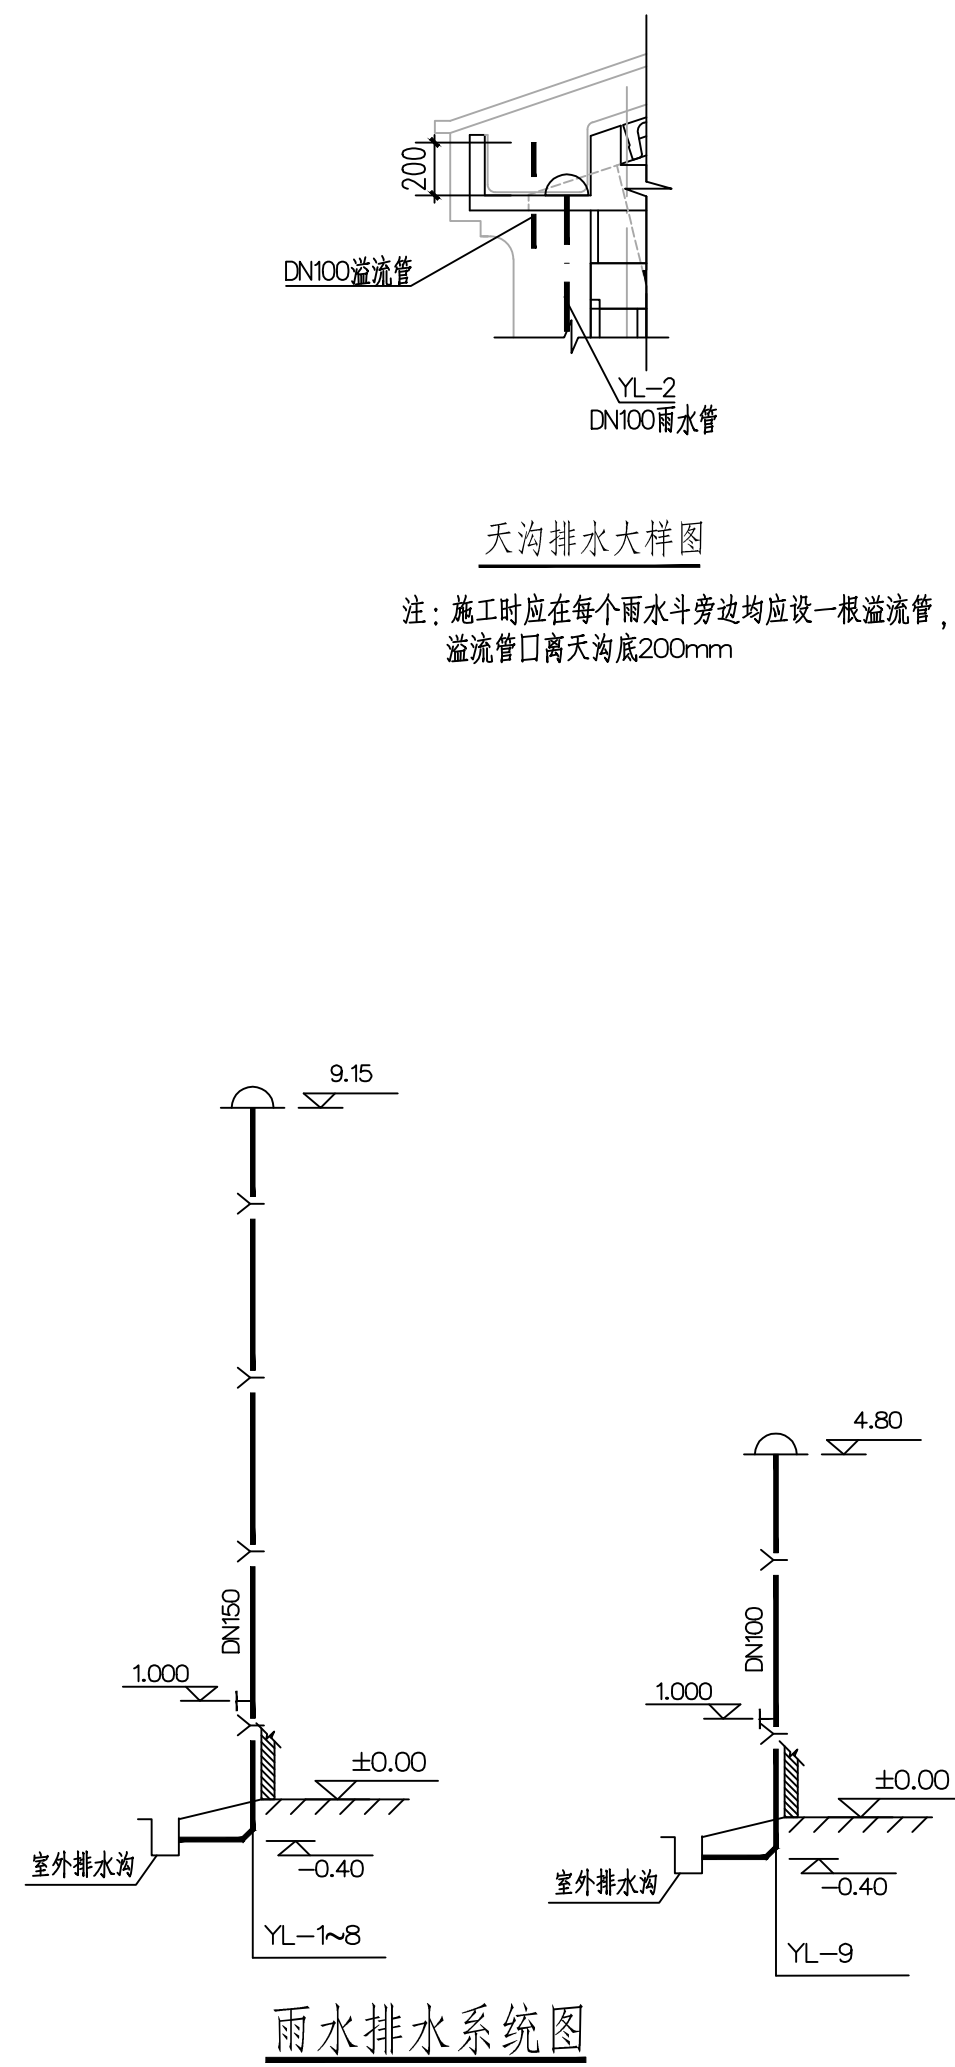

序号	图号或标准号	名 称	型 号 及 规 格	材 料	单 位	数 量	(kg)		备 注
							单 重	总 重	
1	消防部分	手提式干粉灭火器	MF/ABC4型	钢瓶装	个	18			磷酸盐
2	排水部分	UPVC塑料排水管	DN150/DN100	UPVC	米	85/6			
3		87型雨水斗	87型, DN150/DN100	铸铁	个	8/1			
4		检查口	DN150/DN100	UPVC	个	8/1			

 中国轻工业南宁设计工程有限公司 China CNDEC Engineering Co., Ltd.			
工程 designs CERTIFICATE NO.		A145001518 A245001515	
			
项目负责人 PROJECT LEADER	罗思录	钟雷	郑军
专业负责人 SPECIAL LEADER	梁雪	梁雪	
审定人 APPROVER	黄伟华	黄伟华	
审核人 VERIFIER	韦伟	韦伟	
校核人 CHECKER	林晓珍	林晓珍	
设计人 DESIGNER	朱紫琳	朱紫琳	
制图人 DRAWER	朱紫琳	朱紫琳	
阶段 PHASE	施工图	专业 DISCIPLINE	比例 SCALE
图幅 SIZE	A1	版本 REVISION	日期 DATE
设计单位 CLIENT/OWNER	南宁市丰粮丰收仓储管理中心		
项目名称 PROJECT NAME	南宁市江南区中心粮食储备库项目		
项目名称 ITEM NAME	3#粮食平房仓及柴油发电机房		
图纸名称 DRAWING NAME	屋面层平面图、雨水排水系统图、材料表		
图号 DRAWING NO.	M1632SS-4+5		
			
0H153LJLM			