

建设单位 桂林市象山房产管理处

工程名称 经济适用房用作公租房装修改造工程

子项名称	28#楼
------	------

工 程 号 JZ20260202

阶段 施工图

个人执业专用章

制表人：伍园园


何國興

专业负责人:伍园园


何國國

项目负责人：支军

支軍

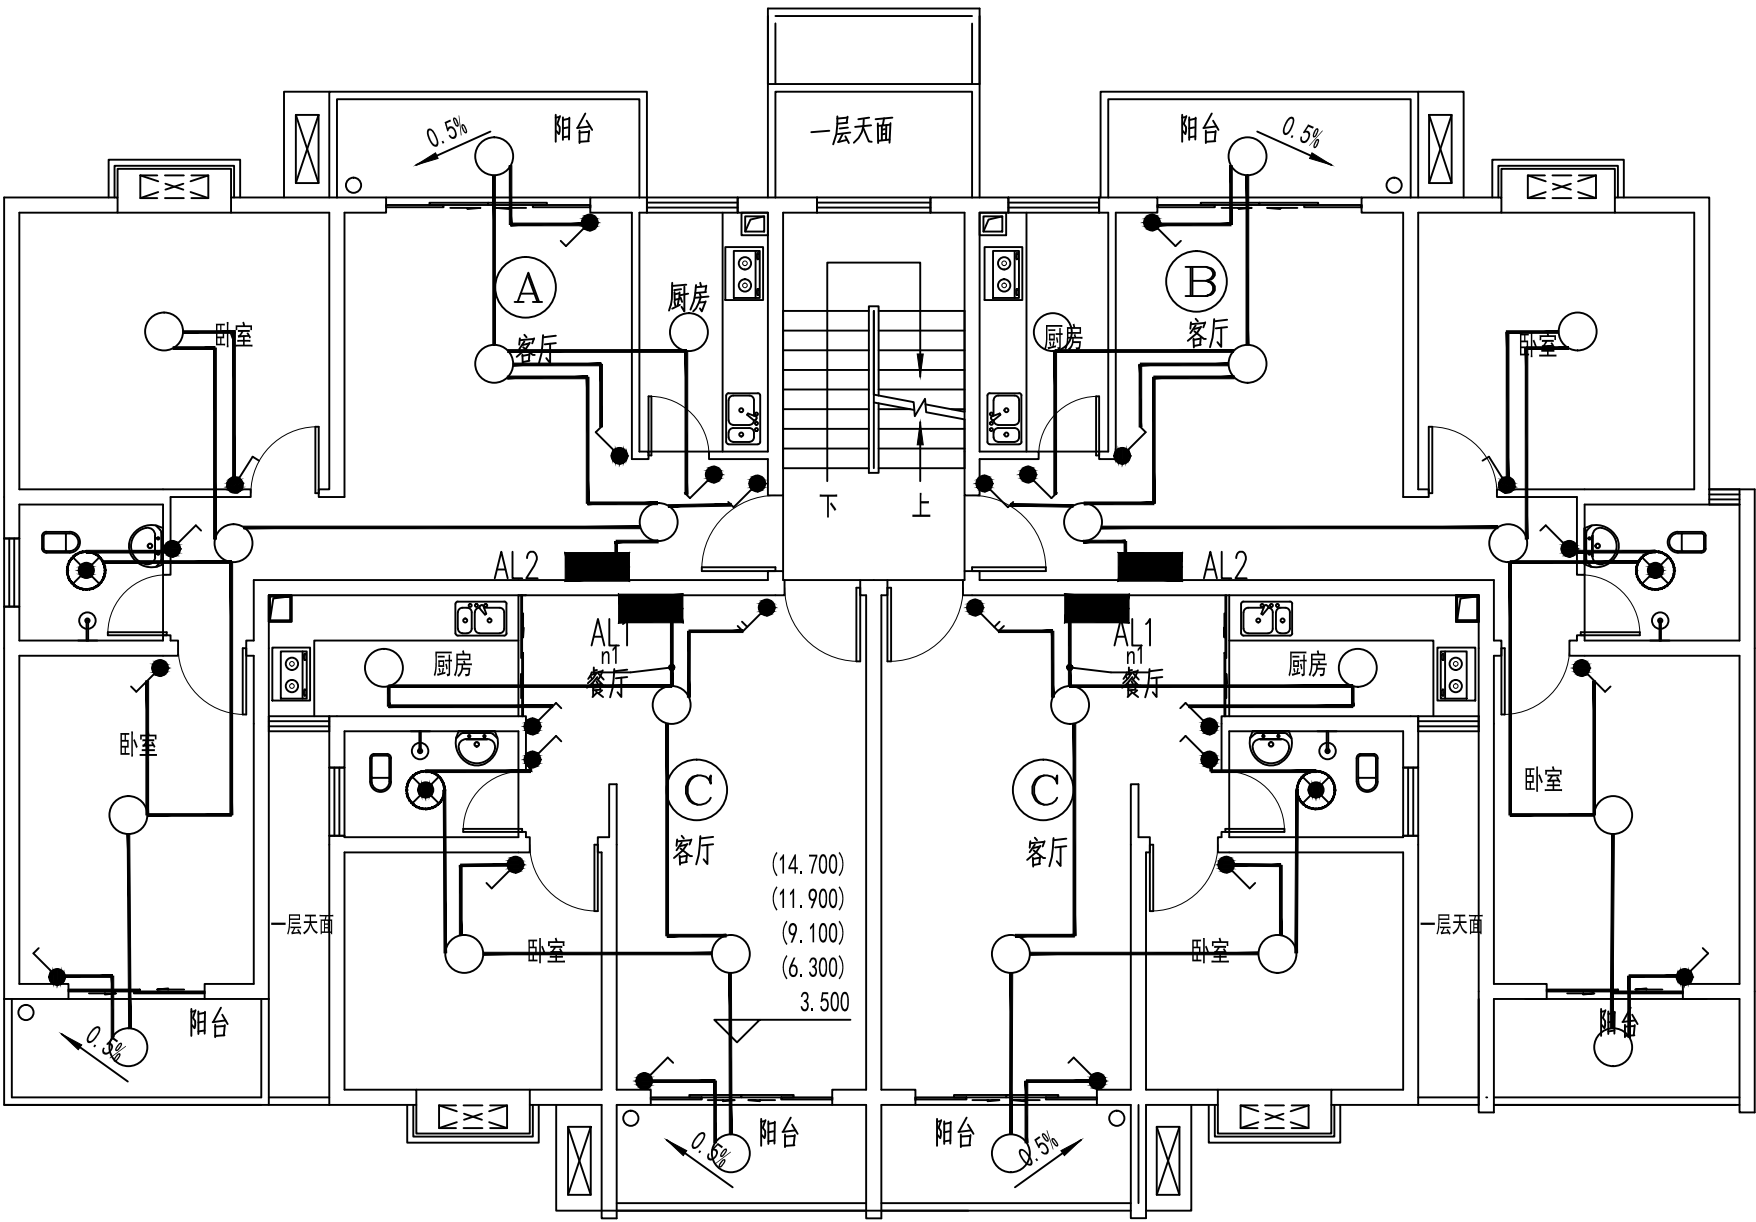


28#楼标准间照明平面图 1:100

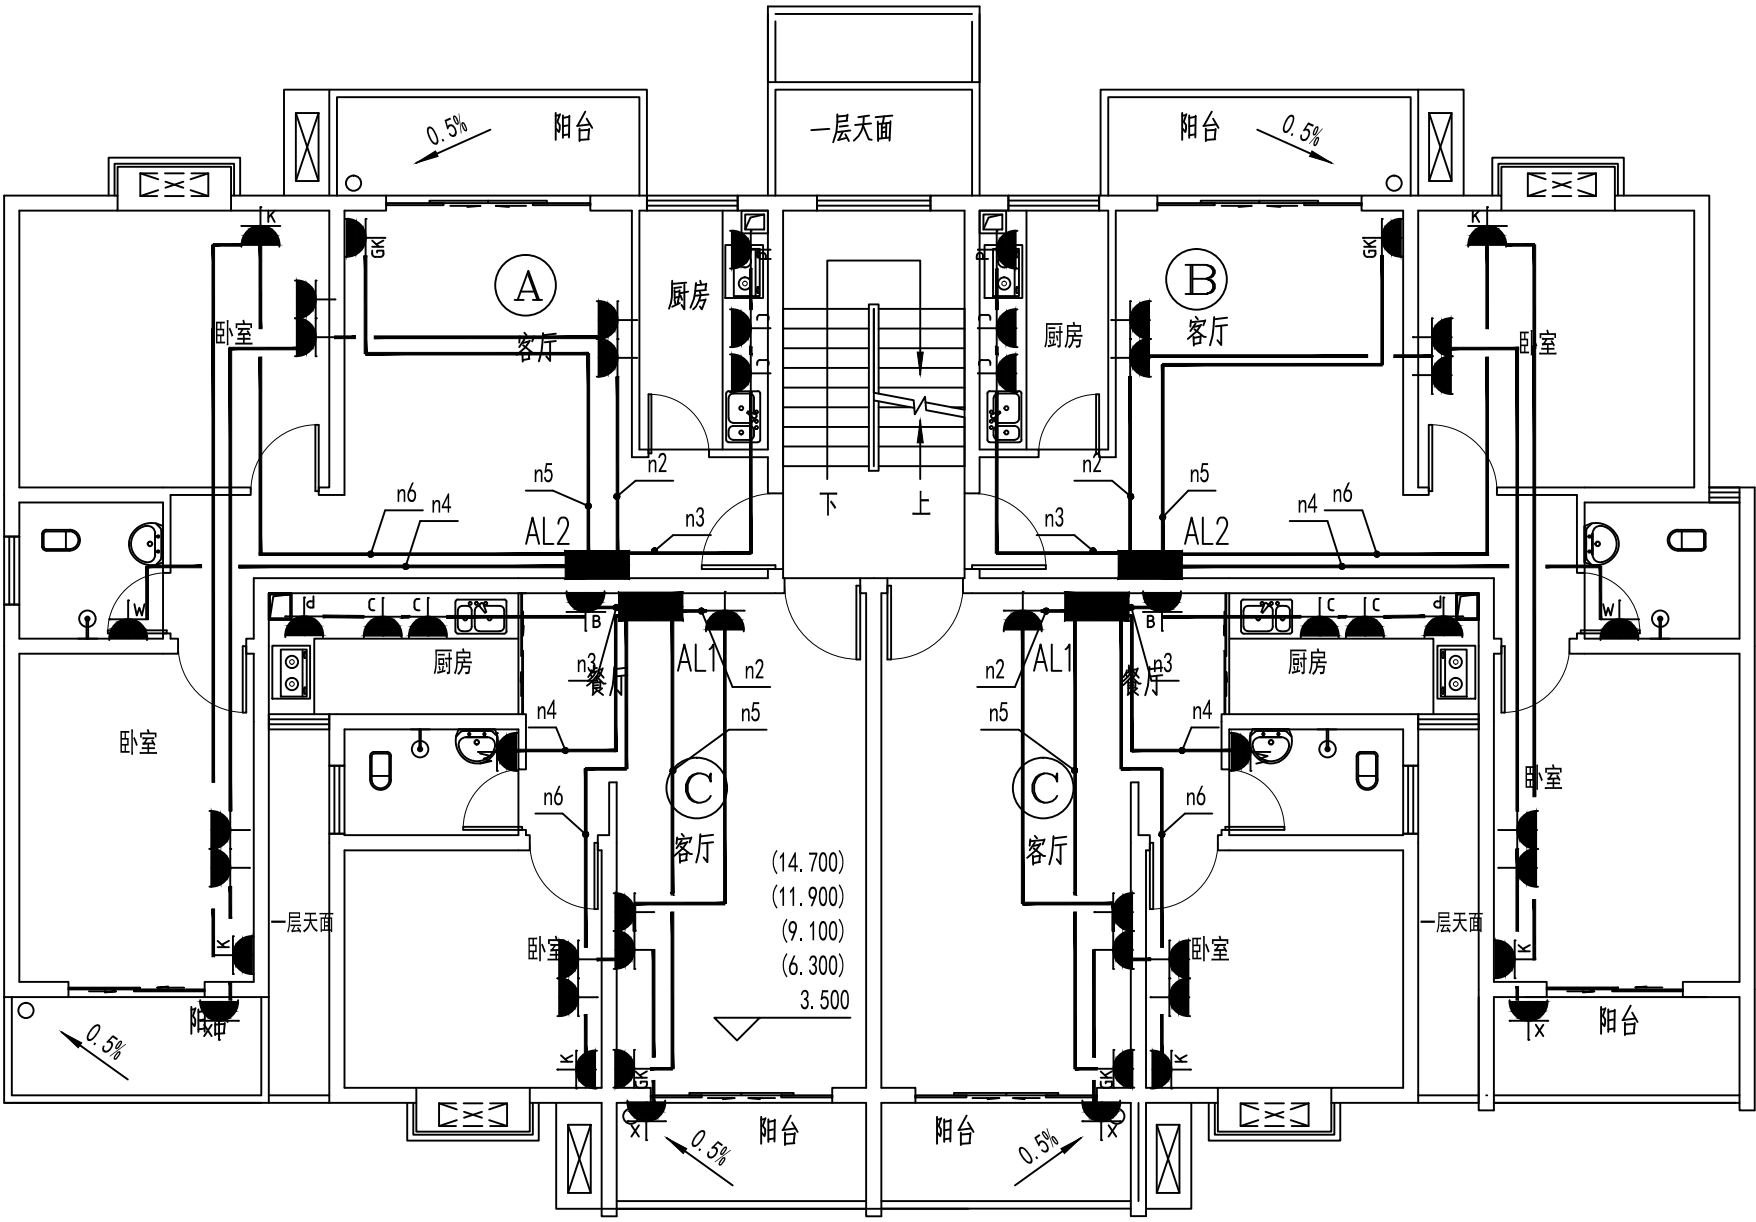

28#楼标准间强电平面图 1:100


户内电线穿线槽最小尺寸说明:

电线类型	线槽类型	PR塑料线槽穿电线根数		
		1~3	4~12	13~18
		塑料线槽尺寸 (mm)		
BV线	PR塑料线槽	15x10	39x19	50x25

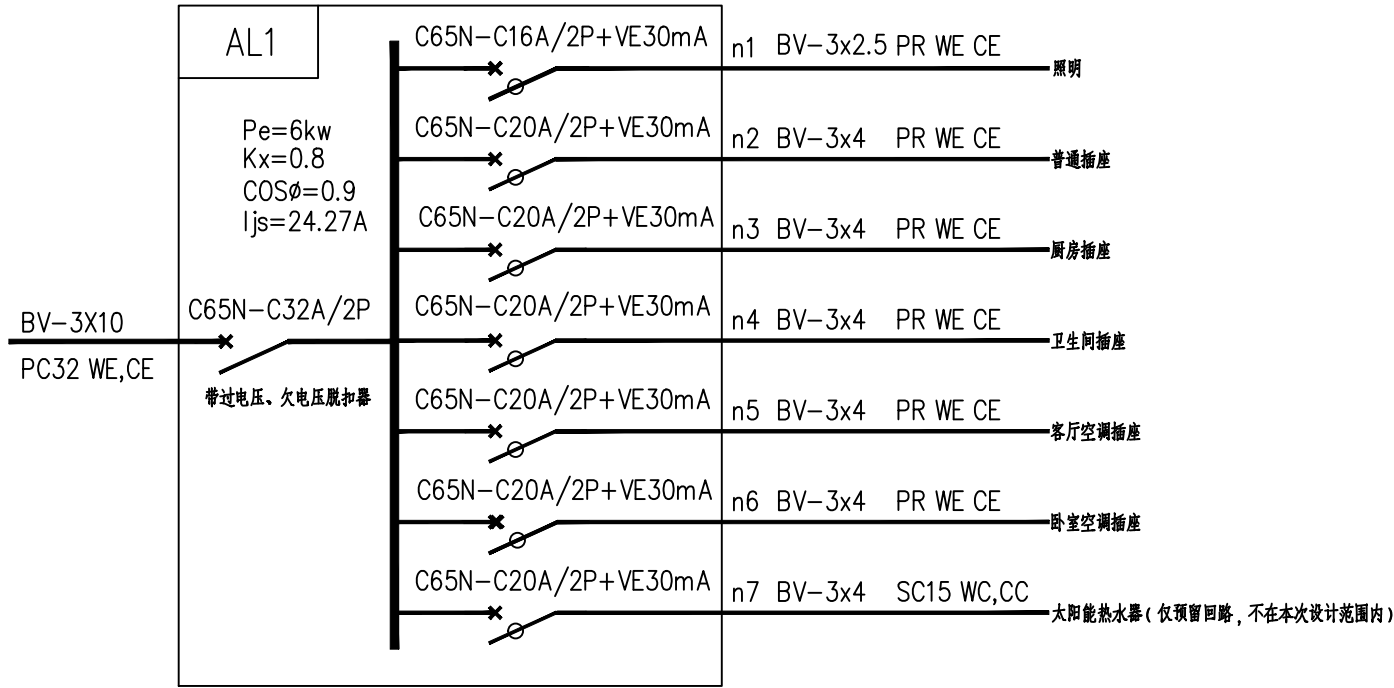

住户照明箱系统图 (一)


住户照明箱为原有配电箱, 其中总断路器为原有, 仅新增出线端断路器和出线户内所有管线合并走线槽, 都按照横平竖直明敷。

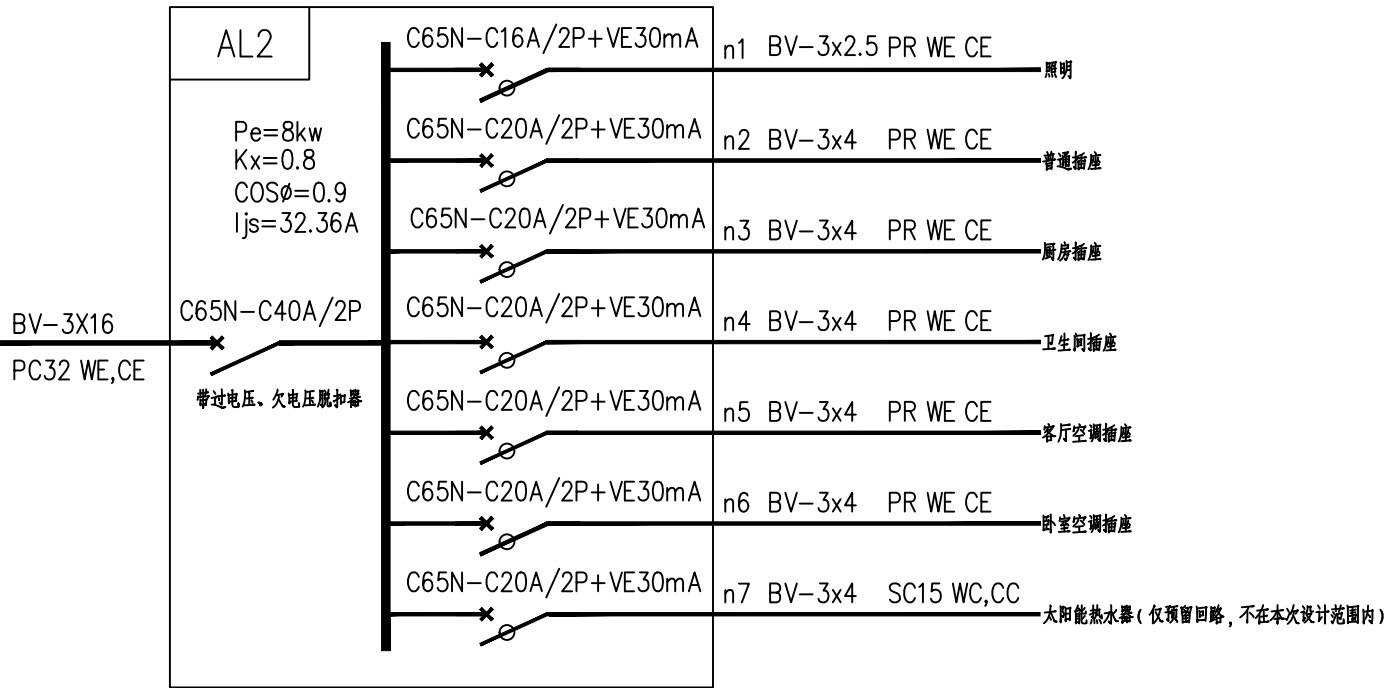

住户照明箱系统图 (二)

住户照明箱为原有配电箱, 其中总断路器为原有, 仅新增出线端断路器和出线户内所有管线合并走线槽, 都按照横平竖直明敷。

备注: 图例、修改记录

 桂林建筑规划设计集团有限公司 GUILIN BUILDING PLANNING DESIGN GROUP CO., LTD.		
工程设计证书: A145A00494, A245005143 城乡规划编制甲级 (自资版甲字24450834)		
	实 名	签 名
项目负责人	支军	支军
方案负责人		
方案设计		
专业负责人	伍园园	伍园园
制图	伍园园	伍园园
设计	伍园园	伍园园
校对	唐玲芝	唐玲芝
审核	阳晟昕	阳晟昕
审定	方文隆	方文隆

个人执业专用章

广西桂康自资区工程勘察设计专用章
桂林建筑规划设计集团有限公司 (1)
资质证书 A145A00494
广西桂康自资区工程勘察设计专用章
有效期至: 二〇二六年十二月三十一日

单位出图专用章 (未盖出图专用章无效)

建设单位

桂林市象山房产管理处

工程名称

万福安居小区北组团部分存量

经济适用房用作公租房装修改造工程

子项名称

28#楼

图名

标准间电气平面图

住户照明箱系统图

工程号

JZ20260202

阶段

施工图

专业

电气

比例

1:100

图号

电施-02

版本

第1版

日期

2026.03