
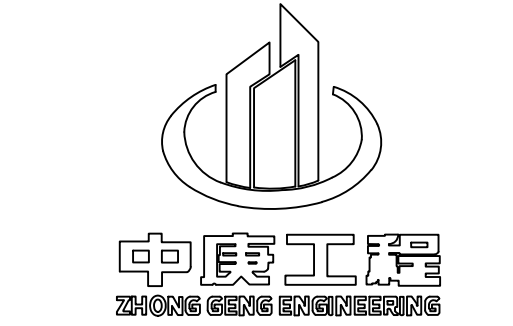
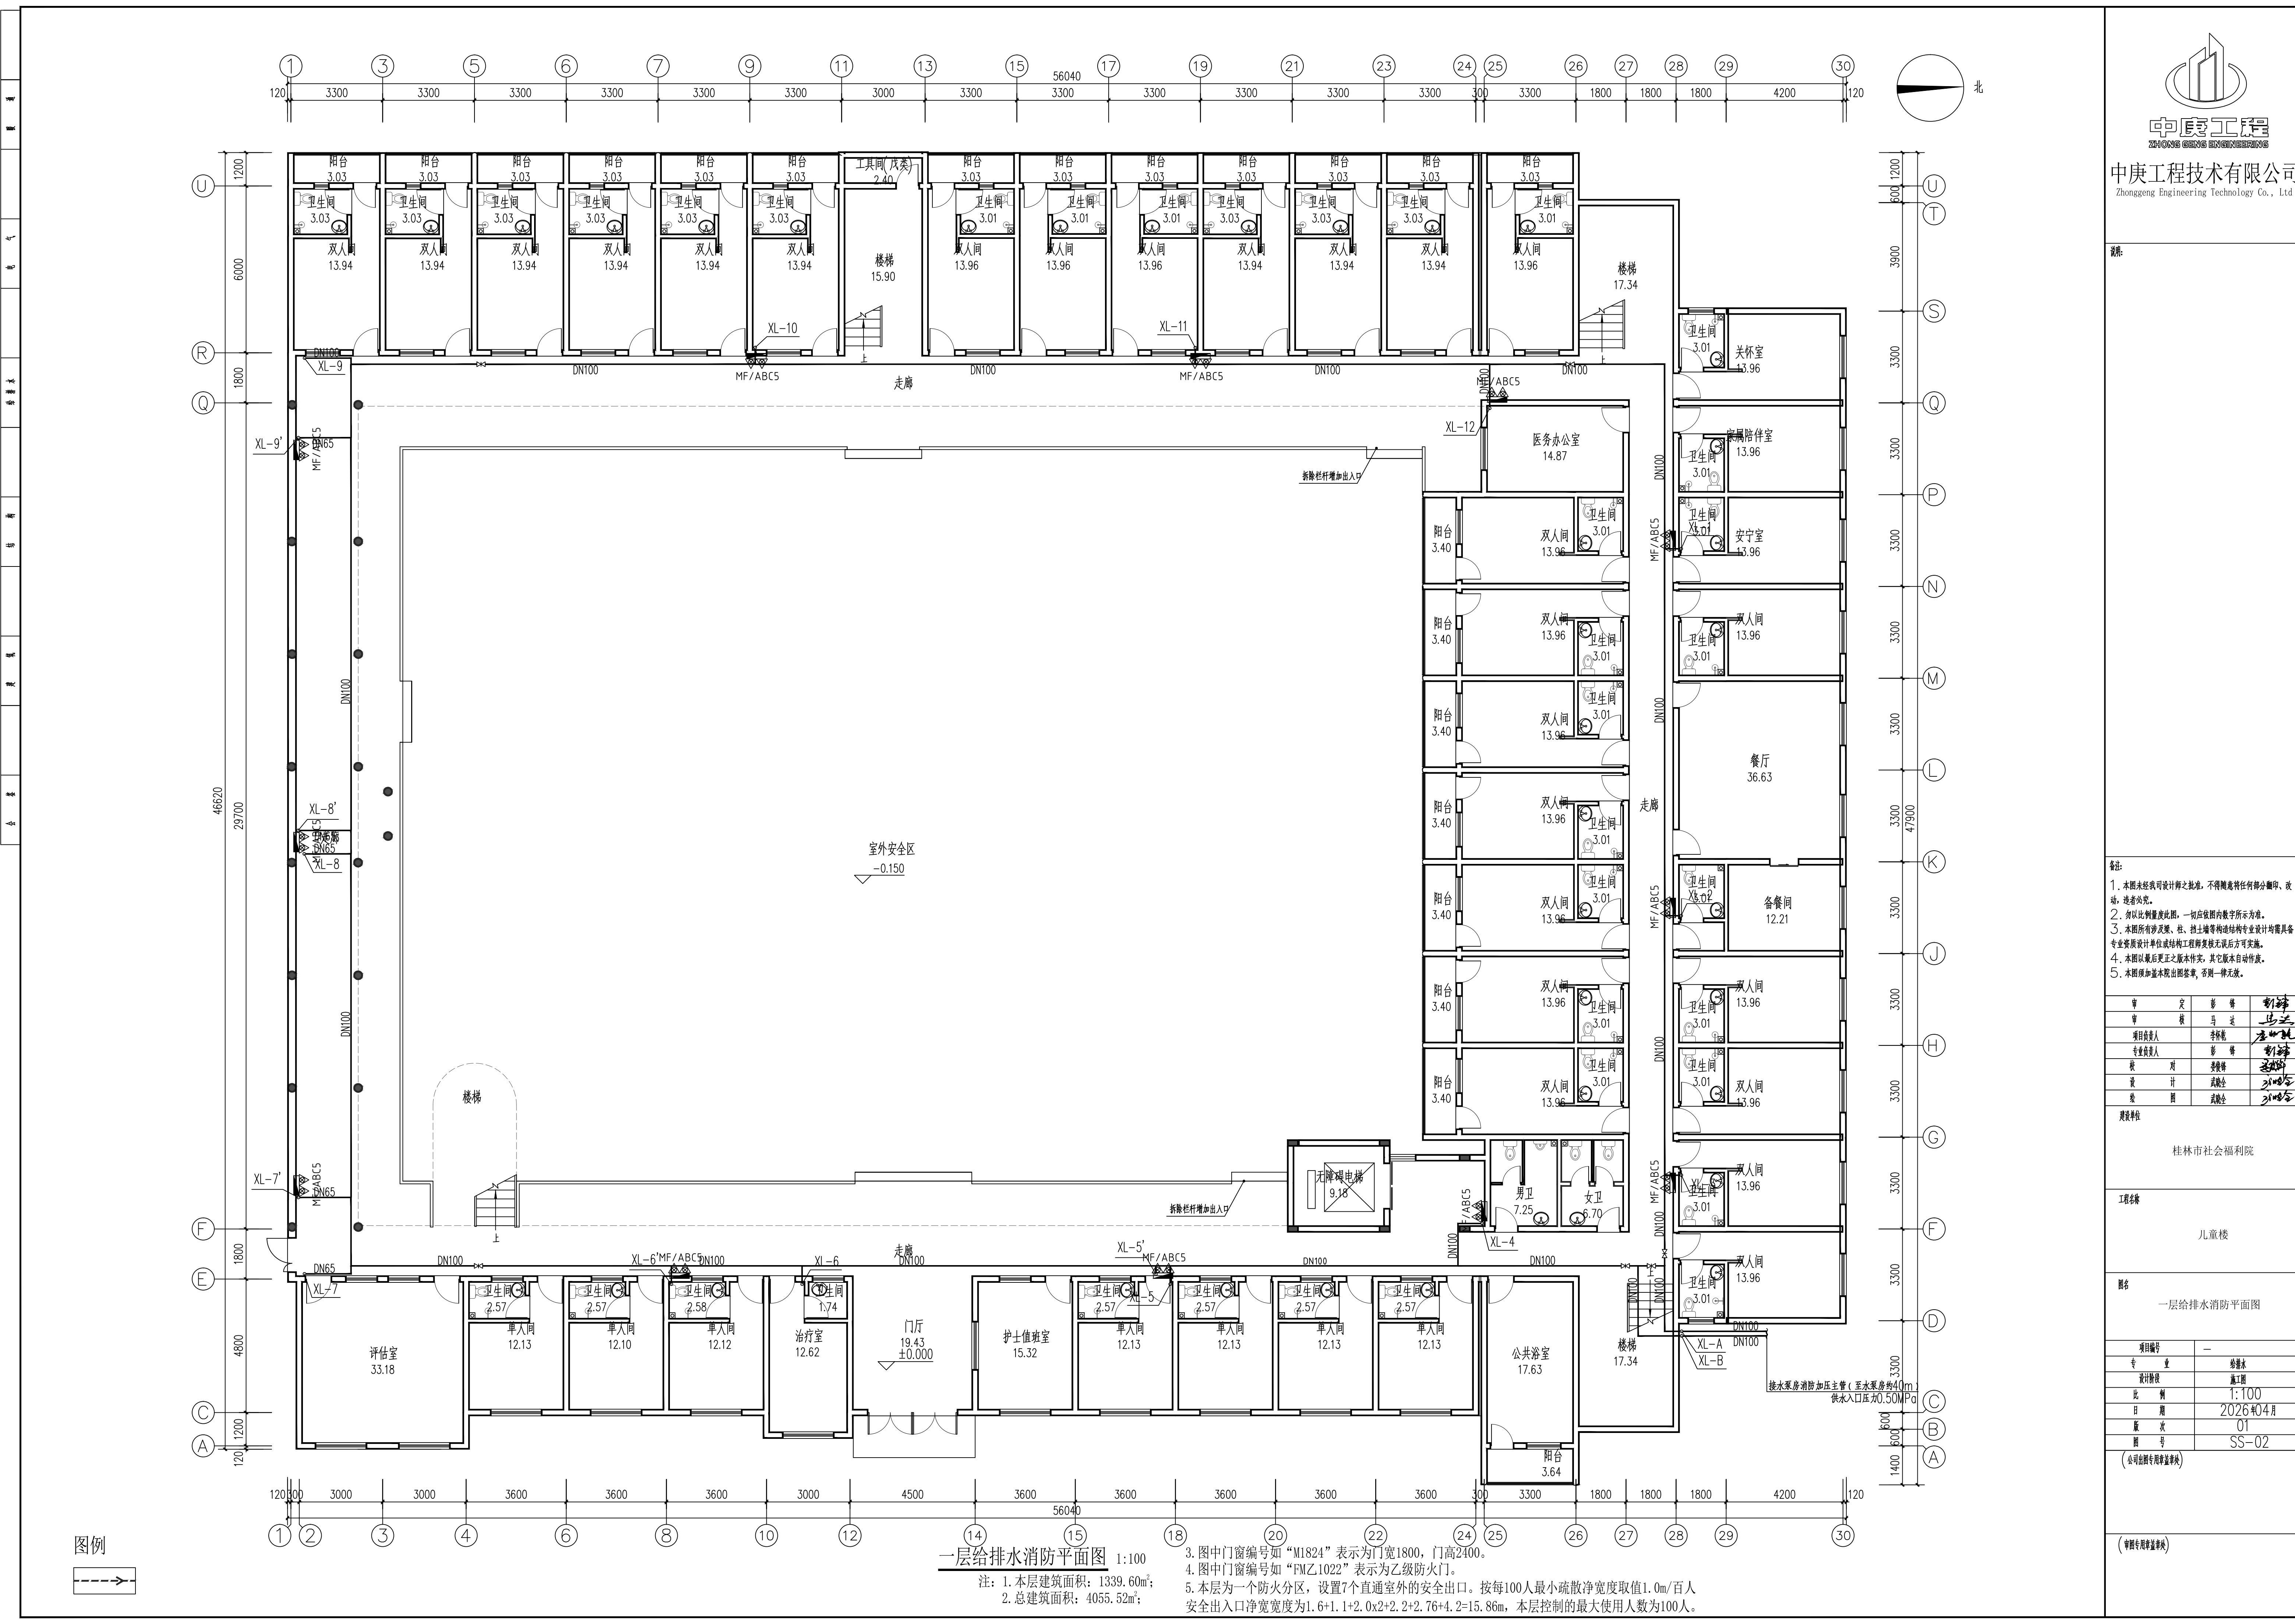


<div> 中庚工程 ZHONGGENG ENGINEERING TECHNOLOGY CO., LTD. 中庚工程技术有限公司 Zhonggeng Engineering Technology Co., Ltd</div>				图 纸 目 录				合同编号		-		
								设计阶段		施工图		
				建设单位		桂林市社会福利院				所属专业		给排水
				项目名称		儿童楼				出版日期		2026.04
								目录编号		SS-ML-001		
序 号	图纸编号	图 纸 名 称					图幅	有效性	备 注			
01	SS-01	给排水消防设计说明					A3	有效				
02	SS-02	一层给排水消防平面图					A1	有效				
03	SS-03	二层给排水消防平面图					A1	有效				
04	SS-04	三层给排水消防平面图					A1	有效				
05	SS-05	四层给排水消防平面图					A1	有效				
06	SS-06	室内消火栓系统原理图、材料表					A1	有效				
07												
08												
09												
10												
11												
12												
13												
14												
15												
16												
17												
18												
19												
20												
21												
22												
23												
24												
25												
26												
采用通用标准图集									通用标准图集由业主自备			
审 定		项目负责人		专业负责人		校 审		设 计				
								图纸编码				



中庚工程技术有限公司
Zhonggong Engineering Technology Co., Ltd

说明:

备注:

1. 本图未经我司设计师之批准, 不得随意将任何部分翻印、改稿、违者必究。
2. 须以比例量度此图, 一切应依图内数字所示为准。
3. 本图所有涉及梁、柱、墙、板等构造结构专业设计均须具备专业资质设计单位或结构工程师复核无误后方可实施。
4. 本图以最后更正之版本为准, 其它版本自动作废。
5. 本图须加盖本院出图章, 否则一律无效。

审	定	影	修	制
审	核	马	达	马
项目负责人		李	林	李
专业负责人		影	修	制
校	对	李	林	李
设	计	吴	全	吴
绘	图	吴	全	吴

建设单位

桂林市社会福利院

工程名称

儿童楼

图名

一层给排水消防平面图

项目编号	—
专业	给排水
设计阶段	施工图
比例	1:100
日期	2026年04月
版次	01
图号	SS-02

(公司出图专用章)

(审核专用章)

一层给排水消防平面图 1:100

- 注: 1. 本层建筑面积: 1339.60m²;
2. 总建筑面积: 4055.52m²;

3. 图中门窗编号如“M1824”表示为门宽1800, 门高2400。
4. 图中门窗编号如“FM乙1022”表示为乙级防火门。
5. 本层为一个防火分区, 设置7个直通室外的安全出口。按每100人最小疏散净宽度取值1.0m/百人, 安全出入口净宽度为1.6+1.1+2.0+2.2+2.76+4.2=15.86m, 本层控制的最大使用人数为100人。

说明:

备注:

1. 本图未经我司设计师之批准, 不得随意将任何部分翻印、改稿, 违者必究。
2. 须以比例量度此图, 一切应依图内数字所示为准。
3. 本图所有涉及梁、柱、墙、板等构造物设计均须具备专业资质设计单位或结构工程师复核无误后方可实施。
4. 本图以最后更正之版本为准, 其它版本自动作废。
5. 本图须加盖本院出图章, 否则一律无效。

审	定	影	修	新
审	核	马	达	马
项目负责人		李	林	李
专业负责人		彭	修	彭
校	对	黄	修	黄
设	计	吴	全	吴
绘	图	吴	全	吴

建设单位

桂林市社会福利院

工程名称

儿童楼


图名

二层给排水消防平面图

项目编号	—
专业	给排水
设计阶段	施工图
比例	1:100
日期	2026年04月
版次	01
图号	SS-03



(公司出图专用章处)

(审核专用章处)

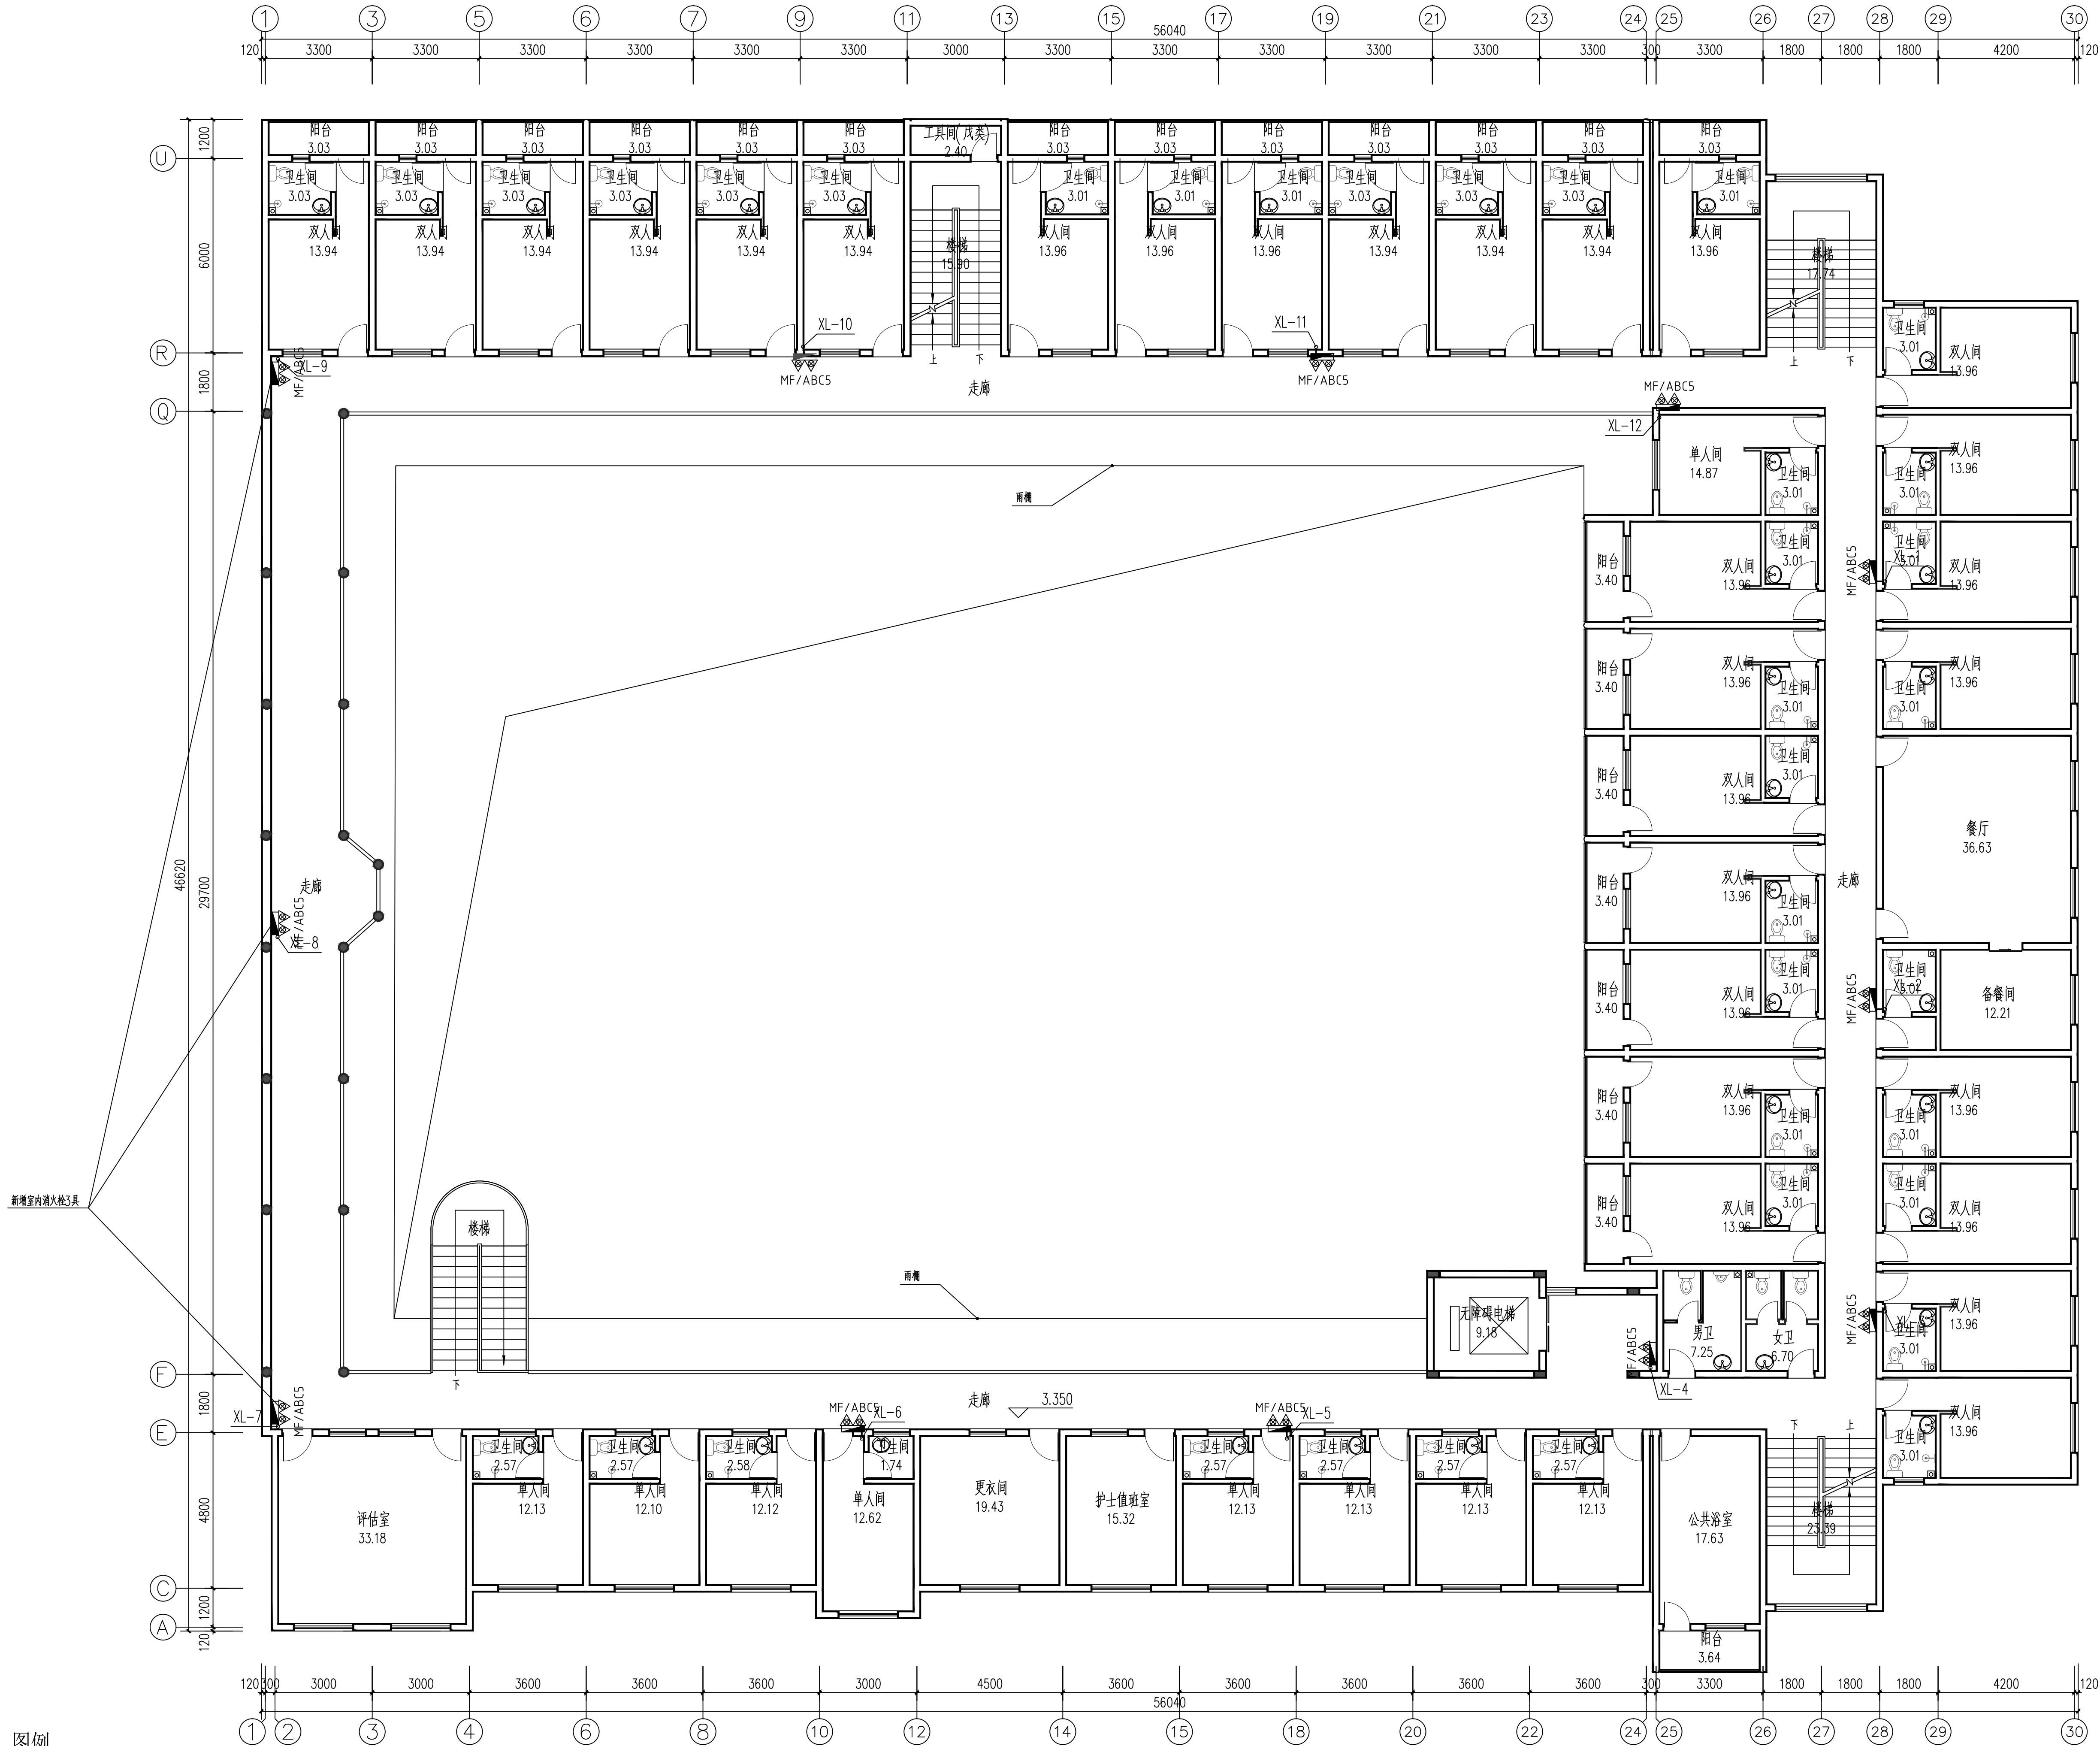


二层给排水消防平面图

注: 1. 本层建筑面积: 1339.60m²; 1:100 2. 本层为一个防火分区, 设置4个疏散楼梯间。按每100人最小疏散净宽度取值1.0m/百人, 安全出入口净宽度为1.38+1.27+1.57x2=5.79m, 本层控制的最大使用人数为100人。

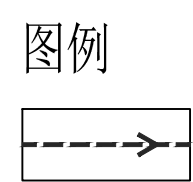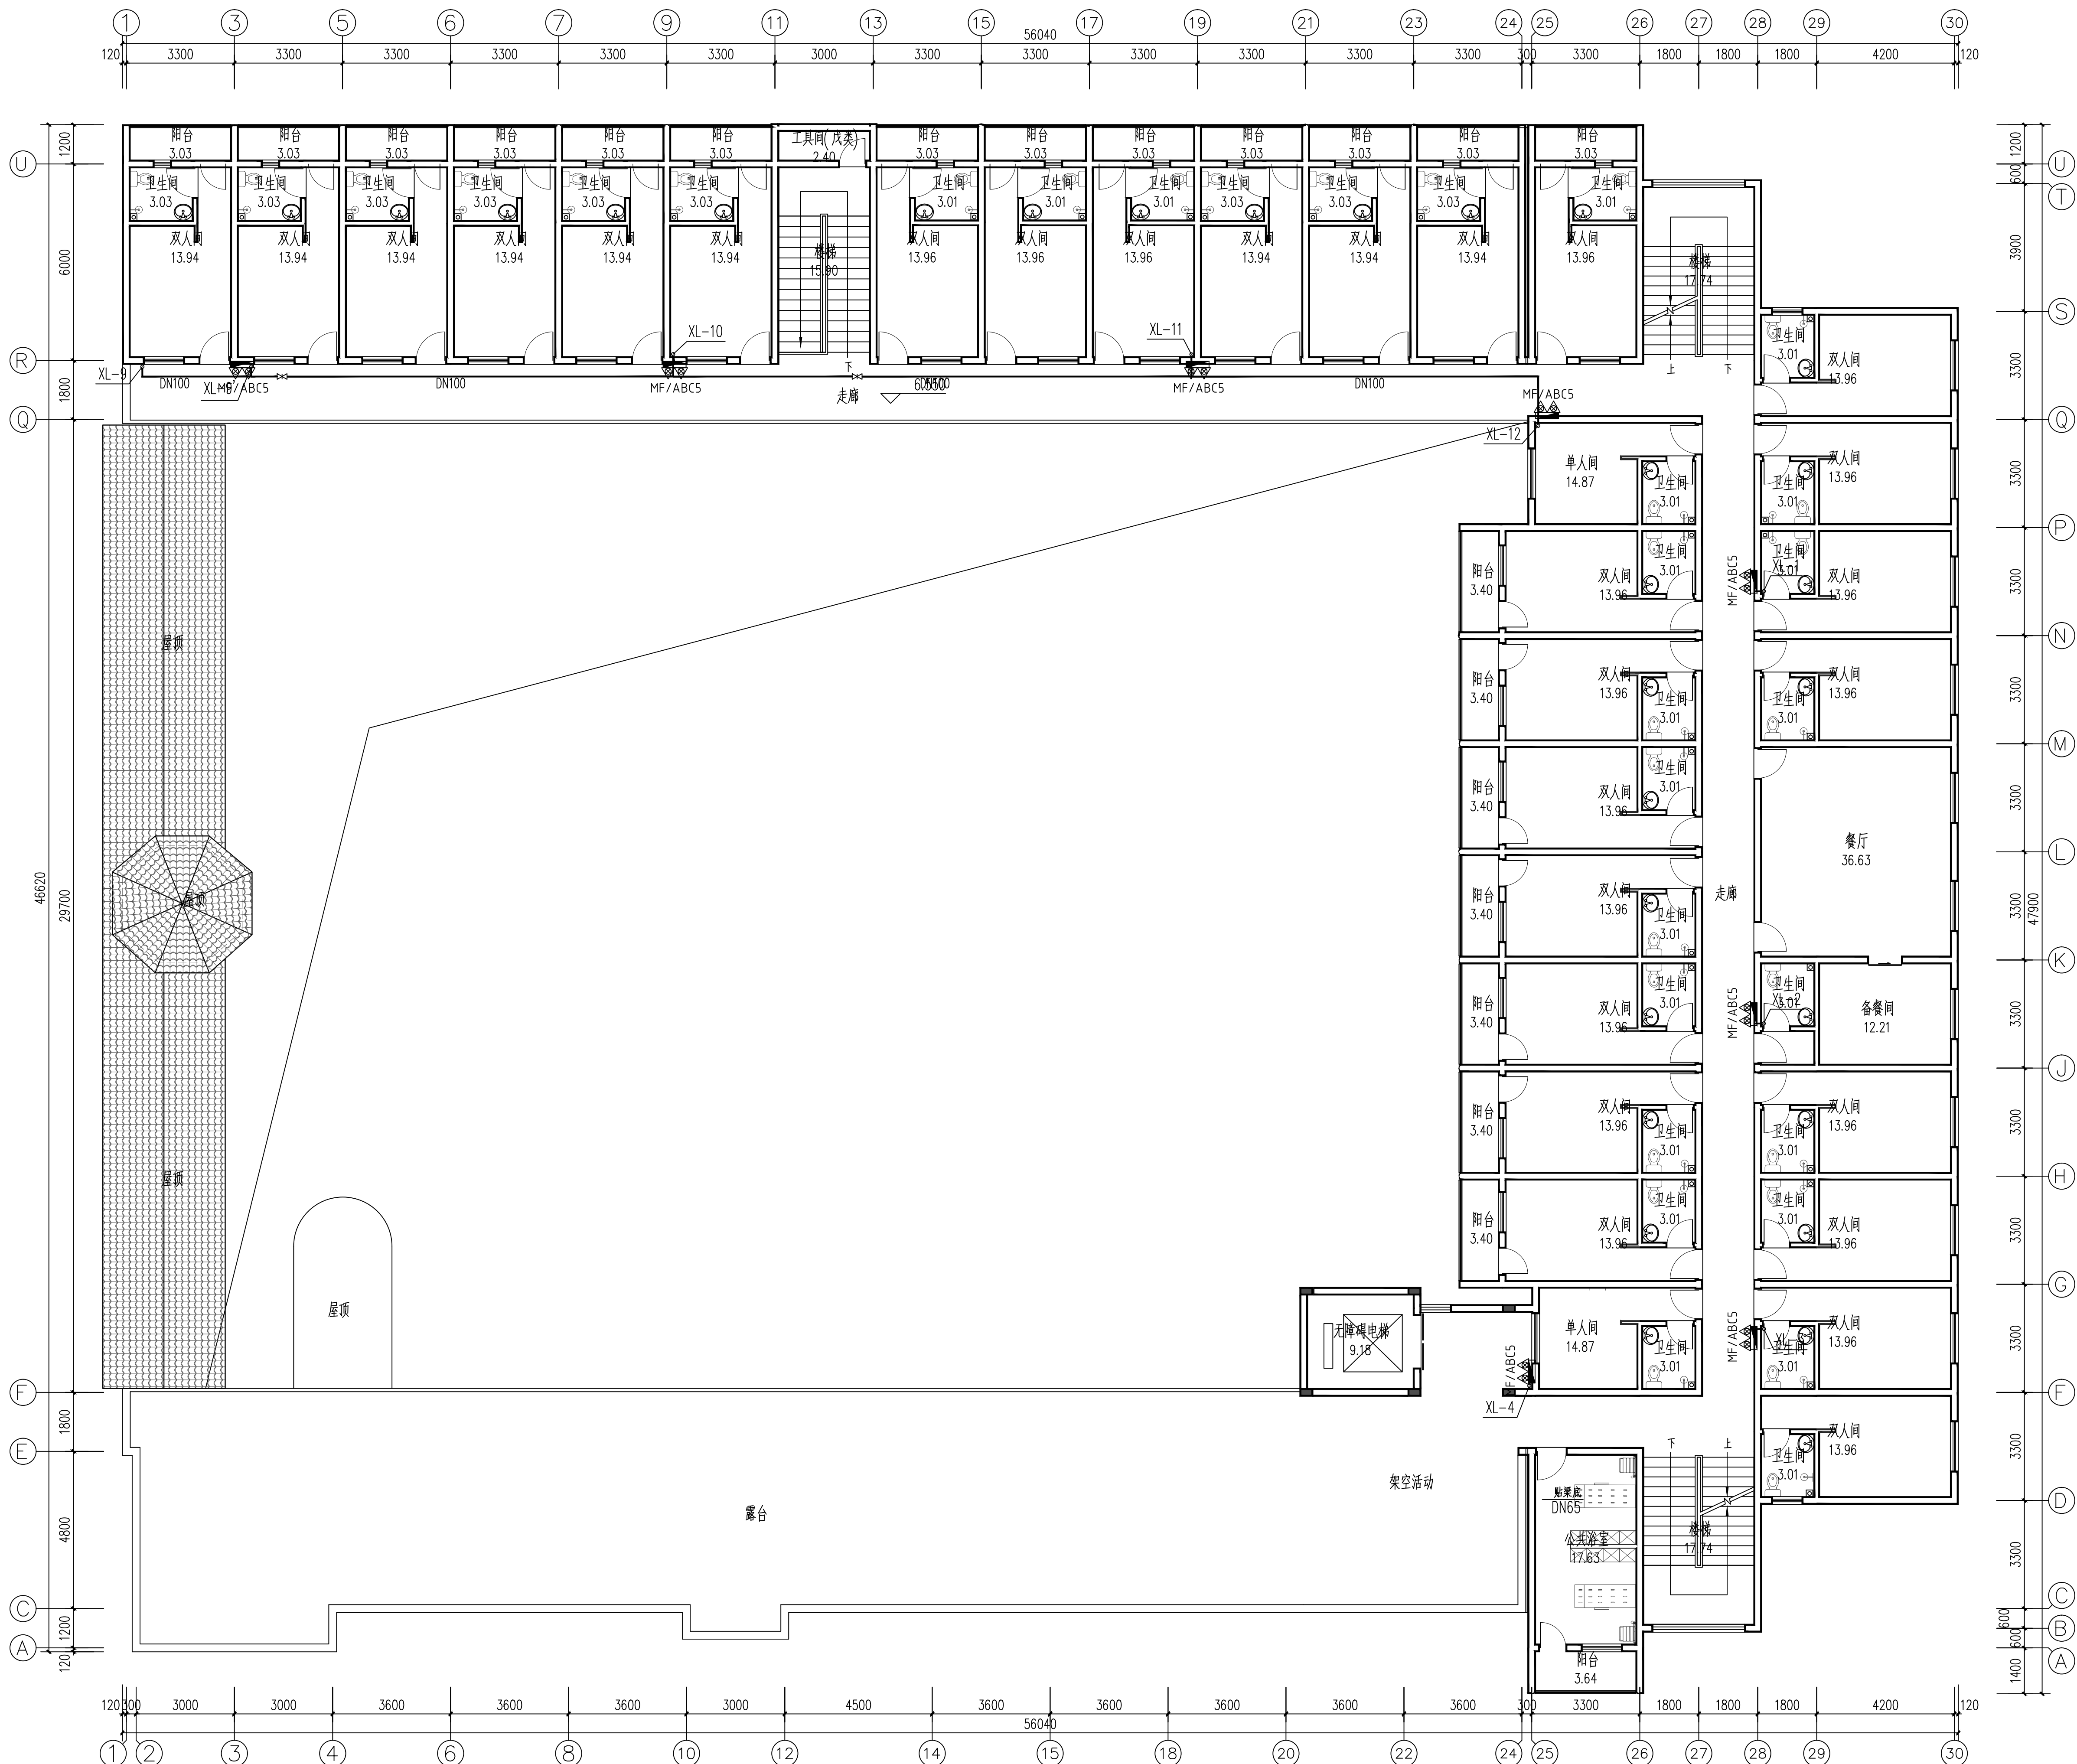

三层给排水消防平面图

注: 1. 本层建筑面积: 1017.39m²;
2. 本层为一个防火分区, 设置3个疏散楼梯间。按每100人最小疏散净宽度取值1.0m/百人, 安全出入口净宽度为1.27+1.57x2=4.41m, 本层控制的最大使用人数为100人。

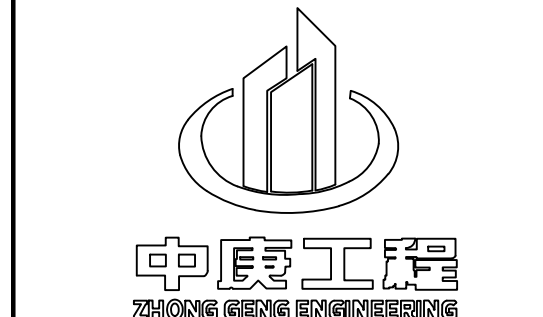

中庚工程技术有限公司
Zhonggong Engineering Technology Co., Ltd

说明:

备注:

1. 本图未经我司设计师之批准, 不得随意将任何部分翻印、改稿, 违者必究。
2. 须以比例量度此图, 一切应依图内数字所示为准。
3. 本图所有涉及梁、柱、墙、板等构造结构专业设计均需具备专业资质设计单位或结构工程师复核无误后方可实施。
4. 本图以最后更正之版本为准, 其它版本自动作废。
5. 本图须加盖本院出图章, 否则一律无效。

审	定	影	修	彭
审	核	马	达	马
项目负责人		李	林	李
专业负责人		彭	修	彭
校	对	黄	修	黄
设	计	吴	全	吴
绘	图	吴	全	吴

建设单位
桂林市社会福利院


工程名称
儿童楼

图名
三层给排水消防平面图

项目编号	—
专	业
设计阶段	施工图
比	例
日	期
版	次
图	号


(公司出图专用章)

(审核专用章)

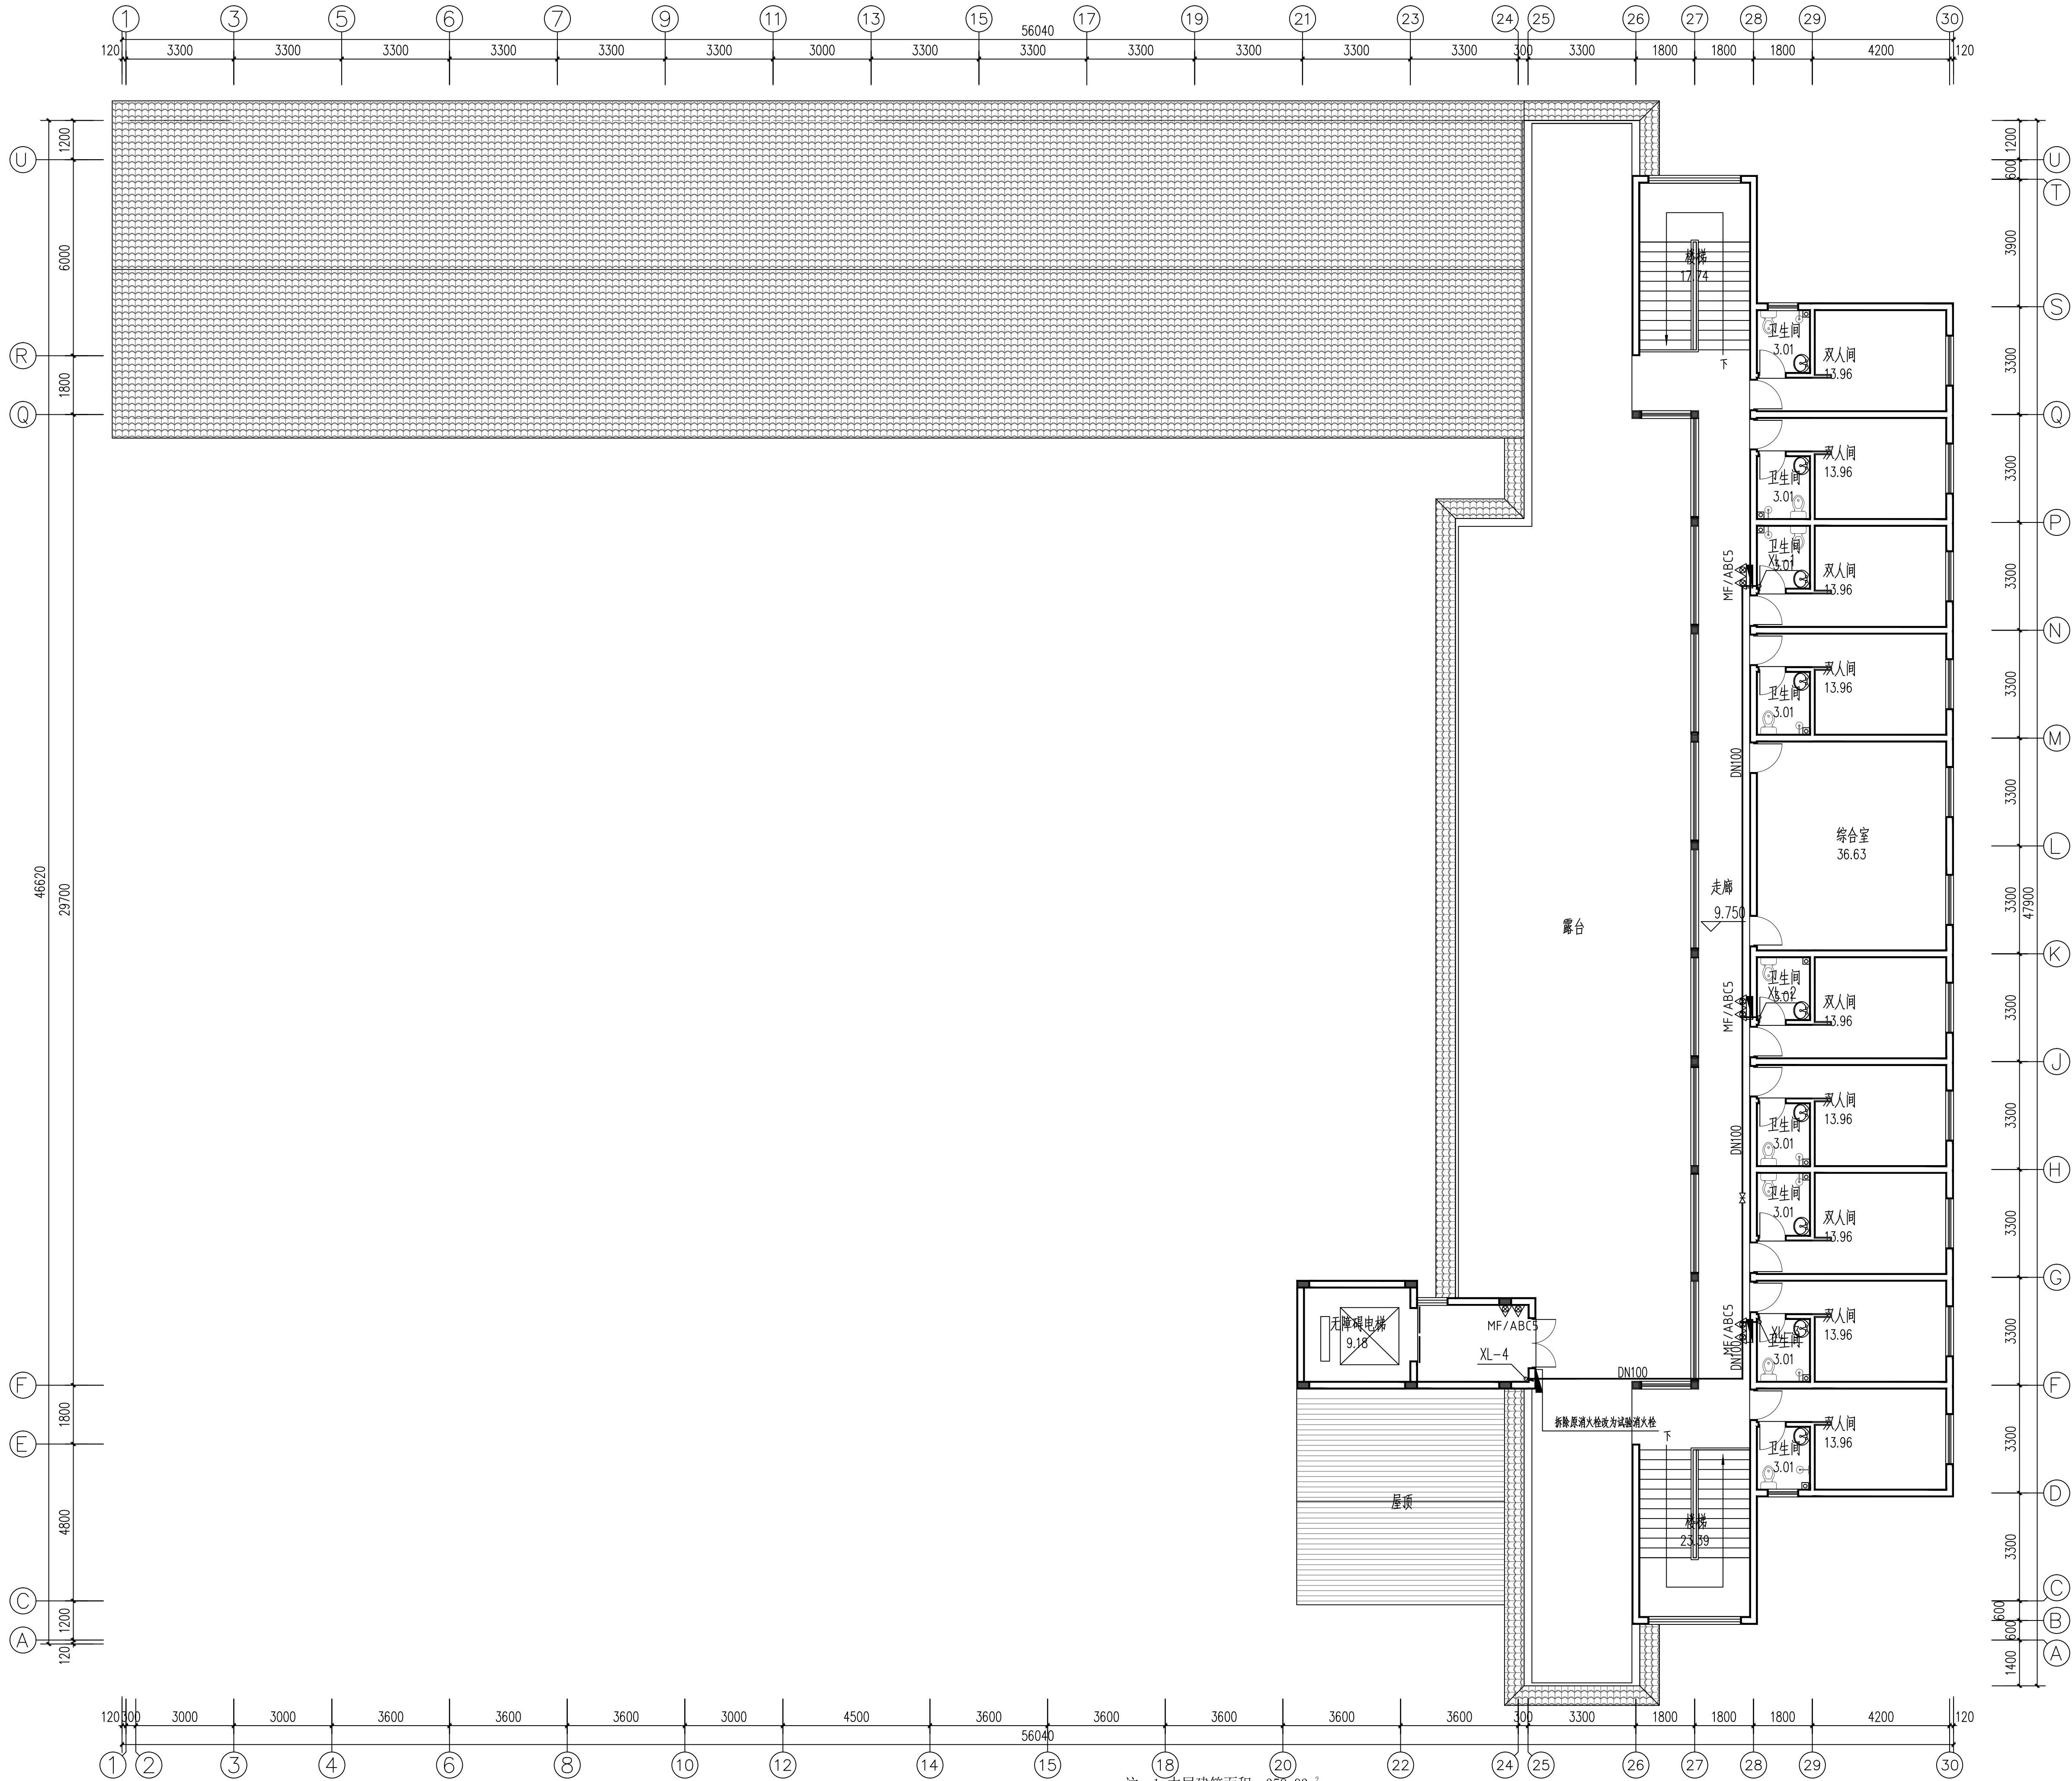

四层给排水消防平面图

注: 1. 本层建筑面积: 358.93m²;
2. 本层为一个防火分区, 设置2个疏散楼梯间。按每100人最小疏散净宽度取值1.0m/百人, 安全出入口净宽度为1.57x2=3.14m, 本层控制的最大使用人数为50人。

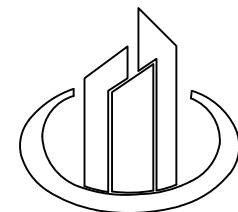

中庚工程
ZHONGGONG ENGINEERING TECHNOLOGY CO., LTD.

中庚工程技术有限公司
Zhonggong Engineering Technology Co., Ltd.

说明:

备注:

1. 本图未经我司设计师之批准, 不得随意将任何部分翻印、改稿, 违者必究。
2. 须以比例量度此图, 一切应依图内数字所示为准。
3. 本图所有涉及梁、柱、墙、板等构造结构专业设计均需具备专业资质设计单位或结构工程师复核无误后方可实施。
4. 本图以最后更正之版本为准, 其它版本自动作废。
5. 本图须加盖本院出图章, 否则一律无效。

审	定	影	修	彭
审	核	马	达	马
项目负责人	李	林	林	李
专业负责人	彭	修	彭	彭
校	对	黄	修	黄
设	计	吴	修	吴
绘	图	吴	修	吴

建设单位

桂林市社会福利院

工程名称

儿童楼

图名

四层给排水消防平面图

项目编号	—
专	业
设计阶段	施工图
比	例
日	期
版	次
图	号

(公司出图专用章)

(审图专用章)

