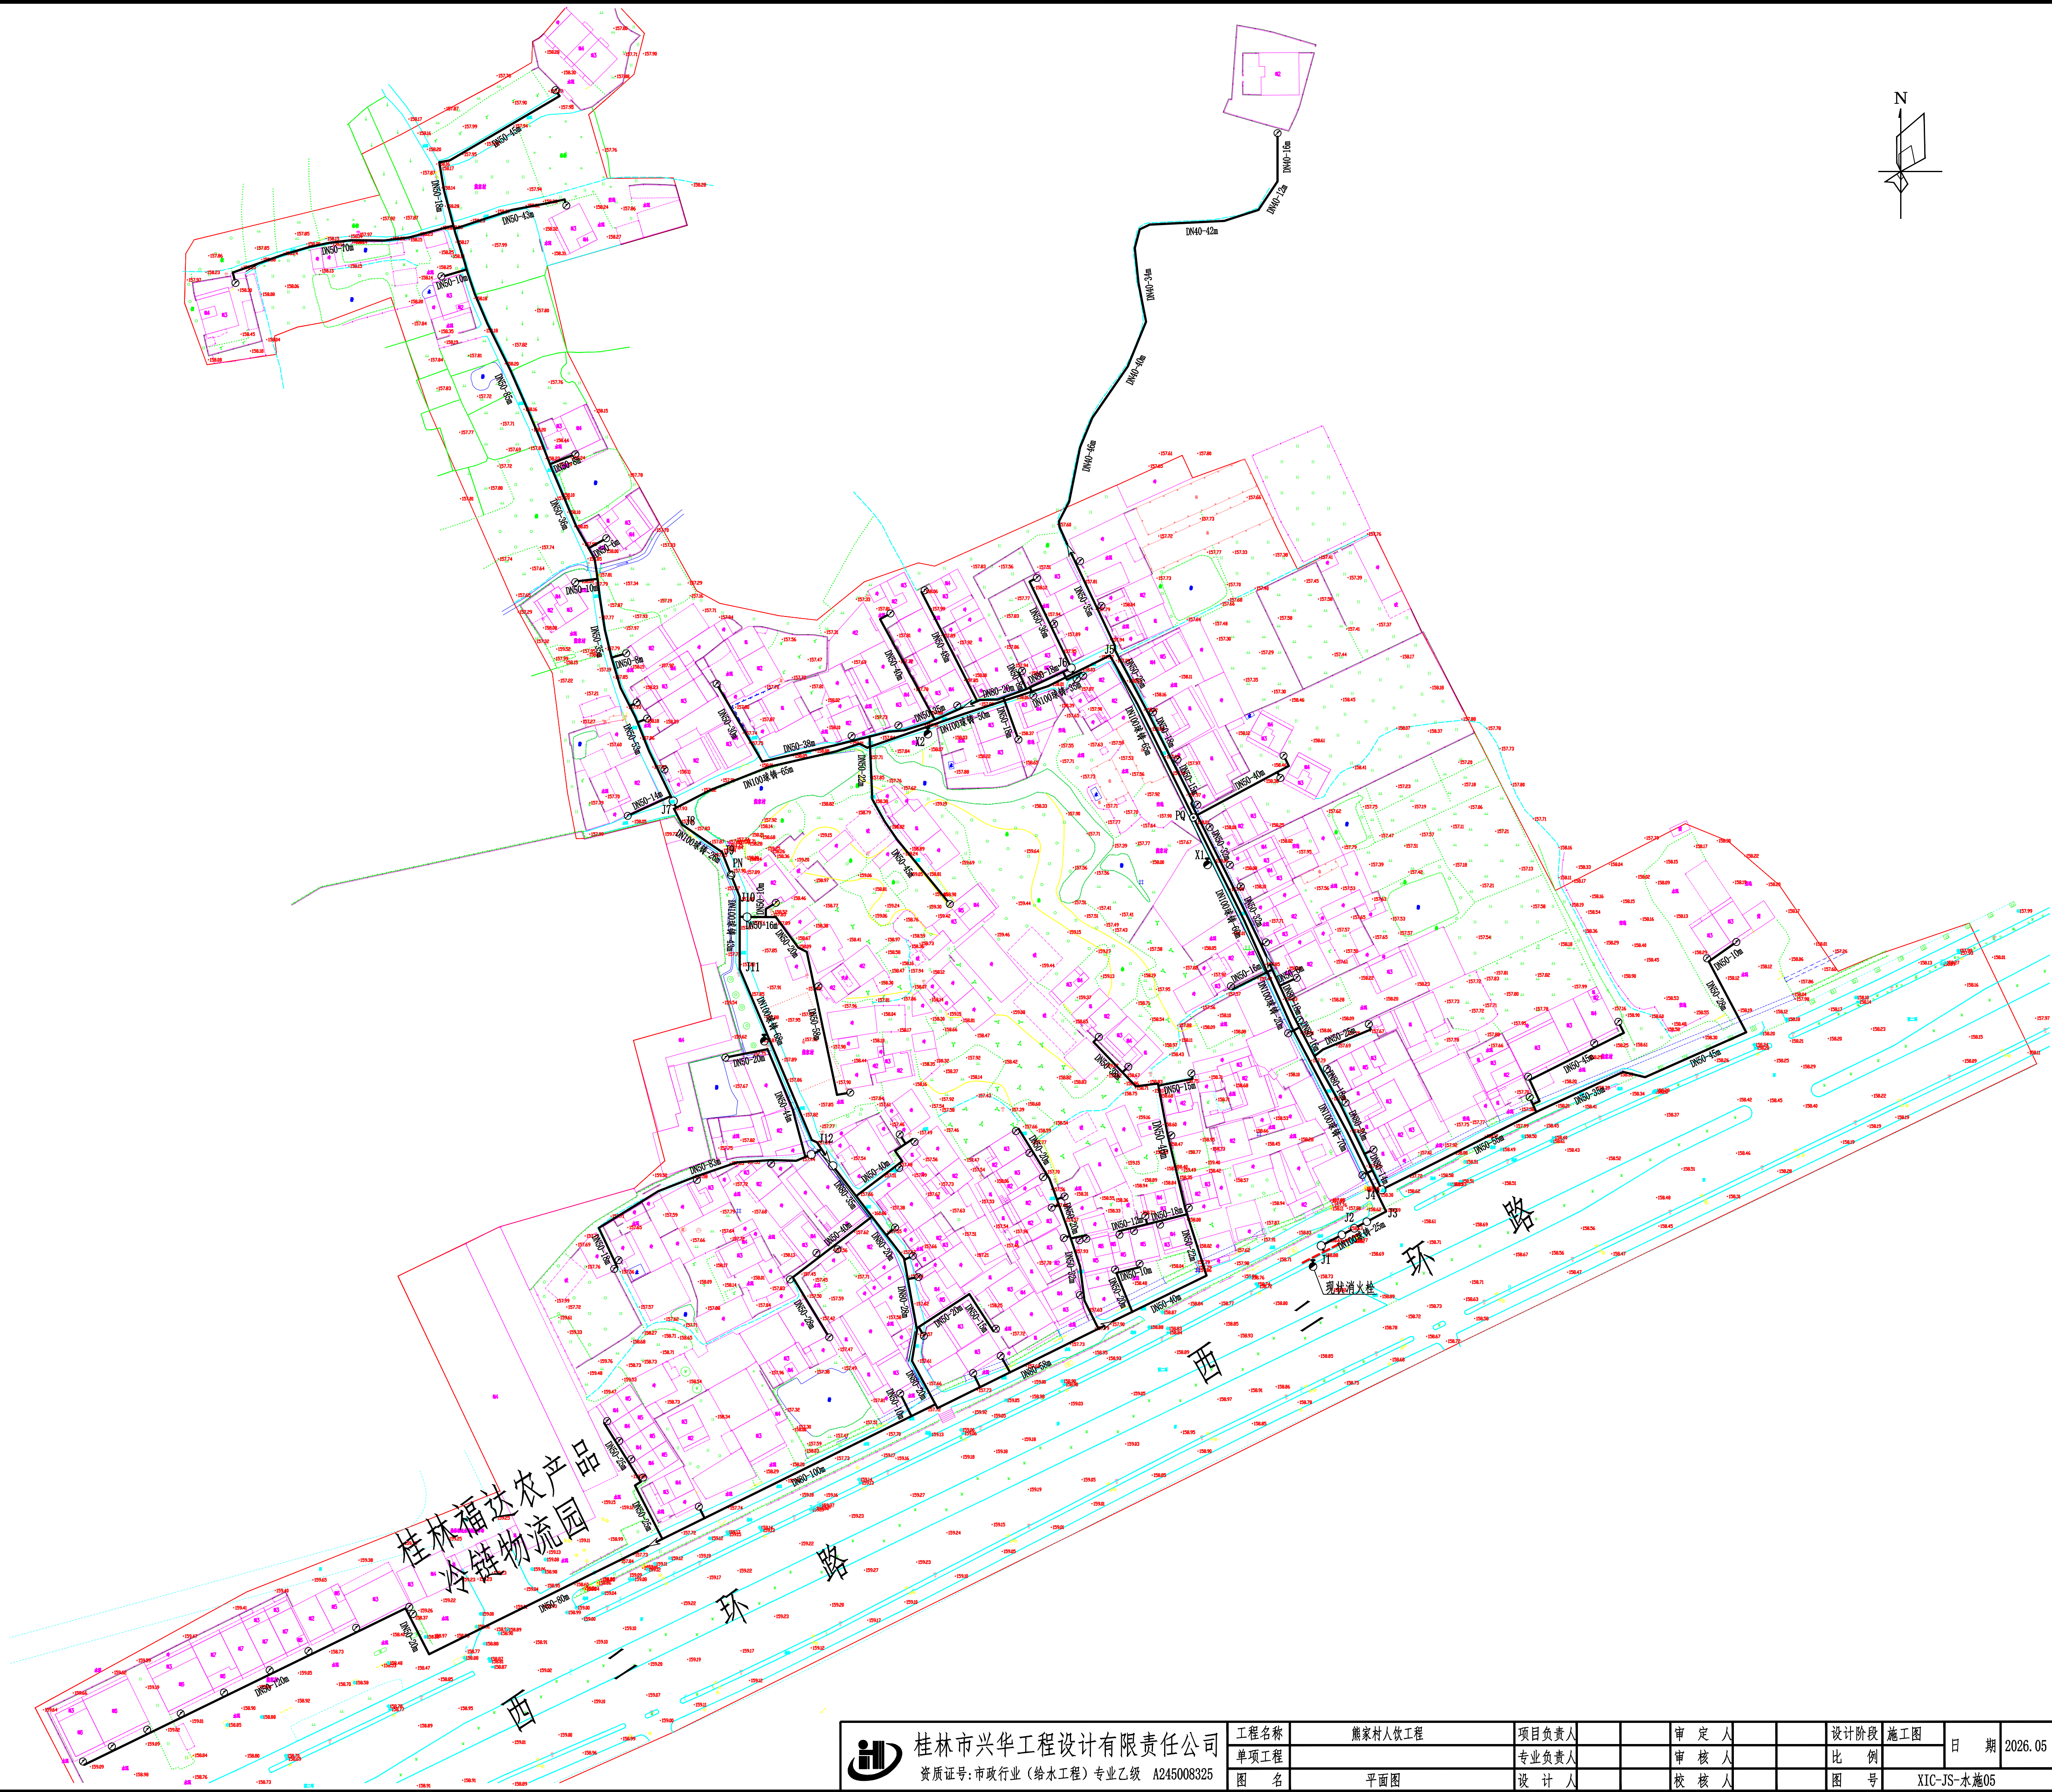


 桂林市兴华工程设计有限责任公司 资质证号: 市政行业(给水工程)专业乙级 A245008325	工程名称	鹿家村伙工程			项目负责人		审定人		设计阶段	施工图	日期	2026.05
	单项工程				专业负责人		审核人		比例			
	图名	平面图			设计人		校核人		图号	XIC-JS-水施05		