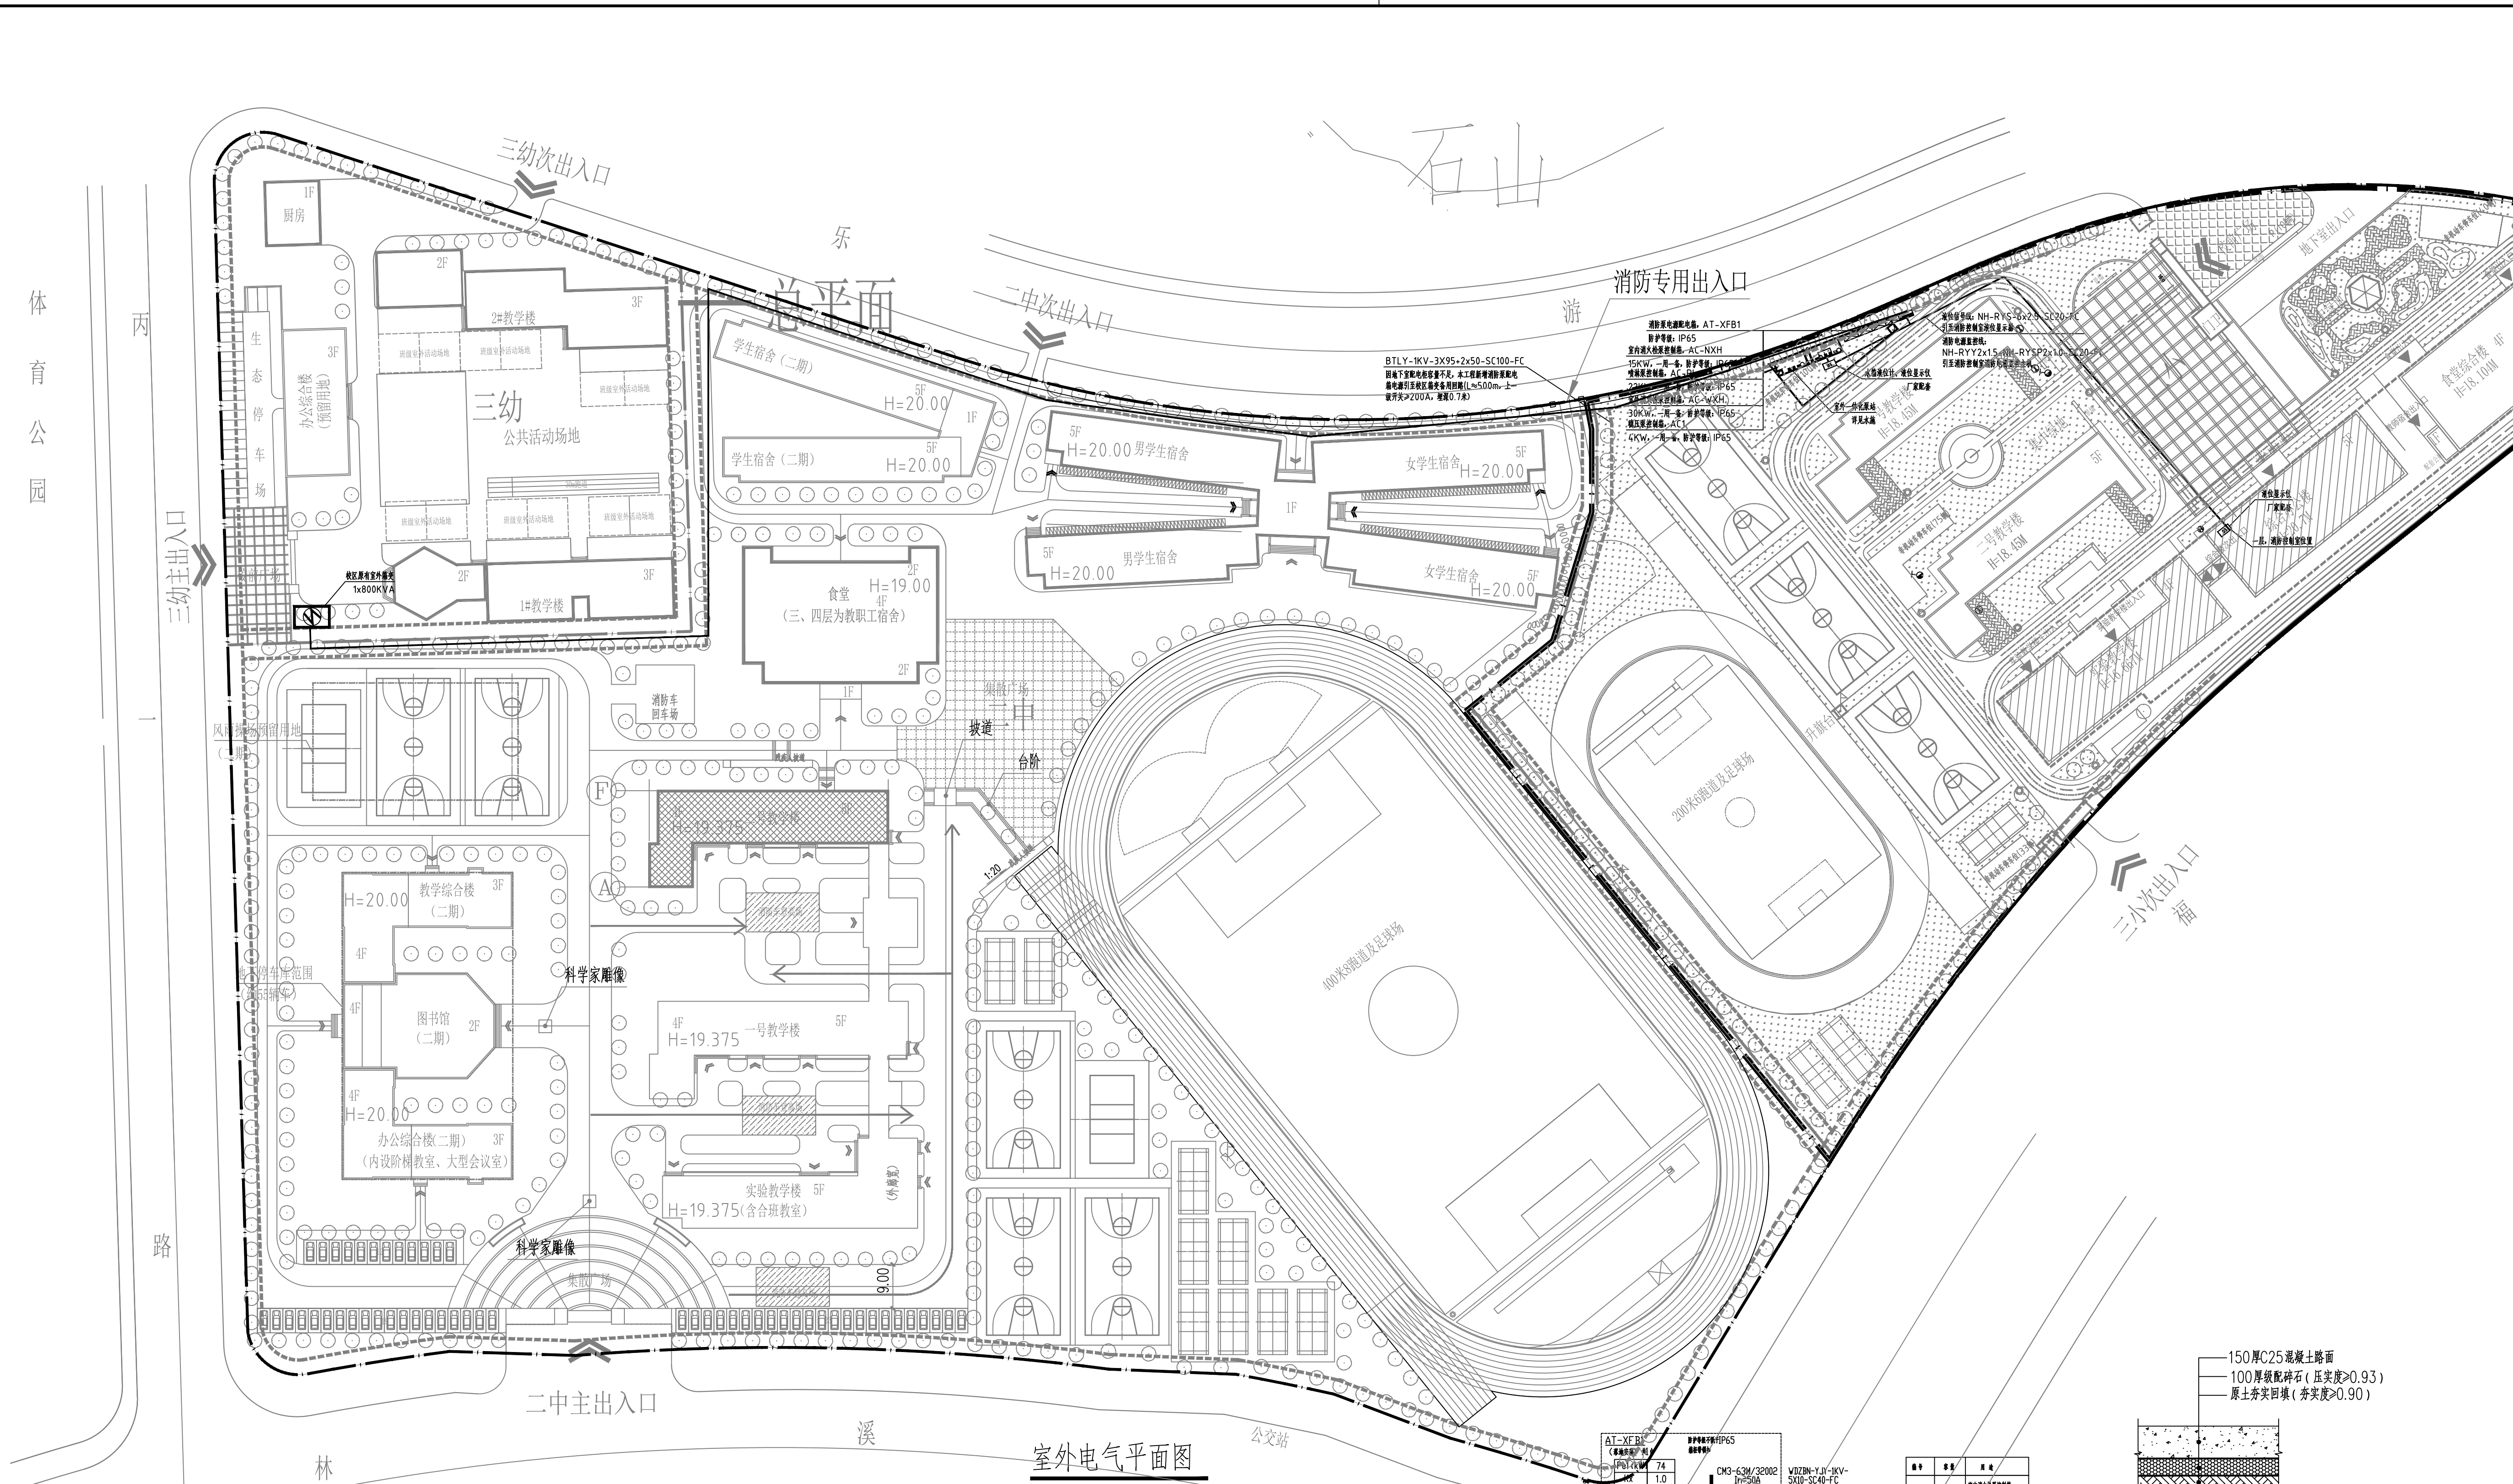


工程名称	阳朔县阳朔镇第二中学校园消防设施
建设单位	阳朔县教育局
设计单位	深圳建昌工程设计有限公司
项目负责人	李城
专业负责人	陈文喜
审核人	黄观球
校对	唐亚杰
设计	唐学正
日期	2026.04
图号	DS-01





说明：1. 本图是根据设计单位提供的建筑平面图、消防系统图、消防设备规格书等资料编制的。2. 本图仅供参考，不作为施工的依据。3. 施工过程中如发现与设计不符的情况，请及时与设计单位联系。4. 本图版权归设计单位所有，未经许可不得复制或传播。



室外电气平面图

设备名称	规格	数量	备注
AT-XFB1	一体化消防电源配电箱	1	消防专用
AC-NXH	室内消防泵控制箱	1	消防专用
AC-PL	喷淋泵控制箱	1	消防专用
AC-WXH	室外消防泵控制箱	1	消防专用
AC1	稳压泵控制箱	1	消防专用

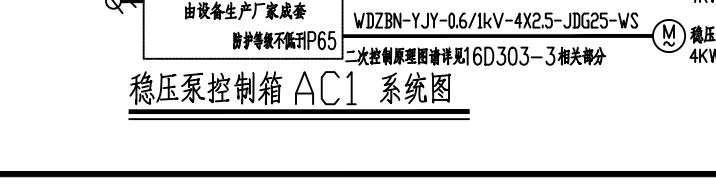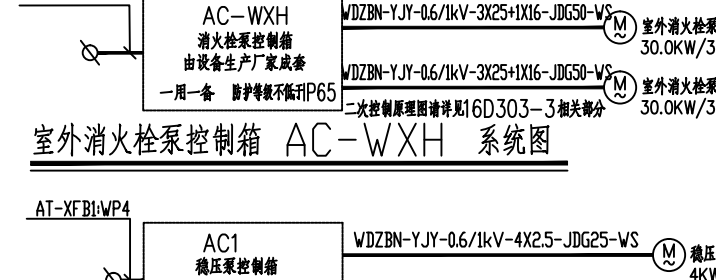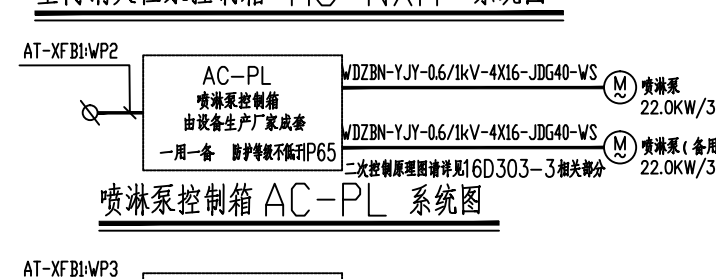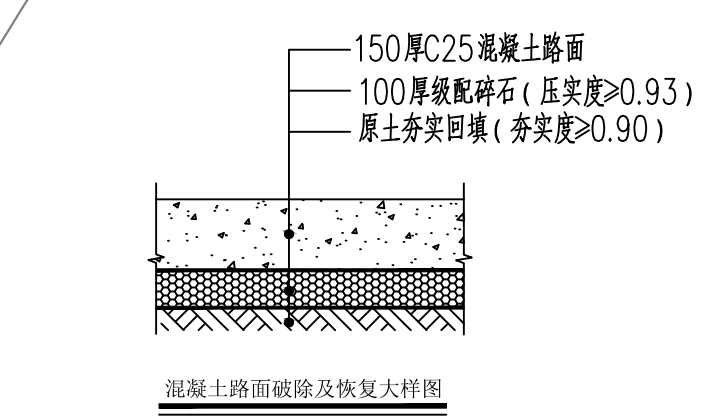- 注：消防泵房设置在室外，不设值班室，不设休息室。
- 消防泵房内应设置火灾报警系统，火灾报警系统应与消防泵房联动。
 - 消防泵房内应设置火灾报警系统，火灾报警系统应与消防泵房联动。
附注

加盖图章处

审批	李城	设计	唐学正
项目负责	陈文喜	审核	唐学正
专业负责	黄观球	校对	唐亚杰
审核	黄观球	设计	唐学正

版本号: V1.0

日期: 2026.04

建设单位: 阳朔县教育局

工程名称: 阳朔县阳朔镇第二中学校园消防设施

子项名称: 室外电气平面图

图名: 室外电气平面图

图例: 电施

深圳建昌工程设计有限公司

城乡规划编制 甲级

建筑行业 (建筑工程) 甲级

风景园林工程设计专项 甲级

市政行业 (给水、排水、道路、桥梁) 乙级