


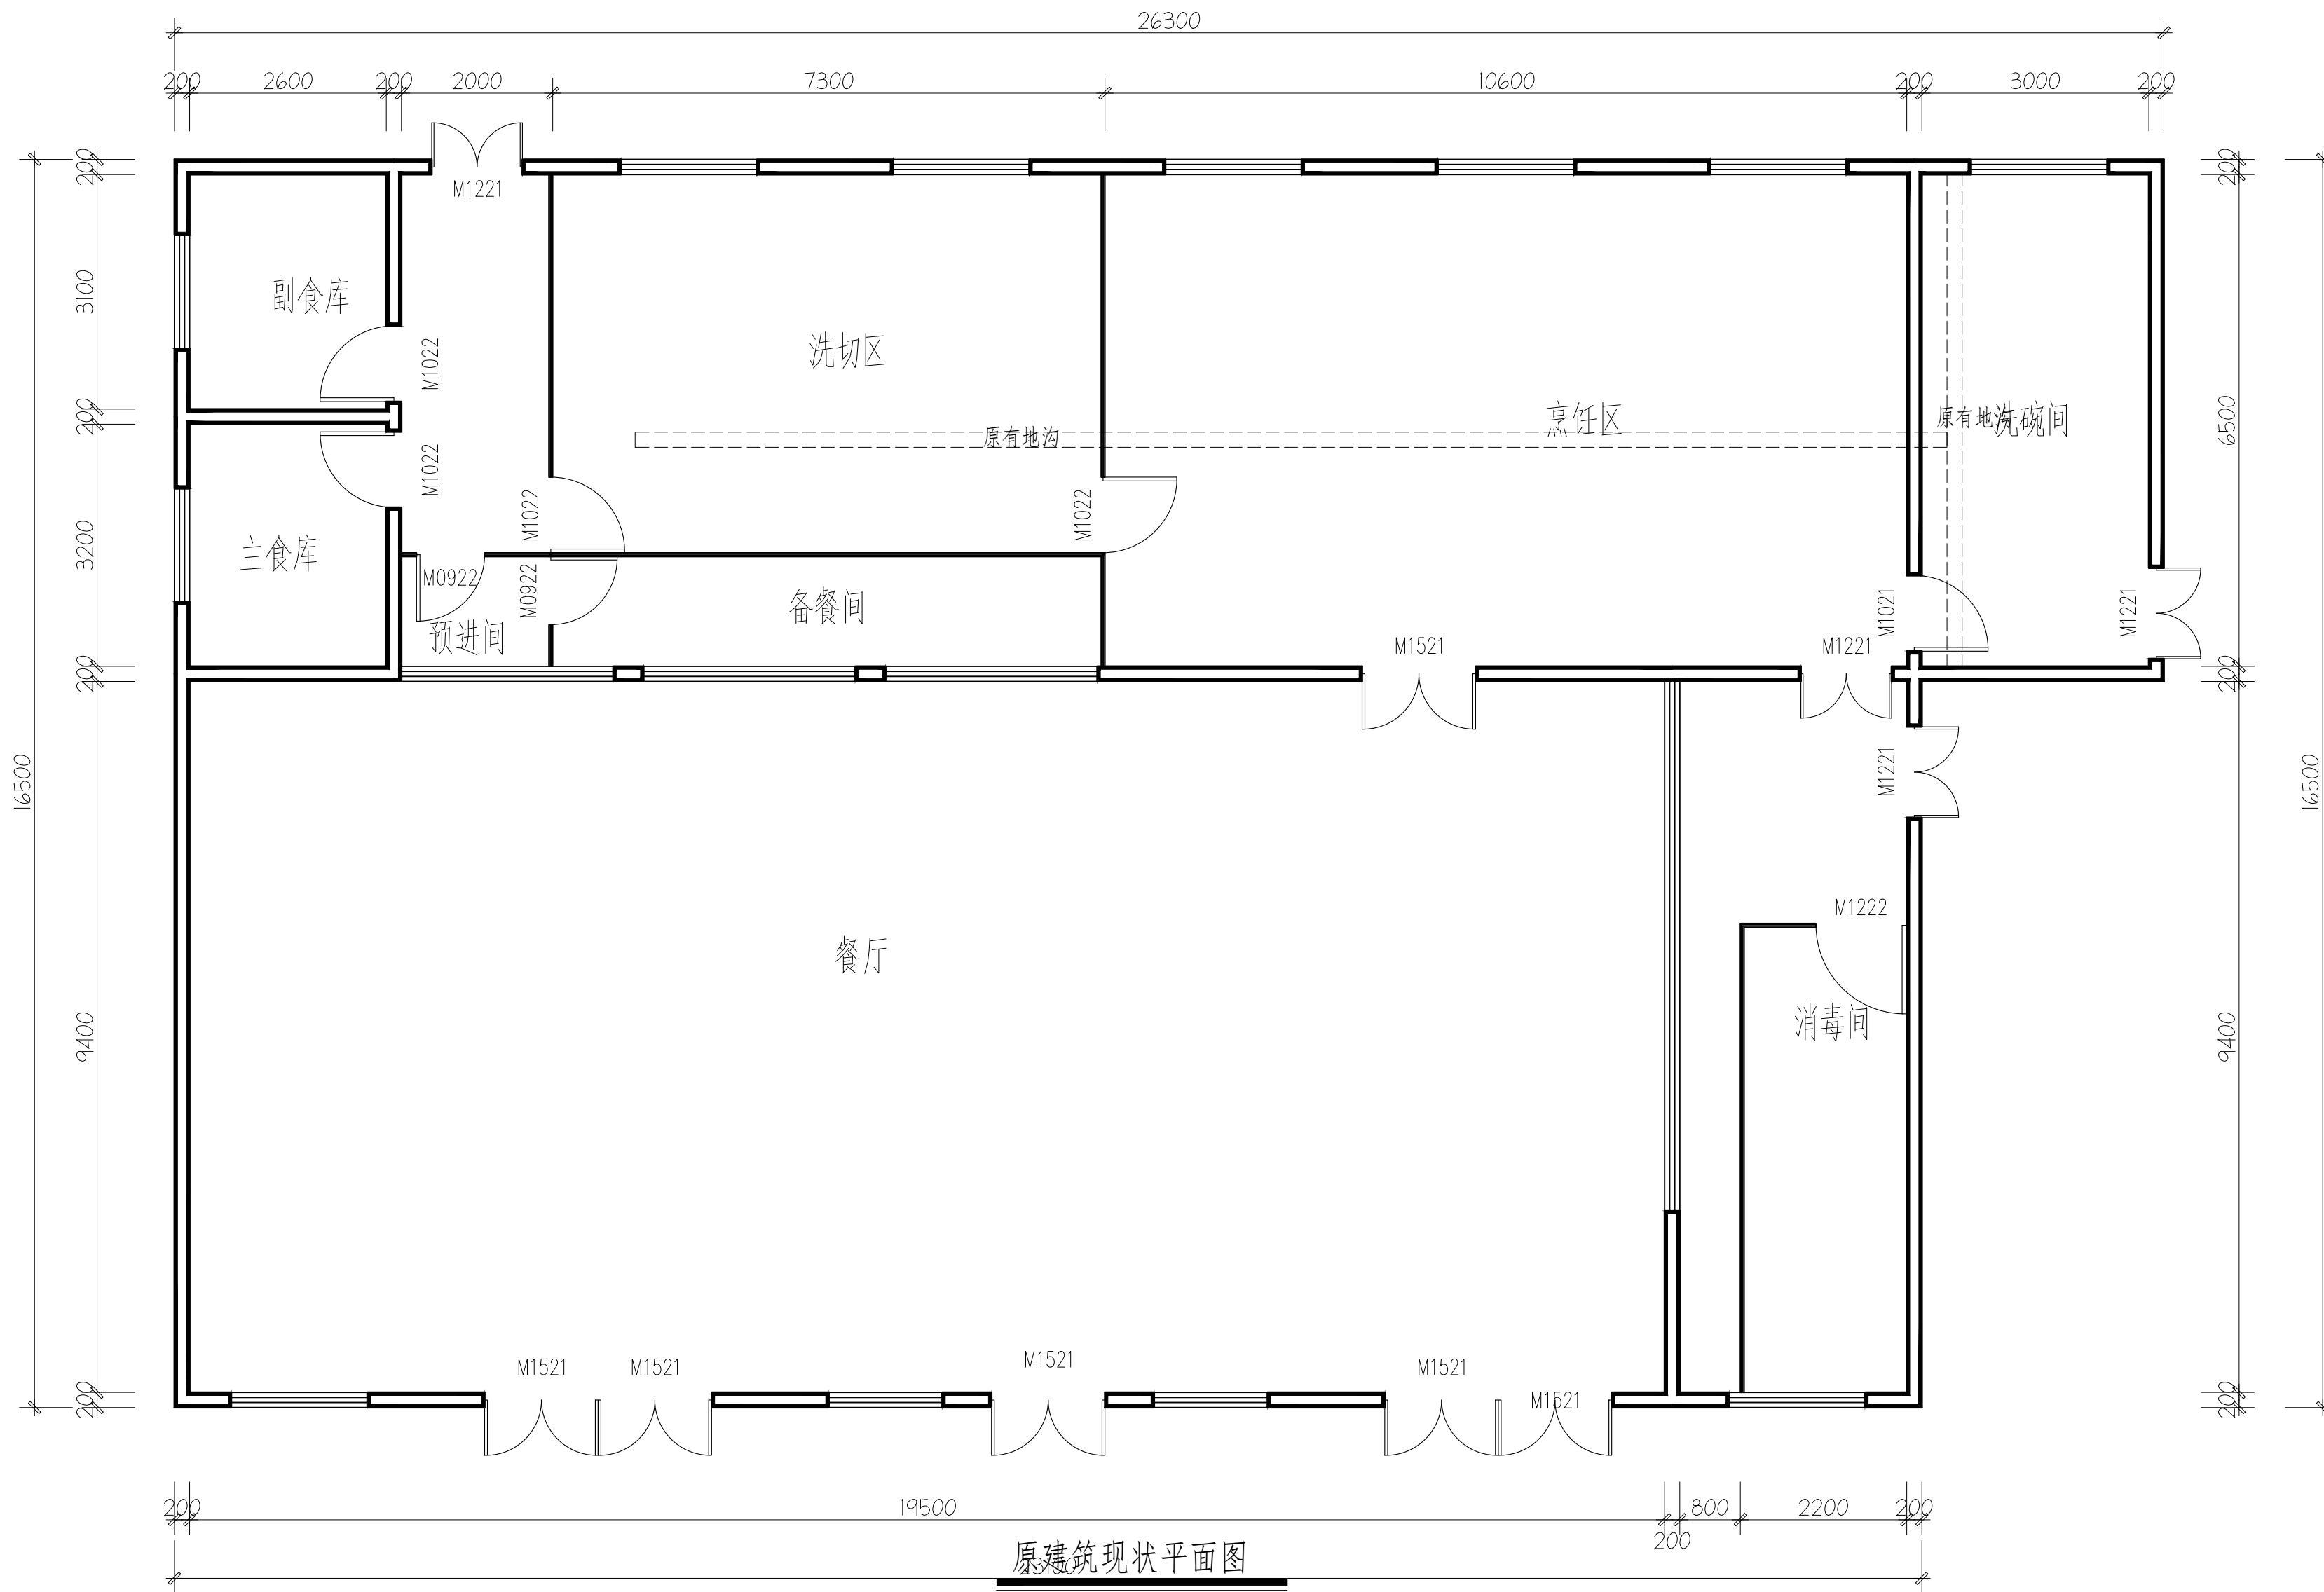


原建筑现状平面图

SCALE 1:70 @A2

净高3.2米。

备 注:

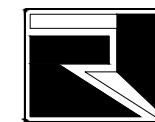

广西中融现代工程设计咨询有限公司
Guangxi Zhongrong modern engineering design Consulting Co., Ltd

工程设计证书: A245019305

建筑行业(建筑工程)乙级

市政行业(道路工程)专业乙级

给水排水专业乙级

风景园林工程乙级

工程造价咨询证书: 乙002045000405

项目负责 PROJECT PRINCIPAL	蒋官杰	蒋官杰
---------------------------	-----	-----

专业负责 PROJECT CAPTAIN	蒋官杰	蒋官杰
-------------------------	-----	-----

审 定 AUTHORIZED BY	周年明	周年明
----------------------	-----	-----

审 核 EXAMINED BY	于升民	于升民
--------------------	-----	-----

校 对 CHECKED BY	唐小武	唐小武
-------------------	-----	-----

设 计 DESIGNED BY	黄翠琴	黄翠琴
--------------------	-----	-----

建设单位 (CONSTRUCTION UNIT)

2026年城乡义务教育中央和
自治区补助经费-宁明县城镇
第一中学等5所学校建设项目

工程名称 (PROJECT NAME)

宁明县北江乡中心小学食堂

图 名 (DRAWING TITLE)

原建筑现状平面图

工程编号 PROJECT No.	
---------------------	--


日 期 DATE	2026. 5
-------------	---------

版 次 EDITION NUMBER	A版
-----------------------	----

阶 段 STAGES	施工图	二维码
---------------	-----	-----

图 别 TYPE	建筑装饰	
-------------	------	--

图 号 DRAWING NUMBER	PL-01	
-----------------------	-------	--

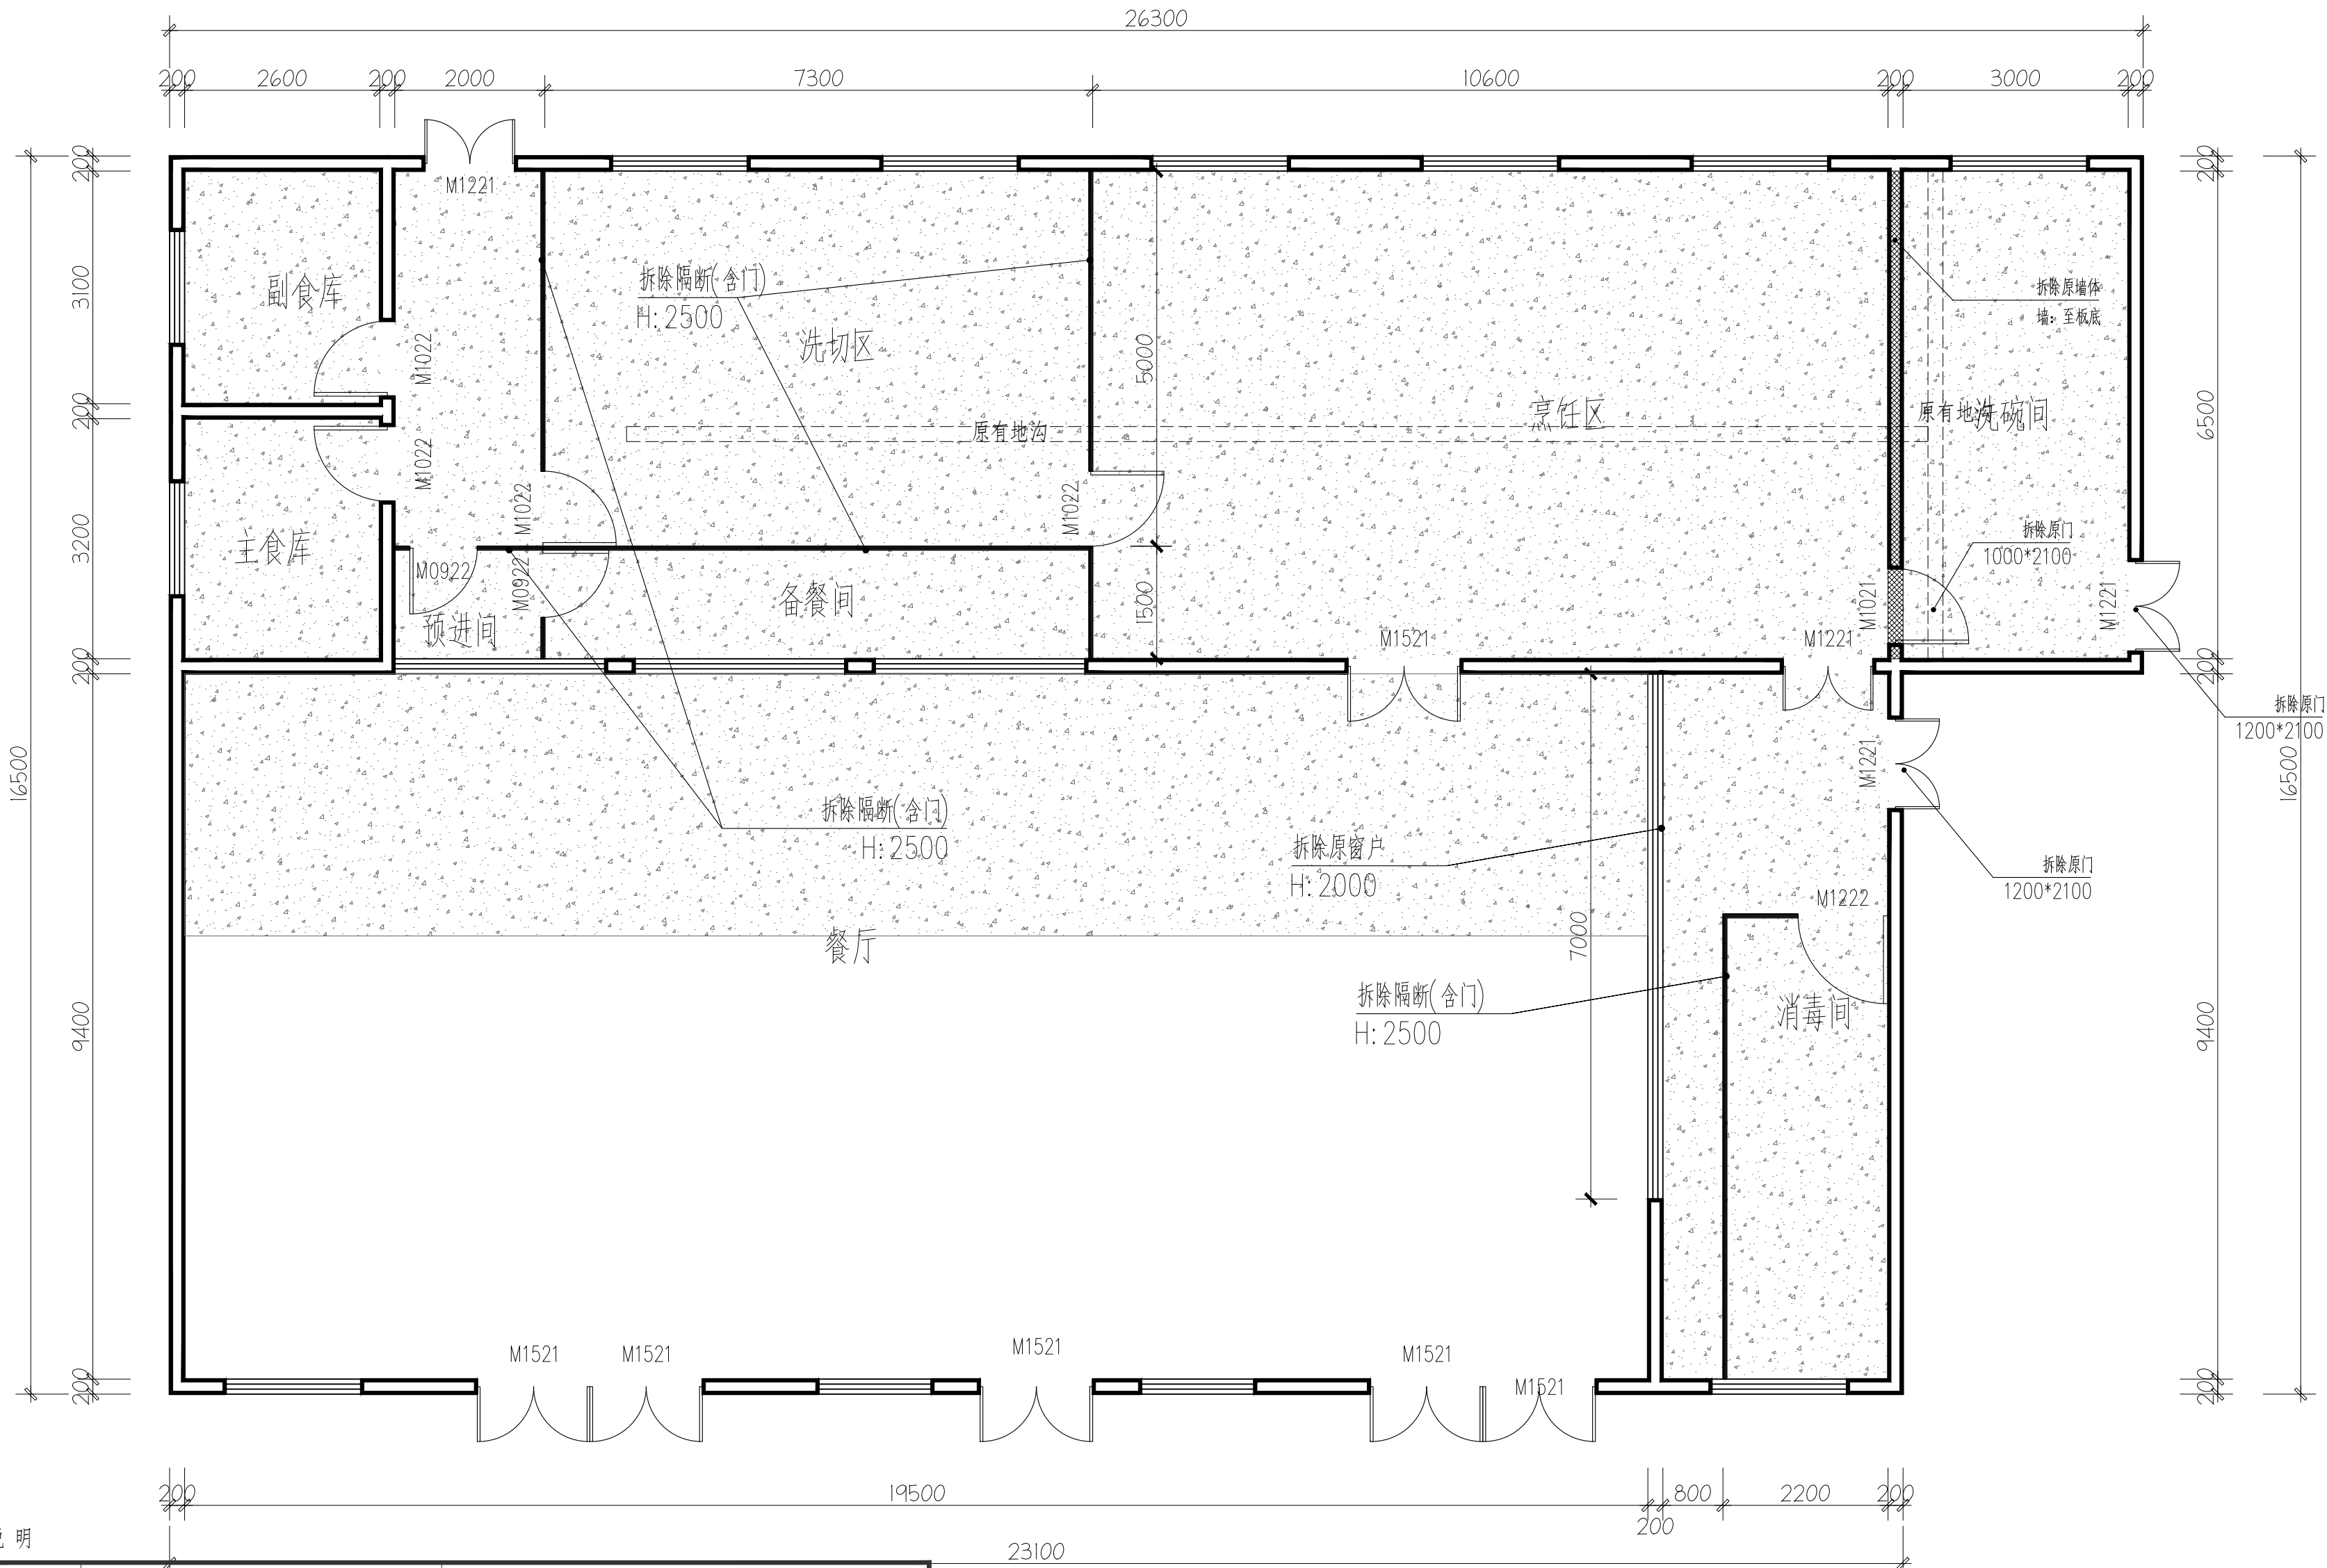

图例说明

名称	说明	备注
	原有钢筋混凝土墙体、柱体	拆除厨房区域内原墙柱墙面1.5高瓷砖墙裙及块料层 铲除厨房区域内原墙柱墙面1.5高至板顶墙面腻子层
	原建筑砌体墙	
	玻璃窗户、隔断	未特别注明处均拆至板底
	拆除原有墙体/构件	
	拆除原地面瓷砖及块料层	含防水层及地沟饰面、块料层
	拆除原有地面水沟盖板水篦子及瓷砖块料	
	拆除原有天面金属扣板顶棚	195m²

注: 1. 拆除内容均以平面图文字示意为准。
2. 拆除墙体时最大限度保护邻近原有铺砖不被破坏
3. 拆除墙体及构件后1:3水泥砂浆抹灰找平开口墙面


顶部标高
±0.000
底部标高
±0.000

拆改平面示意图

SCALE 1:70 @A2

净高3.2米。

备 注:

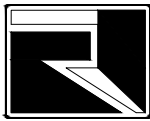

广西中融现代工程设计咨询有限公司

Guangxi Zhongrong modern engineering design Consulting Co., Ltd

工程设计证书: A245019305

建筑行业(建筑工程)乙级

市政行业(道路工程)专业乙级

给水排水专业乙级

风景园林工程乙级

工程造价咨询证书: Z002045000405

项目负责 PROJECT PRINCIPAL	蒋官杰	
---------------------------	-----	--

专业负责 PROJECT CAPTAIN	蒋官杰	
-------------------------	-----	--

审 定 AUTHORIZED BY	周年明	
----------------------	-----	--

审 核 EXAMINED BY	于升民	
--------------------	-----	--

校 对 CHECKED BY	唐小武	
-------------------	-----	--

设 计 DESIGNED BY	黄翠琴	
--------------------	-----	--

建设单位 (CONSTRUCTION UNIT)

2026年城乡义务教育中央和
自治区补助经费-宁明县城镇
第一中学等5所学校建设项目

工程名称 (PROJECT NAME)

宁明县北江乡中心小学食堂

图 名 (DRAWING TITLE)

拆改平面示意图

工程编号 PROJECT No.	
---------------------	--

日 期 DATE	2026. 5
-------------	---------


版 次 EDITION NUMBER	A版
-----------------------	----

阶 段 STAGES	施工图	二维码
---------------	-----	-----

图 别 TYPE	建筑装饰	
-------------	------	--

图 号 DRAWING NUMBER	PL-02	
-----------------------	-------	--

备 注：

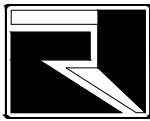

广西中融现代工程设计咨询有限公司

Guangxi Zhongrong modern engineering design Consulting Co., Ltd

工程设计证书：A245019305

建筑行业(建筑工程)乙级

市政行业(道路工程)专业乙级

给水排水专业乙级

风景园林工程乙级

工程造价咨询证书：乙002045000405

项目负责
PROJECT PRINCIPAL 蒋官杰 蒋官杰

专业负责
PROJECT CAPTAIN 蒋官杰 蒋官杰

审 定
AUTHORIZED BY 周年明 周年明

审 核
EXAMINED BY 于升民 于升民

校 对
CHECKED BY 唐小武 唐小武

设 计
DESIGNED BY 黄翠琴 黄翠琴

建设单位 (CONSTRUCTION UNIT)

2026年城乡义务教育中央和
自治区补助经费-宁明县城镇
第一中学等5所学校建设项目

工程名称 (PROJECT NAME)

宁明县北江乡中心小学食堂

图 名 (DRAWING TITLE)

新建隔墙说明图

工程编号
PROJECT No.


日 期
DATE 2026. 5

版 次
EDITION NUMBER A版

阶 段
STAGES 施工图 二维码

图 别
TYPE 建筑装饰

图 号
DRAWING NUMBER PL-03

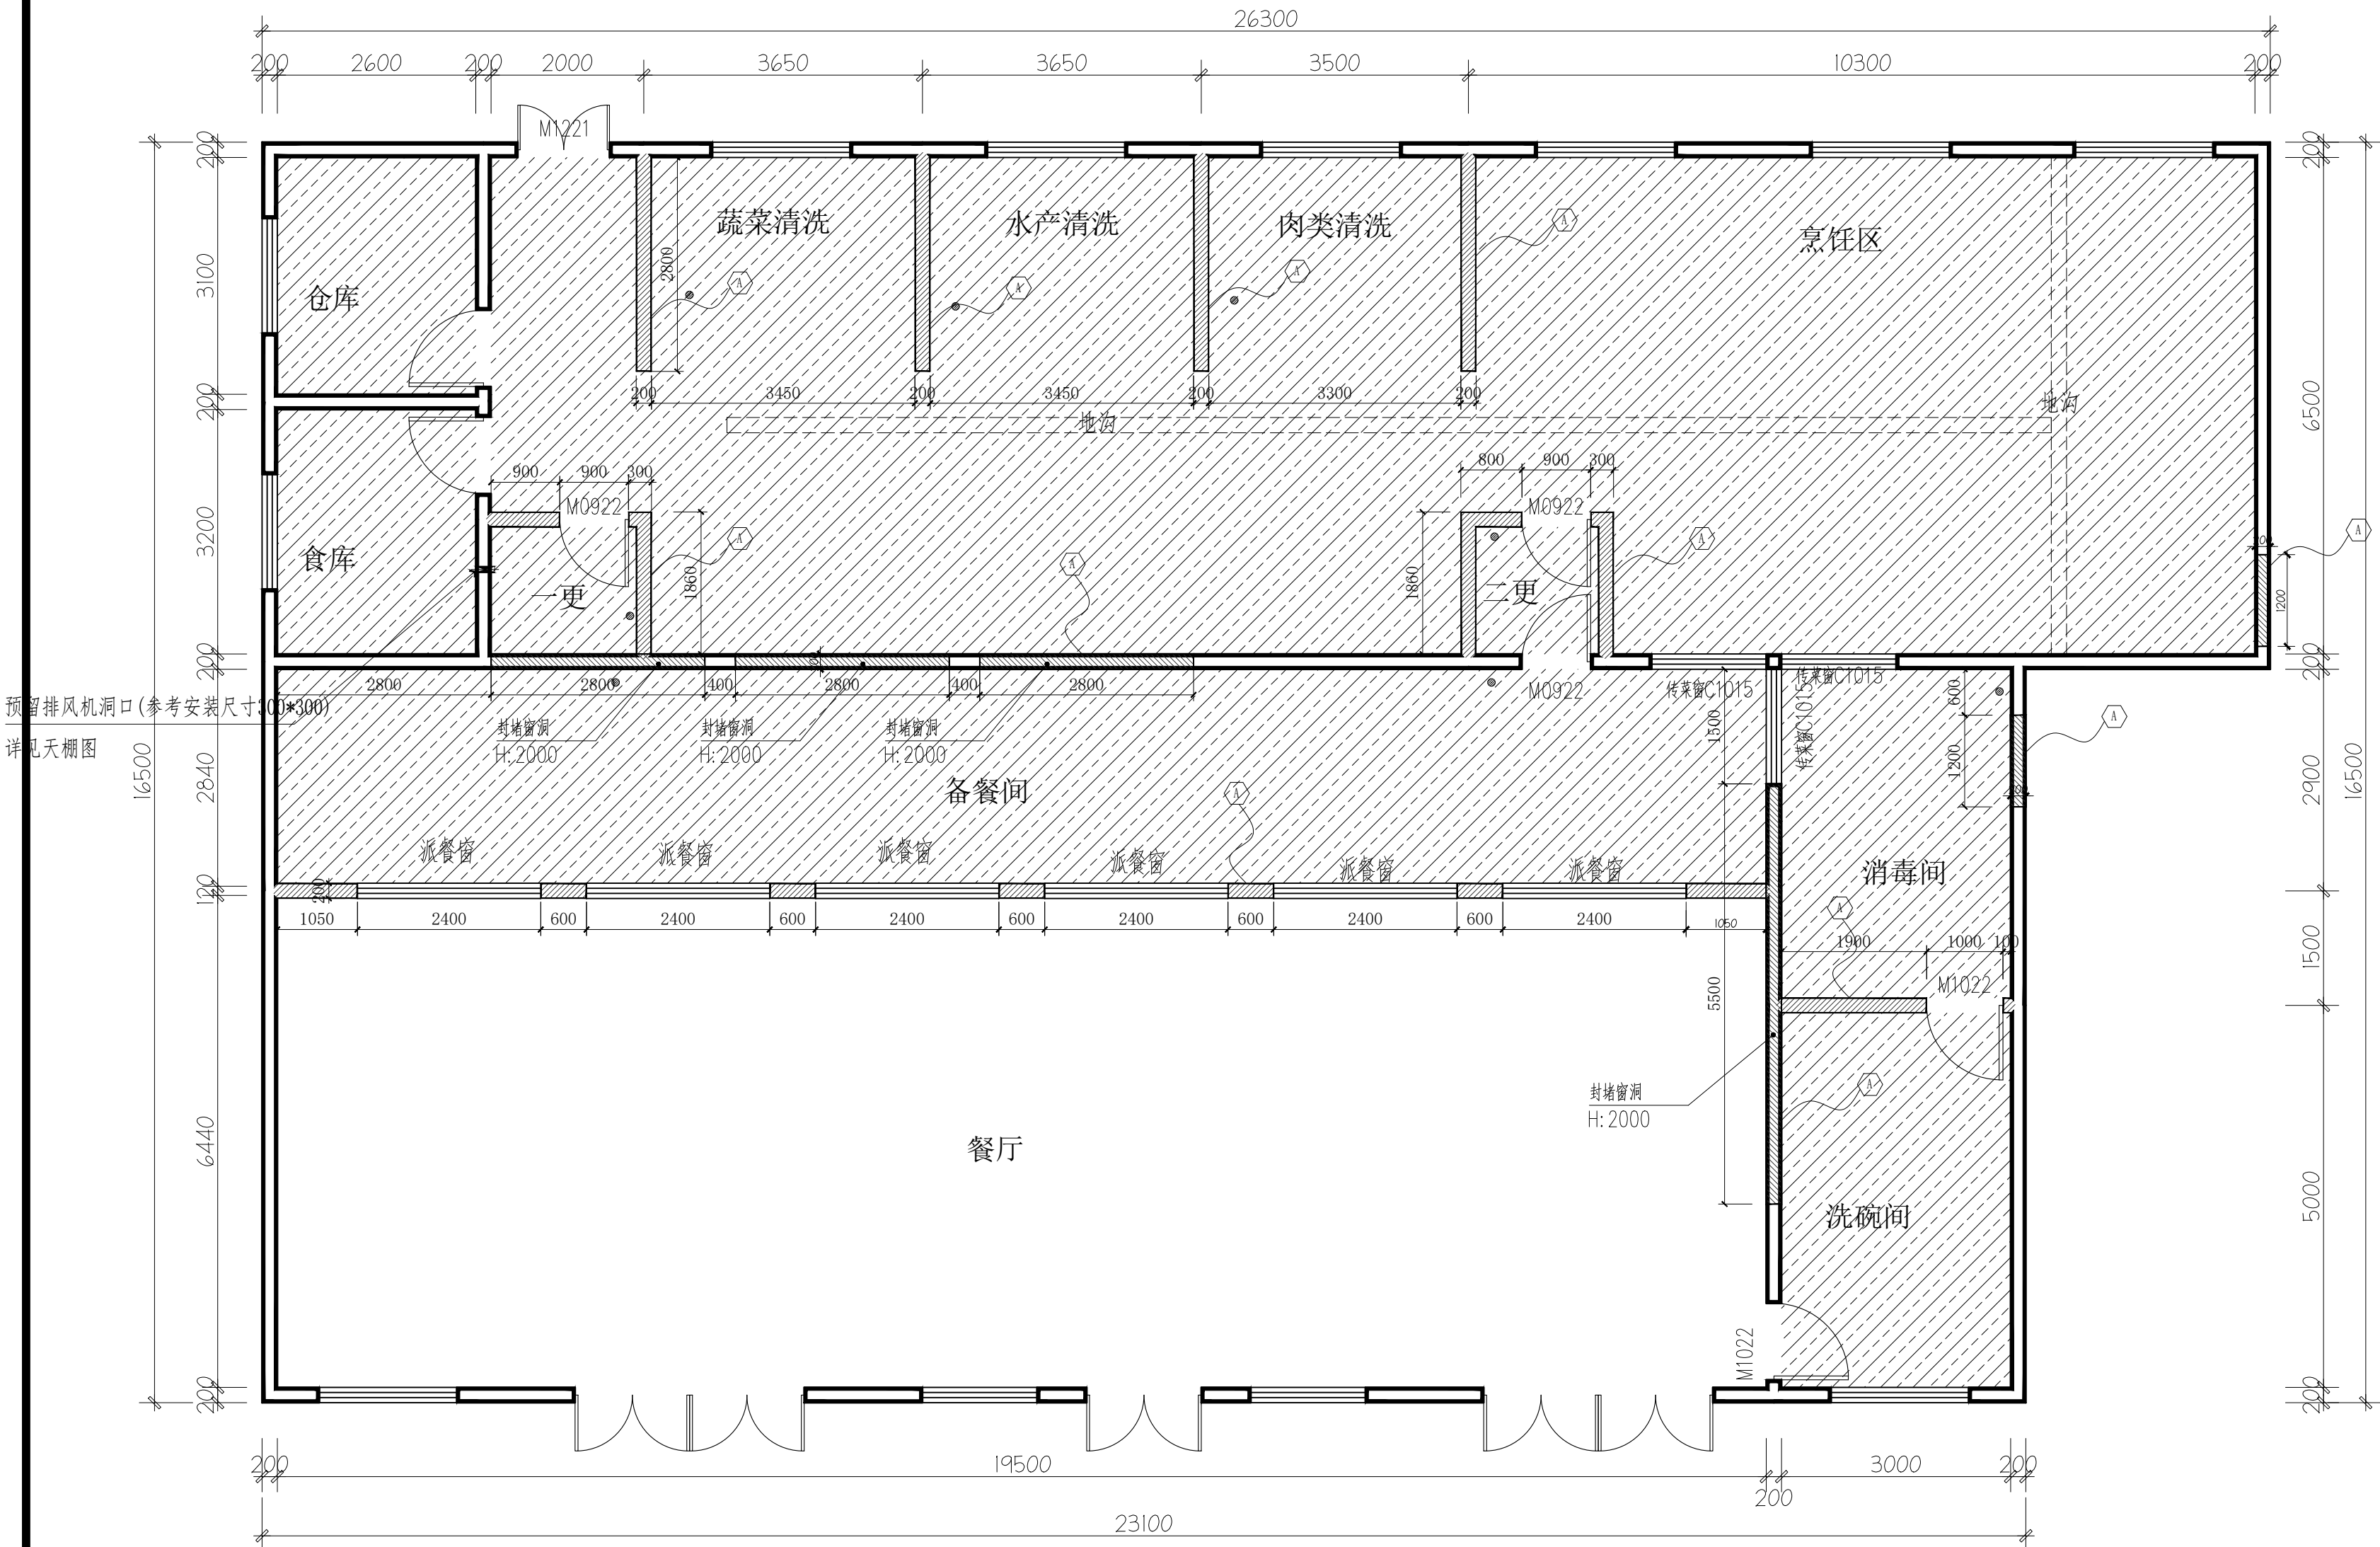

图例说明：

图例	名称	备注
	建筑墙体	土建部分详见建筑
	新建轻质块墙体	(同原墙厚至板底) 依据22G614-1《砌体填充墙结构构造》标准施工 除注明外其他墙体均为至板顶高度。
	挂式空调洞口 80	除注明外原建筑已完成(开孔为准详见天棚图)
	柜式空调洞口 80	
	防水涂料	地面2mm厚水泥基防水涂料；墙上翻至少2000mm；

注：1. 本次改造不涉及拆除原有承重墙，不影响原建筑主体结构安全
2. 上述距地指建筑装修完成面算起。
3. 所有新建门窗洞口均设置过梁按22G614-1《砌体填充墙结构构造》（2022年）标准执行
4. 所有新建墙体按GB 55007-2021《砌体结构通用规范》（强条，2022-01-01实施）设置构造柱

门窗表


类型	设计编号	洞口尺寸(mm)	数量	台高	开启方式	选用型号	备注
新建门	M0922	900X2200	3		平开	铝合金门	
	M1022	1000X2200	3			铝合金门	
		900X2200	1			铝合金门	
		1000X2200	2			铝合金门	
新建窗	C1512	1500X1200	2	900	推拉	90系列铝合金窗 12厘钢化玻璃	
	传菜窗C1015	1000X1500	3	900	推拉		以大样图为准
	派餐窗	2400X1800	6	600	推拉		以大样图为准

注意：未在表内的门窗不在本次工程范围；所有门窗尺寸应以现场复核后为准

新建隔墙说明图

SCALE 1:70 @A2

备 注:

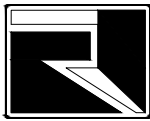

广西中融现代工程设计咨询有限公司

Guangxi Zhongrong modern engineering design Consulting Co., Ltd

工程设计证书: A245019305

建筑行业(建筑工程)乙级

市政行业(道路工程)专业乙级

给水排水专业乙级

风景园林工程乙级

工程造价咨询证书: 乙002045000405

项目负责
PROJECT PRINCIPAL 蒋官杰 蒋官杰

专业负责
PROJECT CAPTAIN 蒋官杰 蒋官杰

审 定
AUTHORIZED BY 周年明 周年明

审 核
EXAMINED BY 于升民 于升民

校 对
CHECKED BY 唐小武 唐小武

设 计
DESIGNED BY 黄翠琴 黄翠琴

建设单位 (CONSTRUCTION UNIT)

2026年城乡义务教育中央和
自治区补助经费-宁明县城镇
第一中学等5所学校建设项目

工程名称 (PROJECT NAME)

宁明县北江乡中心小学食堂

图 名 (DRAWING TITLE)

功能平面布置图

工程编号
PROJECT No.


日 期
DATE 2026. 5

版 次
EDITION NUMBER A版

阶 段
STAGES 施工图 二维码

图 别
TYPE 建筑装饰

图 号
DRAWING NUMBER PL-04

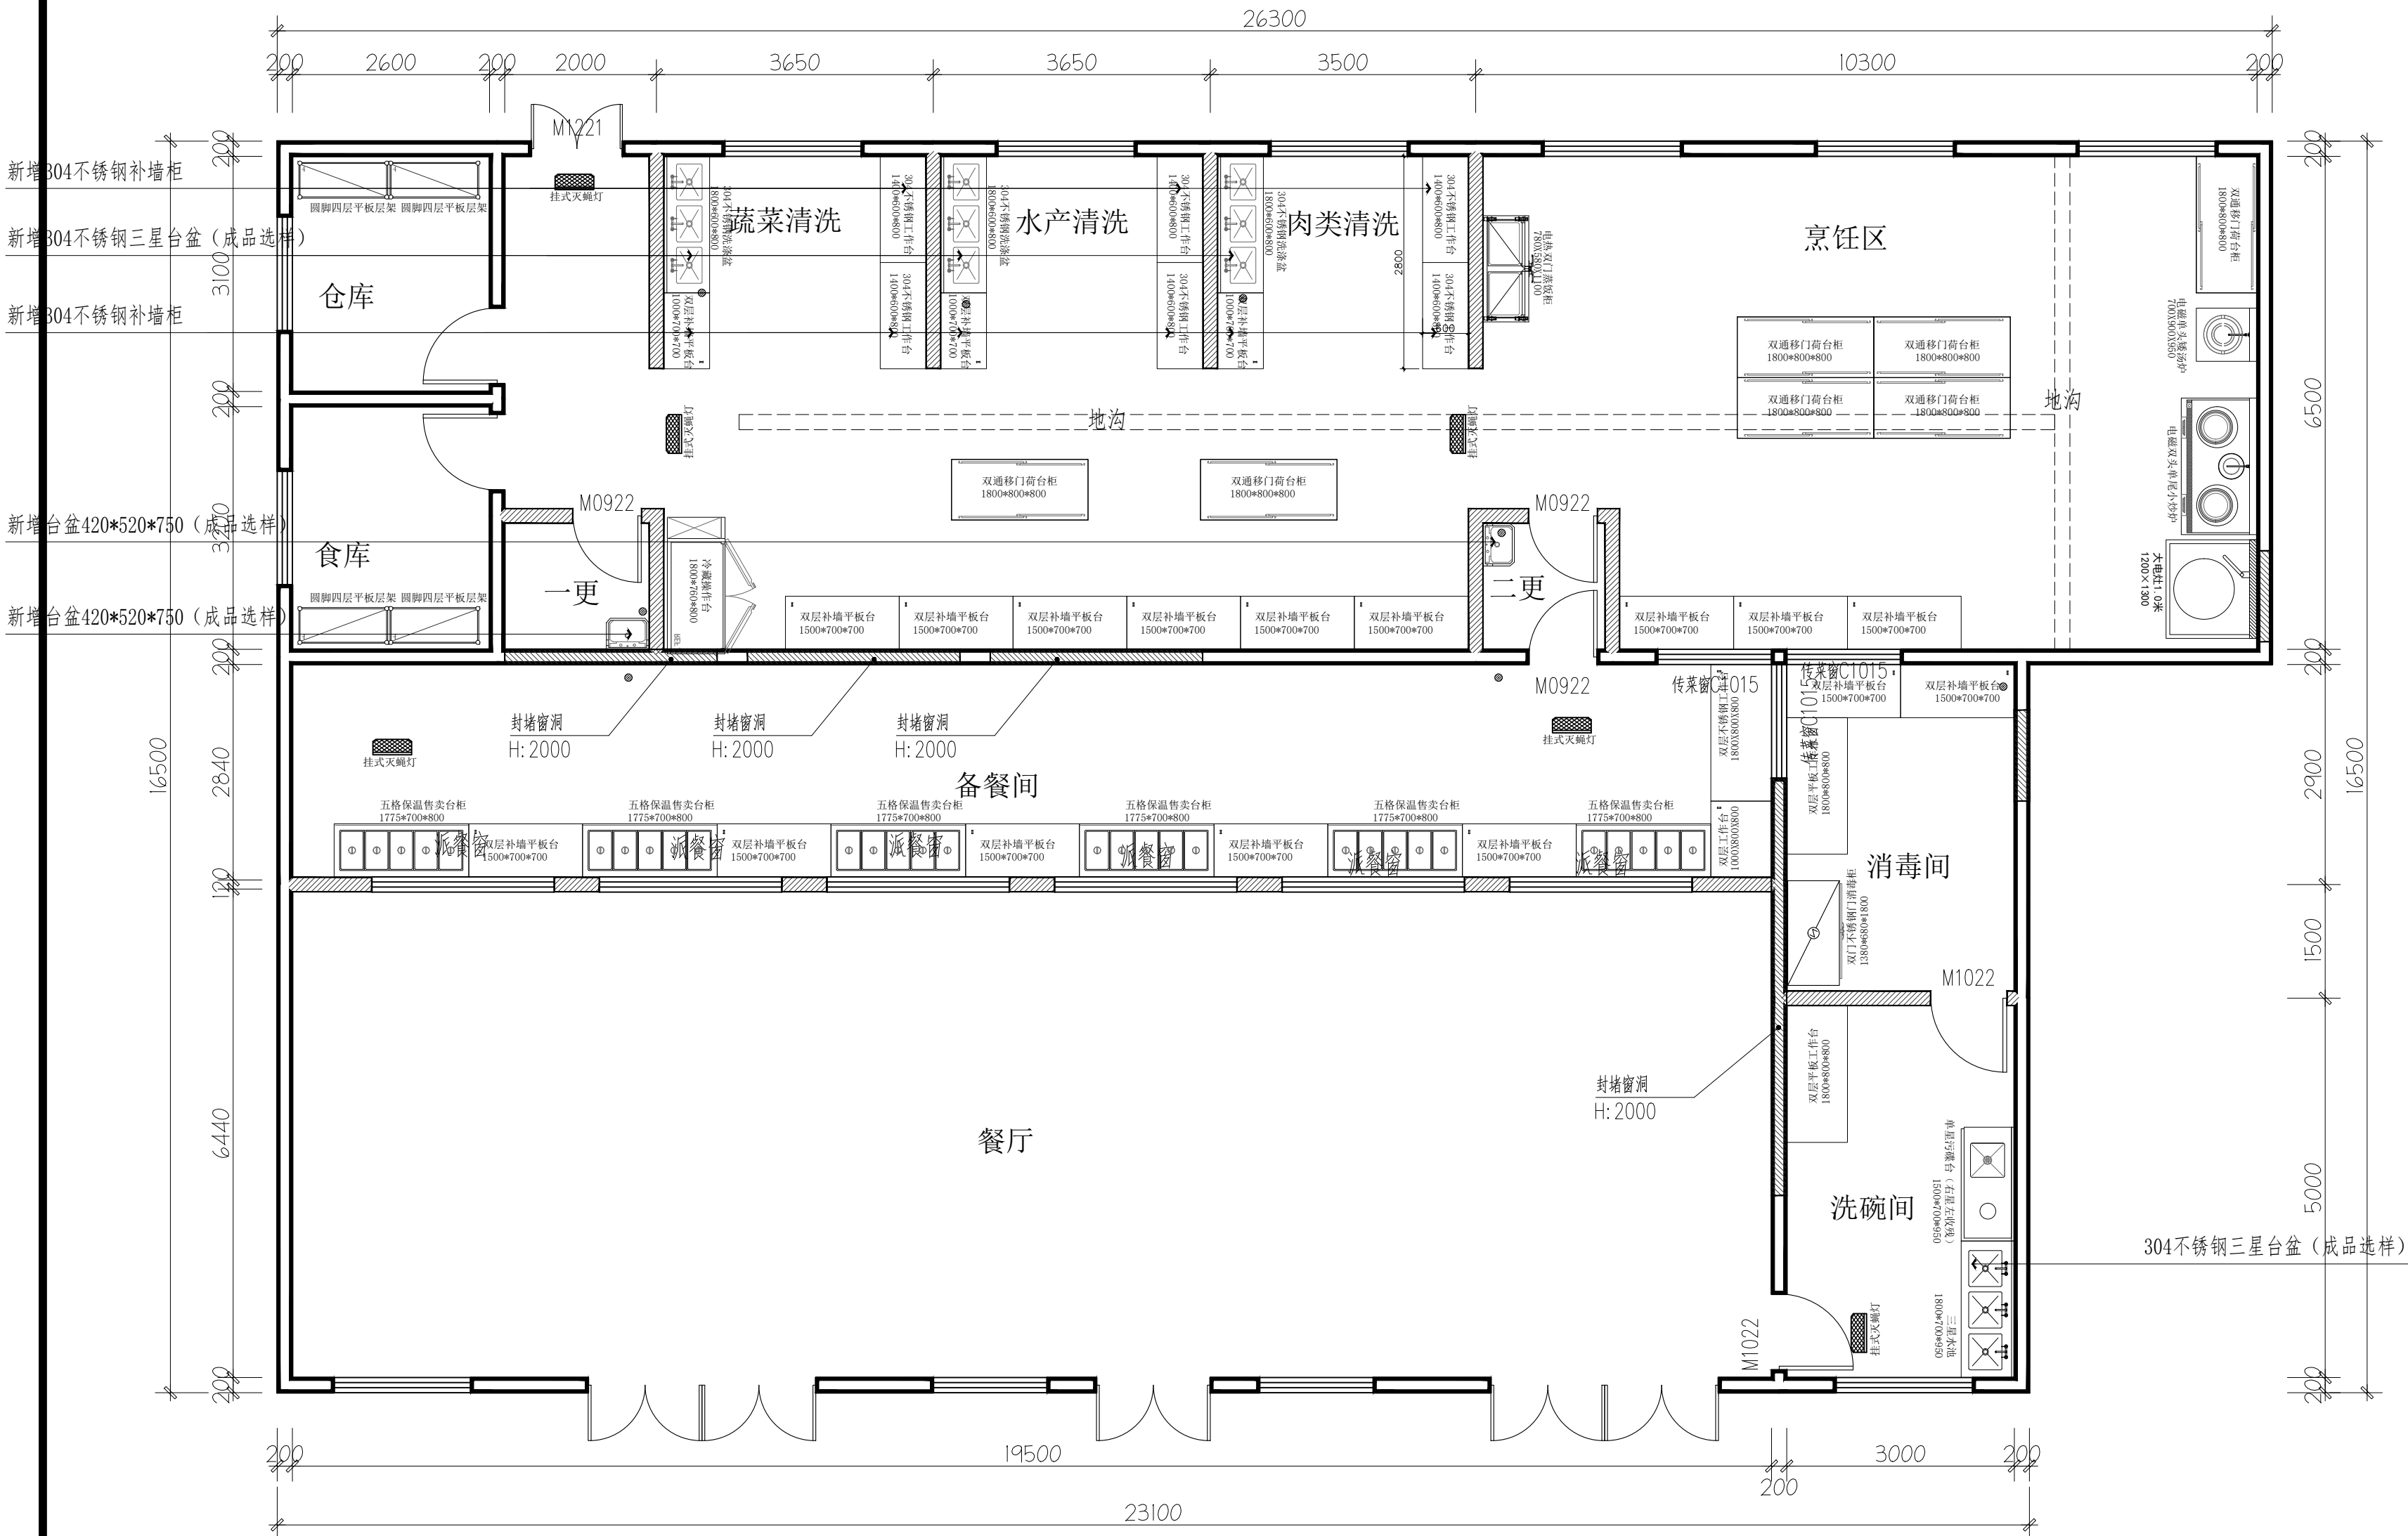

功能平面布置图


SCALE 1:70 @A2

3. 标高:

绝对标高	相对标高
±0.000	2.400

注: 1. 设备、家具仅供参考; 最终由专业厨具设备公司或使用方深化为准
2. 除注明外, 其他家具、厨具、洁具不在本次工程范围

备 注:

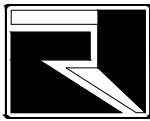

广西中融现代工程设计咨询有限公司

Guangxi Zhongrong modern engineering design Consulting Co., Ltd

工程设计证书: A245019305

建筑行业(建筑工程)乙级

市政行业(道路工程)专业乙级

给水排水专业乙级

风景园林工程乙级

工程造价咨询证书: Z002045000405

项目负责	蒋官杰	蒋官杰
PROJECT PRINCIPAL		

专业负责	蒋官杰	蒋官杰
PROJECT CAPTAIN		

审 定	周年明	周年明
AUTHORIZED BY		

审 核	于升民	于升民
EXAMINED BY		

校 对	唐小武	唐小武
CHECKED BY		

设 计	黄翠琴	黄翠琴
DESIGNED BY		

建设单位 (CONSTRUCTION UNIT)

2026年城乡义务教育中央和
自治区补助经费-宁明县城镇
第一中学等5所学校建设项目

工程名称 (PROJECT NAME)

宁明县北江乡中心小学食堂

图 名 (DRAWING TITLE)

地坪布置图

工程编号	
PROJECT No.	


日 期	2026. 5
DATE	

版 次	A版
EDITION NUMBER	

阶 段	施工图	二维码
STAGES		

图 别	建筑装饰	
TYPE		

图 号	PL-05
DRAWING NUMBER	

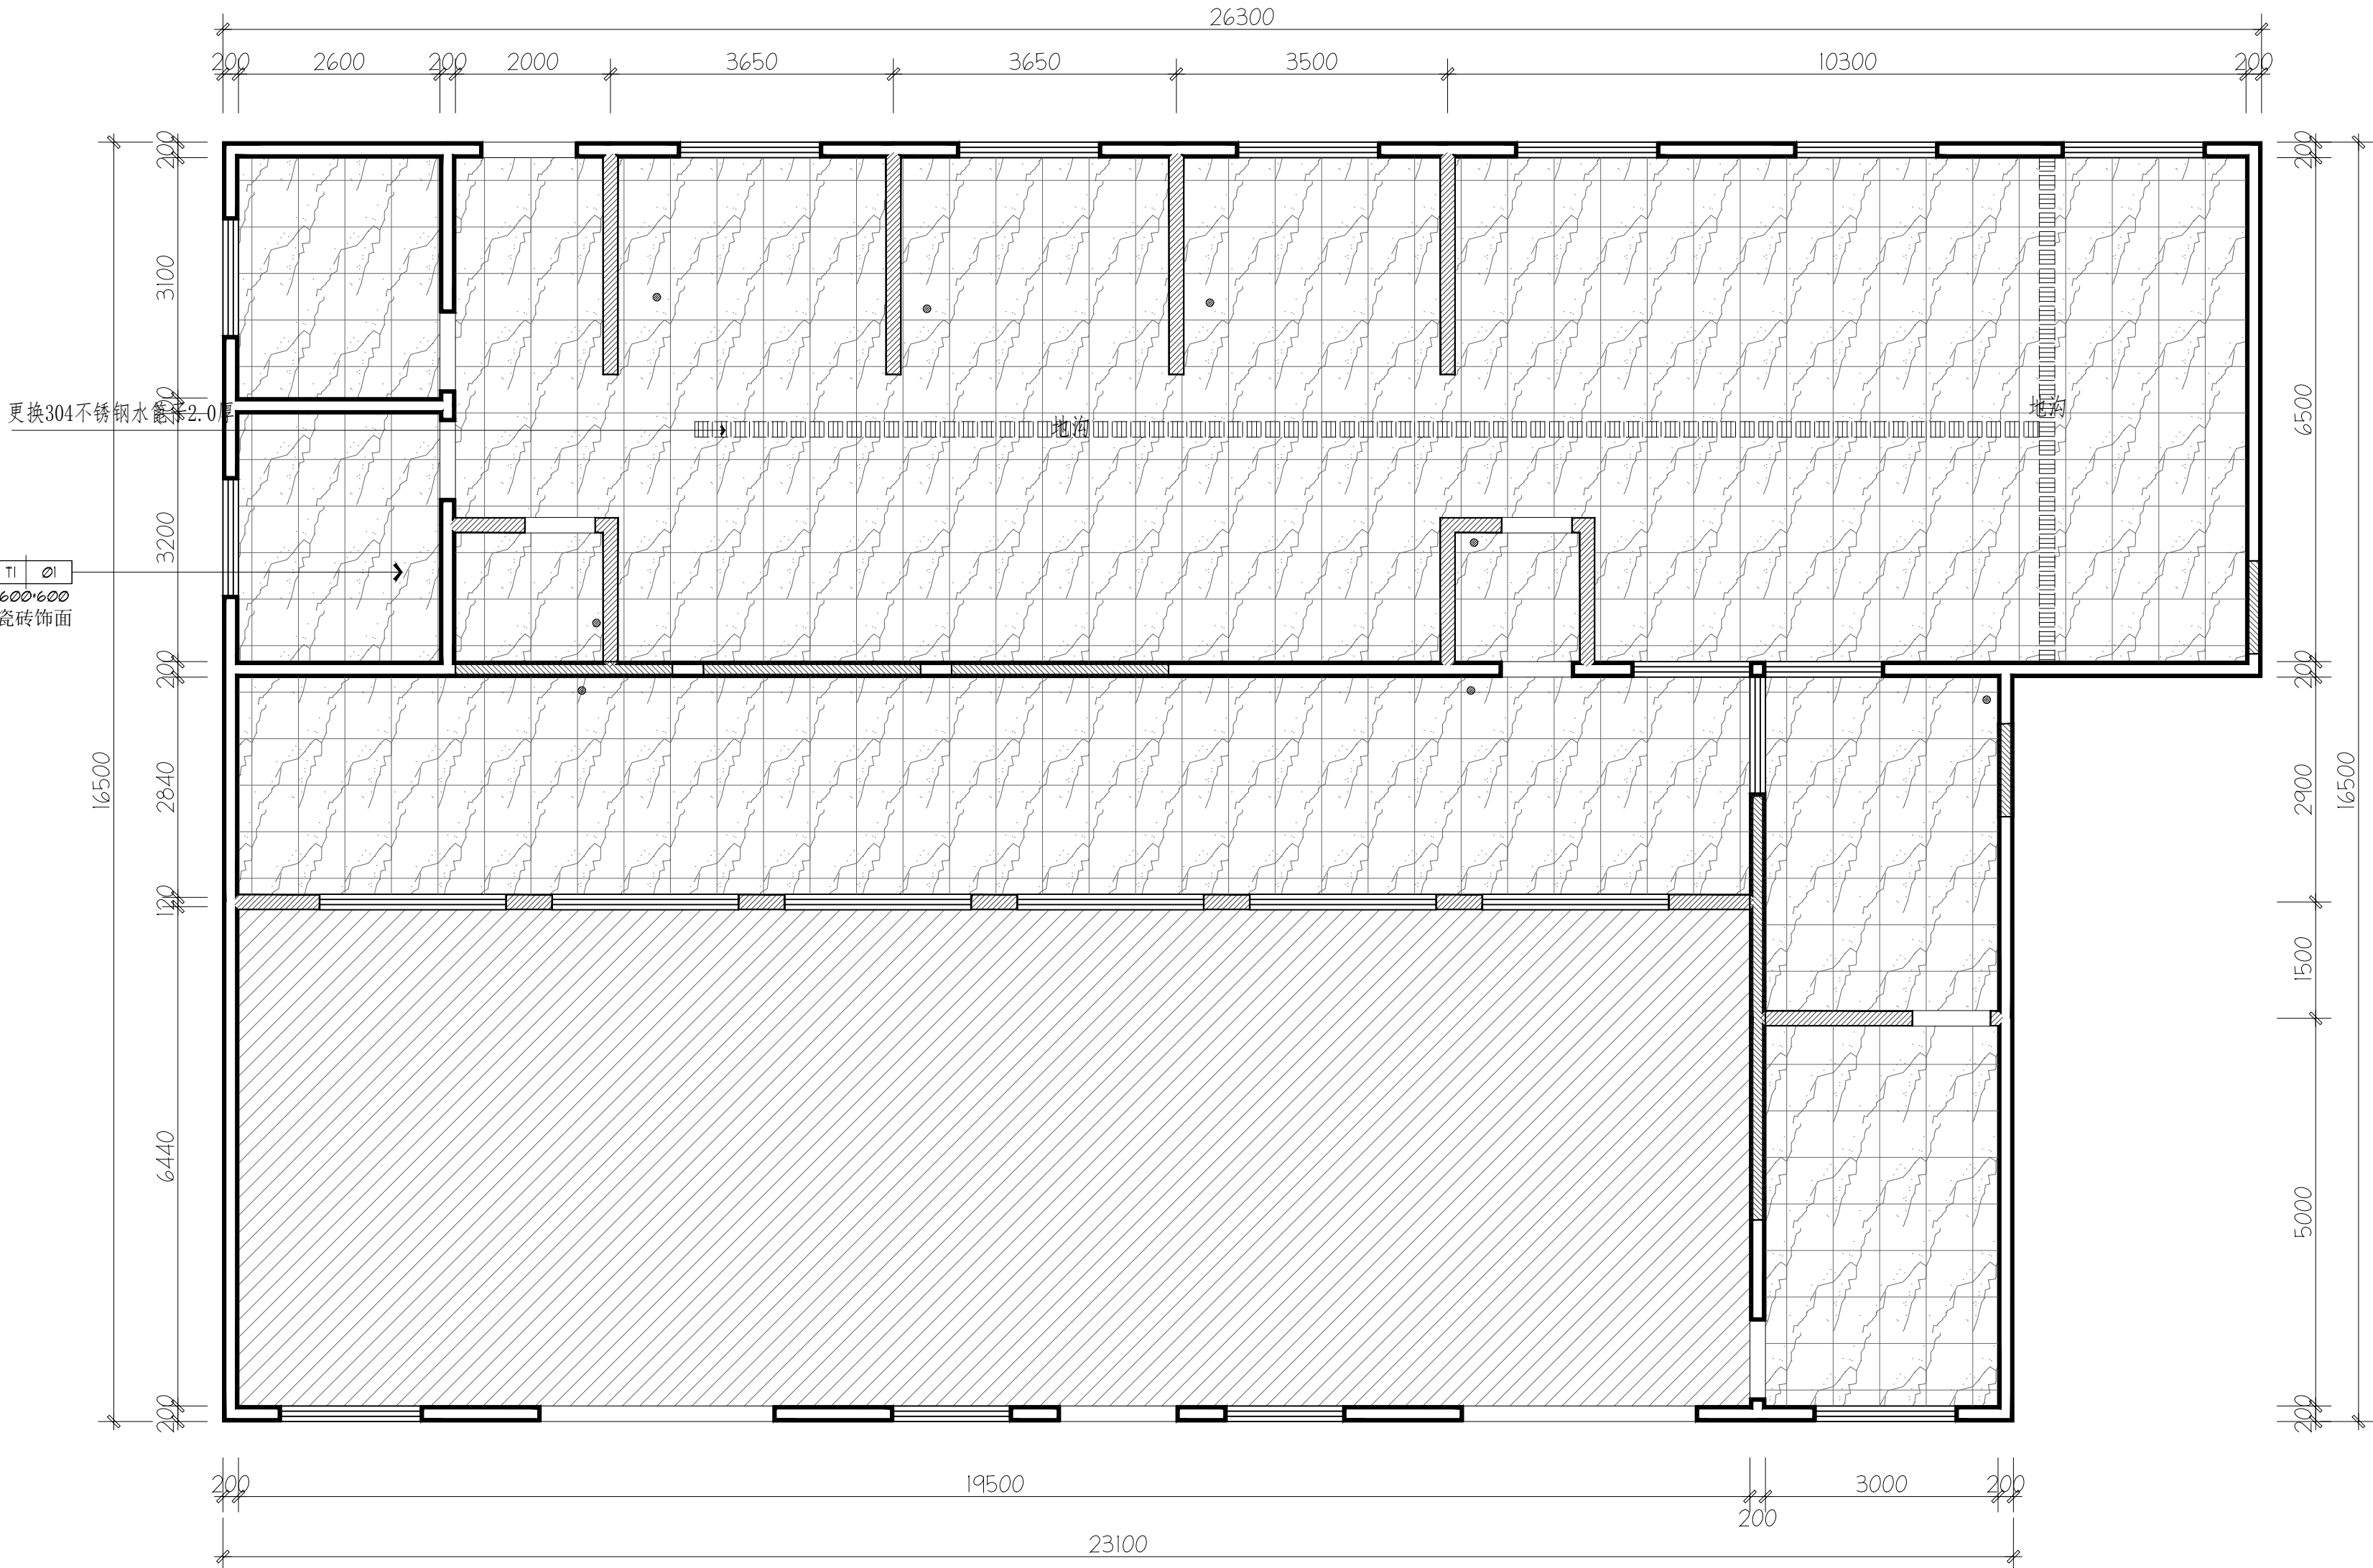

地面图例

图 例	图 例	备 注
	原有瓷砖	新建
	防水涂料	详见PL-03
	水篦子	304不锈钢水篦子2.0厚
	防臭地漏	新增地漏点位
	起铺点	


备注:

- 如没有特殊注明地面标高均为±0.00.
- 地面同一填充为同一材料,特殊标明除外。
- 墙面、地面(地砖、墙砖、石材)排版分缝须厂家提供排版深化图,经甲方项目管理及设计方确认后,方可下料生产,墙砖分缝须与地面地砖分缝对齐,自然缝需用美缝剂填补,美缝剂需同地面材质颜色。
- 地漏位置以水图排水管位置为准,须结合地面铺装图材料尺寸规格,套割美观。

地坪布置图

SCALE 1:70 @A2

- 注: 1. 本图标高±0.000为装修完成地面标高.
2. 为非改动工程设计范围(维持现状不变)

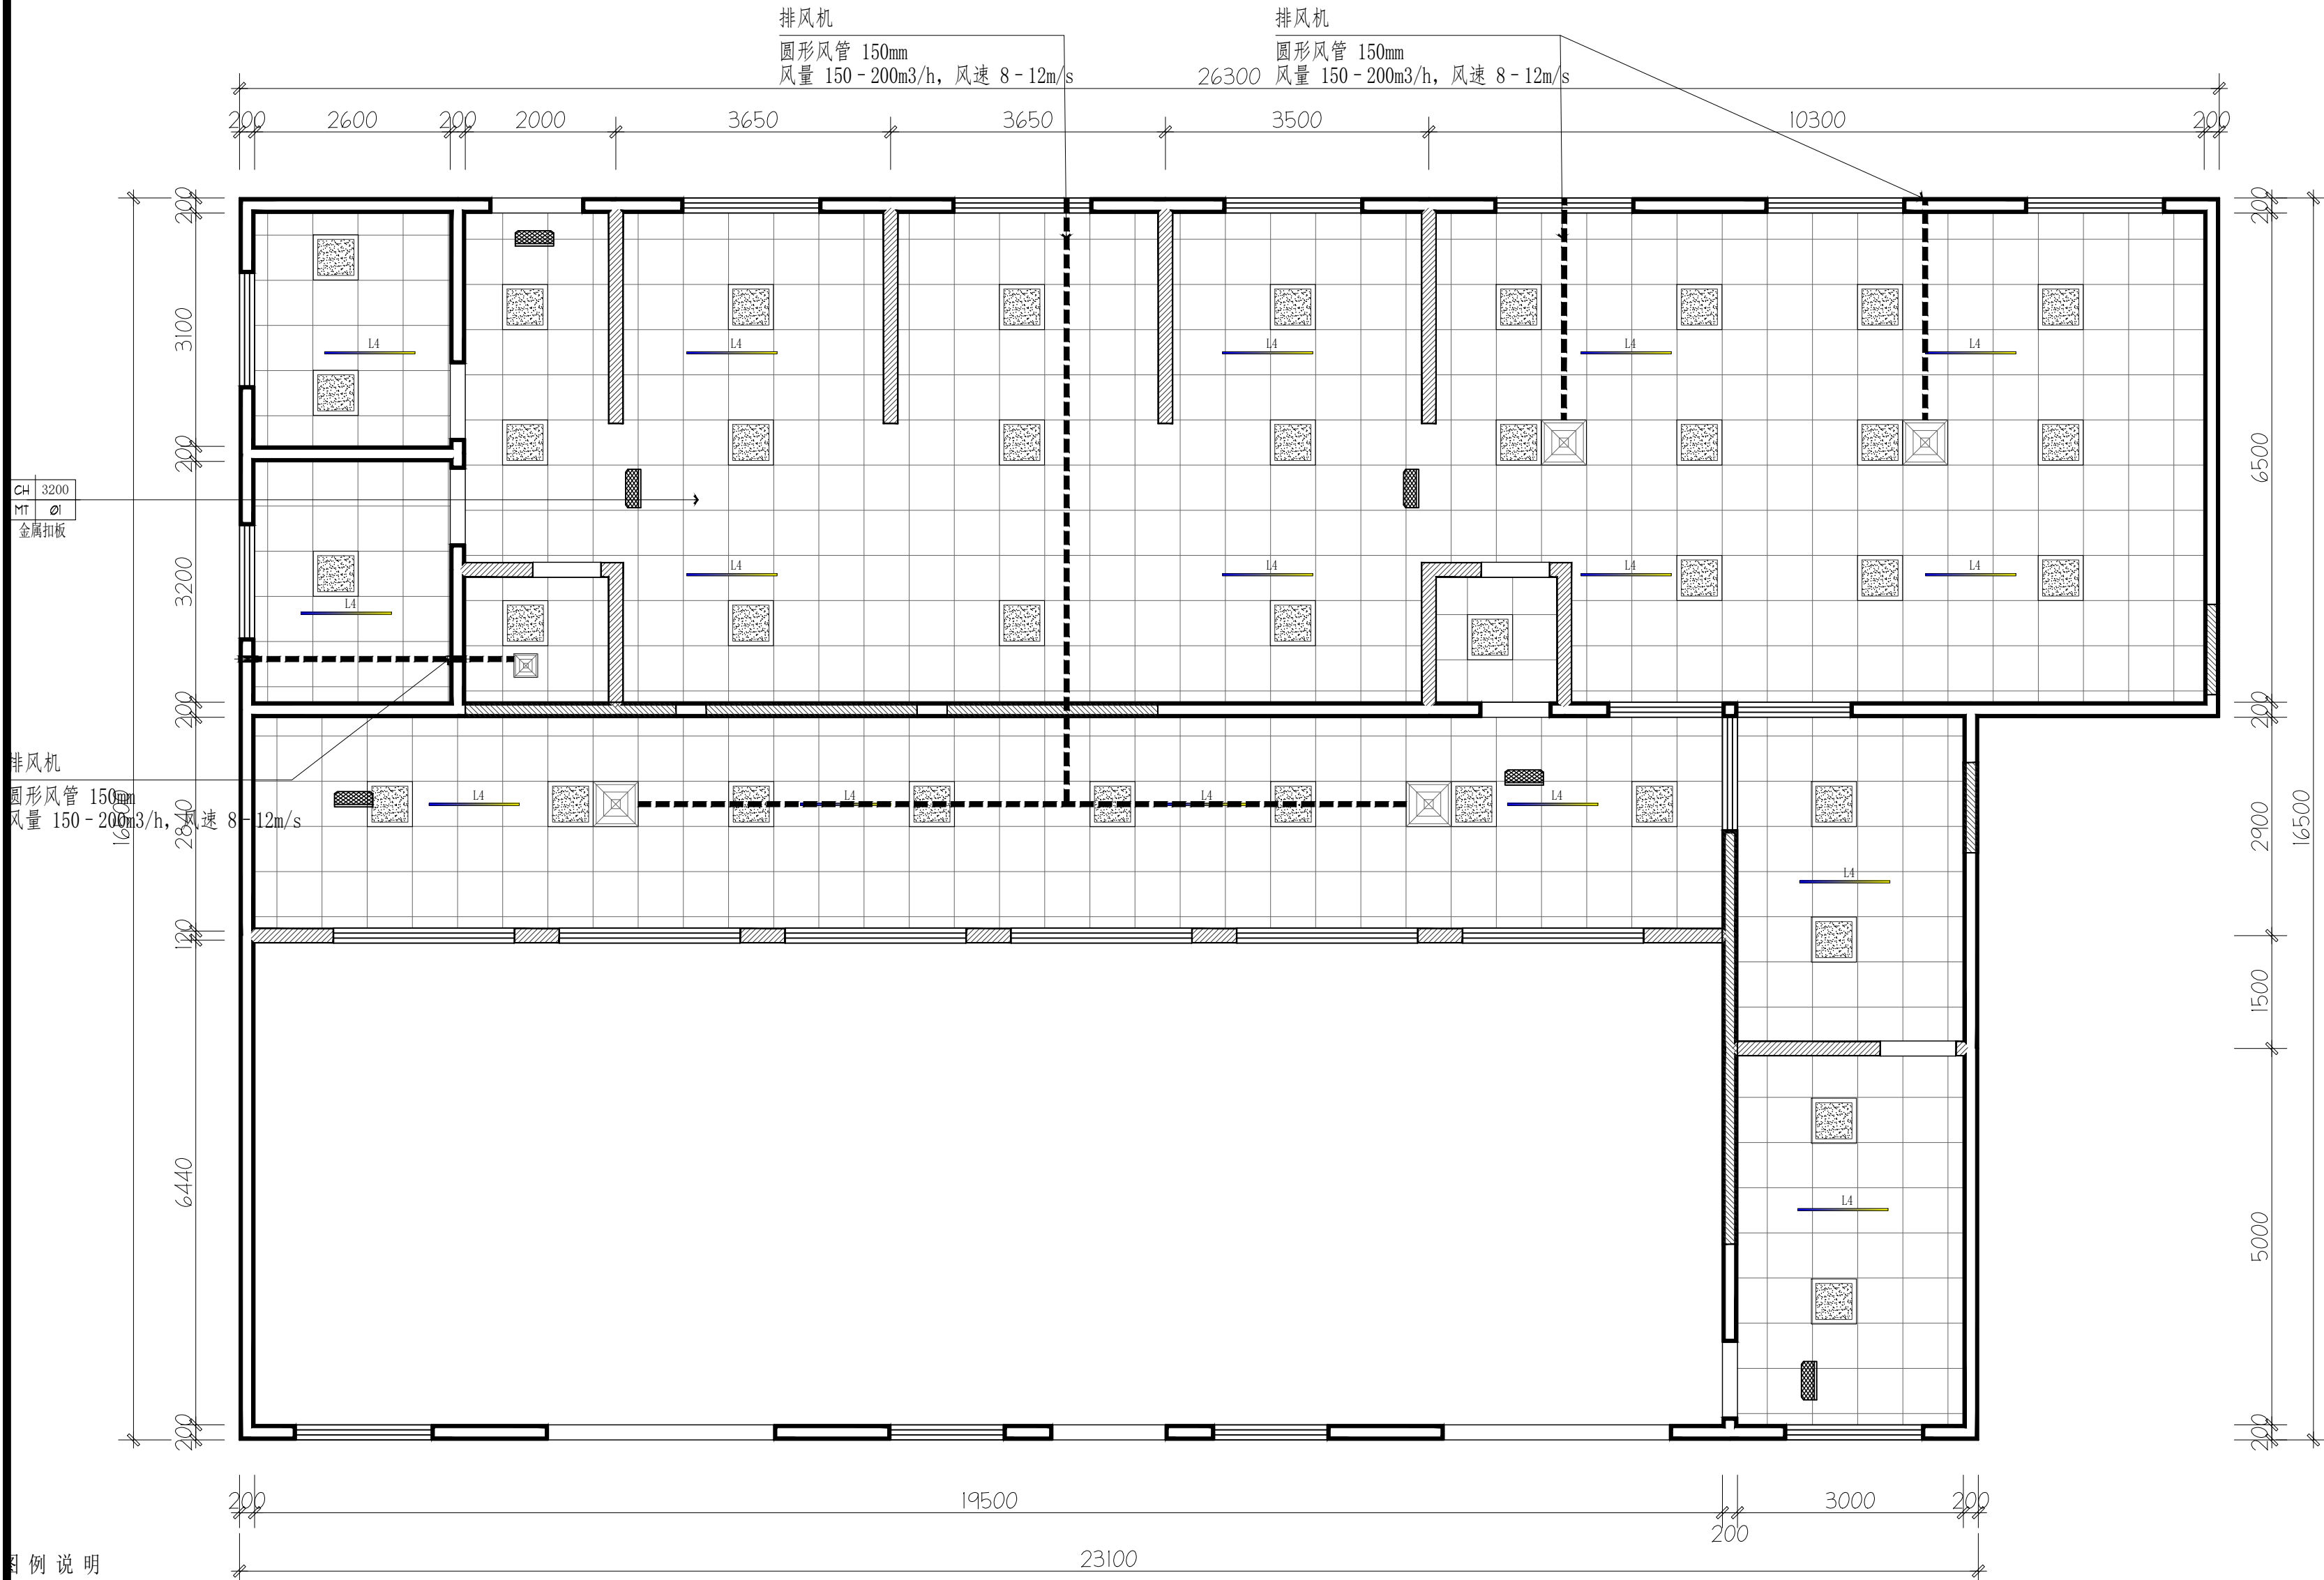

图例说明

编号	图例	名称	参考功率	角度	色温	备注
L1		600*600平板灯	48W			新增
L2		排风机(墙面300*300 天面600*600)	30W/20W			新增3台;(尺寸仅为参考安装尺寸)
L3		灭蝇灯	15W			新增
L4		消毒灯	36W/1.2m			新增
天面材料						
1		新增金属扣板吊顶(改区域内的灯具为新增)			0.8厚	新增


天棚布置图

SCALE 1:70 @A2

- 注: 1. 本图标高为装修完成地面至装修完成天棚标高3.2米
2. 为非改动工程设计范围(维持现状不变)
3. 灯控开关按原有位置

- 注: 1. 所有灯具若未注明均为居中安装;
2. 表示完成面空间区域内按居中安装
3. 未标明安装尺寸的灯具需结家具摆放位置安装。
4. 天花高度以实际天花水平最低点为准, 此图标高作为参考示意。

备 注:

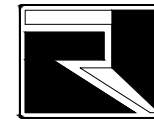

广西中融现代工程设计咨询有限公司

Guangxi Zhongrong modern engineering design Consulting Co., Ltd

工程设计证书: A245019305

建筑行业(建筑工程)乙级

市政行业(道路工程)专业乙级

给水排水专业乙级

风景园林工程乙级

工程造价咨询证书: 乙002045000405

项目负责 PROJECT PRINCIPAL	蒋官杰	
专业负责 PROJECT CAPTAIN	蒋官杰	
审 定 AUTHORIZED BY	周年明	
审 核 EXAMINED BY	于升民	
校 对 CHECKED BY	唐小武	
设 计 DESIGNED BY	黄翠琴	

建设单位 (CONSTRUCTION UNIT)

2026年城乡义务教育中央和
自治区补助经费-宁明县城镇
第一中学等5所学校建设项目

工程名称 (PROJECT NAME)


宁明县北江乡中心小学食堂

图 名 (DRAWING TITLE)

天棚布置图

工程编号 PROJECT No.		
日 期 DATE	2026. 5	
版 次 EDITION NUMBER	A版	
阶 段 STAGES	施工图	二维码
图 别 TYPE	建筑装饰	
图 号 DRAWING NUMBER	PL-06	

备 注:

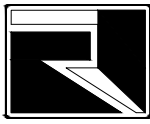

广西中融现代工程设计咨询有限公司

Guangxi Zhongrong modern engineering design Consulting Co., Ltd

工程设计证书: A245019305

建筑行业(建筑工程)乙级

市政行业(道路工程)专业乙级

给水排水专业乙级

风景园林工程乙级

工程造价咨询证书: 乙002045000405

项目负责
PROJECT PRINCIPAL 蒋官杰 蒋官杰

专业负责
PROJECT CAPTAIN 蒋官杰 蒋官杰

审 定
AUTHORIZED BY 周年明 周年明

审 核
EXAMINED BY 于升民 于升民

校 对
CHECKED BY 唐小武 唐小武

设 计
DESIGNED BY 黄翠琴 黄翠琴

建设单位 (CONSTRUCTION UNIT)

2026年城乡义务教育中央和
自治区补助经费-宁明县城镇
第一中学等5所学校建设项目

工程名称 (PROJECT NAME)

宁明县北江乡中心小学食堂

图 名 (DRAWING TITLE)

机电布置图

工程编号
PROJECT No.

日 期
DATE 2026. 5

版 次
EDITION NUMBER A版

阶 段
STAGES 施工图 二维码

图 别
TYPE 建筑装饰

图 号
DRAWING NUMBER PL-07

图例说明

图例	名称	备注
	三孔插座	
	五孔插座	
	带USB五孔插座	
	空调插座	
	网络插座	
	电视插座	
	WIFI插座	
	地脚灯插座	
	接线面板	
	一开五孔插座	
	一开三孔插座	
	防水五孔插座	
	防水一开五孔插座	
	防水三孔插座	
	防水一开三孔插座	
	地面插座	
	电话插座	
	四孔插座	
	三相四线插座(或开关箱)	
	电源配电箱	
	有线电视网络配电箱	

一、高度基准与调整原则

1. 高度基准: 所有标注高度均指面板或箱体中心点, 到精装完成面的垂直距离。

2. 灵活调整: 本说明仅为示意, 可根据实际用电习惯微调, 但必须符合国家电气安装规范(如《住宅装饰装修工程施工规范》GB 50327 等)。

二、开关面板高度统一规定

未单独标注高度的普通开关面板, 统一安装高度为 350mm(中心点距精装完成面)。

三、特殊电气设备安装要求

1. 空气开关: 安装高度为 1.5m(中心点距精装完成面)。

2. 拉闸开关: 必须设置专门防护装置, 确保非专业人员无法随意触及, 保障用电安全。

四、图纸冲突解决规则

当本表格 / 图例说明与图纸页面标注存在冲突时, 以页面图纸的最终说明为准。

机电布置图

SCALE 1:70 @A2

原有进线

DZ47s-C10A /1P	N1	WDZ-BYJ (F) -3x2. 5-PC20-ACE/WC	灭蝇灯/消毒灯(约180m)
DZ47s-C10A /2P	N2	WDZ-BYJ (F) -3x2. 5-PC20-ACE/WC	新增照明回路1(约100m)
DZ47s-C10A /2P	N3	WDZ-BYJ (F) -3x2. 5-PC20-ACE/WC	新增照明回路1(约60m)
DZ47s-C25A /2P	C1	WDZ-BYJ (F) -3x4-PC20-ACE/WC	新增插座回路(约70m)
DZ47s-40A /2P	C2	WDZ-BYJ (F) -3x4-PC20-ACE/WC	新增插座回路(约72m)
			其他原因回路不变

1. 配线散设要求

除图中注明外, 其余配线均采用 WDZ-BYJ(F)-2. 5mm² 低烟无卤阻燃电线, 穿镀锌钢PC管明敷。

3 根及以下导线: 穿PC16管; 4~6 根导线: 穿PC20管; 当线路遇两个及以上 90° 转弯时, 保护管径放大一级;

SC16 管路遇 1 个 90° 转弯时, 管径同样放大一级。

插座配线均包含一根PE 保护接地线; 线管中间不得有导线接头, 线路转接、分支均在接线盒、过线盒内完成, 管

线过长或转弯较多时增设中间接线盒。

2. 断路器及漏电开关参数

DZ47s-C**/1P 型为 1P 断路器;

DZ47sLE-C**/1P+N 型为 1P+N 漏电保护断路器;

DZ47s-C**/2P、DZ47s-D**/2P 型均为 2P 断路器;


DZ47s-C**/3P 型为 3P 断路器;

DZ47sLE-C**/1P+N 型为 1P+N 电子式漏电保护断路器;

所有漏电开关额定剩余动作电流 30mA, 分断动作时间不大于 0. 1s。

AL 配电箱系统图

备 注:

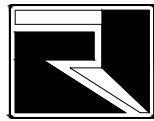

广西中融现代工程设计咨询有限公司

Guangxi Zhongrong modern engineering design Consulting Co., Ltd

工程设计证书: A245019305

建筑行业(建筑工程)乙级

市政行业(道路工程)专业乙级

给水排水专业乙级

风景园林工程乙级

工程造价咨询证书: 乙002045000405

项目负责
PROJECT PRINCIPAL 蒋官杰 蒋官杰

专业负责
PROJECT CAPTAIN 蒋官杰 蒋官杰

审 定
AUTHORIZED BY 周年明 周年明

审 核
EXAMINED BY 于升民 于升民

校 对
CHECKED BY 唐小武 唐小武

设 计
DESIGNED BY 黄翠琴 黄翠琴

建设单位 (CONSTRUCTION UNIT)

2026年城乡义务教育中央和
自治区补助经费-宁明县城
镇第一中学等5所学校建设
项目

工程名称 (PROJECT NAME)

宁明县北江乡中心小学食堂

图 名 (DRAWING TITLE)

给水分布图

工程编号
PROJECT No.


日 期
DATE 2026. 5

版 次
EDITION NUMBER A版

阶 段
STAGES 施工图 二维码

图 别
TYPE 建筑装饰

图 号
DRAWING NUMBER PL-08

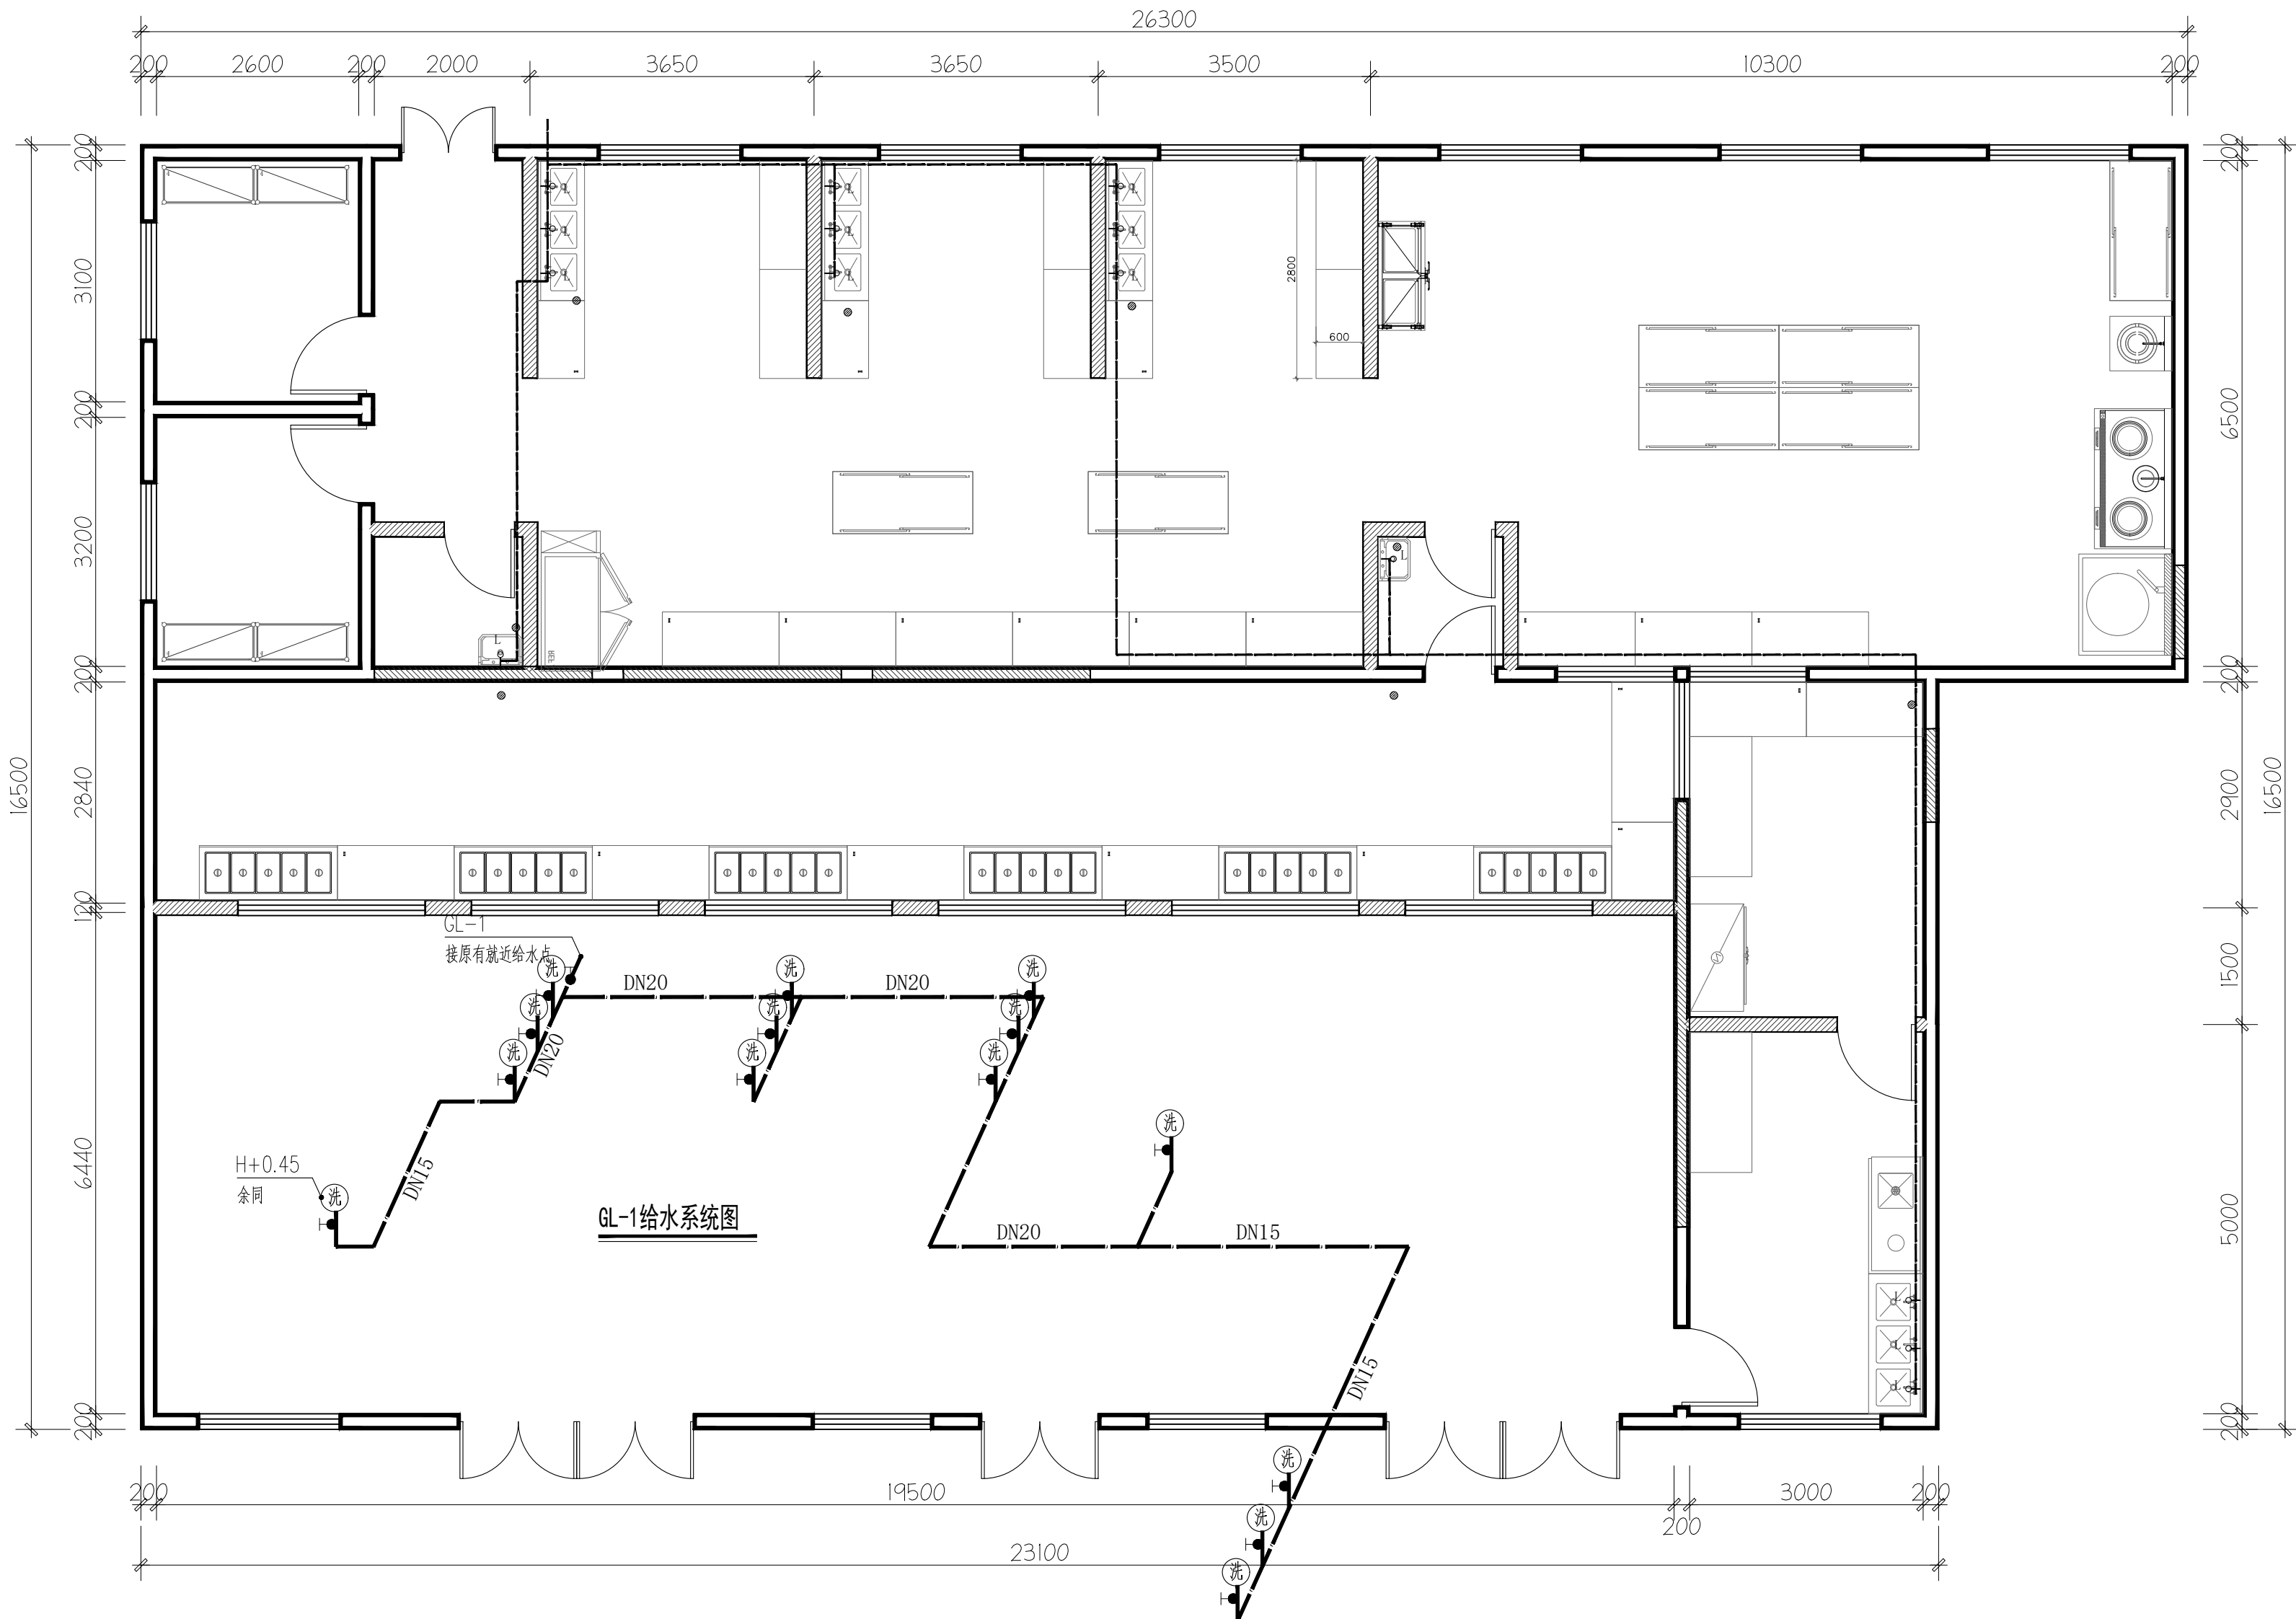

给水分布图

SCALE 1:70 @A2

所有给水管遇墙地暗敷

图 例


序号	名 称	平面图与系统图符号
1	给水管	
2	污水管	
3	截止阀	
4	水表	
5	通用阀门	
6	脚踏阀	
7	圆形地漏	
8	台盆	

备注: 厨房水电由厨具公司配置指导安装。

图例	冷水管	热水管	热水器
名称	冷水管	热水管	热水器
符号	L	R	RS

注: 1. 所标高度均为地面完成面至给水点中心位置的高度;
2. 未标的高度均以产品说明书安装高度作为参考;
3. 所有已标明的安装高度及尺寸应复核现场实际位置及产品要求的尺寸为准。

备 注:

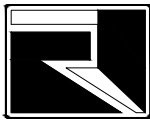

广西中融现代工程设计咨询有限公司

Guangxi Zhongrong modern engineering design Consulting Co., Ltd

工程设计证书: A245019305

建筑行业(建筑工程)乙级

市政行业(道路工程)专业乙级

给水排水专业乙级

风景园林工程乙级

工程造价咨询证书: 乙002045000405

项目负责
PROJECT PRINCIPAL 蒋官杰 蒋官杰

专业负责
PROJECT CAPTAIN 蒋官杰 蒋官杰

审 定
AUTHORIZED BY 周年明 周年明

审 核
EXAMINED BY 于升民 于升民

校 对
CHECKED BY 唐小武 唐小武

设 计
DESIGNED BY 黄翠琴 黄翠琴

建设单位 (CONSTRUCTION UNIT)

2026年城乡义务教育中央和
自治区补助经费-宁明县城镇
第一中学等5所学校建设项目

工程名称 (PROJECT NAME)

宁明县北江乡中心小学食堂

图 名 (DRAWING TITLE)

排水分布图

工程编号
PROJECT No.



日 期
DATE 2026. 5

版 次
EDITION NUMBER A版

阶 段
STAGES 施工图 二维码

图 别
TYPE 建筑装饰

图 号
DRAWING NUMBER PL-09

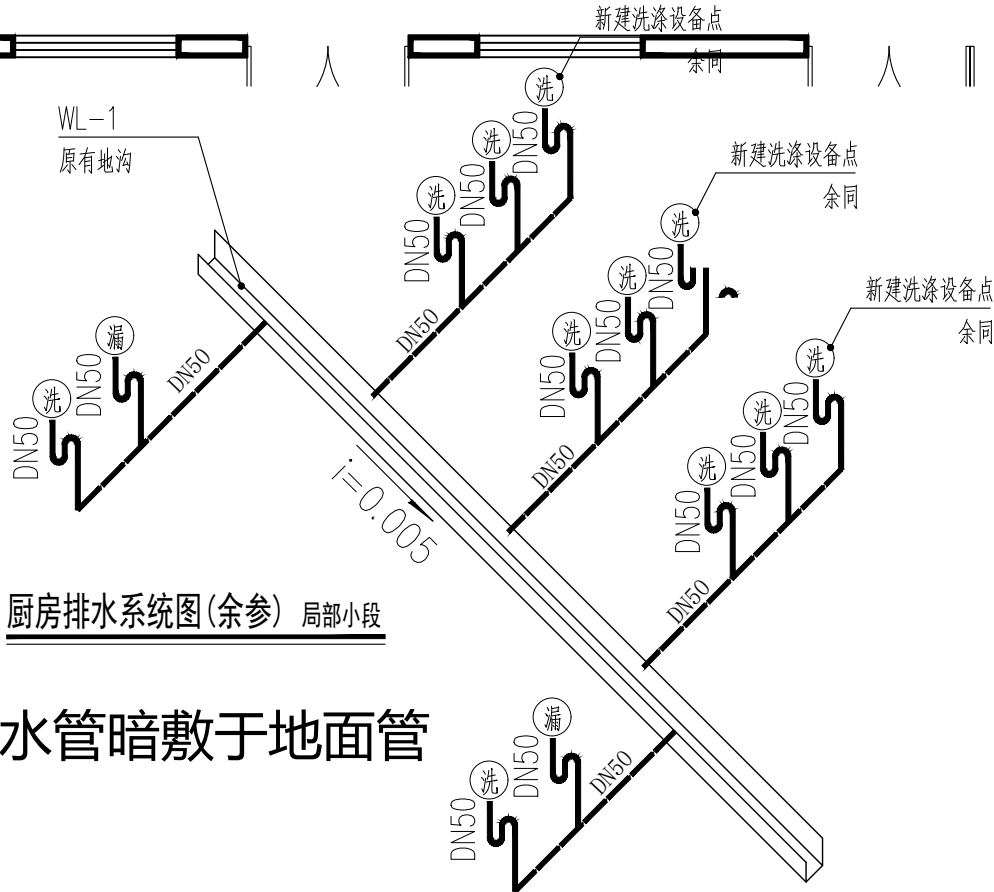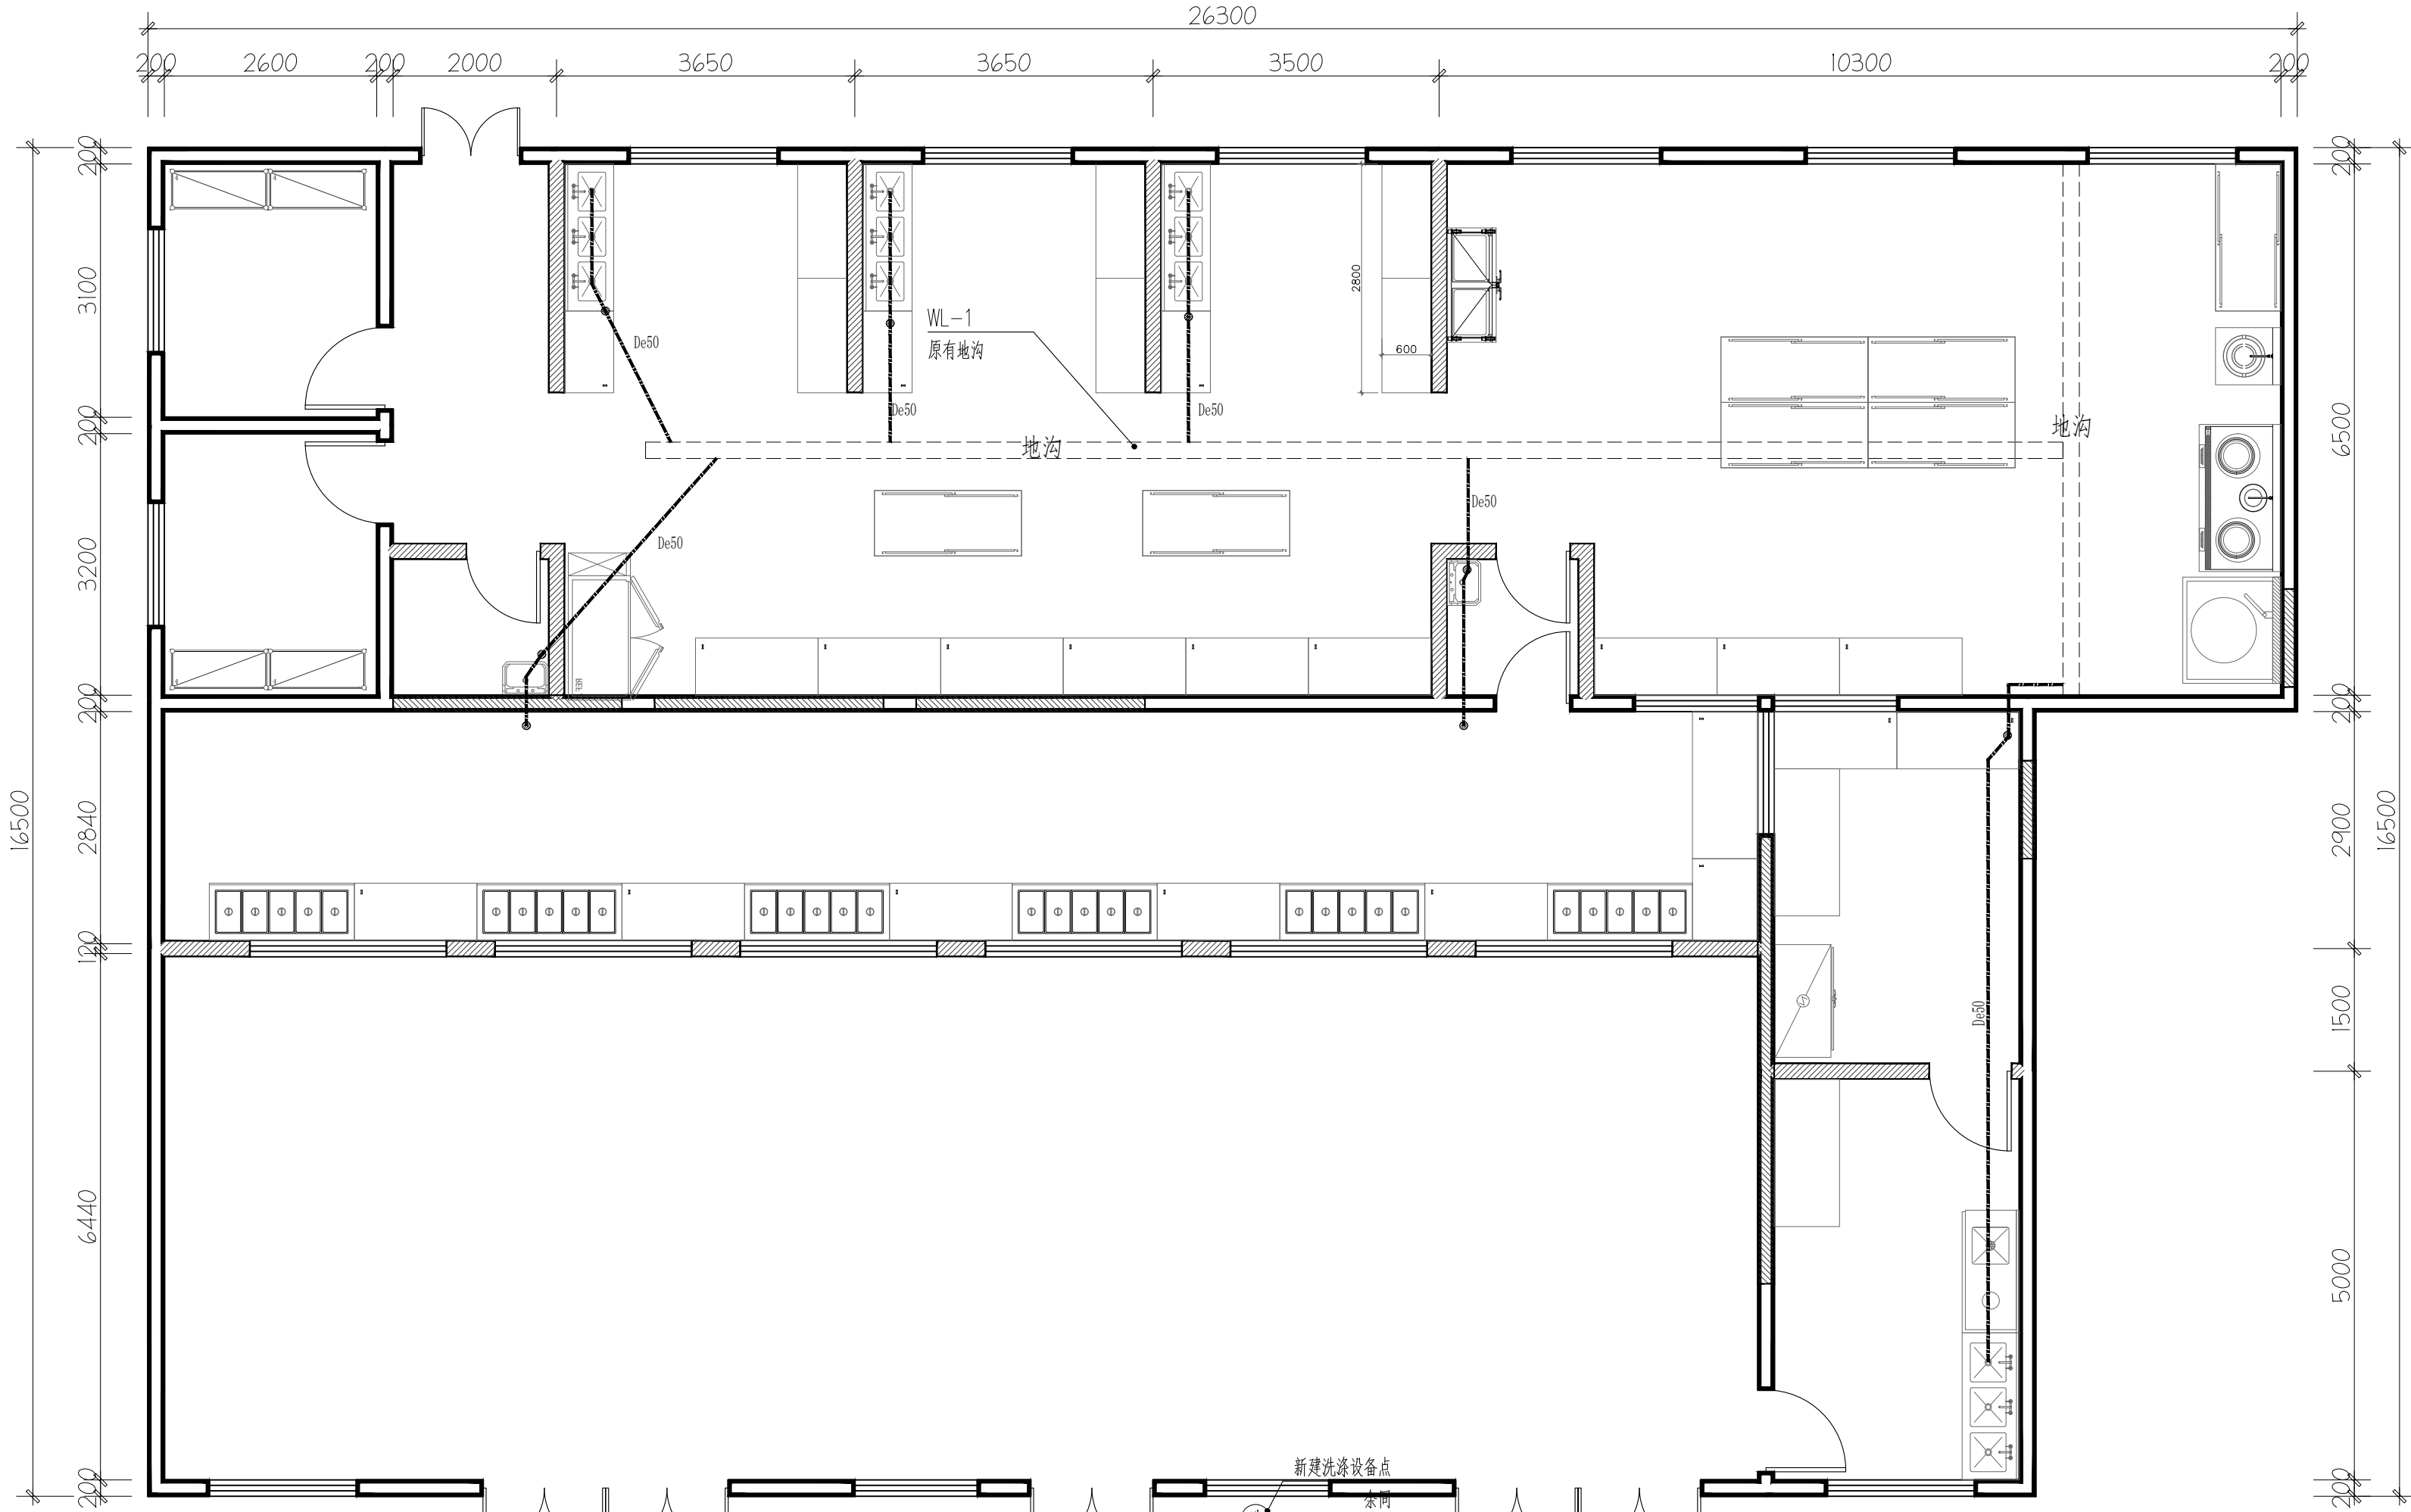

排水分布图

SCALE 1:70 @A2

说 明

1. 本图尺寸标高以米计, 其余均以毫米计, 标高以本层地面为±0.00.
2. 排水管坡度采用d50 d75 i=0.035 d100 i=0.020 .
3. 如装修专业没有特别要求的, 各给水配件安装高度按:
洗脸盆角阀0.55m; 座厕蹲厕低出水角阀0.25m;
小便器角阀1.20m.
4. 给水管采用PPR 塑料给水管, 排水管采用UPVC 塑料排水管.
5. 图中采用的S型或P型存水弯可根据实际需要转换使用.
6. 排水管道的三通及弯头应采用顺水三通及顺水弯头, 并按水流方向安装.
7. 图中洁具五金件只是示意, 具体以甲方选用为准.
8. 本图排水系统图中未表示存水弯头均指自带密封产品.
9. 本图未详尽之处可参考图集09S304 对应器具安装做法.

所有排水管暗敷于地面管

